


Схема однолинейная принципиальная щита ЩО-3.

Источник питания	
Маркировка	Марка, число и сечение жил — расчетная группа способ прокладки

Распределительный пункт:
номер, тип, установленная
и расчетная мощность, кВт.
Аппарат на вводе: тип, ток, А

Выключатель автоматический
или предохранитель:
тип, ток расцепителя
или плавкой вставки, А

Маркировка	Марка, число и сечение жил — расчетная группа способ прокладки
------------	--

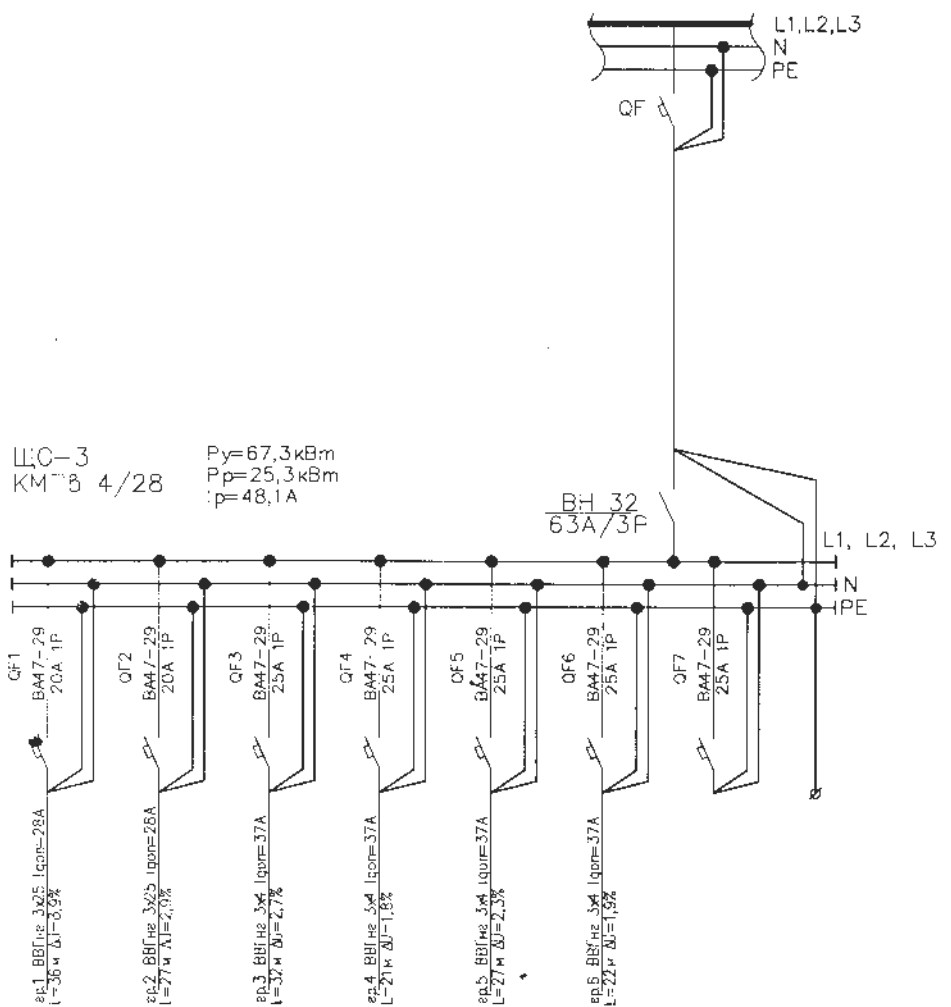

Обозначение по плану							
Расчетная мощность, кВт	3,67	3,58	4,5	4,5	4,5	4,5	—
Расчетный ток, А	18,1	17,7	21,5	21,5	21,5	21,5	—
Наименование нагрузки	Освещение помещений	Освещение помещений	Розетки	Розетки	Розетки	Розетки	Резерв

Потребность кабель-каналов

Обозначение	Размер	Длина, м
Кабель-канал	25x16	224
Кабель-канал	80x60	136

Потребность в кабеле

Число и сечение жил, напряжение	Марка
	ВВГнг
3x1,5	—
3x2,5	411
3x4	175

2612 - 30

Производство по складскому запасу

Изм. Кол.	Лист	И.Д.Ск.	Подпись	Дата
Разработал	Семиков		<i>Семиков</i>	
Проверил				
Г.И.Т.				

Электроосвещение

СТАДИЯ	ЛИСТ	ЛИСТОВ
РД	8	

Однолинейная схема электроснабжения.
Щит освещения ЩО-3