


План 2-го этажа

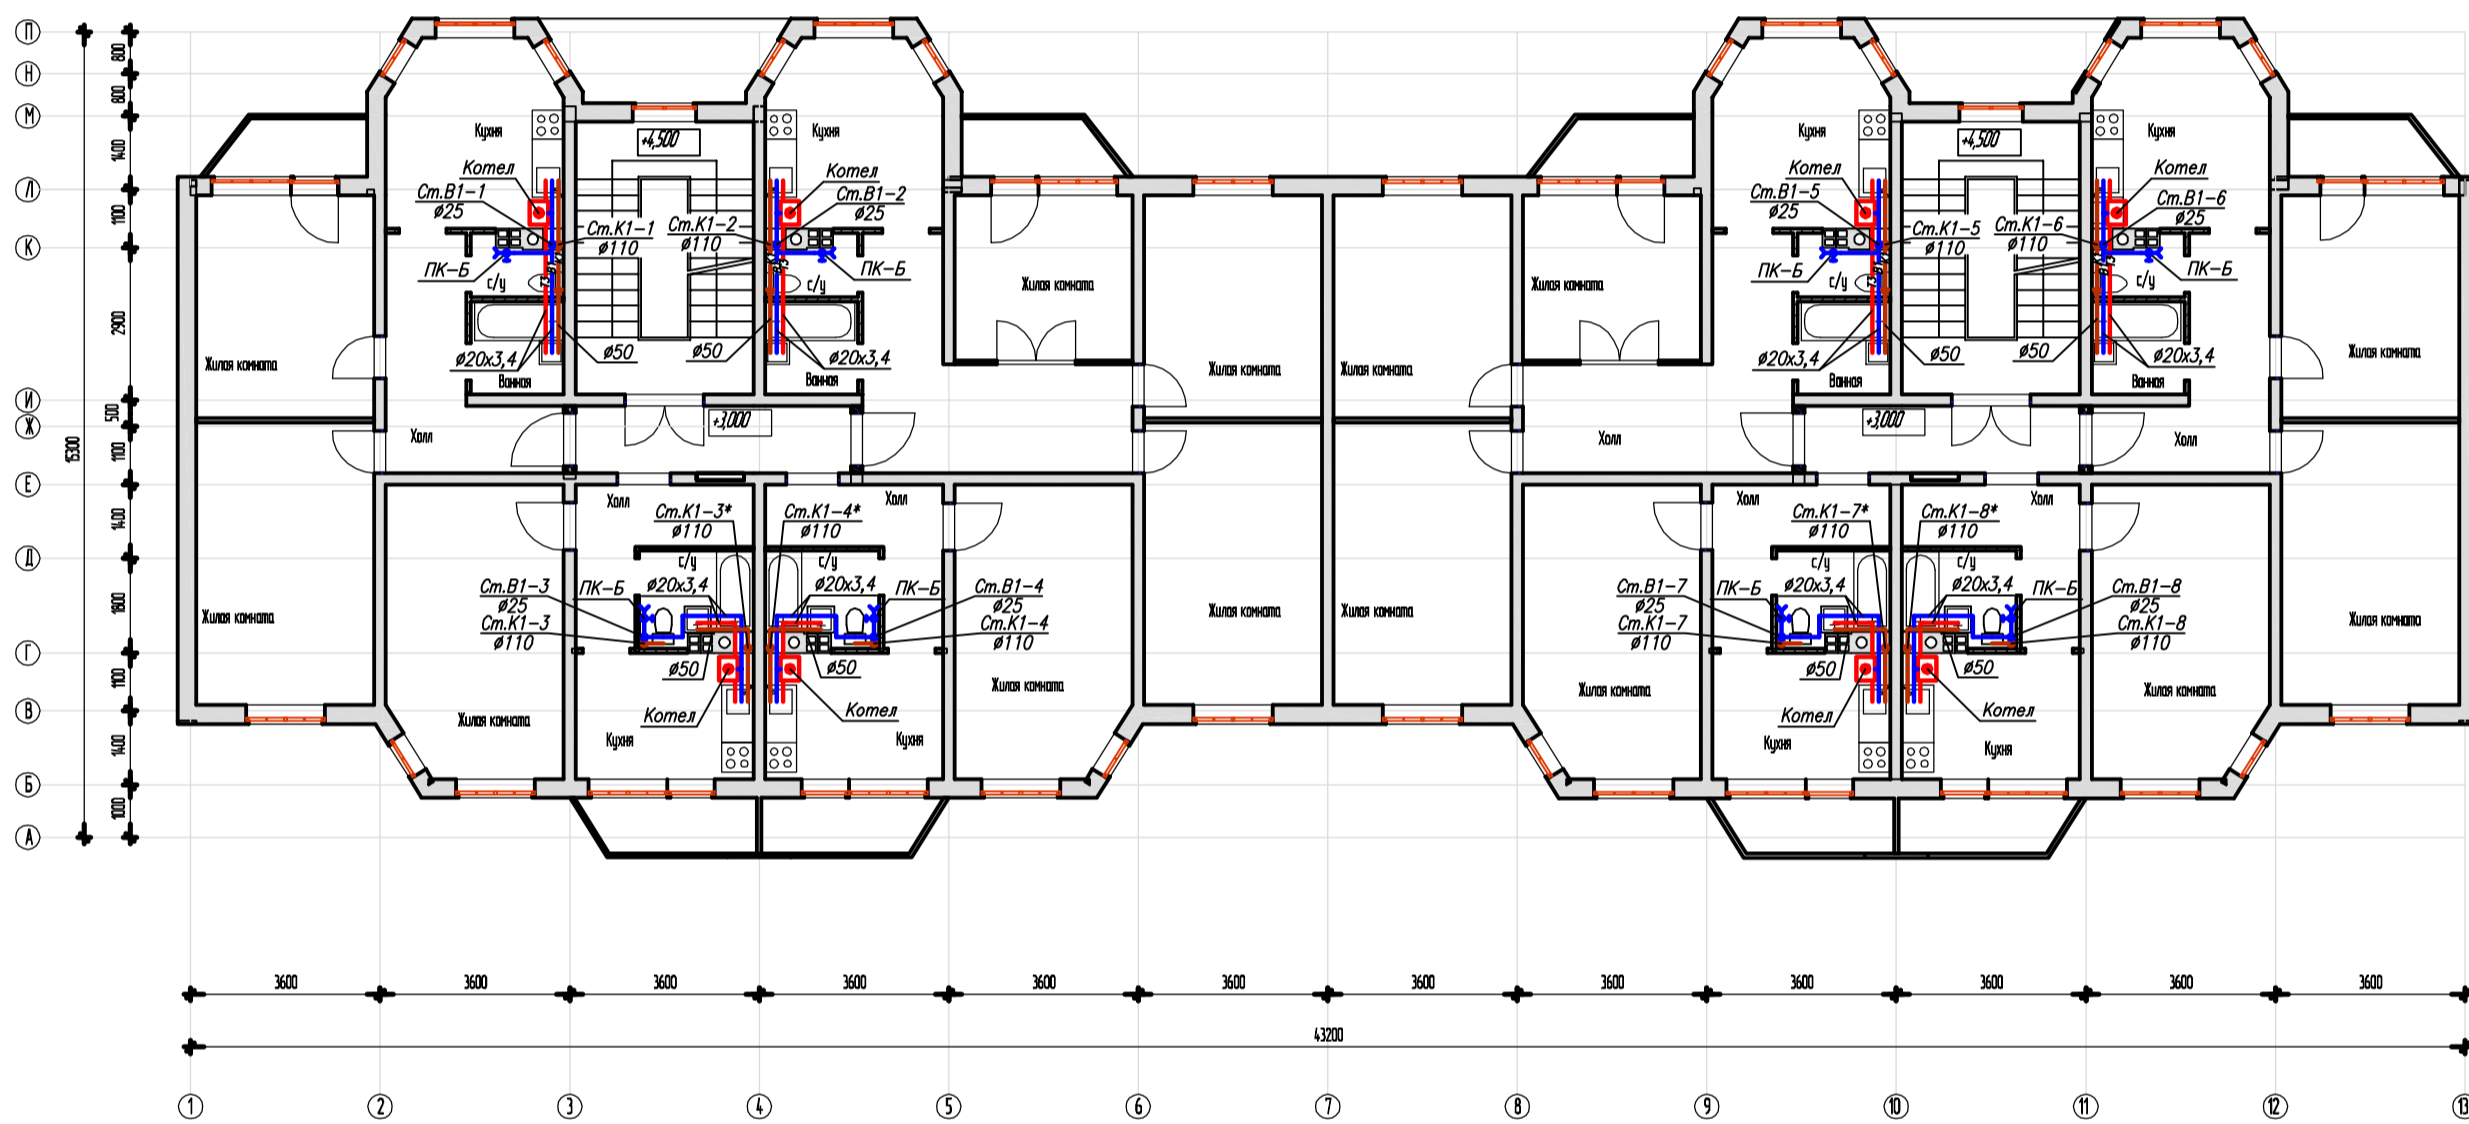

Согласовано:
 Инв. N подл. Подп. и дата
 Вып. инв. N

Изм.	Кол.уч.	Лист	Н'як	Подпись	Дата

Стадия	Лист	Листов
Р	5	

План 2-го этажа с сетями водопровода и канализации