


- 1.-Импульсная трубка избыточного давления 14x2мм.
- 2.-Плюсовая импульсная трубка 14x2мм.
- 3.-Минусовая импульсная трубка 14x2мм.

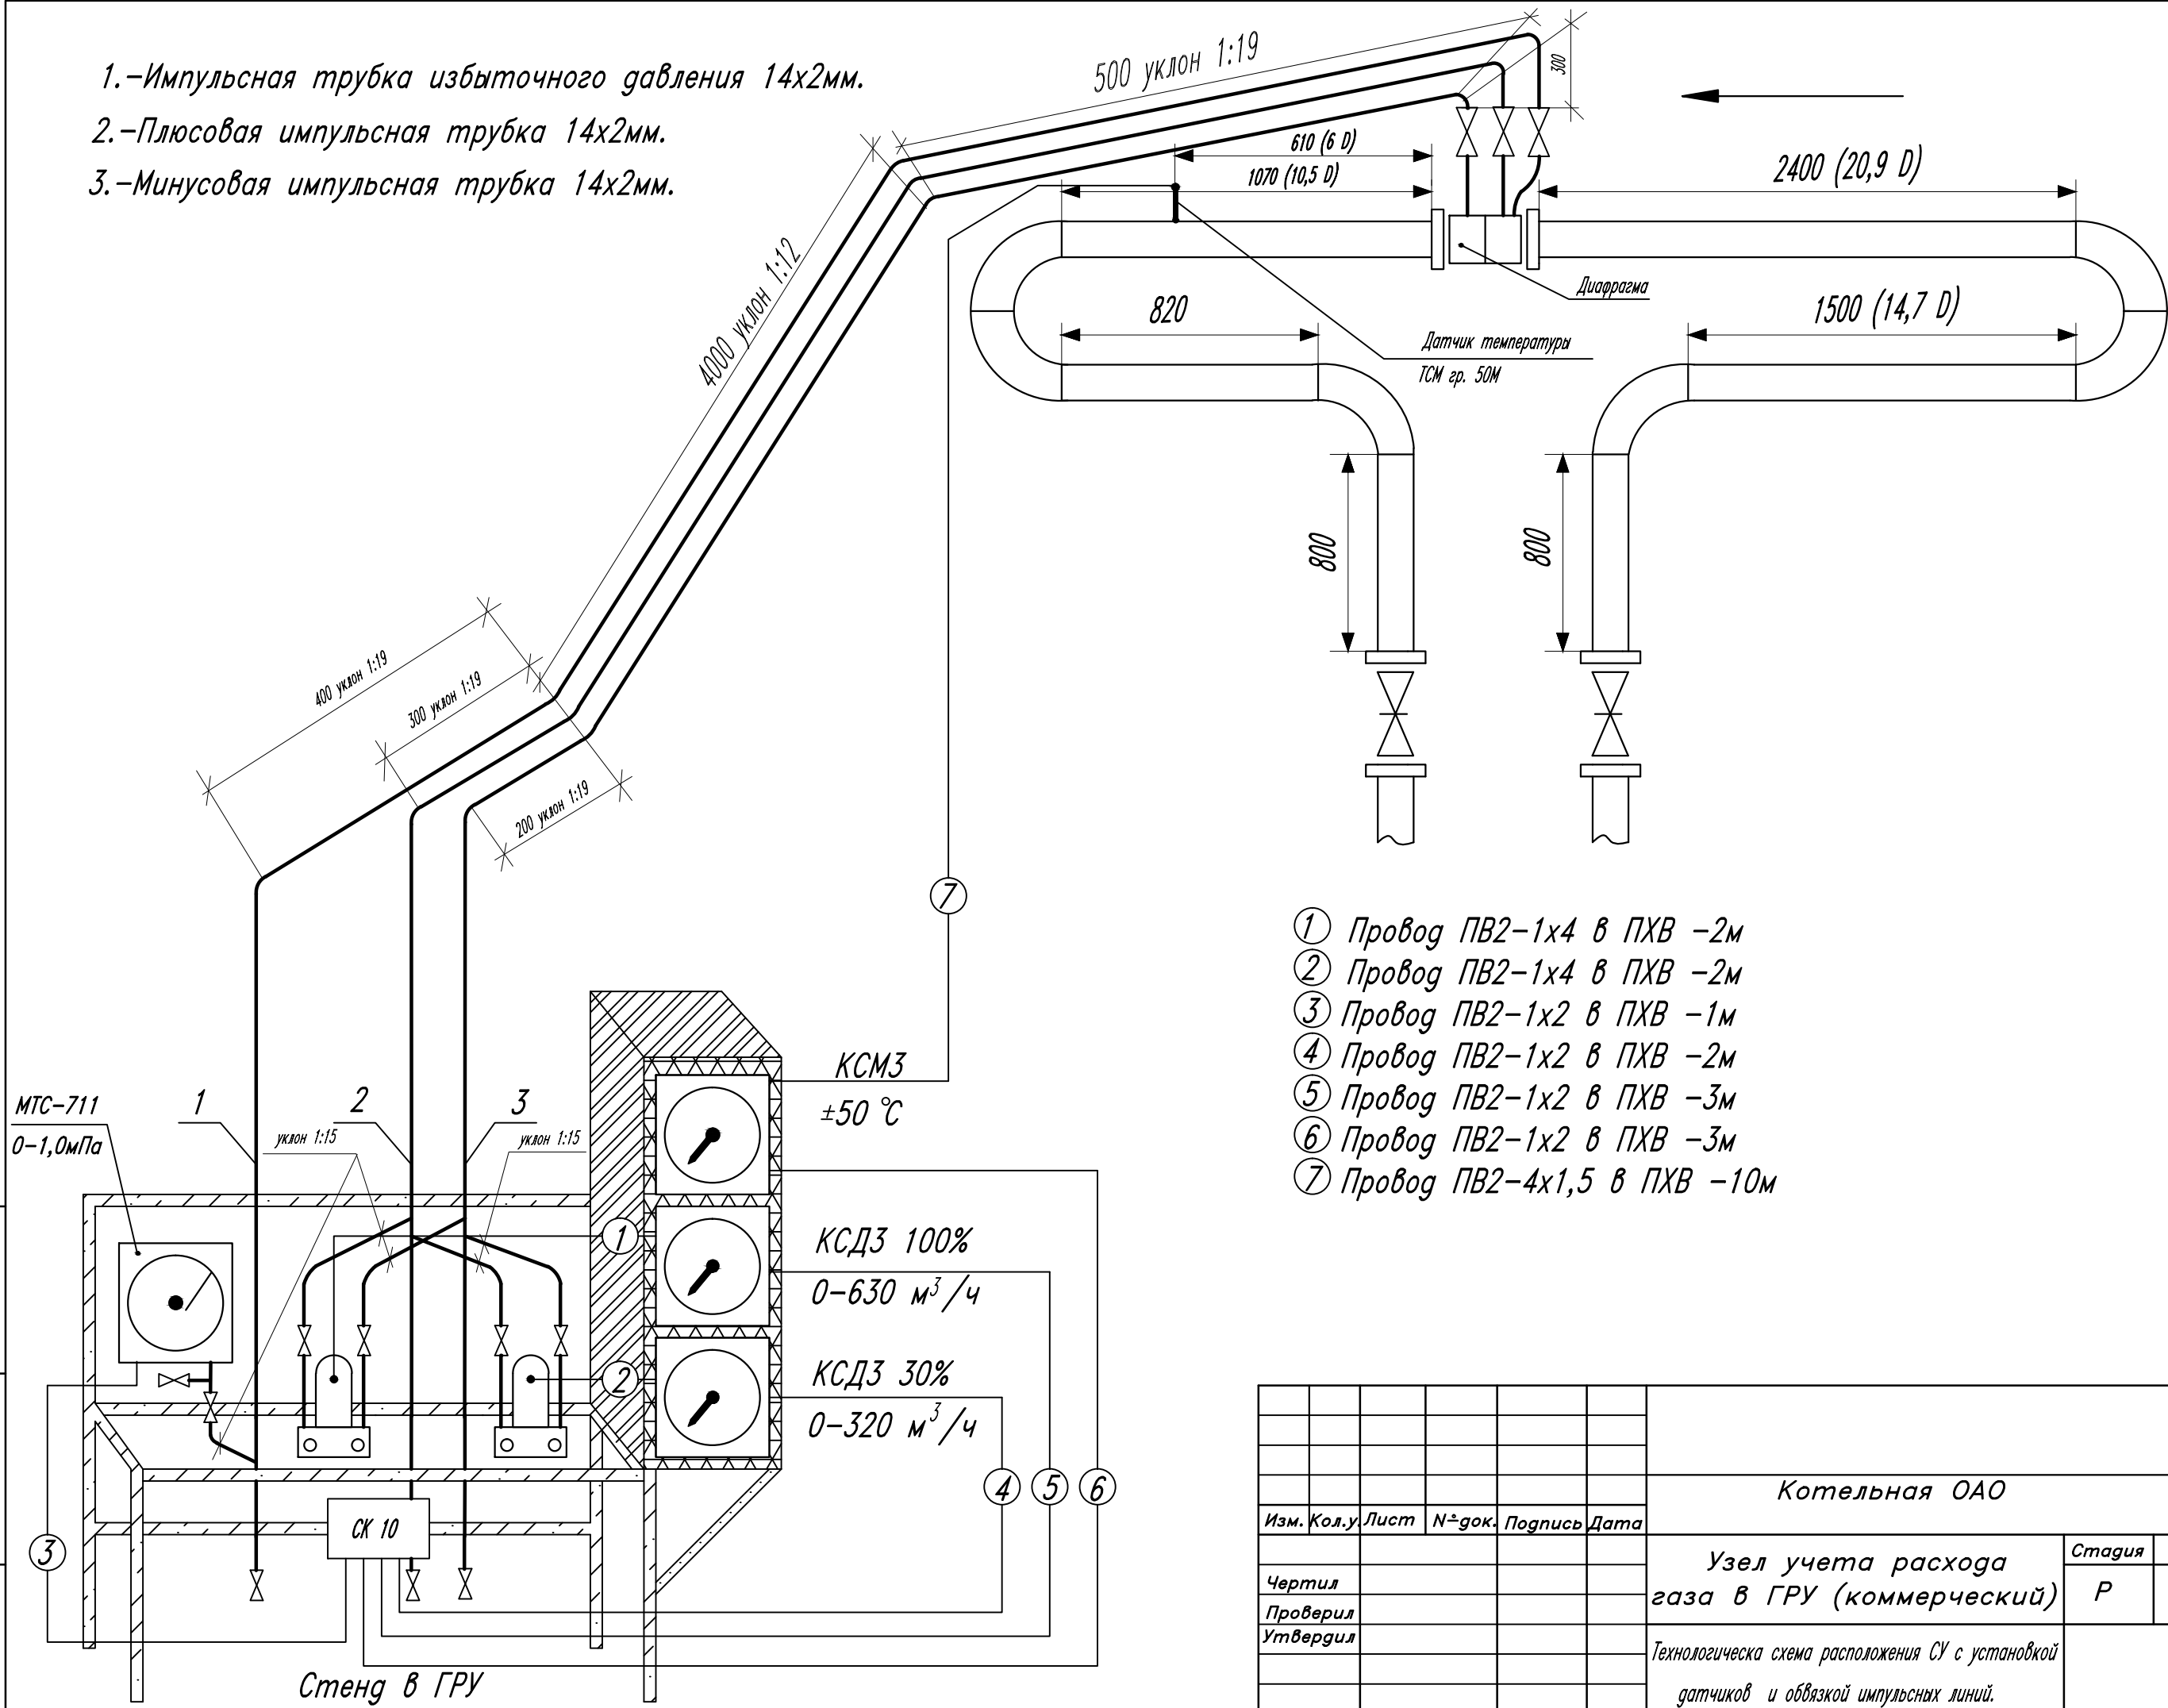

- ① Провод ПВ2-1x4 в ПВХ -2м
- ② Провод ПВ2-1x4 в ПВХ -2м
- ③ Провод ПВ2-1x2 в ПВХ -1м
- ④ Провод ПВ2-1x2 в ПВХ -2м
- ⑤ Провод ПВ2-1x2 в ПВХ -3м
- ⑥ Провод ПВ2-1x2 в ПВХ -3м
- ⑦ Провод ПВ2-4x1,5 в ПВХ -10м

Котельная ОАО					Стадия	Лист	Листов
Изм.	Кол.у	Лист	№-док.	Подпись	Дата		
Чертил						Узел учета расхода газа в ГРУ (коммерческий)	Р
Проверил							
Утвердил							
Технологическая схема расположения СУ с установкой датчиков и обвязкой импульсных линий.							

Инв. N подл.
Подп. и дата
Взам. инв. N