
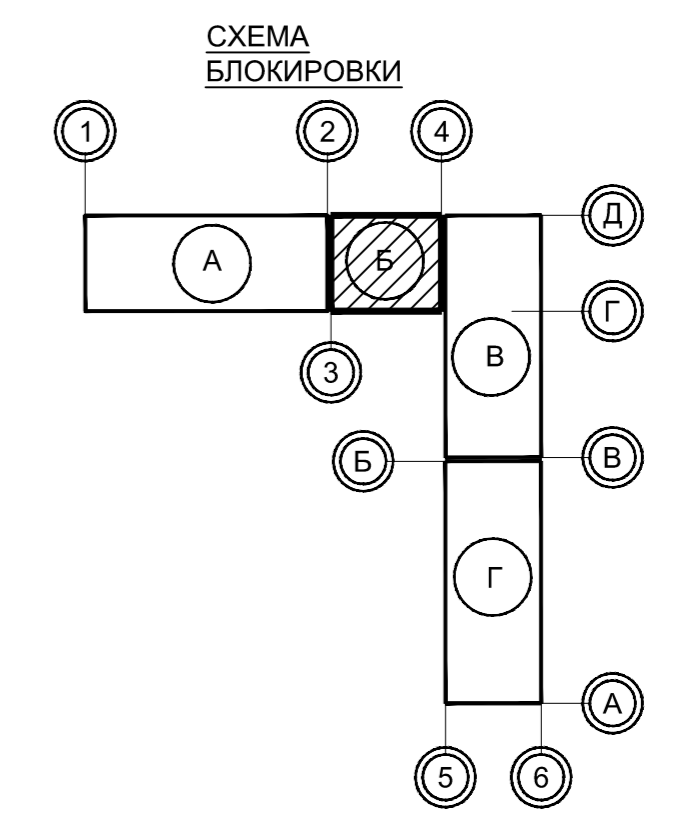


№ п/п	Обозначение или тип изделия	Наименование	Кол.	Примечания
<i>Телефонизация</i>				
1	РК-10х2	Коробка распределительная	1	⤴
2	ТПВ	Кабель телефонной связи 10х2х0,5 мм ²	105 м	

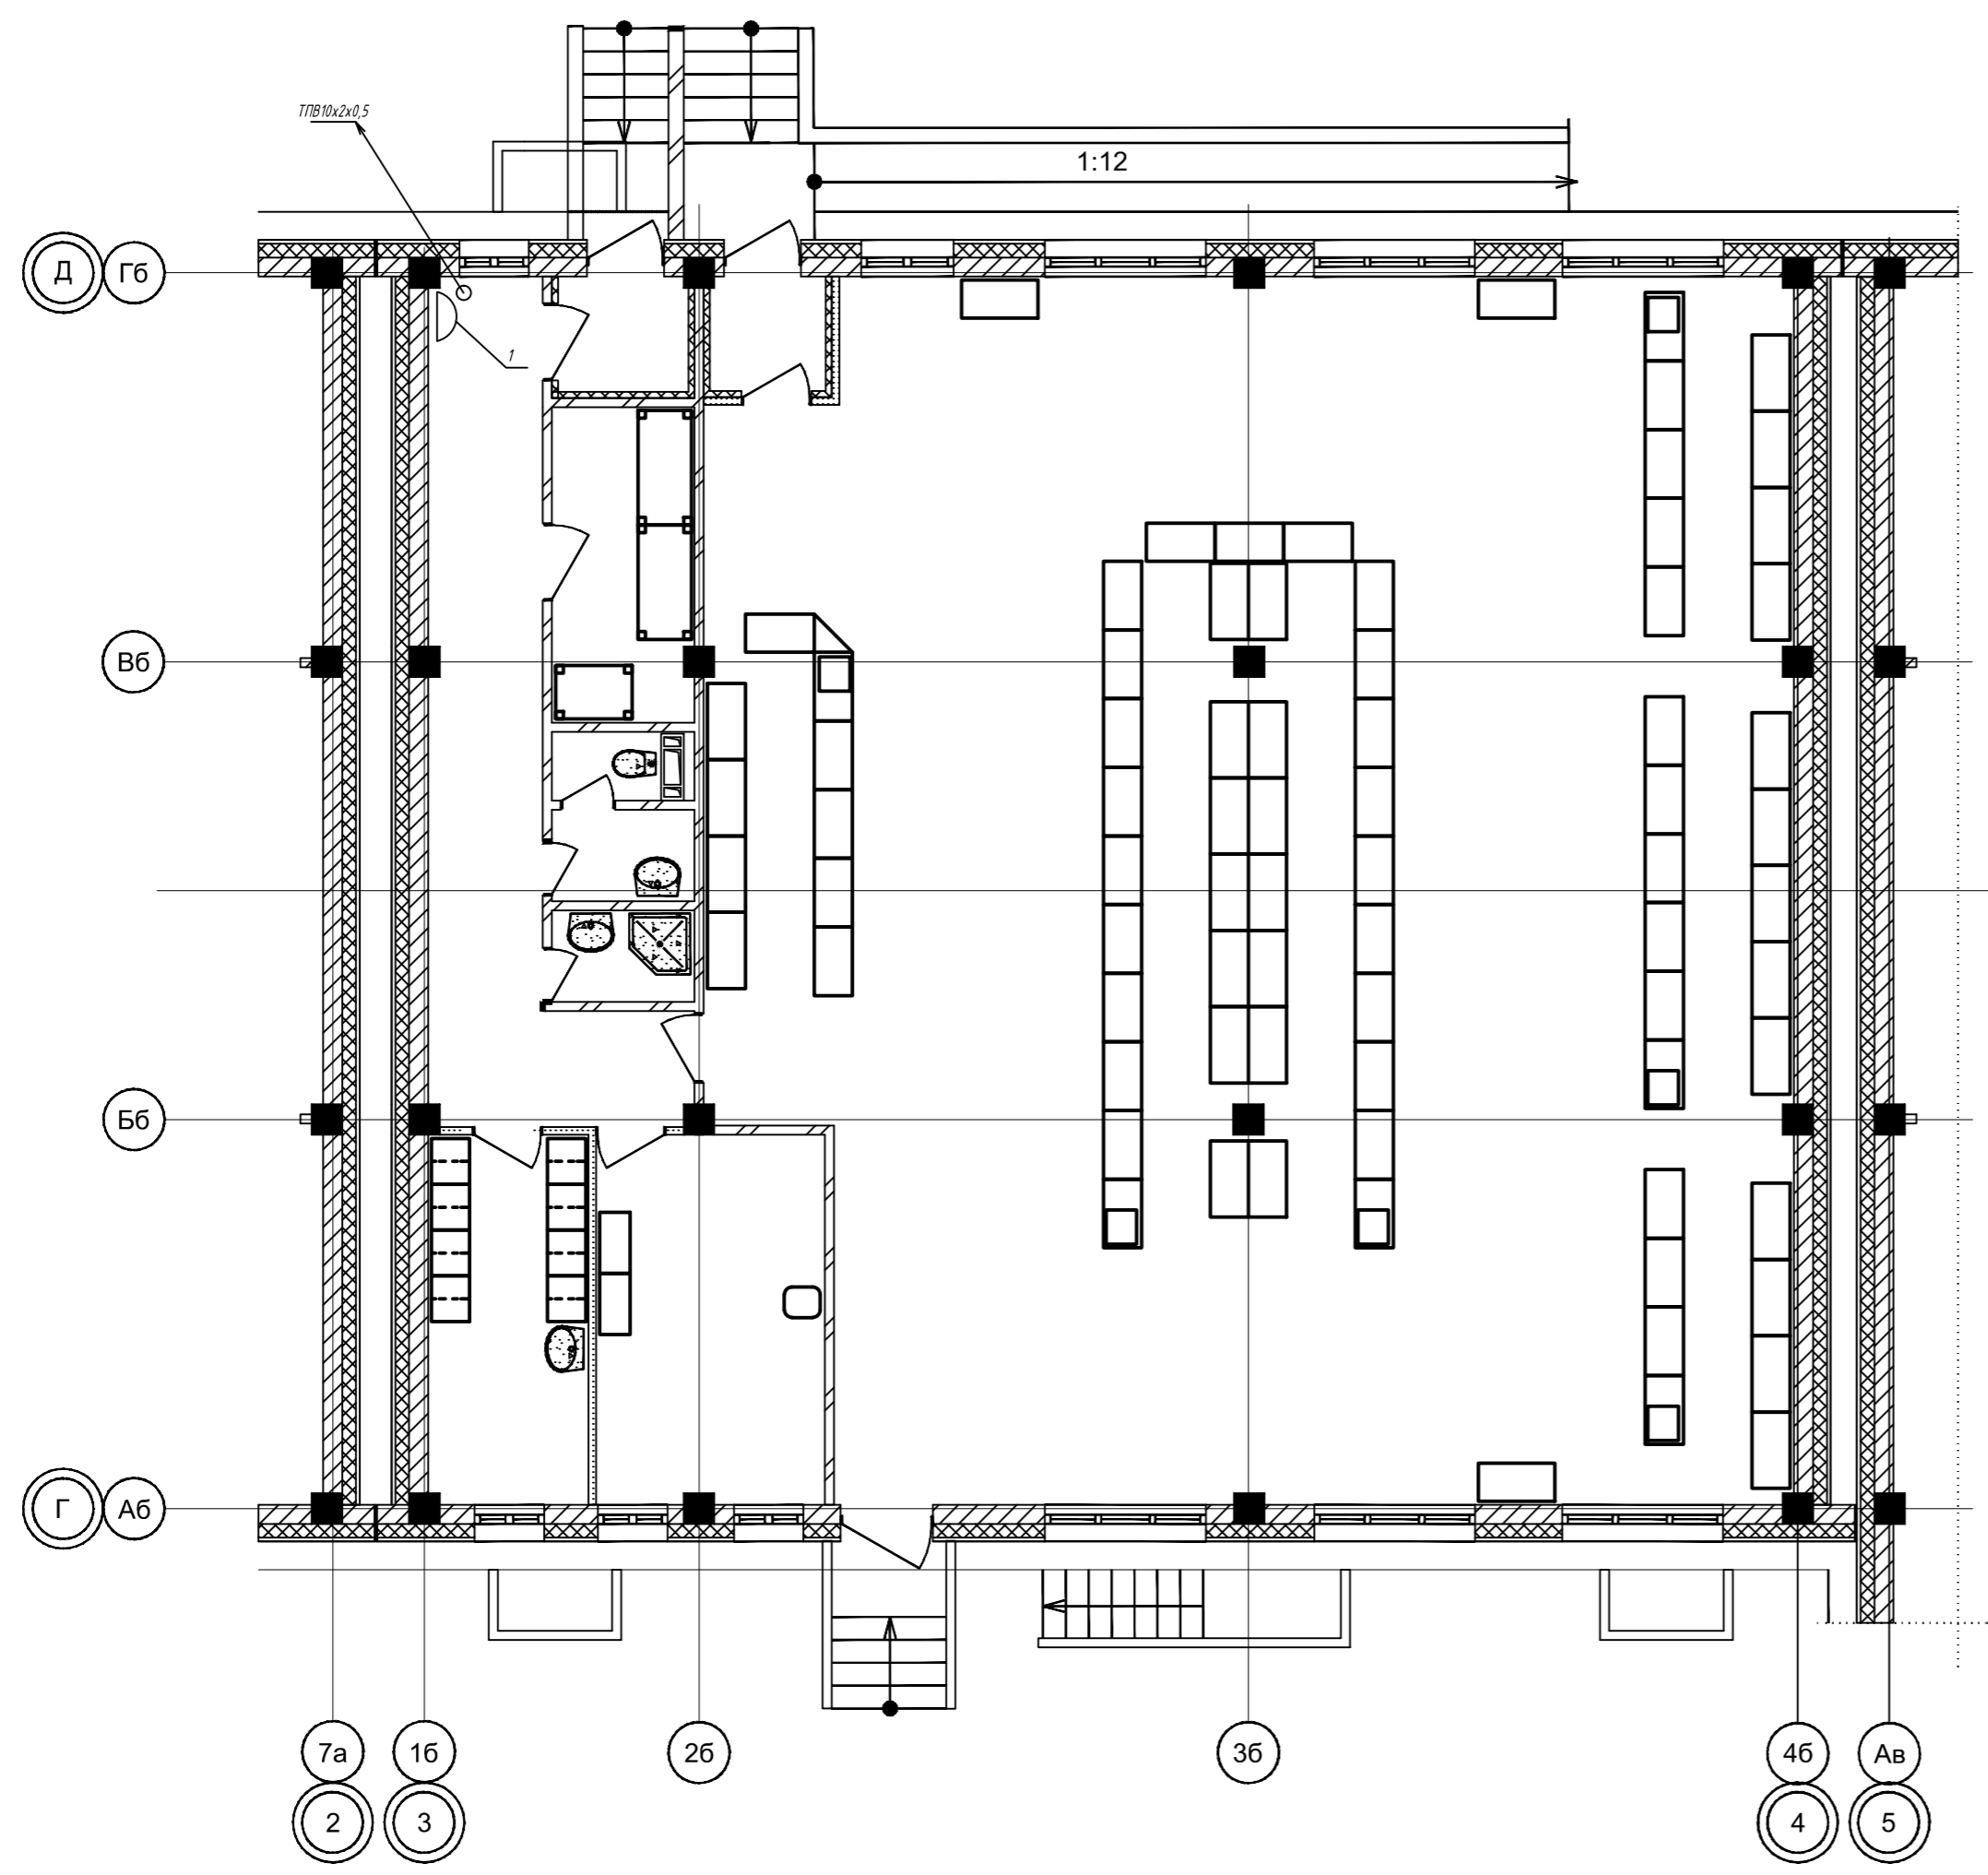

Инв. № подл. Подп. и дата Взам. инв. №

02.24-07-1-СС					
ООО "СМУ-99"					
Изм.	Кол.ч.	Лист	Ндок.	Подп.	Дата
Нач. АПМ-2	Мальшев				
ГИП	Оноприенко				
Разработал	Картацев А.Г.	Многоэтажный жилой дом с помещениями общественного назначения и распределительным пунктом по ул. Сухарная в Завельцовском районе г. Новосибирск			
Проверил	Картацев Г.А.				
Н. контроль	Картацев Г.А.				
План слаботочных сетей Блок Б					
Стадия	Лист	Листов			
Р	6		ООО "АПМ-2" г.Новосибирск		
Формат А2					