


Принципиальная схема групповой электросети.

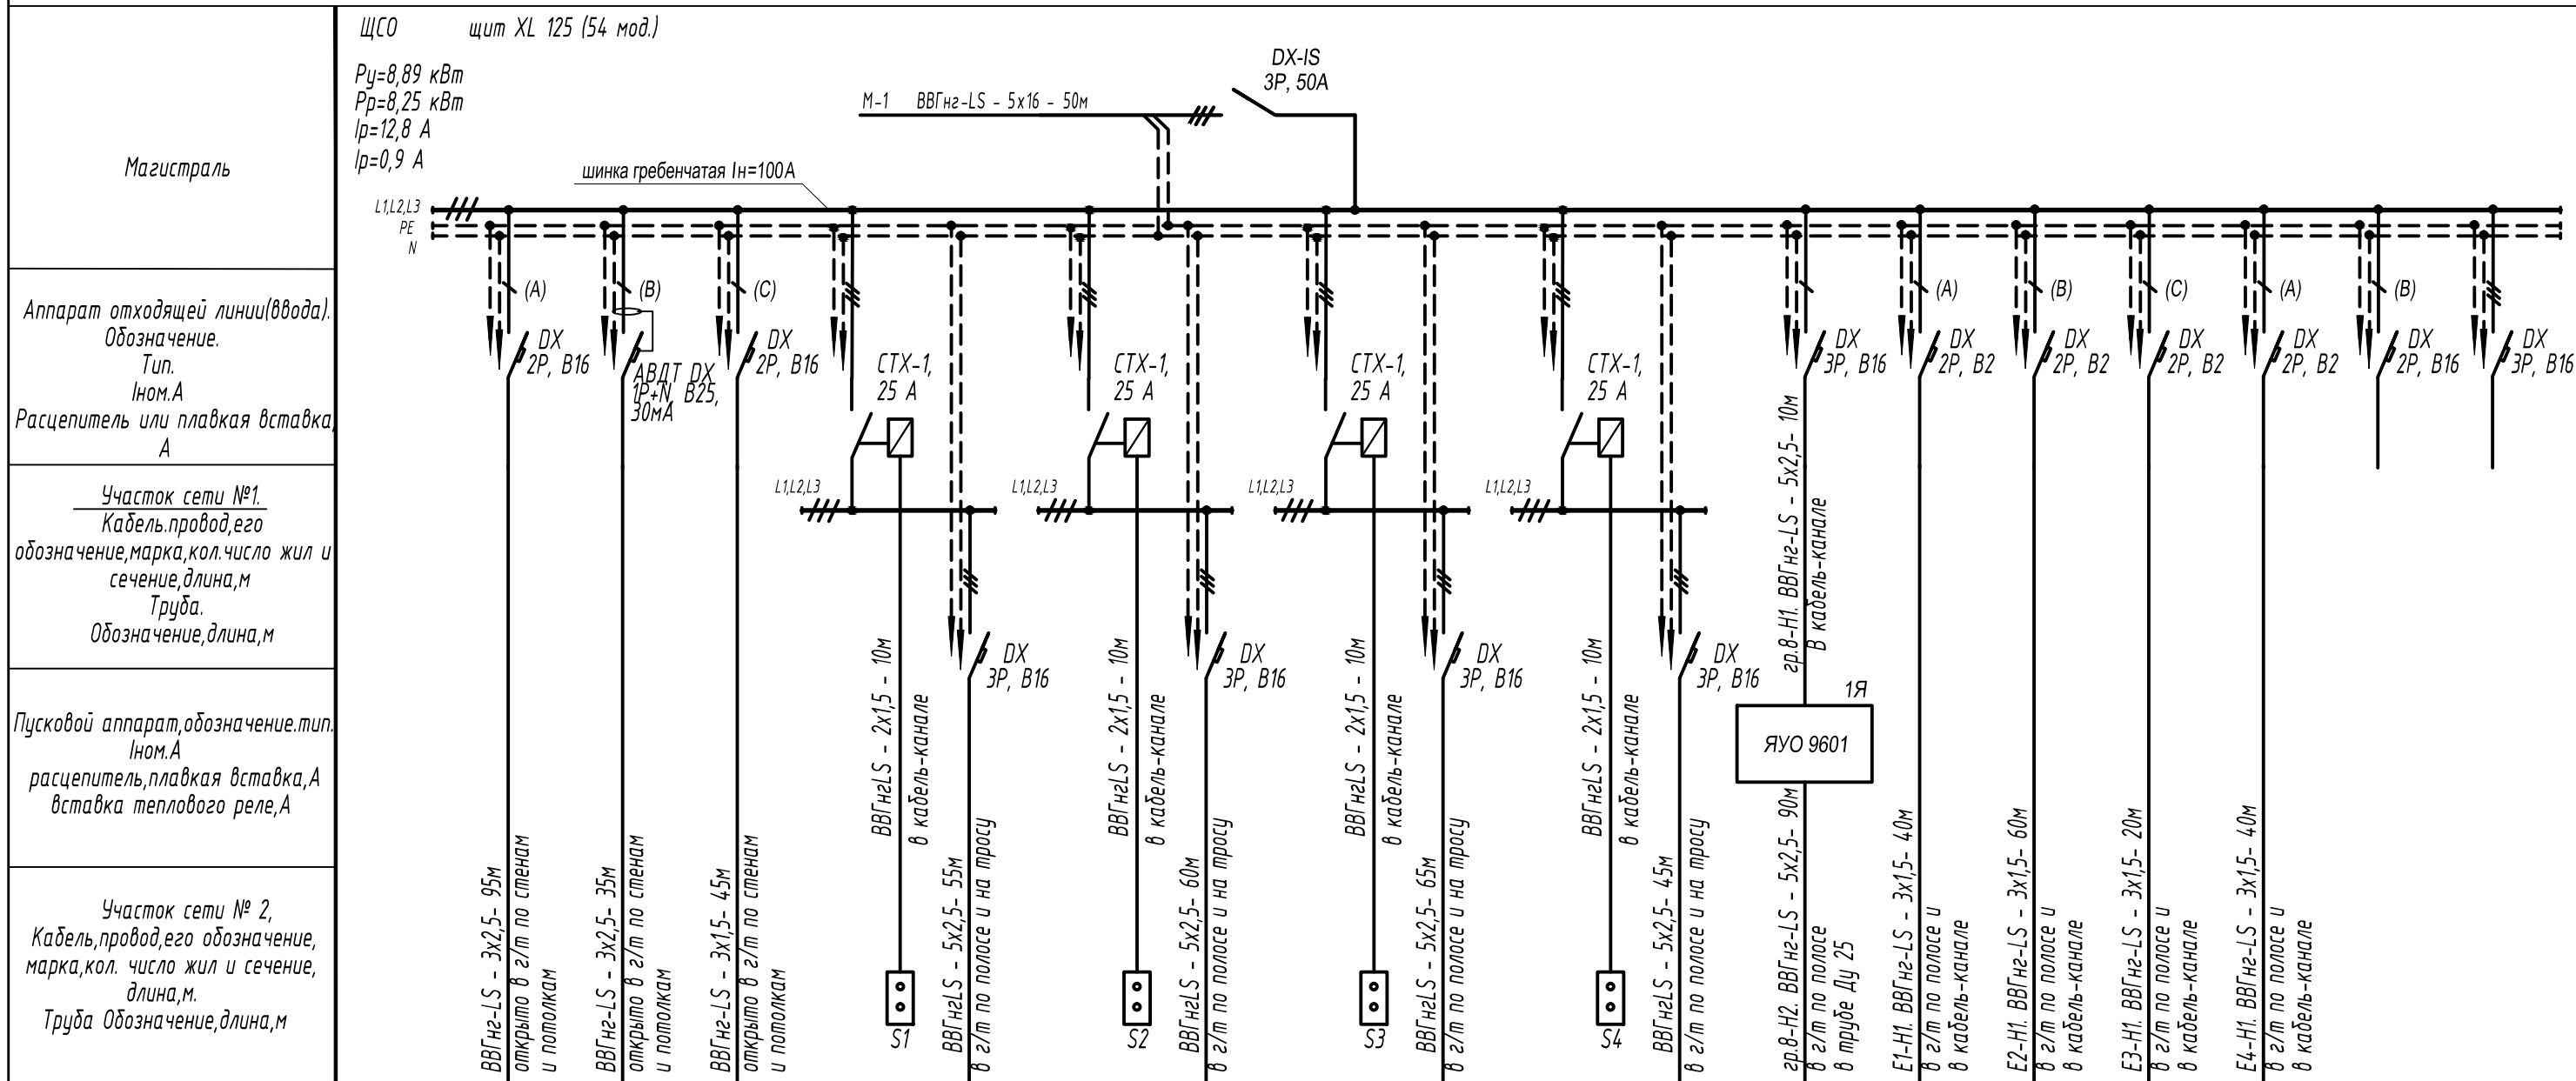

Электроприемник	Обозначение на плане	гр.1	гр.2	гр.3	гр.4	гр.5	гр.6	гр.7	гр.8	E-1	E-2	E-3	E-4		
	Руст. или Рном. кВт	0,15	4	0,54	0,7	0,7	0,7	0,5	0,96	0,16	0,16	0,16	0,16		
	Ирасч.А, Ином.А/Ипуск.А	0,8	18,5	2,5	3,3	3,3	3,3	2,3	1,5	0,7	0,7	0,7	0,7		
	Наименование, тип, обозначение чертежа принципиальной схемы	Освещение выходов	Розеточная сеть	Освещение технических помещений	Освещение склада					Наружное освещение	Окна ОК1, ОК2	Окна ОК3, ОК4	Окна ОК5, ОК6	Окна ОК7, ОК8	резерв

Инв. N подл. Подп. и дата. Взам. инв. N

						22-15-30М			
Изм.	Колуч.	Лист	№ док	Подпись	Дата				
Разраб.						Электроосвещение и силовое электрооборудование	Стадия	Лист	Листов
Проверил							Р	2	
						Щит ЩСО. Однолинейная электрическая схема			