


Дистанционное управление
(даным разделом не рассматривается)

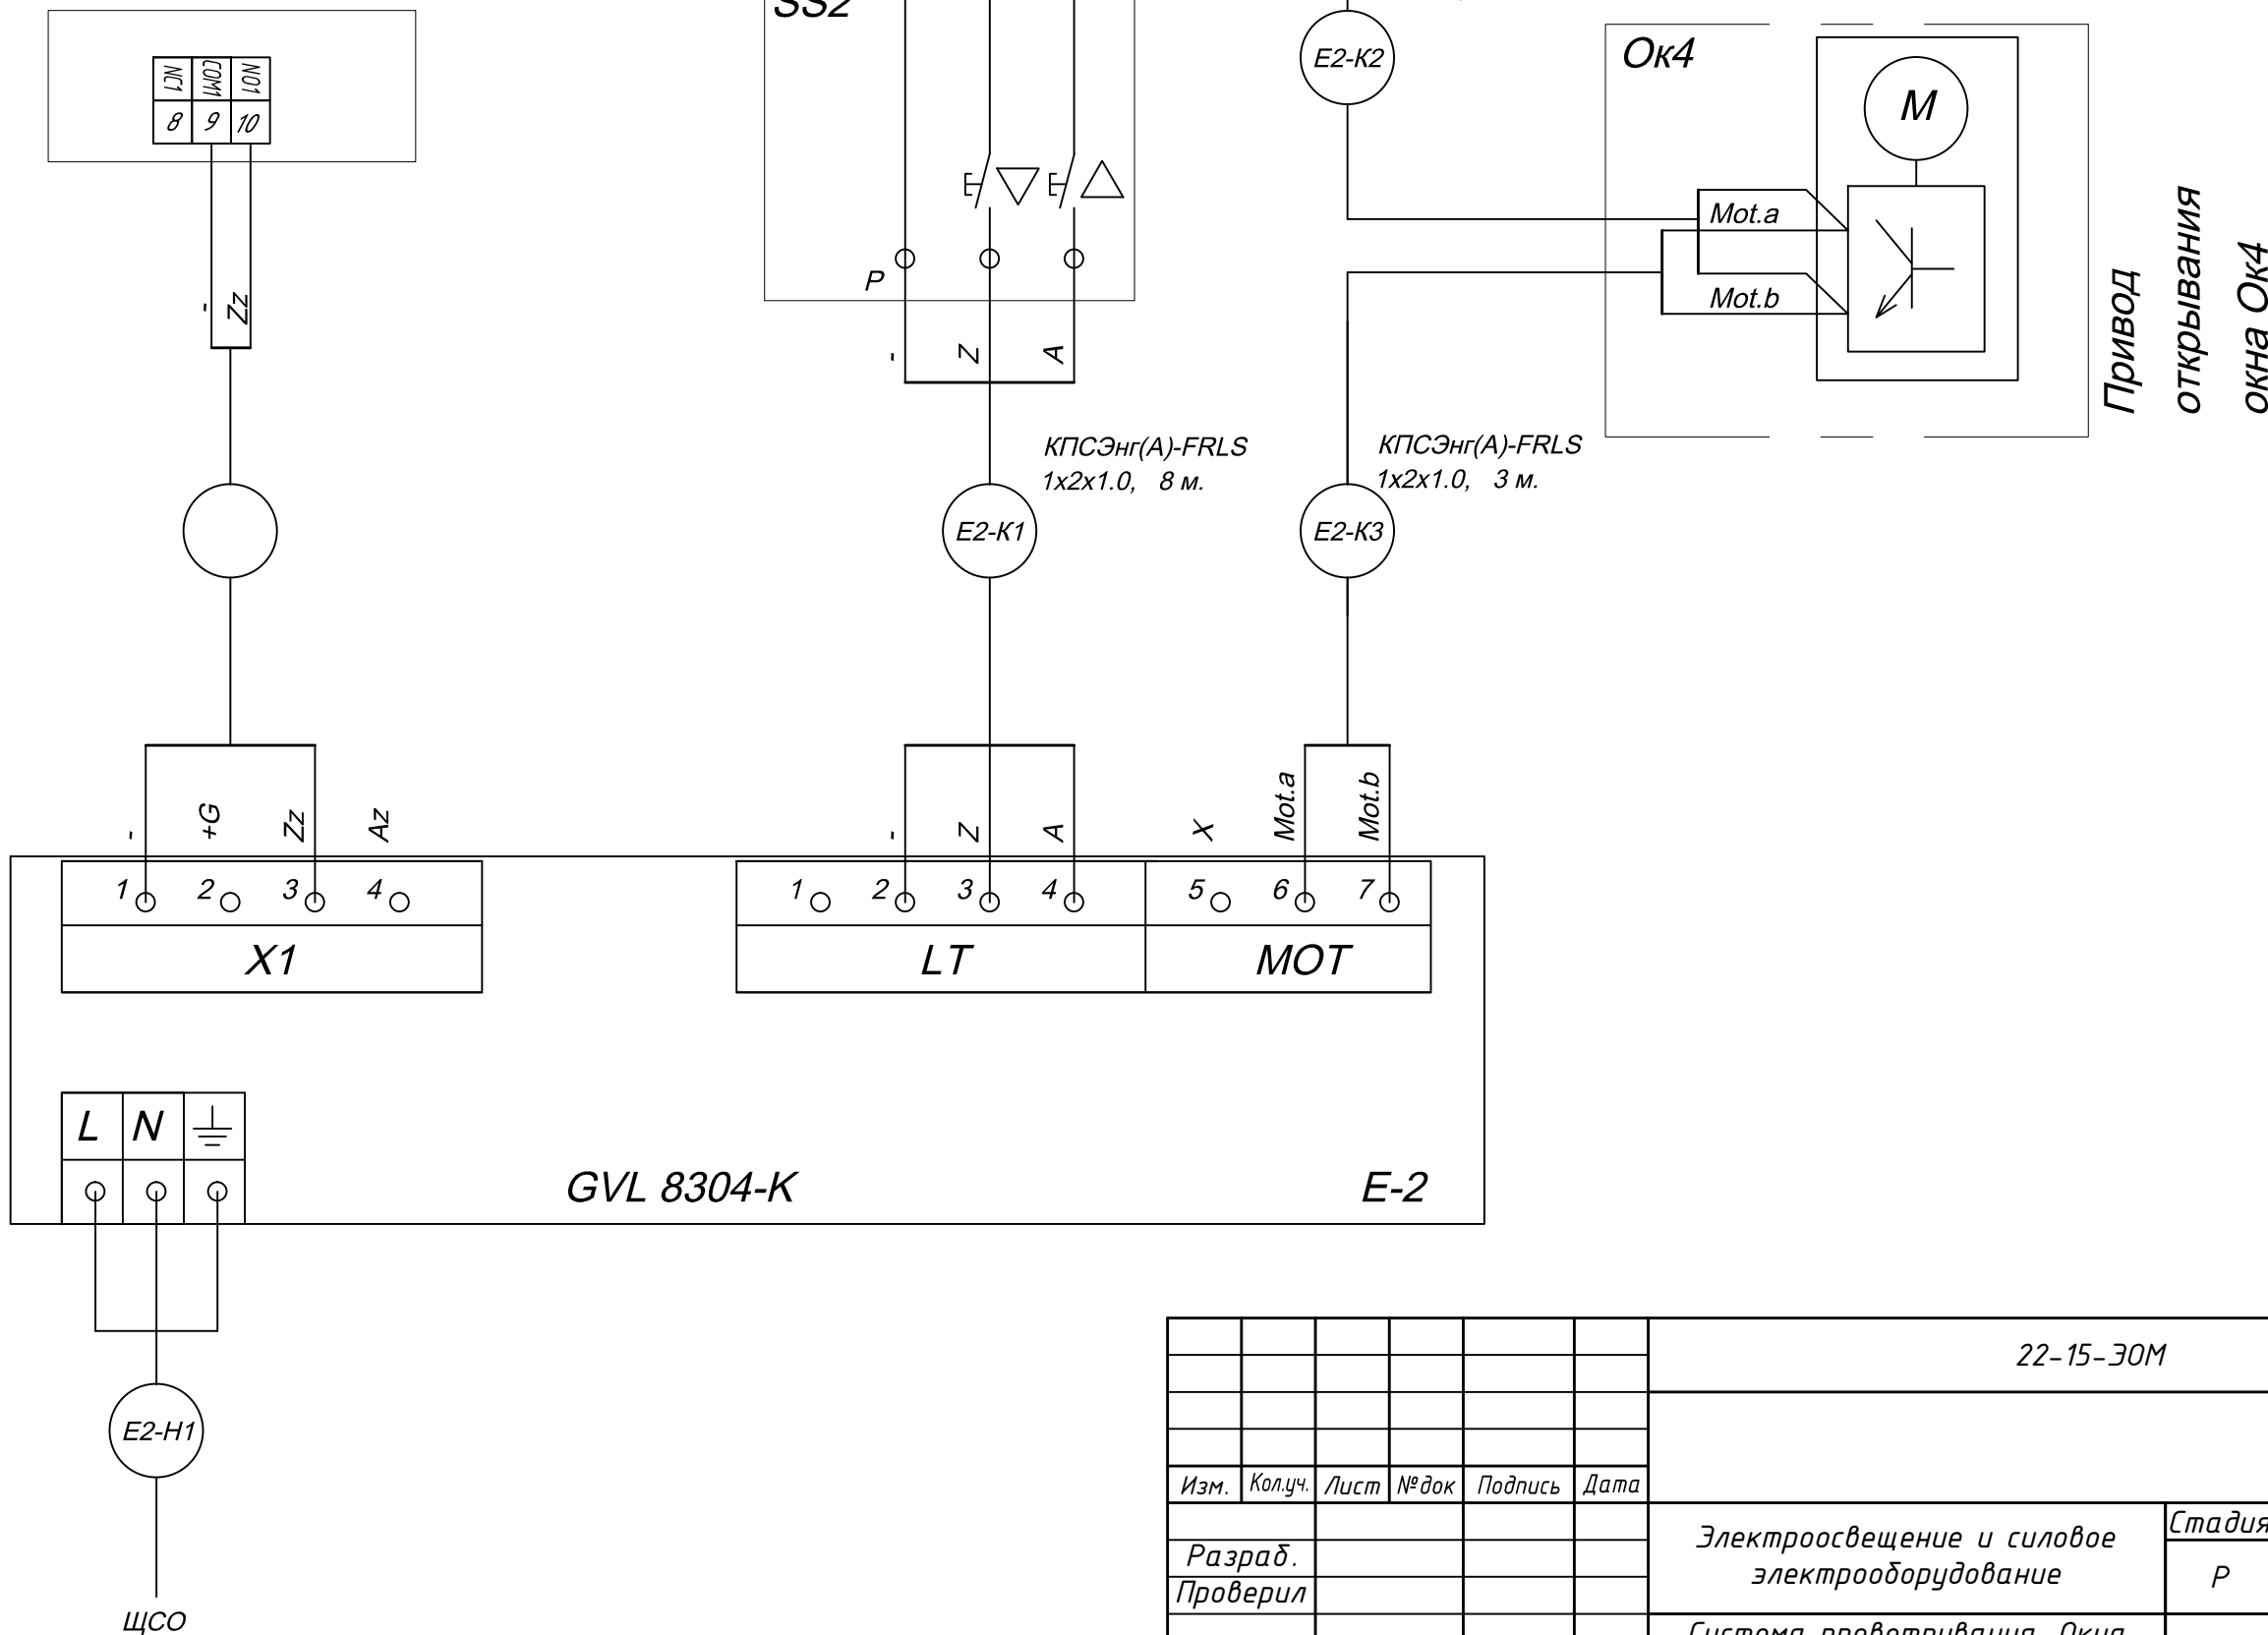

Инв. N подл. Подп. и дата Взам. инв. N

						22-15-30M			
Изм.	Кол.уч.	Лист	№ док	Подпись	Дата				
Разраб.						Электроосвещение и силовое электрооборудование	Стадия	Лист	Листов
Проверил							P	8	
Система проветривания. Окна ОК-3, ОК-4. Схема электрических подключений									