


Поз.	Обозначение	Наименование	Кол.	Примечание
1	CDC 200/600-SBD	Цепной привод на 24V,	1	
2	GVL 8304-K	Вентиляционная панель	1	
3	LT-41A	Вентиляционная кнопка настенная для сырых помещений	1	
4	Legrand Quintela	Кабель-канал пластиковый 20x10x2000 мм	20	

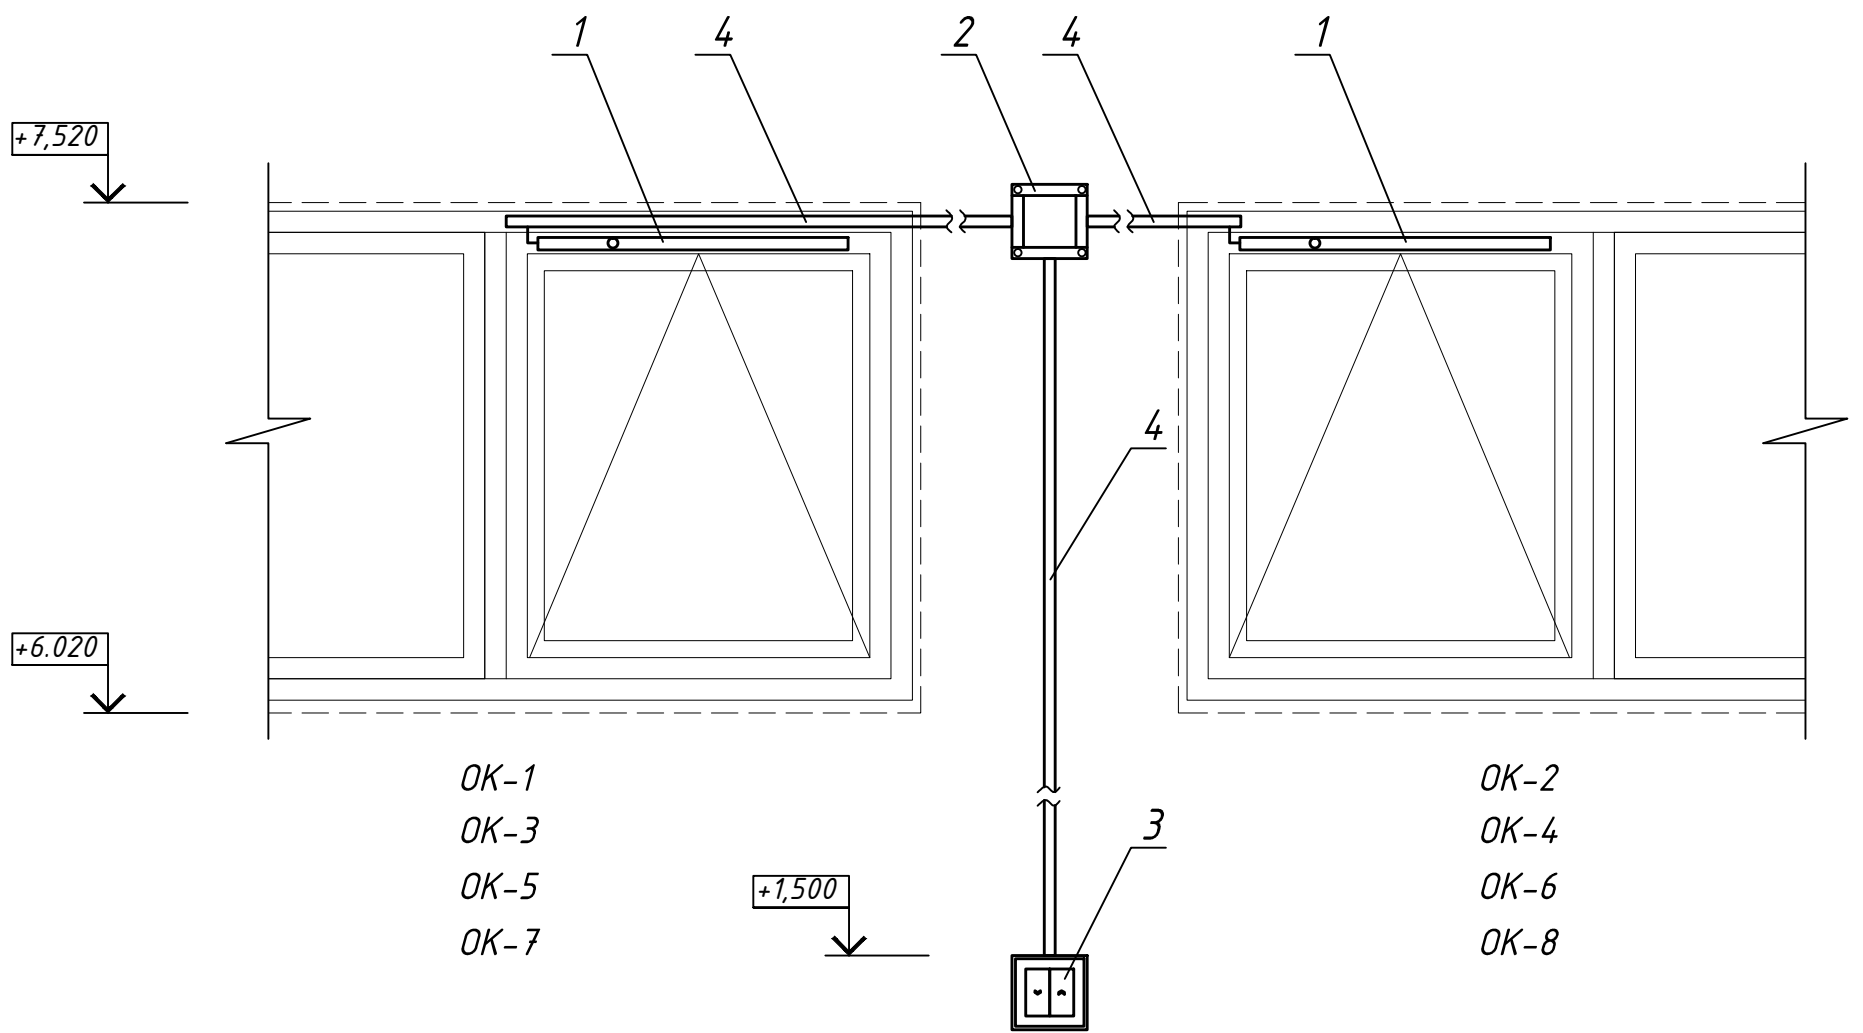

Инв. и подл.	Взам. инв. М									
	Подп. и дата					22-15-ЭОМ				
Инв. и подл.	Изм.	Кол.уч.	Лист	№ док	Подпись	Дата				
	Разраб.						Электросвещение и силовое электрооборудование	Стадия	Лист	Листов
	Проверил						Система проветривания. Окна ОК-1..ОК-8. Схема установки оборудования	Р	11	