


М-1  
см. Л12

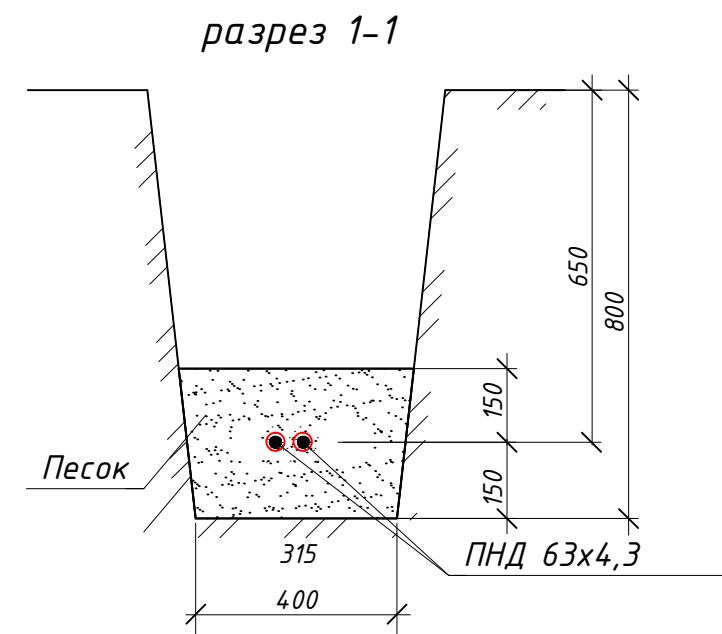

ВЕДОМОСТЬ ОБЪЁМОВ СТРОИТЕЛЬНЫХ И МОНТАЖНЫХ РАБОТ

№ п/п	Наименование работ	ед. изм.	Кол.
Строительные работы:			
1	Рытье траншеи в грунте 2 категории	м <sup>3</sup>	4,8
2	Обратная засыпка траншеи песком	м <sup>3</sup>	1,8
3	Обратная засыпка обычным грунтом	м <sup>3</sup>	3
Монтажные работы:			
1	Укладка трубы технической из полиэтилена в траншею	м	25

Инв. и подл.  
Подп. и дата  
Взам. инв. М

						22-15-30М			
Изм.	Колуч.	Лист	№ док	Подпись	Дата				
Разраб.					05.15	Электроосвещение и силовое электрооборудование	Стадия	Лист	Листов
Проверил							Р	14	
						Внутриплощадочные сети электропитания			