


Поз. обозначения	Наименование	Кол.	Примечание
1Я(2Я)	Ящик РУСМ5103-3274УХЛ4, ТУ 16-88 ИУКЖ.656335.074 ТУ Inp=20A; Inз=16A	1	
-ПКУ	Пост кнопочный в составе:	1	
	-кнопка SB-7 «Пуск» d22 мм/230 В "зеленая"	1	
	-кнопка SB-7 «Стоп» d22 мм/230 В "красная"	1	
	-светосигнальный индикатор AD-22DS матрица d22 мм/ 230 В "зеленый"	1	
	-корпус КП103 для кнопок 3 места	1	

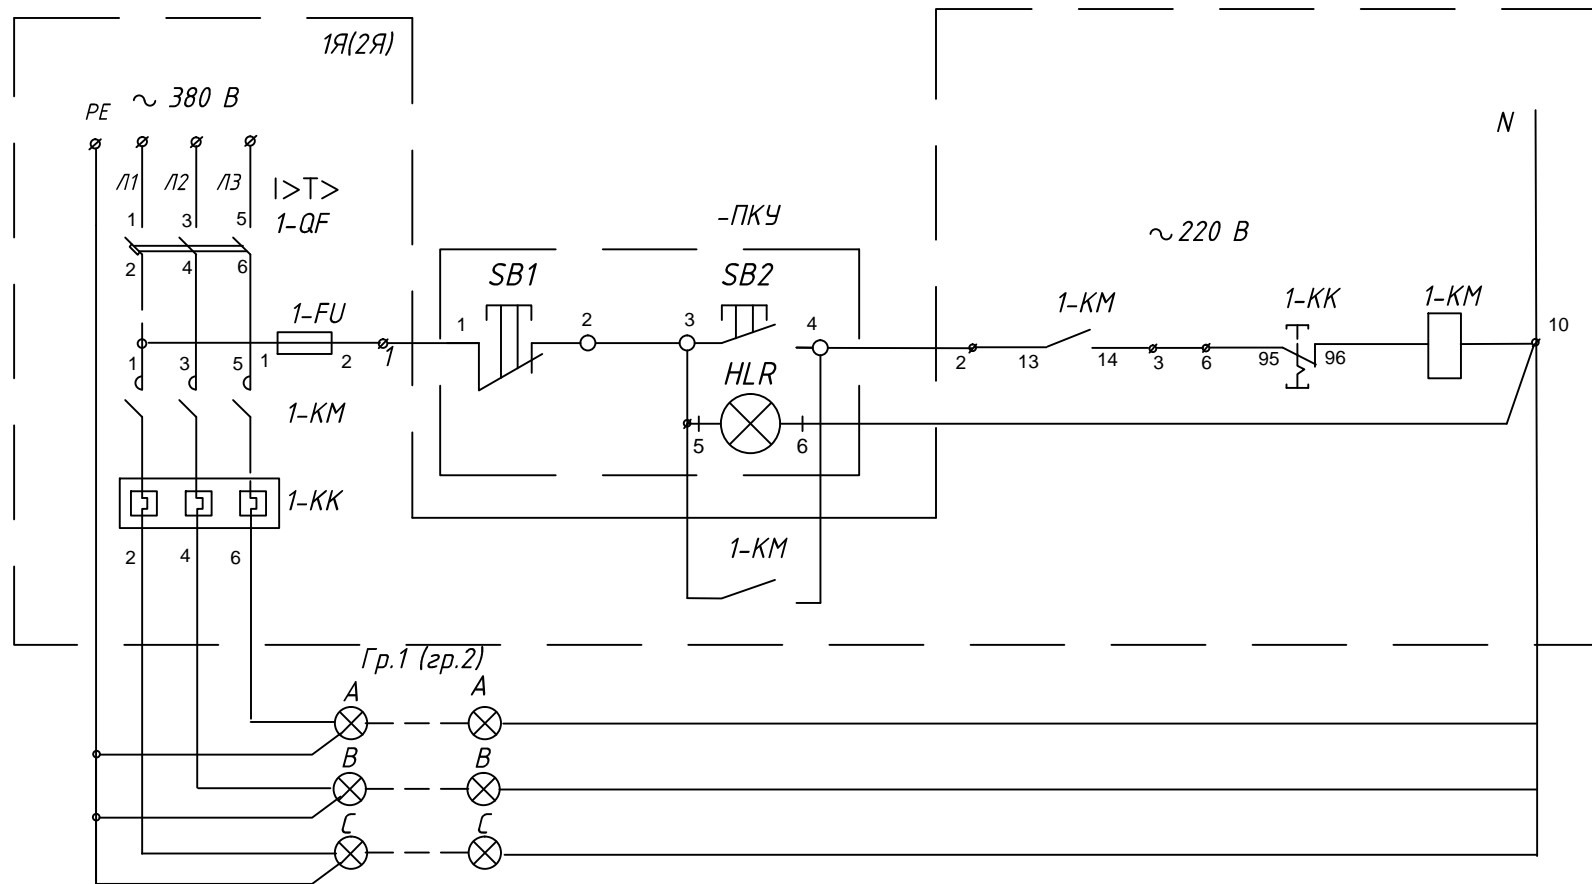

Инв. № подл.	Подп. и дата	Взам. инв. №
--------------	--------------	--------------

4/2013-ЭОМ					
Производственно-складской комплекс					
Изм.	Кол.уч.	Лист	№ Док.	Подпись	Дата
Разработал					
Проверил					
Н.контроль					
Корпус №1				Стадия	Лист
Схема принципиальная управления электроосвещением.				Р	4
				Листов	