


2Я

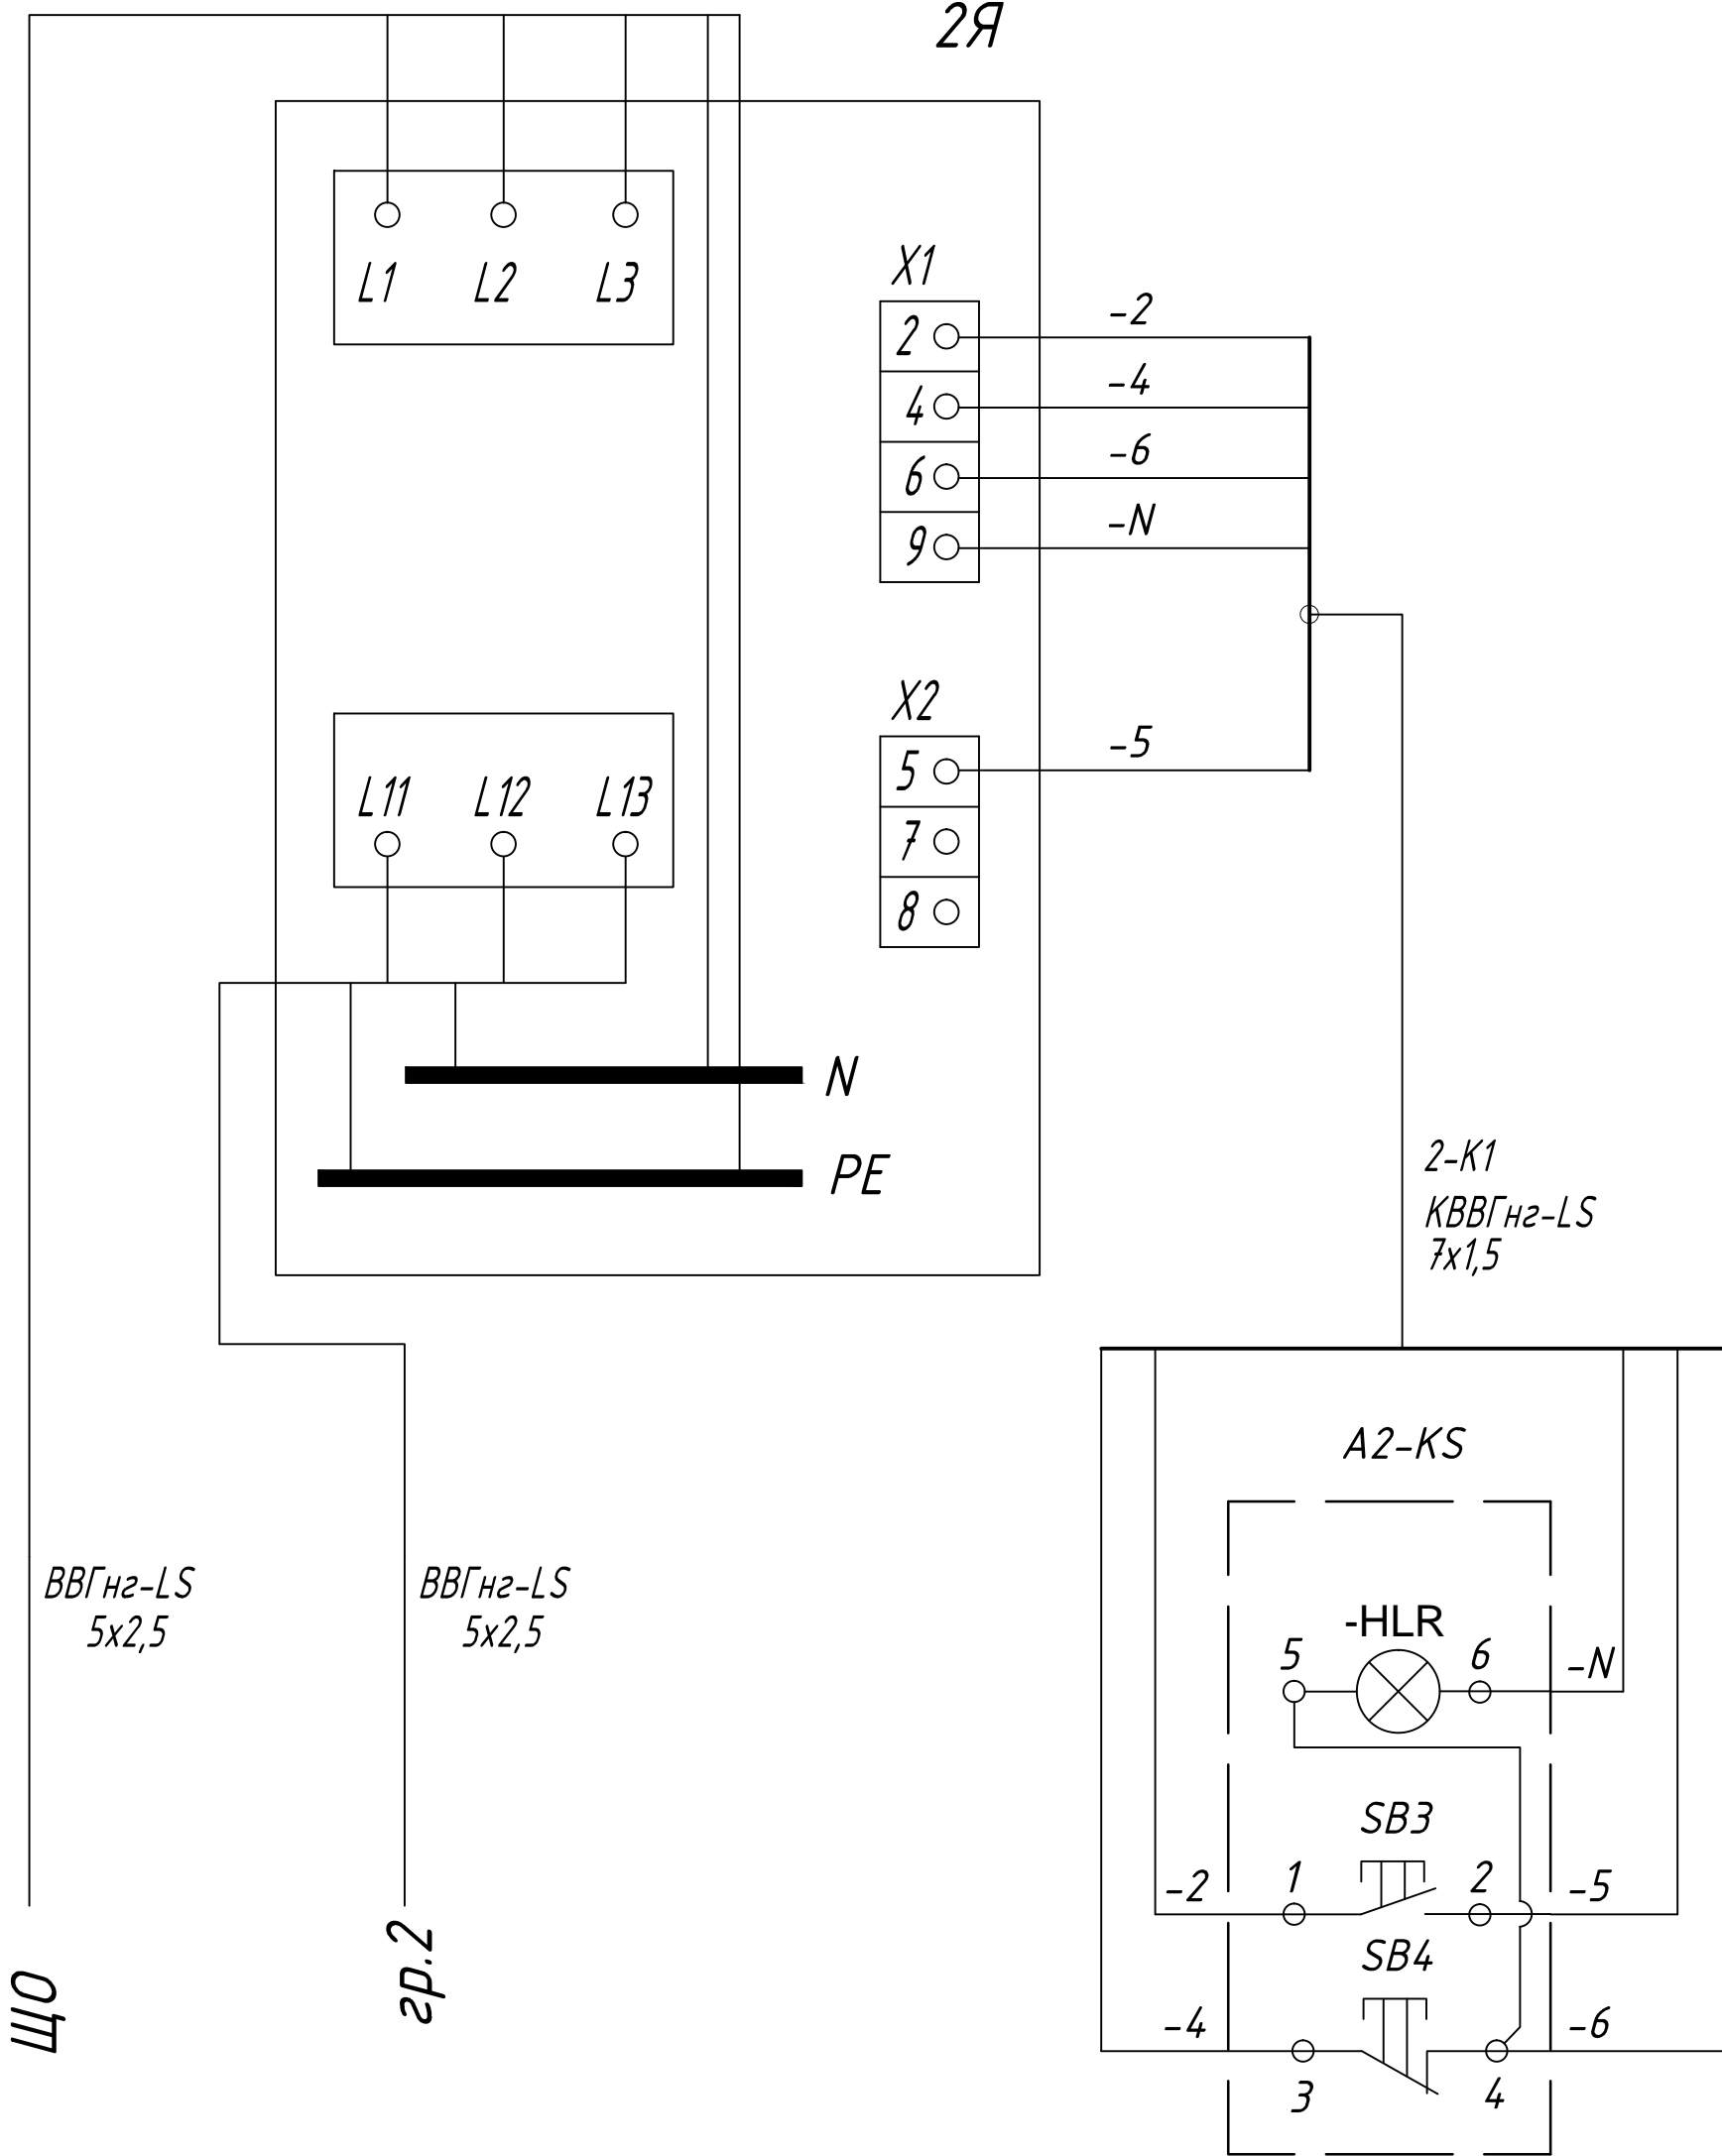

2-К1  
КВВГн2-LS  
7x1,5

BBГн2-LS  
5x2,5

BBГн2-LS  
5x2,5

ЩО

гр.2

A2-KS

-HLR

SB3

SB4

4/2013-ЭОМ

Производственно-складской комплекс

Корпус №1

Управление электроосвещением гр. 2.  
Схема электрическая подключения.

Стадия	Лист	Листов
Р	12	

Формат А4

Взам.инв.Н	
Подп. и дата	
Инв.Н подл.	

Изм.	Кол.уч.	Лист	№Док.	Подпись	Дата