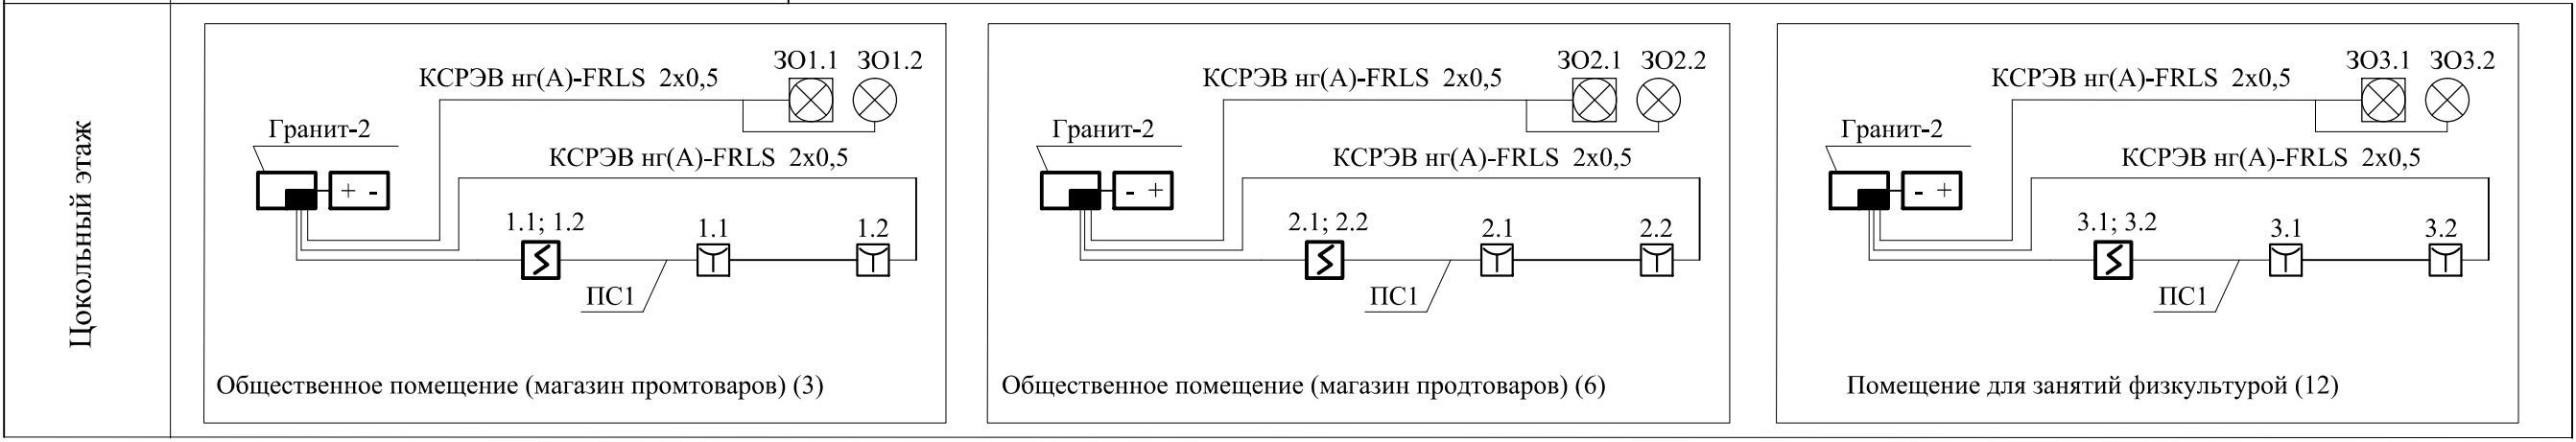


 






Схема структурная пожарной сигнализации

5 этаж	5.1 ... 5.32
4 этаж	4.1 ... 4.32
3 этаж	3.1 ... 3.32
2 этаж	2.1 ... 2.32
1 этаж	1.1 ... 1.32



Условные обозначения

-  - прибор приемно-контрольный
-  - извещатель дымовой
-  - источник электропитания 12В
-  - извещатель ручной
-  - оповещатель свето-звуковой
-  - извещатель дымовой, автономный
-  - Оповещатель свето-звуковой (табло "ВЫХОД")

2593-СС.ГЧ					
Многоквартирный жилой дом по ул. Лермонтова, 2 в г. Корсаков					
Изм.	Кол.уч.	Лист	№ док.	Подп.	Дата
Разраб.					
Проверил					
Н. контр.					
ГАП					
Многоквартирный жилой дом по ул. Лермонтова, 2 в г. Корсаков				Стадия	Лист
Структурная схема пожарной сигнализации и системы оповещения о пожаре				П	1
				Листов	3

Инв. № подл. | Подп. и дата | Взам. инв. №