


Схема принципиальная однолинейная 380/220В щита ЩО.БІ.1.3

от ВРУ.БІ.1.5 Н1.5-4  
ВВГнг-LS 5x16 70м

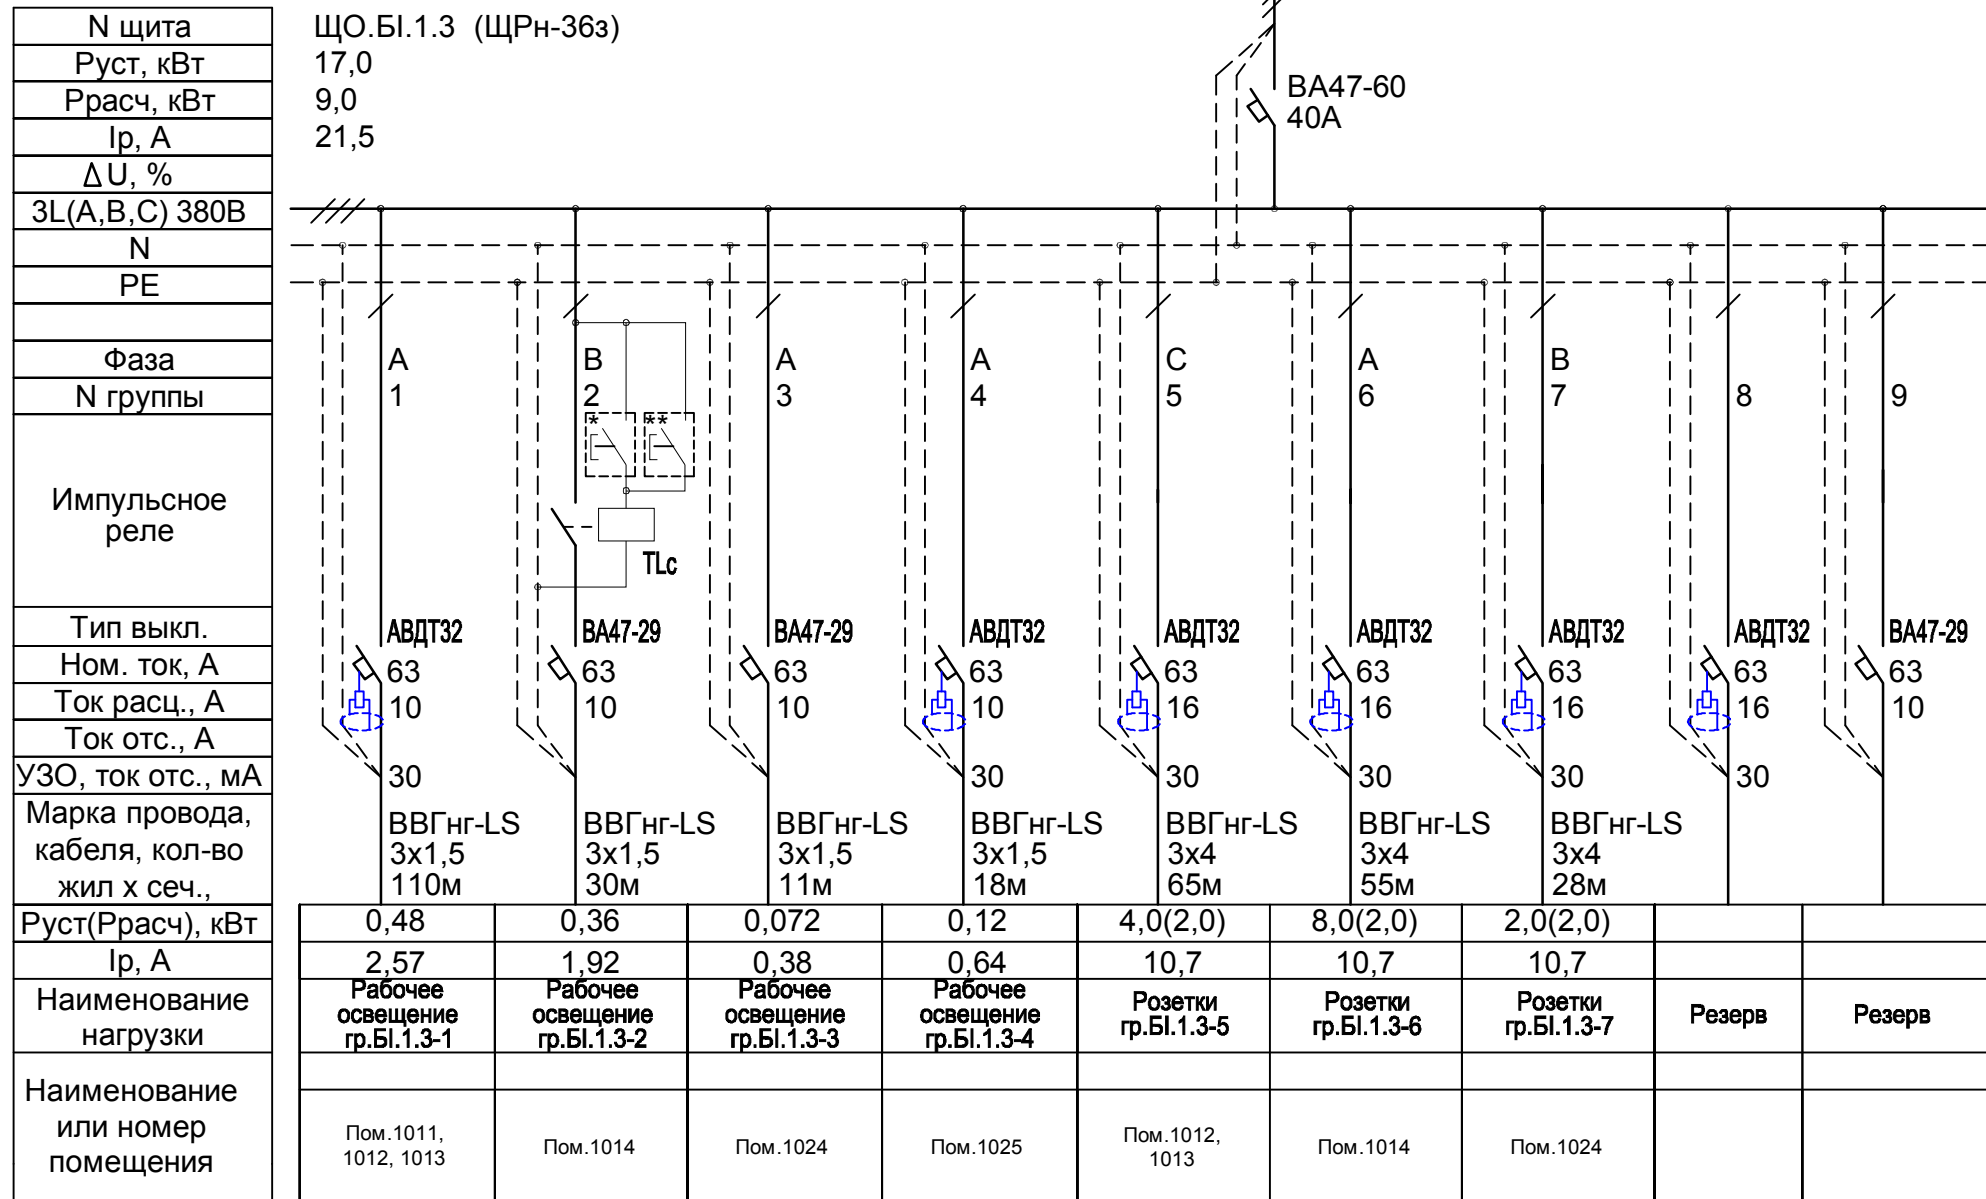

\* - местное управление из щитовой;

\*\* - дистанционное управление из диспетчерской;

1. Типы автоматических выключателей (ИЕК) являются рекомендованными и могут быть заменены на аналогичные по согласованию с проектной организацией.
2. Электропроводка должна обеспечивать возможность легкого распознавания по всей длине проводников по цветам согласно ПУЭ п. 2.1.31.
3. В щите предусмотрен резерв 20% по объему для подключения модульной аппаратуры на будущее развитие.

Изм.	Кол.уч	Лист	№ док.	Подпись	Дата	Капитальный ремонт здания. Блок БІ	Стадия	Лист	Листов
Разработал	Агошков				20.12.13		Р	4	
Проверил						Схема принципиальная однолинейная 380/220В щита ЩО.БІ.1.3			
ГИП					13				
Н.контроль									

Взам. инв. №  
Подп. и дата  
Инв. № подл.