


Схема принципиальная однолинейная 380/220В щита ЩАО.БІ.1.5

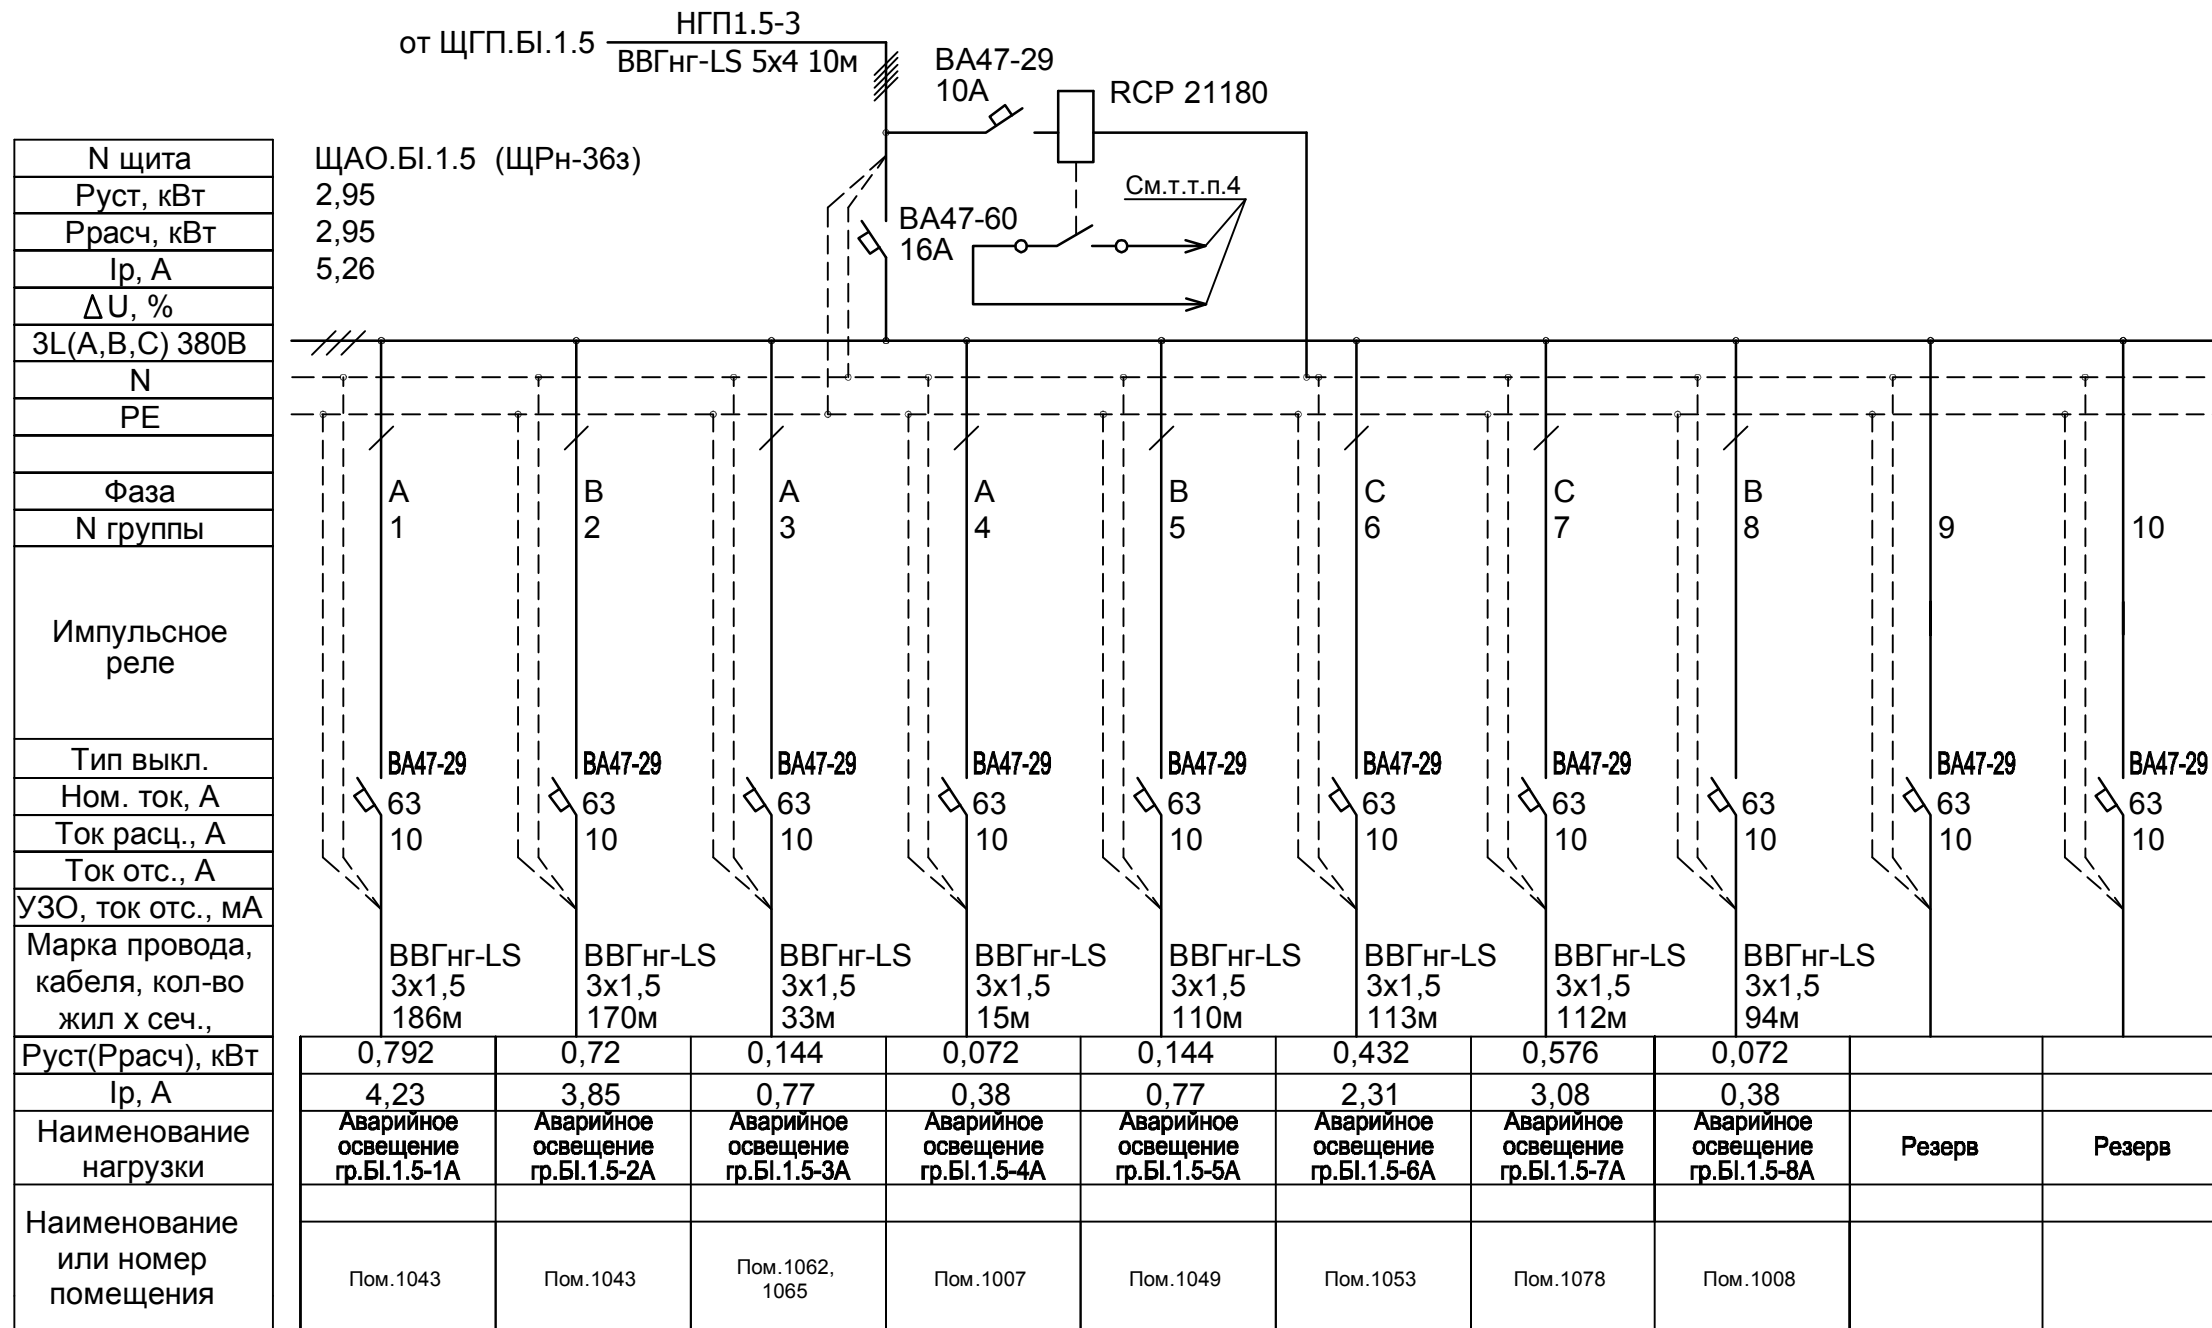

1. Типы автоматических выключателей (ИЕК) являются рекомендованными и могут быть заменены на аналогичные по согласованию с проектной организацией.
2. Электропроводка должна обеспечивать возможность легкого распознавания по всей длине проводников по цветам согласно ПУЭ п. 2.1.31.
3. В щите предусмотрен резерв 20% по объему для подключения модульной аппаратуры на будущее развитие.
4. Контакт сигнализации контроля напряжения. В схему диспетчеризации.

Изм.	Кол.уч	Лист	№ док.	Подпись	Дата	Капитальный ремонт здания. Блок БІ	Стадия	Лист	Листов
Разработал	Агошков				20.12.13		Р	7	
Проверил						Схема принципиальная однолинейная 380/220В щита ЩАО.БІ.1.5			
ГИП					20.12.13				
Н.контроль									

Инд. № подл.	Подп. и дата	Взам. инв. №