
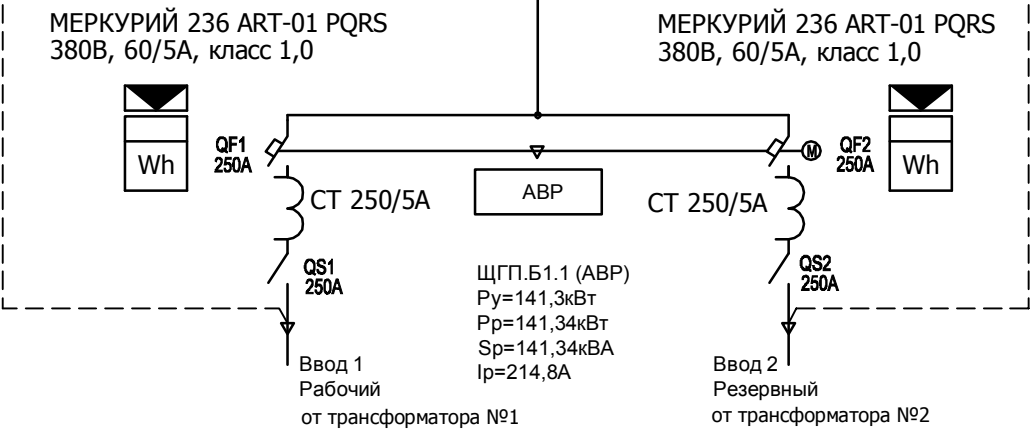


СХЕМА ЭЛЕКТРИЧЕСКАЯ ОДНОЛИНЕЙНАЯ 380/220В ЩИТА ЩГП.Б1.1

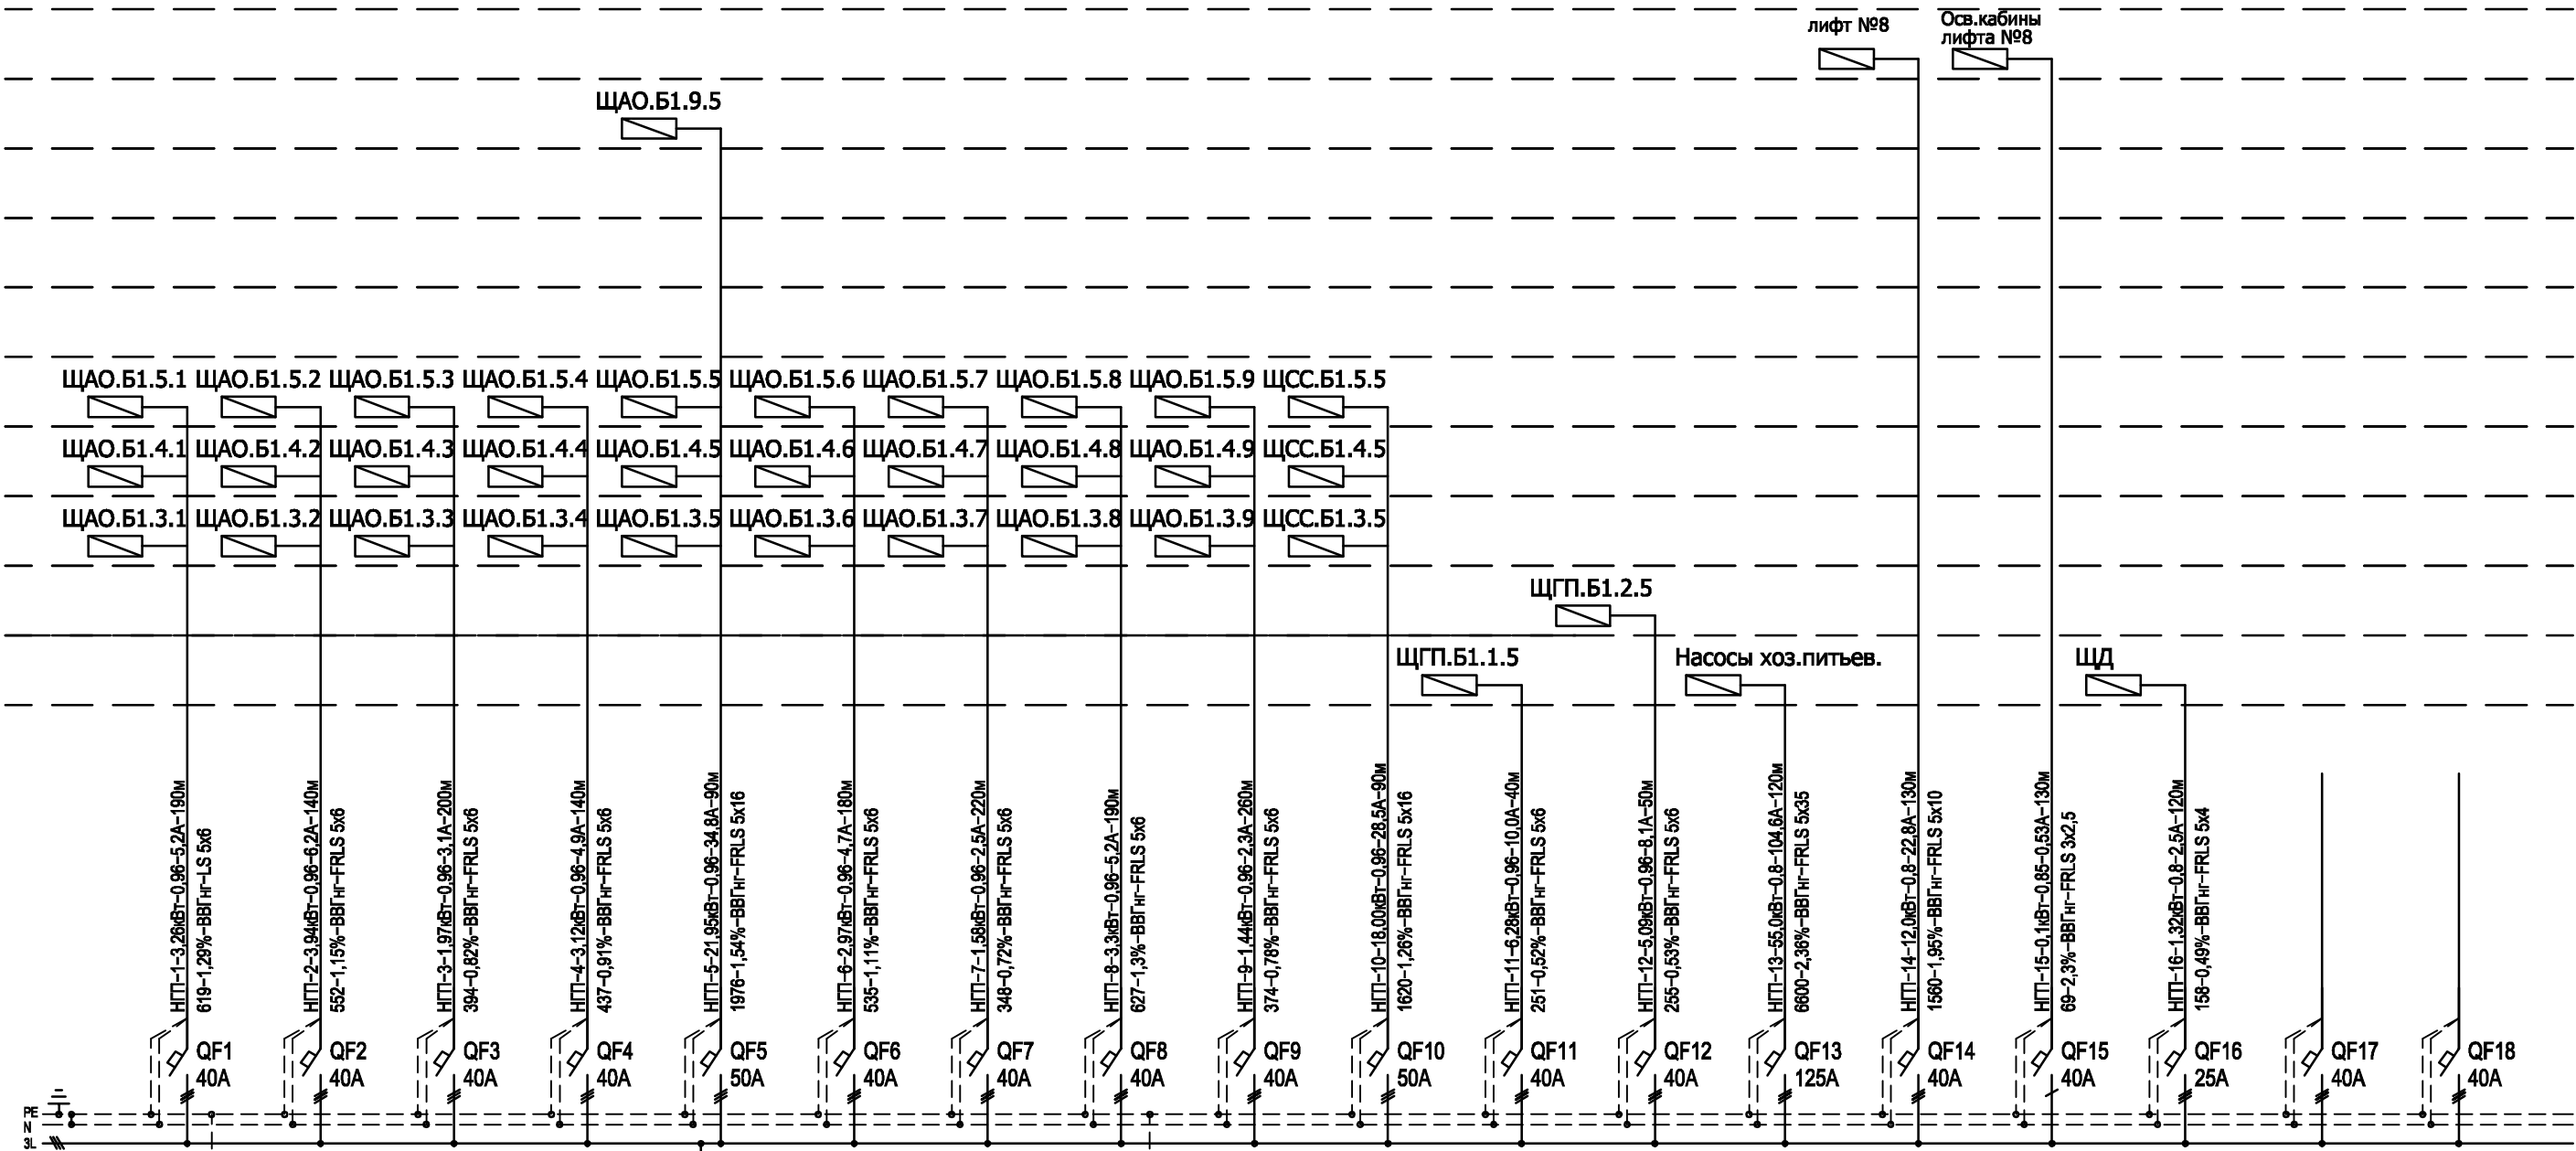

- 1. Типы автоматических выключателей (ИЕК) являются рекомендованными и могут быть заменены на аналогичные по согласованию с проектной организацией.
- 2. Электропроводка должна обеспечивать возможность легкого распознавания по всей длине проводников по цветам согласно ПУЭ п. 2.1.31.
- 3. В щите предусмотреть резерв 20% по объему для подключения модульной аппаратуры на будущее развитие.

Изм.	Кол.уч	Лист	№ док.	Подпись	Дата				
Разработал						Капитальный ремонт здания. Блок Б1		Стадия	Лист
Проверил								Р	79
ГИП						Схема электрическая однолинейная 380/220В щита ЩГП.Б1.(1-3)		Листов	
Н.контроль									