


## Схема электрическая однолинейная 380/220В щита ВРУ.Б1.1.5

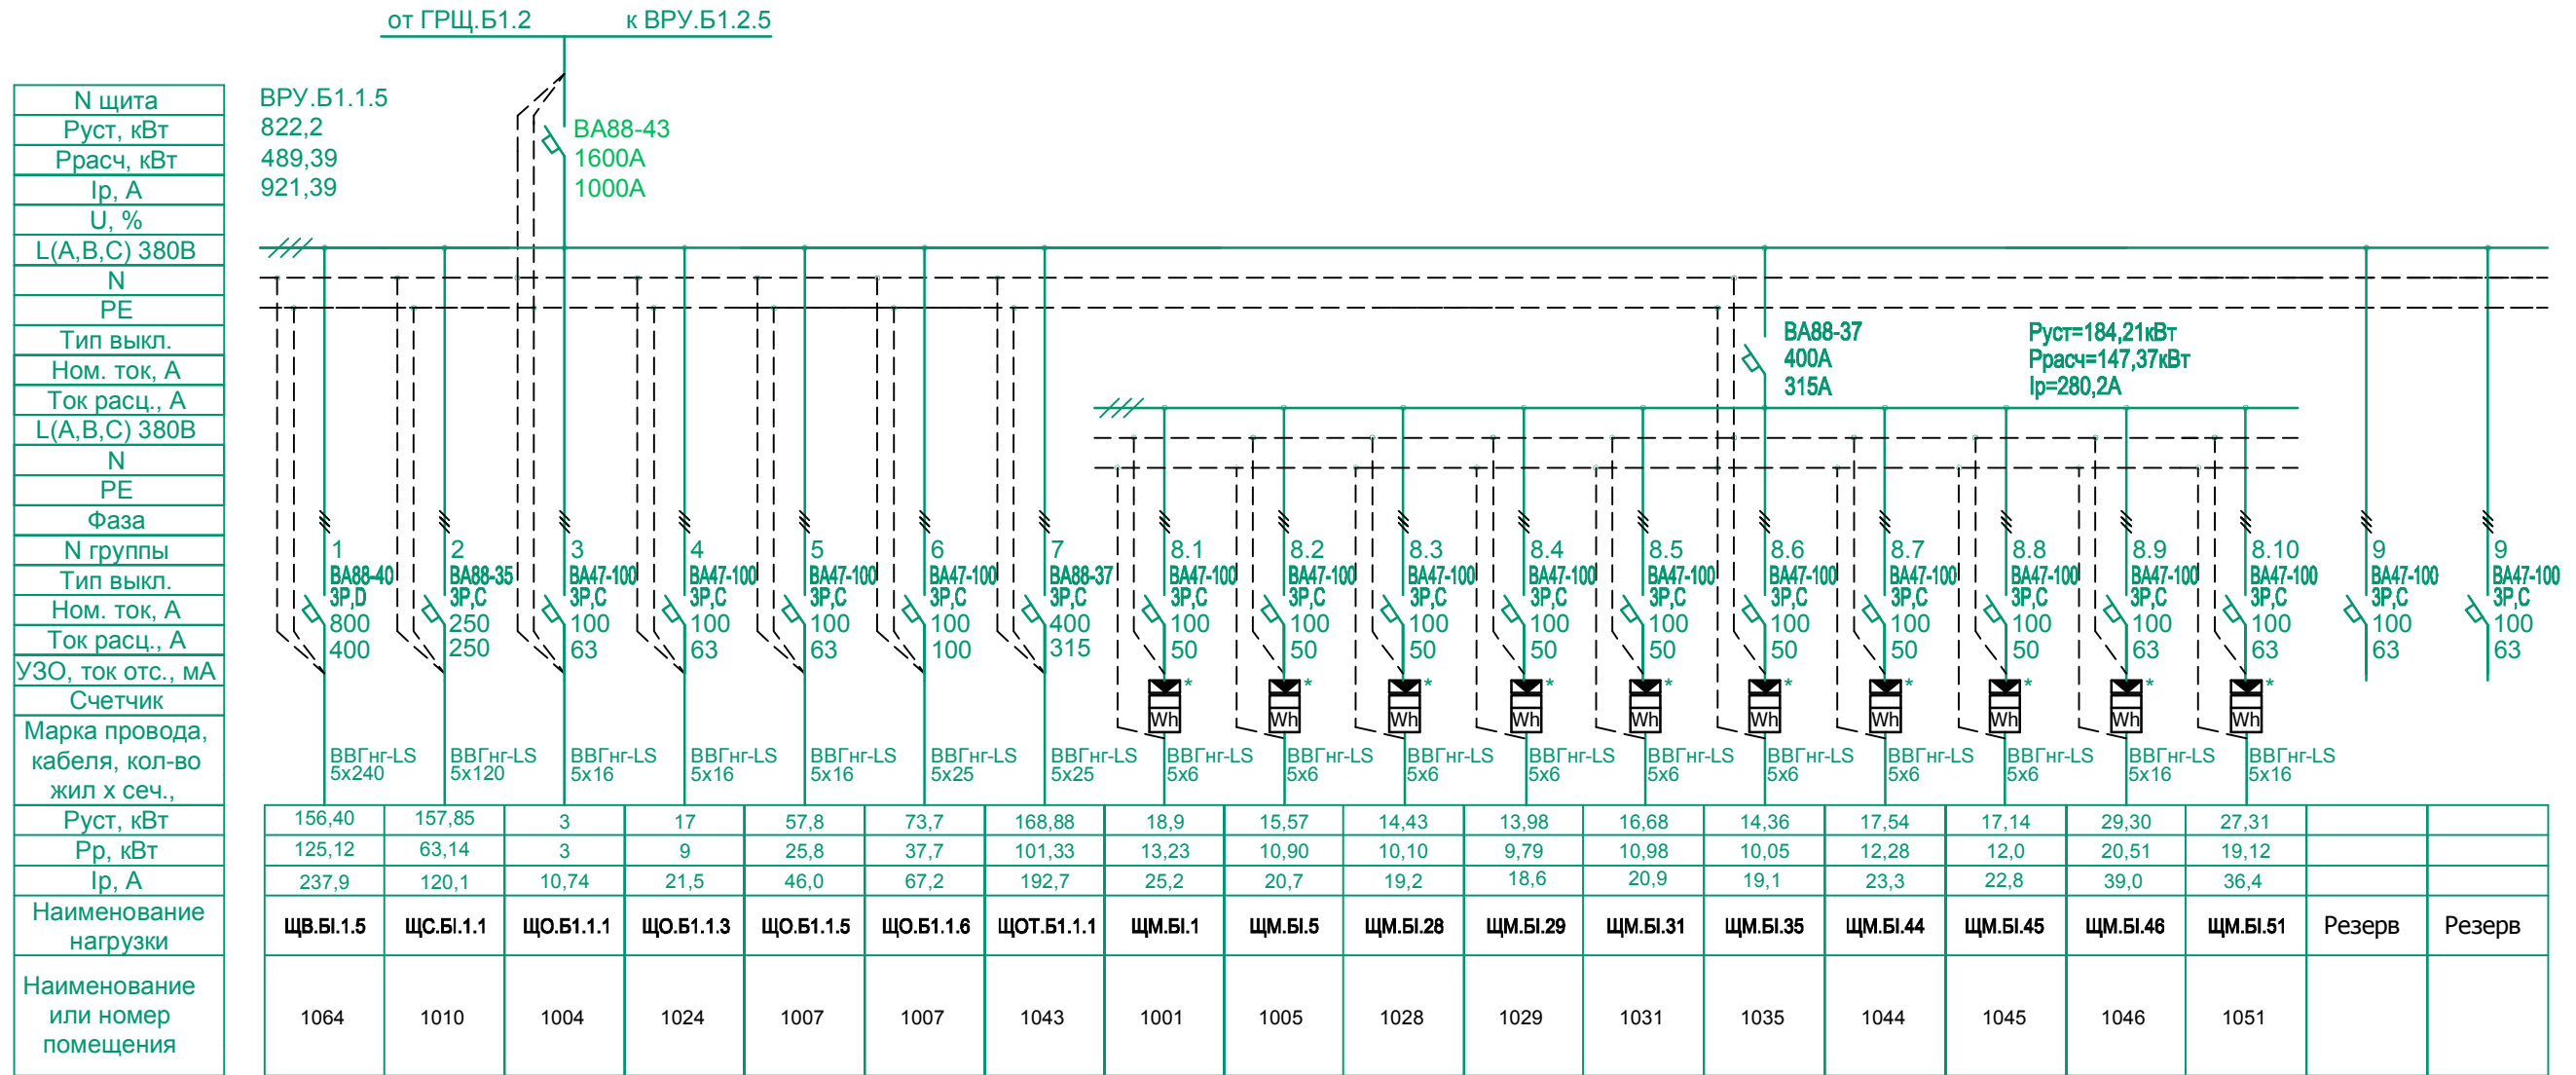

\*) Счетчик трехфазный, класс точности 1,0, 60/5А, МЕРКУРИЙ 236 ART-01 PQRS

Инд. № подл. Подп. и дата Взам. инв. №

1. Типы автоматических выключателей (ИЕК) являются рекомендованными и могут быть заменены на аналогичные по согласованию с проектной организацией.
2. Электропроводка должна обеспечивать возможность легкого распознавания по всей длине проводников по цветам согласно ПУЭ п. 2.1.31.
3. В щите предусмотреть резерв 20% по объему для подключения модульной аппаратуры на будущее развитие.

Изм.	Кол.уч	Лист	№ док.	Подпись	Дата	Капитальный ремонт здания. Блок Б1			Стадия	Лист	Листов
Разработал									Р	81	
Проверил						Схема электрическая однолинейная 380/220В щита ВРУ.Б1.1.5					
ГИП											
Н.контроль											