


Изм. № подл. Подпись и дата. Взам. инв. №

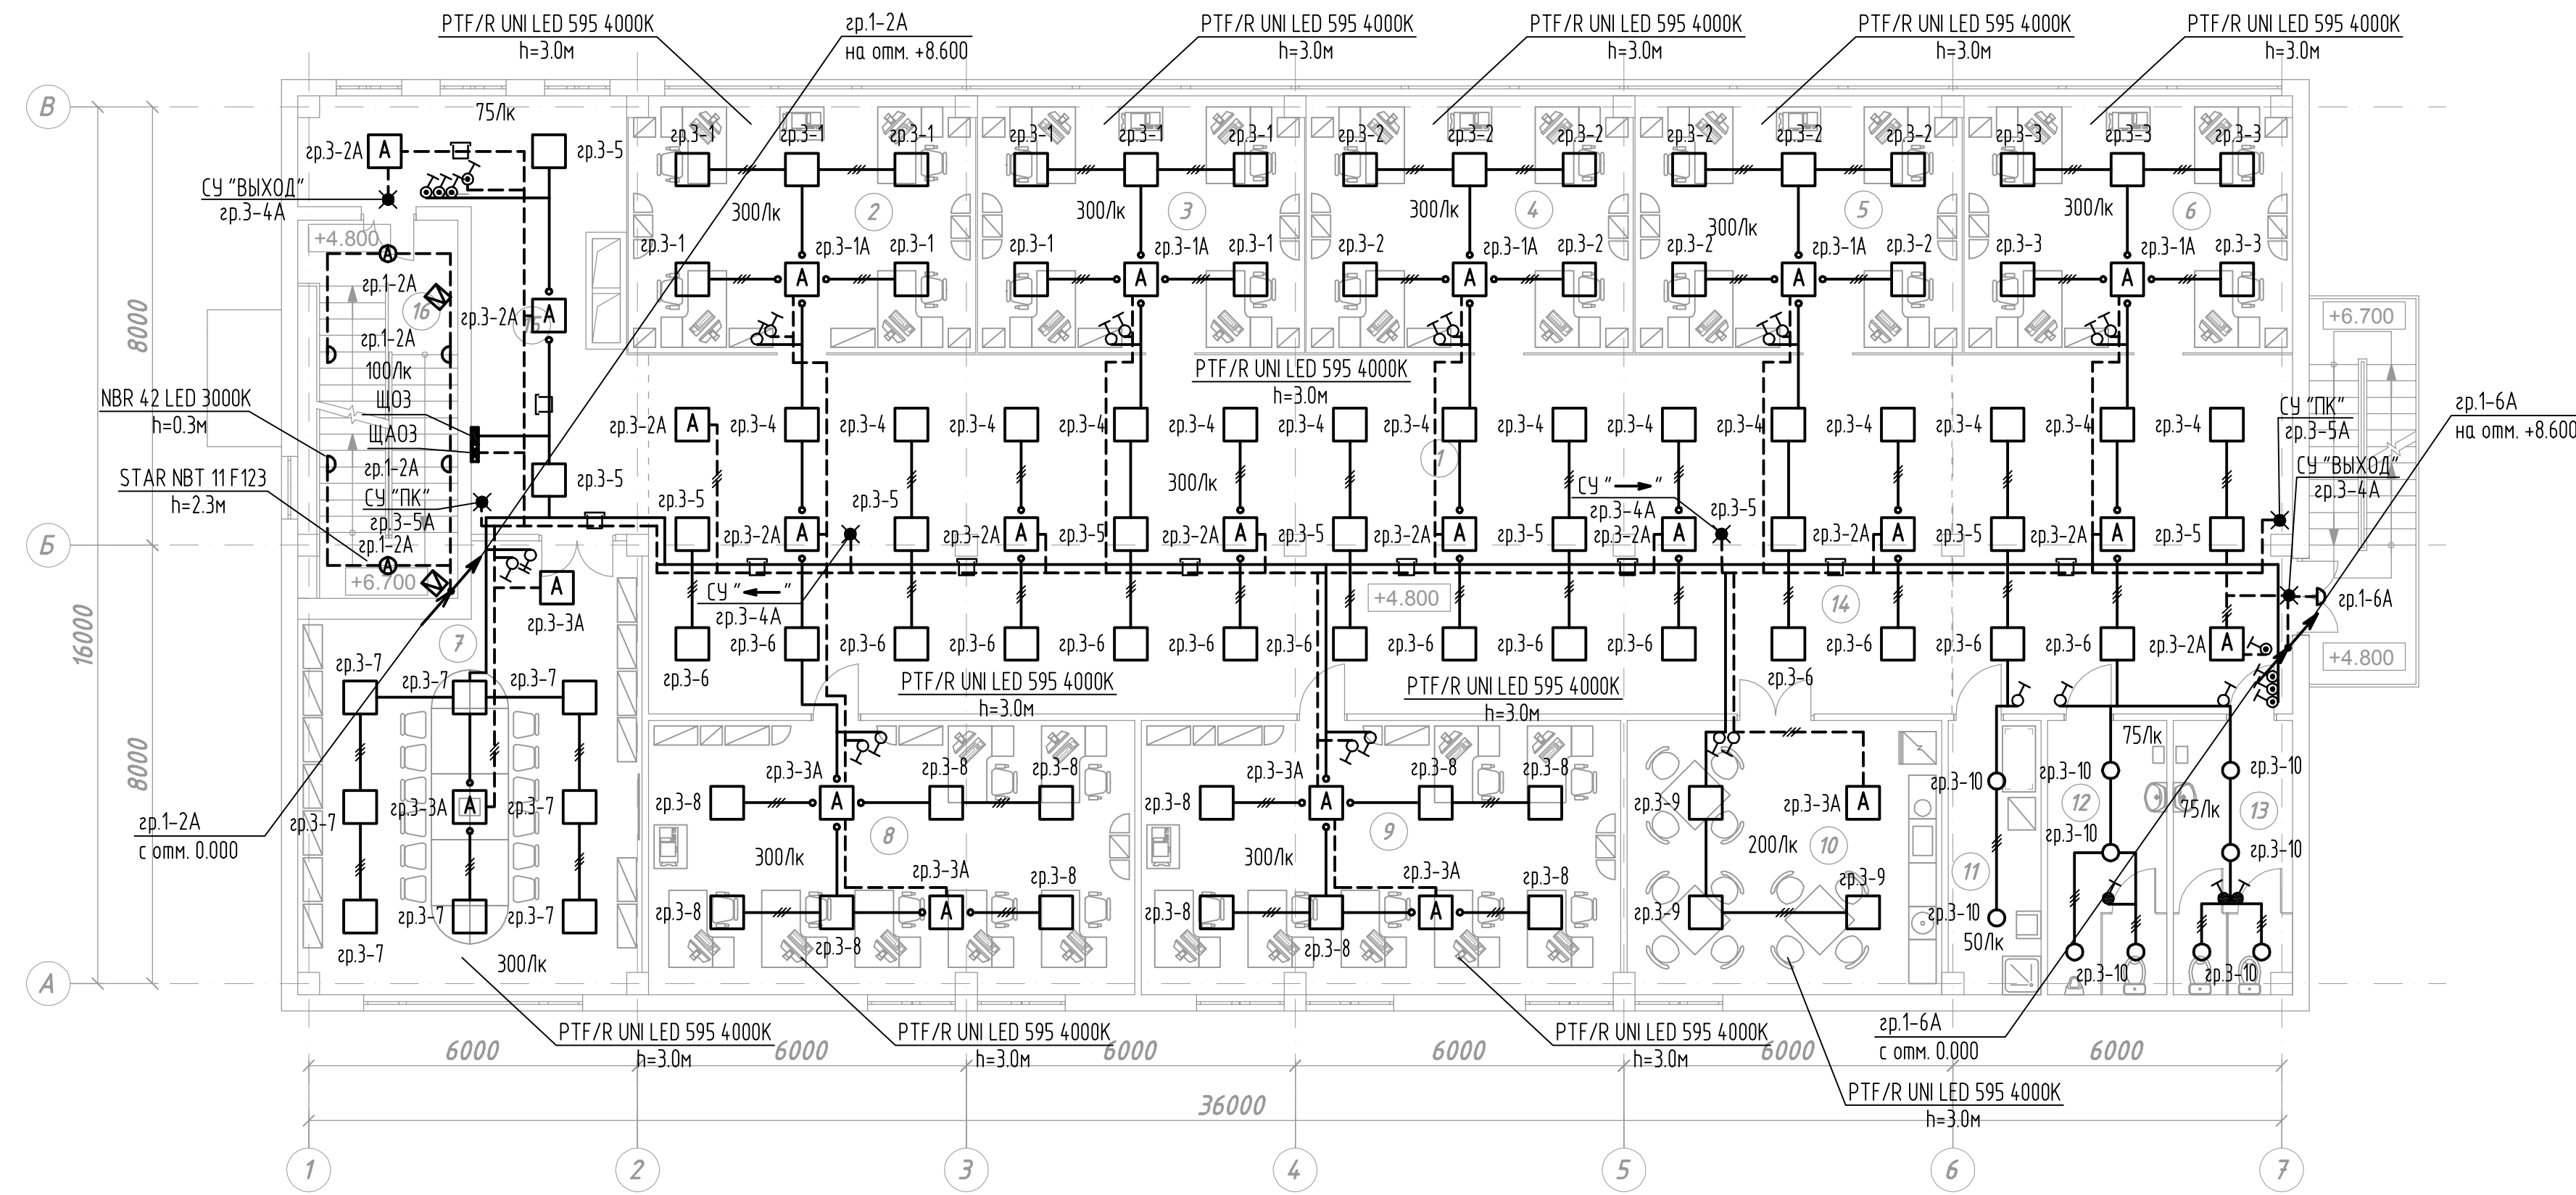

УСЛОВНЫЕ ОБОЗНАЧЕНИЯ

- - щит рабочего освещения;
- ⊠ - щит аварийного освещения;
- - светильник потолочный LED;
- ⊙ - светильник потолочный LED с АКБ;
- - растровый светильник LED;
- ⊞ - растровый светильник LED с АКБ;
- ⚡ - световой указатель выхода (пож.крана) с АКБ;
- ⚡ - одноклавишный выключатель скрытого монтажа, IP20;
- ⚡ - двухклавишный выключатель скрытого монтажа, IP20;
- ⚡ - одноклавишный кнопочный выкл. скрытого монтажа, IP20;
- ⚡ - одноклавишный выключатель скрытого монтажа, IP44;
- ⬢ - датчик движения;
- — линия рабочего освещения в гофр.трубе;
- - - линия аварийного освещения в гофр.трубе;
- — линии освещения в лотке;
- ↗ - кабель переходит на отметку выше;
- ↘ - кабель приходит с отметки ниже;

1. Прокладку осветительной сети выполнить скрытым способом за подвесным потолком в лотке и в трубе гофрированной  $\phi 25$ мм. Опуски к выключателям выполнить скрыто сменяемо в трубе гофрированной  $\phi 25$ мм. Сети рабочего и аварийного освещения проложить в отдельных трубах, в лотке разделить стальной перегородкой.
2. Проходы через стены выполнить в стальной трубе  $\phi 32$ мм. После прокладки кабелей электромонтажная организация заполняет проемы в трубах негорючим легкопробидаемым составом.
3. Выключатели установить на высоте 1,0м от уровня чистого пола.
4. Управление освещением общих зон (лестниц, тамбуров) осуществляется датчиками движения.

Экспликация помещений

№ пом.	Наименование помещения	Площадь, м <sup>2</sup>	Кат. помеще-ния
1	Рабочая зона	154,83	-
2	Рабочая зона	29,00	-
3	Рабочая зона	27,43	-
4	Рабочая зона	27,43	-
5	Рабочая зона	27,85	-
6	Рабочая зона	27,55	-
7	Конференц зал	46,53	-
8	Кабинет	43,62	-
9	Кабинет	42,97	-
10	Комната приема пищи	28,22	-
11	Помещение уборочного инвентаря	8,00	В 4
12	Санузел мужской	10,59	-
13	Санузел женский	10,43	-
14	Зона общего пользования	39,90	-
15	Коридор	28,00	-
16	Лестничная клетка	19,58	-

Изм.	Кол.	Лист	№ Док.	Подпись	Дата			
Разраб.	ГИП	Агошков	10/14 г.					
<p>Система электроснабжения. Внутренние сети</p> <p>План сетей электроосвещения. Отм. +4.800</p>						Стадия	Лист	Листов
						П	20	
Н. контр.								