


H17 - ВВГнг-LS 5x6  
От щита ВРУ

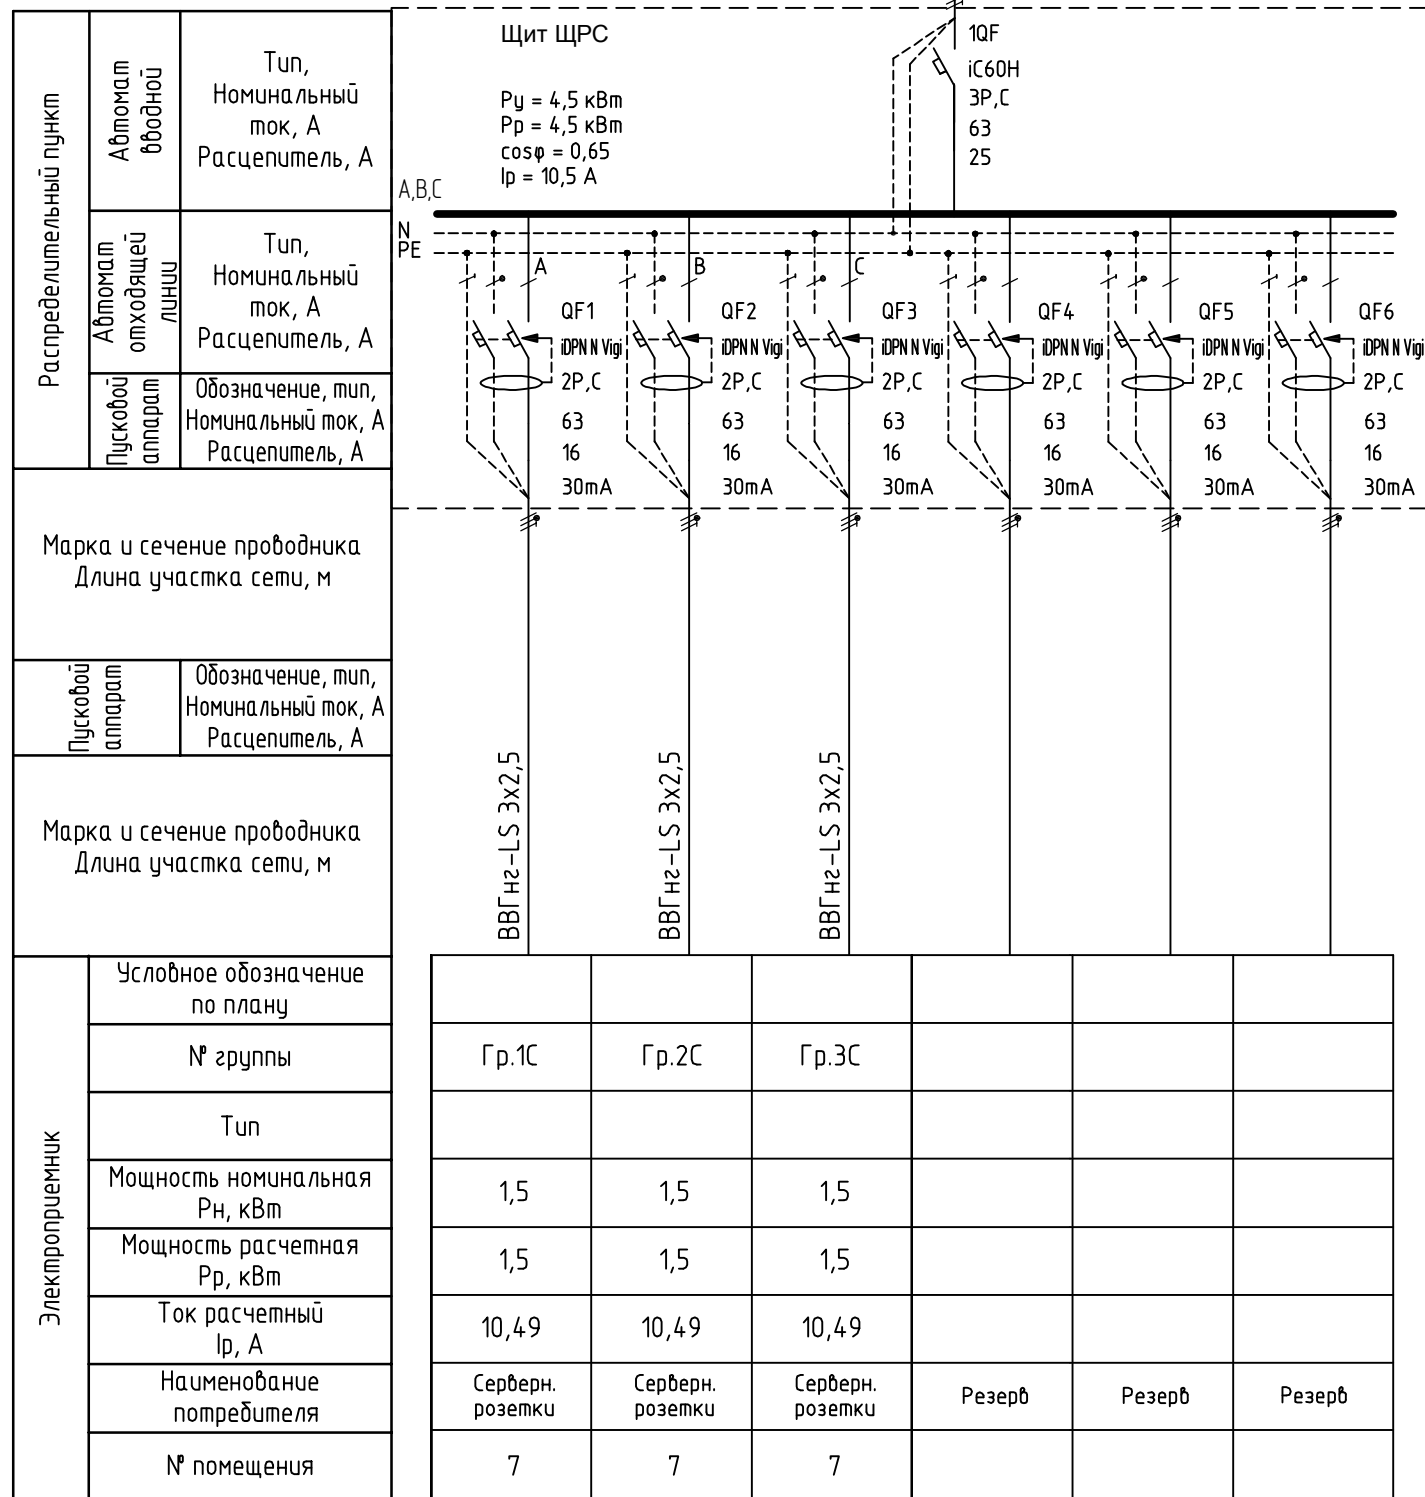

Типы автоматических выключателей (Schneider Electric) являются рекомендованными и могут быть заменены на аналогичные по согласованию с проектной организацией.

Изм. № подл. Подпись и дата. Взам. инв. №

Изм.	Кол.	Лист	№ Док.	Подпись	Дата			
Разраб.		Агошко			10.14 г.			
ГИП								
<p>Система электроснабжения. Внутренние сети</p>						Стадия	Лист	Листов
						П	17	
<p>Щит ЩРС. Схема принципиальная однолинейная</p>								
Н. контр.								