


H18 - ВВГнг-FRLS 5x4  
От щита ВРУ

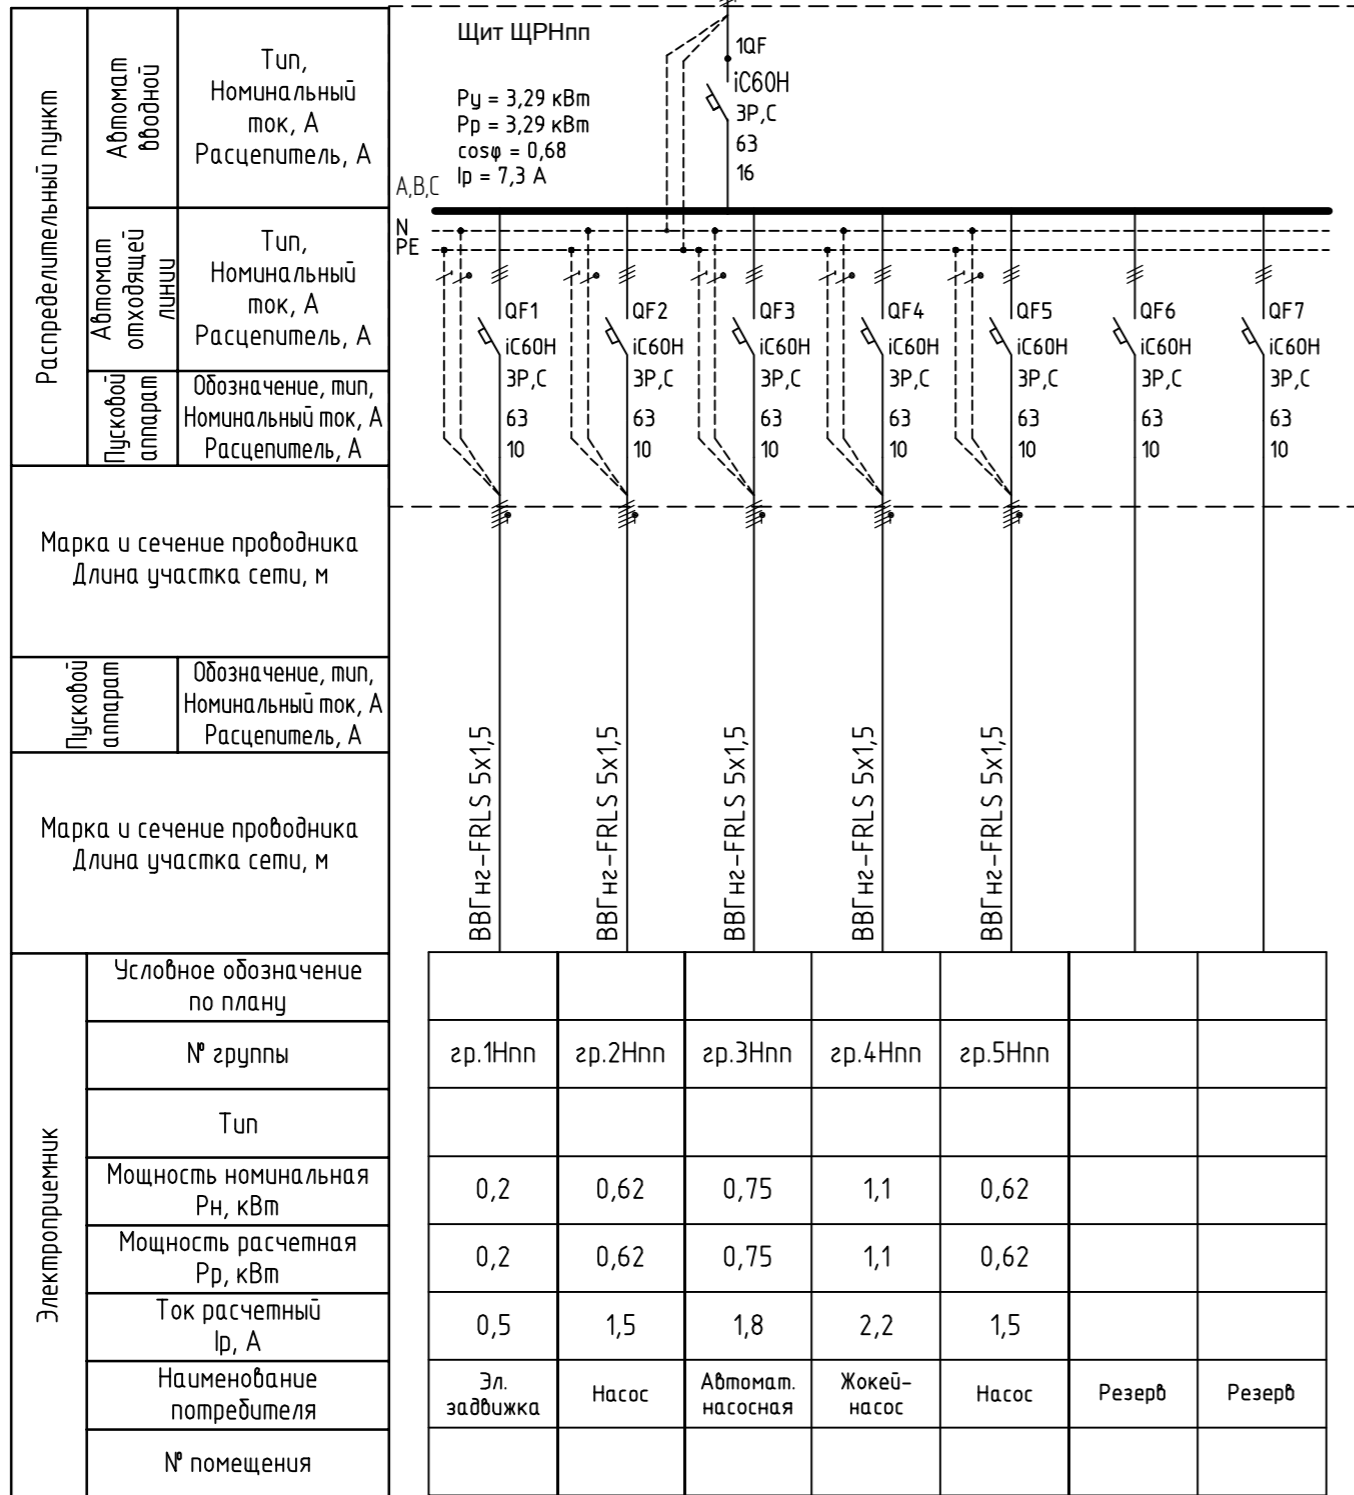

Условное обозначение по плану	группы	группы	группы	группы	группы	группы
группы	группы	группы	группы	группы	группы	группы
группы	группы	группы	группы	группы	группы	группы
группы	группы	группы	группы	группы	группы	группы
группы	группы	группы	группы	группы	группы	группы
группы	группы	группы	группы	группы	группы	группы
группы	группы	группы	группы	группы	группы	группы
группы	группы	группы	группы	группы	группы	группы
группы	группы	группы	группы	группы	группы	группы

Типы автоматических выключателей (Schneider Electric) являются рекомендованными и могут быть заменены на аналогичные по согласованию с проектной организацией.

Изм. № подл. Подпись и дата. Взам. инв. №

Изм.	Кол.	Лист	№ Док.	Подпись	Дата	Стадия	Лист	Листов
Разраб.		Агошков			10.14 г.	Система электроснабжения. Внутренние сети	П	16
ГИП								
Н. контр.						Щит ЩРНпп. Схема принципиальная однолинейная		