


Н4 - ВВГнг-LS 5x35
От щита ВРУ

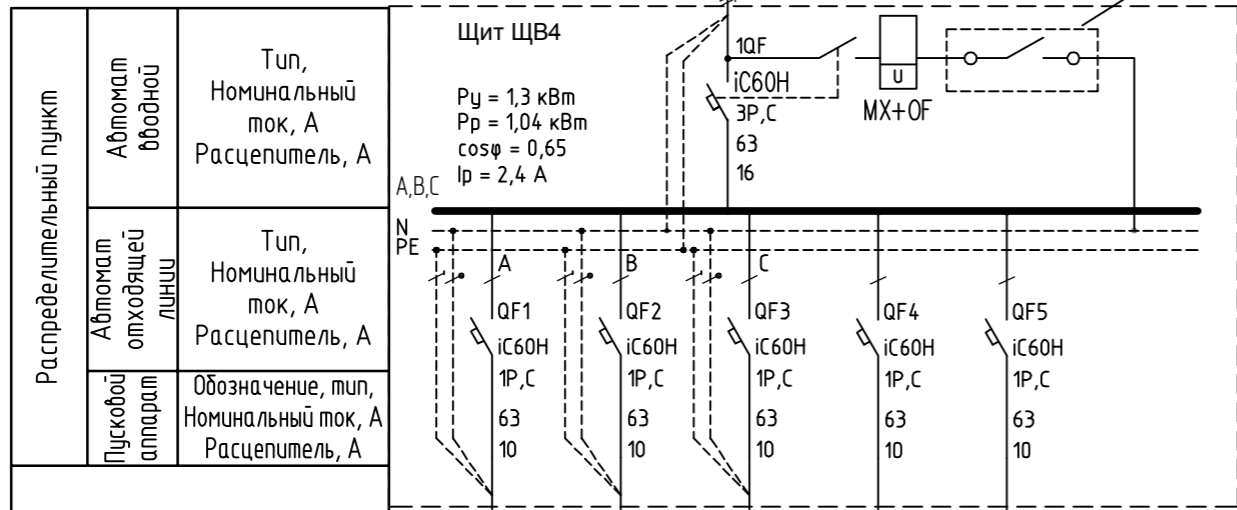

Распределительный пункт		Тип, Номинальный ток, А Расцепитель, А
Автомат вводной		
Автомат отходящей линии	Тип, Номинальный ток, А Расцепитель, А	
Пусковой аппарат	Обозначение, тип, Номинальный ток, А Расцепитель, А	
Марка и сечение проводника Длина участка сети, м		
Пусковой аппарат	Обозначение, тип, Номинальный ток, А Расцепитель, А	
Марка и сечение проводника Длина участка сети, м		
Электроприемник	Условное обозначение по плану	
	№ группы	гр.4-1В гр.4-2В гр.4-3В
	Тип	
	Мощность номинальная P_n , кВт	0,3 0,5 0,5
	Мощность расчетная P_p , кВт	0,3 0,5 0,5
	Ток расчетный I_p , А	2,10 3,5 3,5
	Наименование потребителя	Огнез. клапан Фанкойлы Фанкойлы Резерв Резерв
	№ помещения	13,14 1..4 5,6,7

1. Из схемы противопожарной сигнализации. Контакт замыкается при пожаре, система вентиляции отключается.

Типы автоматических выключателей (Schneider Electric) являются рекомендованными и могут быть заменены на аналогичные по согласованию с проектной организацией.

Изм. № подл. Подпись и дата. Взам. инв. №

Изм.	Кол.	Лист	№ Док.	Подпись	Дата			
Разраб.		Агошков			10.14 г.			
ГИП								
Система электроснабжения. Внутренние сети						Стадия	Лист	Листов
						П	14	
Щит ЩВ 4. Схема принципиальная однолинейная								
Н. контр.								