


Н9 - ВВГнг-LS 5x4
От щита ВРУ

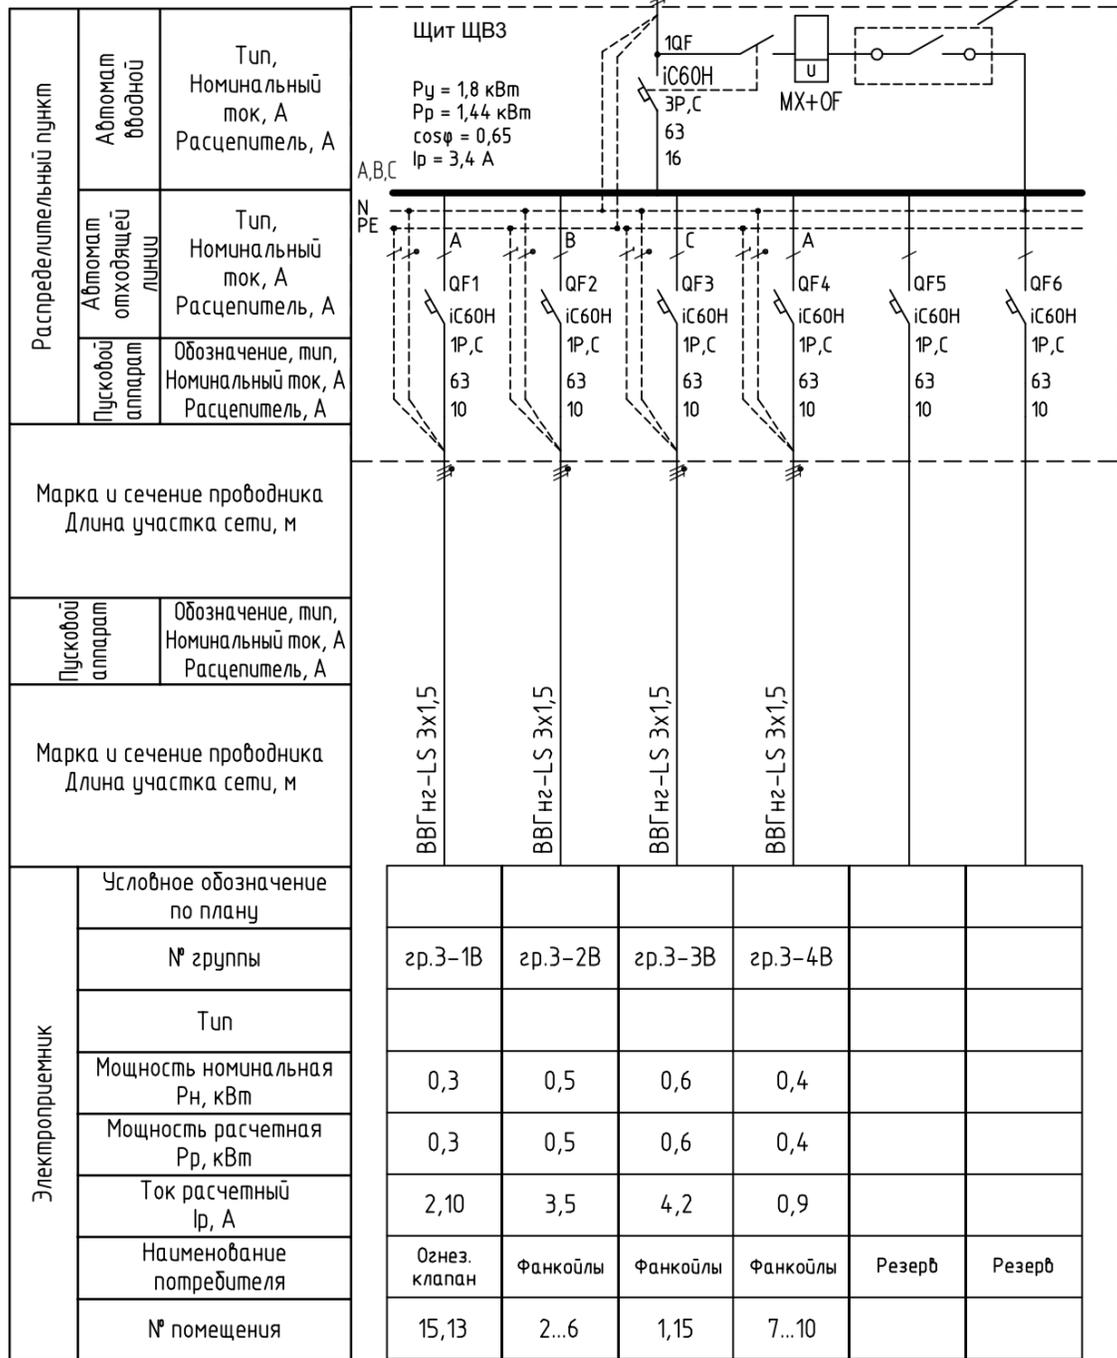

1. Из схемы противопожарной сигнализации. Контакт замыкается при пожаре, система вентиляции отключается.

Типы автоматических выключателей (Schneider Electric) являются рекомендованными и могут быть заменены на аналогичные по согласованию с проектной организацией.

Изм. №	№ подл.	Подпись и дата	Взам. инв. №

Изм.	Кол.	Лист	№ Док.	Подпись	Дата			
Разраб.				Агошков	10.14 г.			
ГИП								
Н. контр.								
<p>Система электроснабжения. Внутренние сети</p>						Стадия	Лист	Листов
						П	13	
<p>Щит ЩВЗ. Схема принципиальная однолинейная</p>								