


H11 - ВВГнг-LS 5x6  
От щита ВРУ

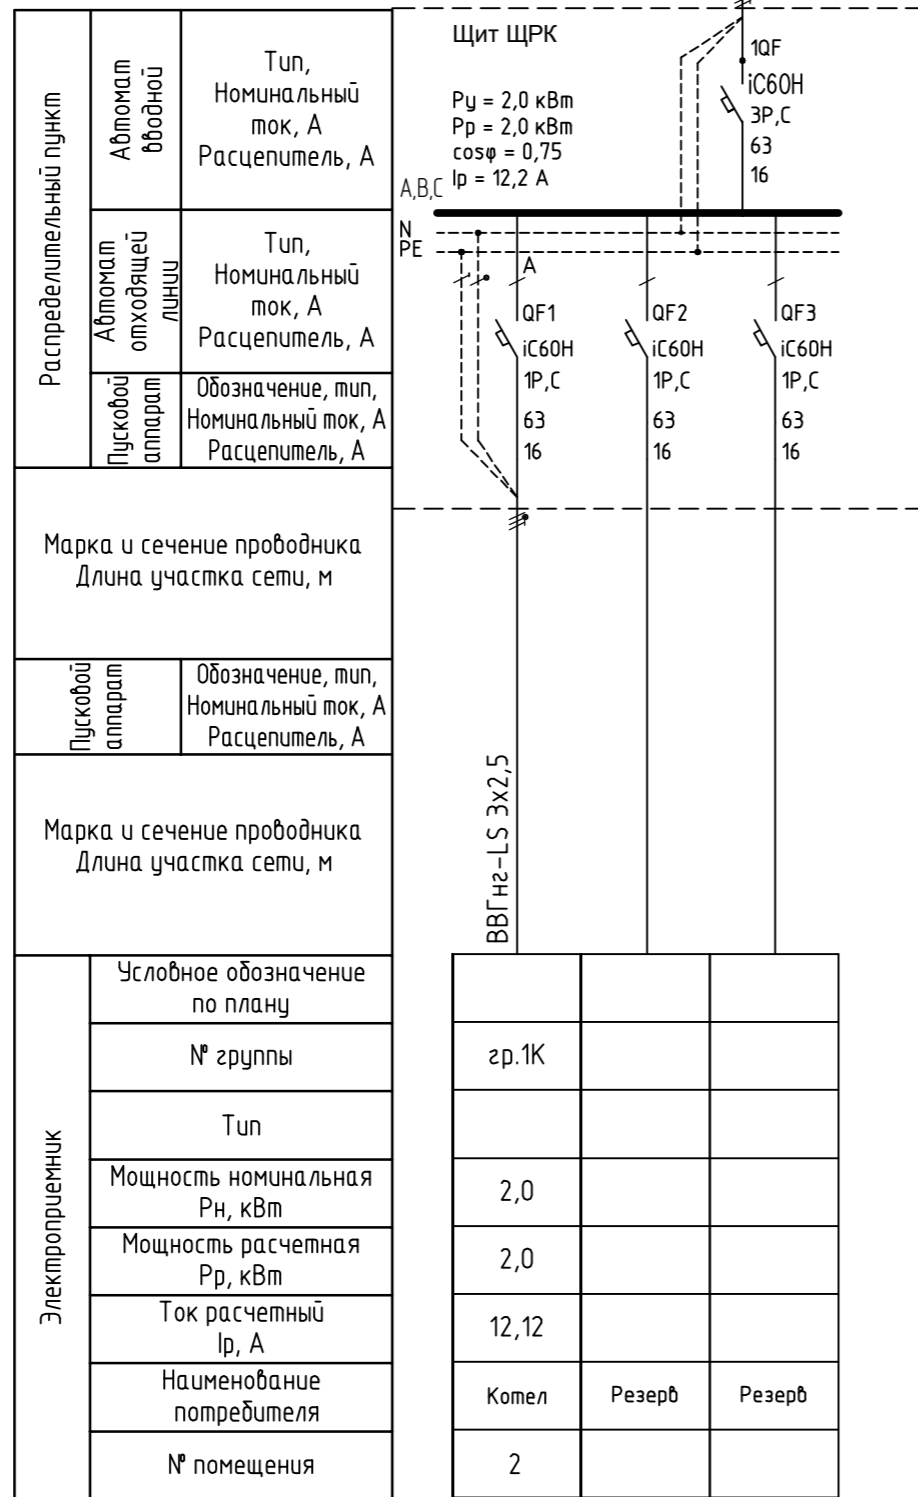

Типы автоматических выключателей (Schneider Electric) являются рекомендованными и могут быть заменены на аналогичные по согласованию с проектной организацией.

Изм. № подл.	Подпись и дата	Взам. инв. №

Изм.	Кол.	Лист	№ Док.	Подпись	Дата	Система электроснабжения. Внутренние сети		
Разраб.	ГИП	Агошков			10.14 г.	Стадия	Лист	Листов
						П	12	
Н. контр.						Щит ЩРК. Схема принципиальная однолинейная		