


N8 - ВВГнг-LS 5x4
От щита ВРУ

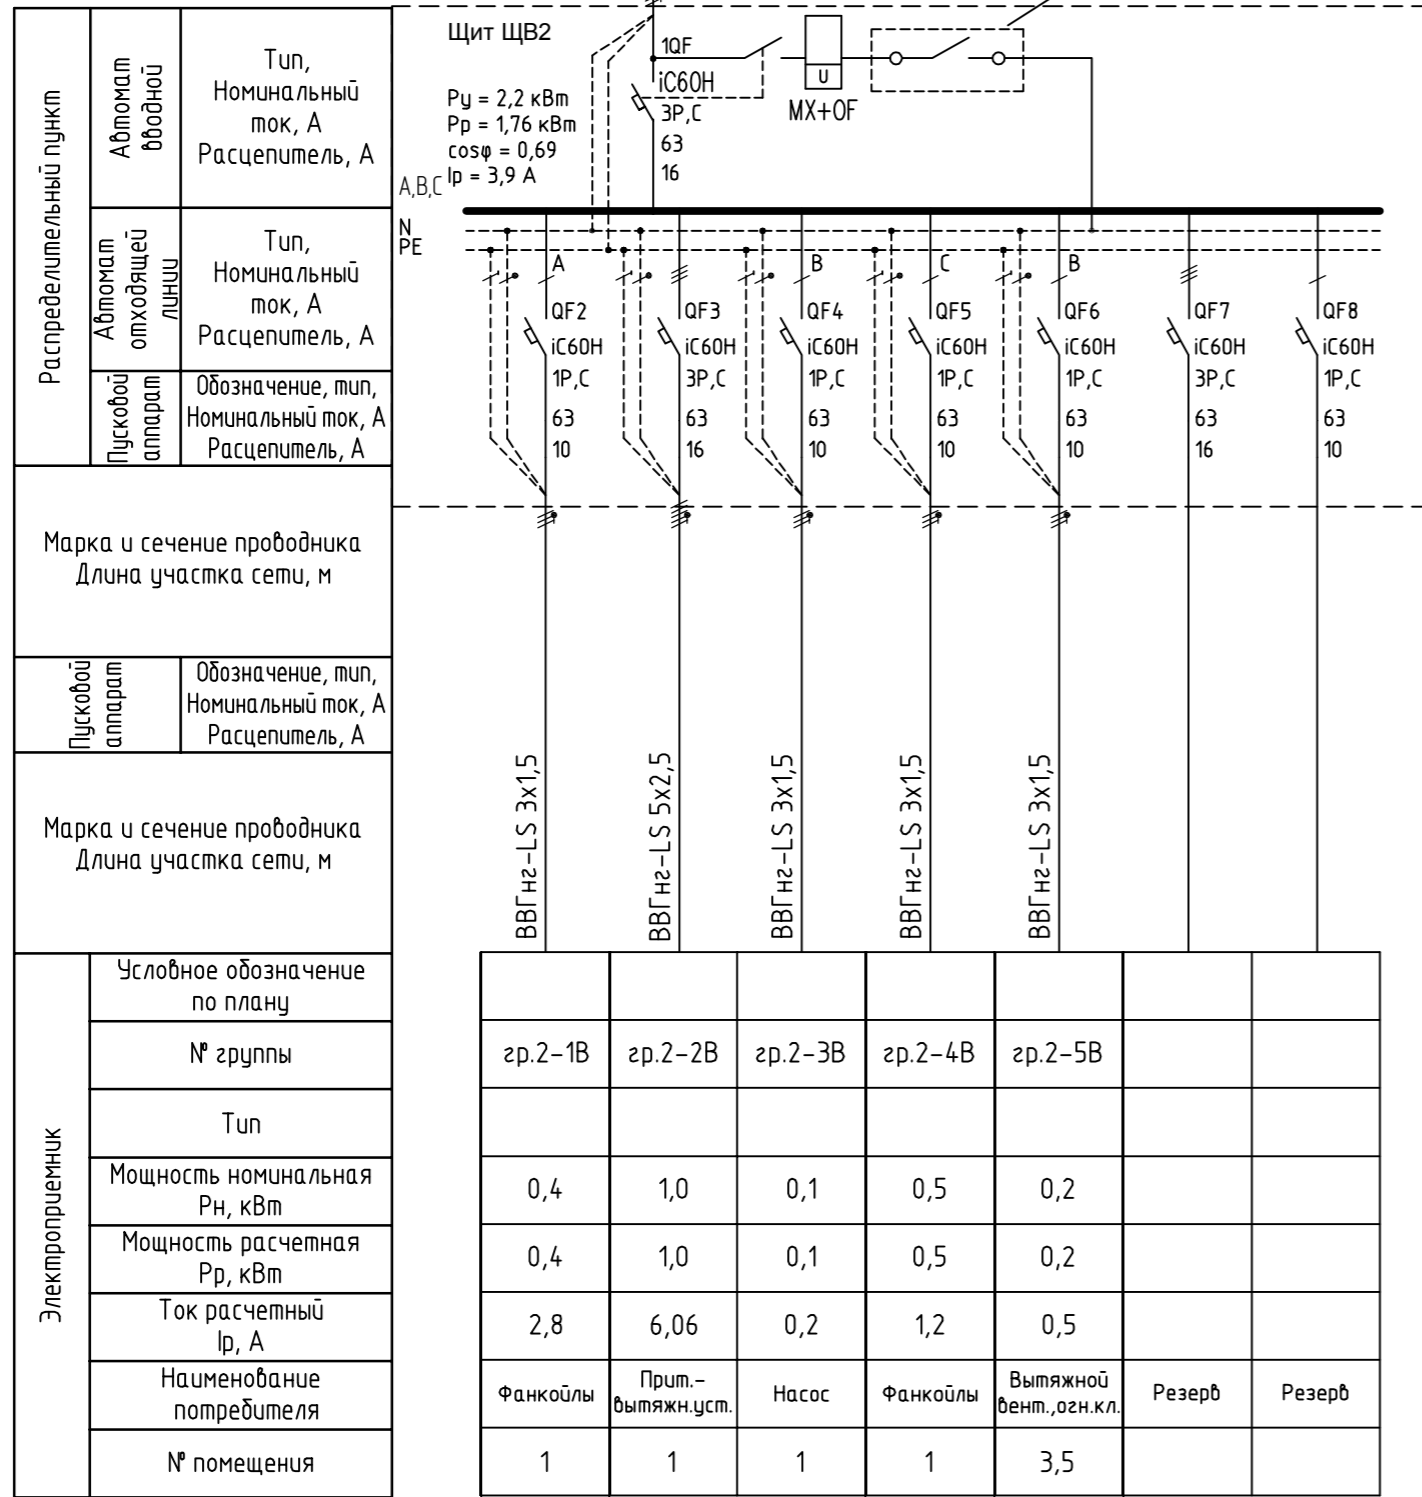

1. Из схемы противопожарной сигнализации. Контакт замыкается при пожаре, система вентиляции отключается.

Типы автоматических выключателей (Schneider Electric) являются рекомендованными и могут быть заменены на аналогичные по согласованию с проектной организацией.

Изм. №	№ подл.	Подпись и дата	Взам. инв. №

Изм.	Кол.	Лист	№ Док.	Подпись	Дата				
Разраб.				Агошков	10.14 г.	Система электроснабжения. Внутренние сети	Стадия	Лист	Листов
ГИП							П	11	
Н. контр.						Щит ЩВ 2. Схема принципиальная однолинейная			