


НЗ - ВВГнг-LS 5x4  
От щита ВРУ

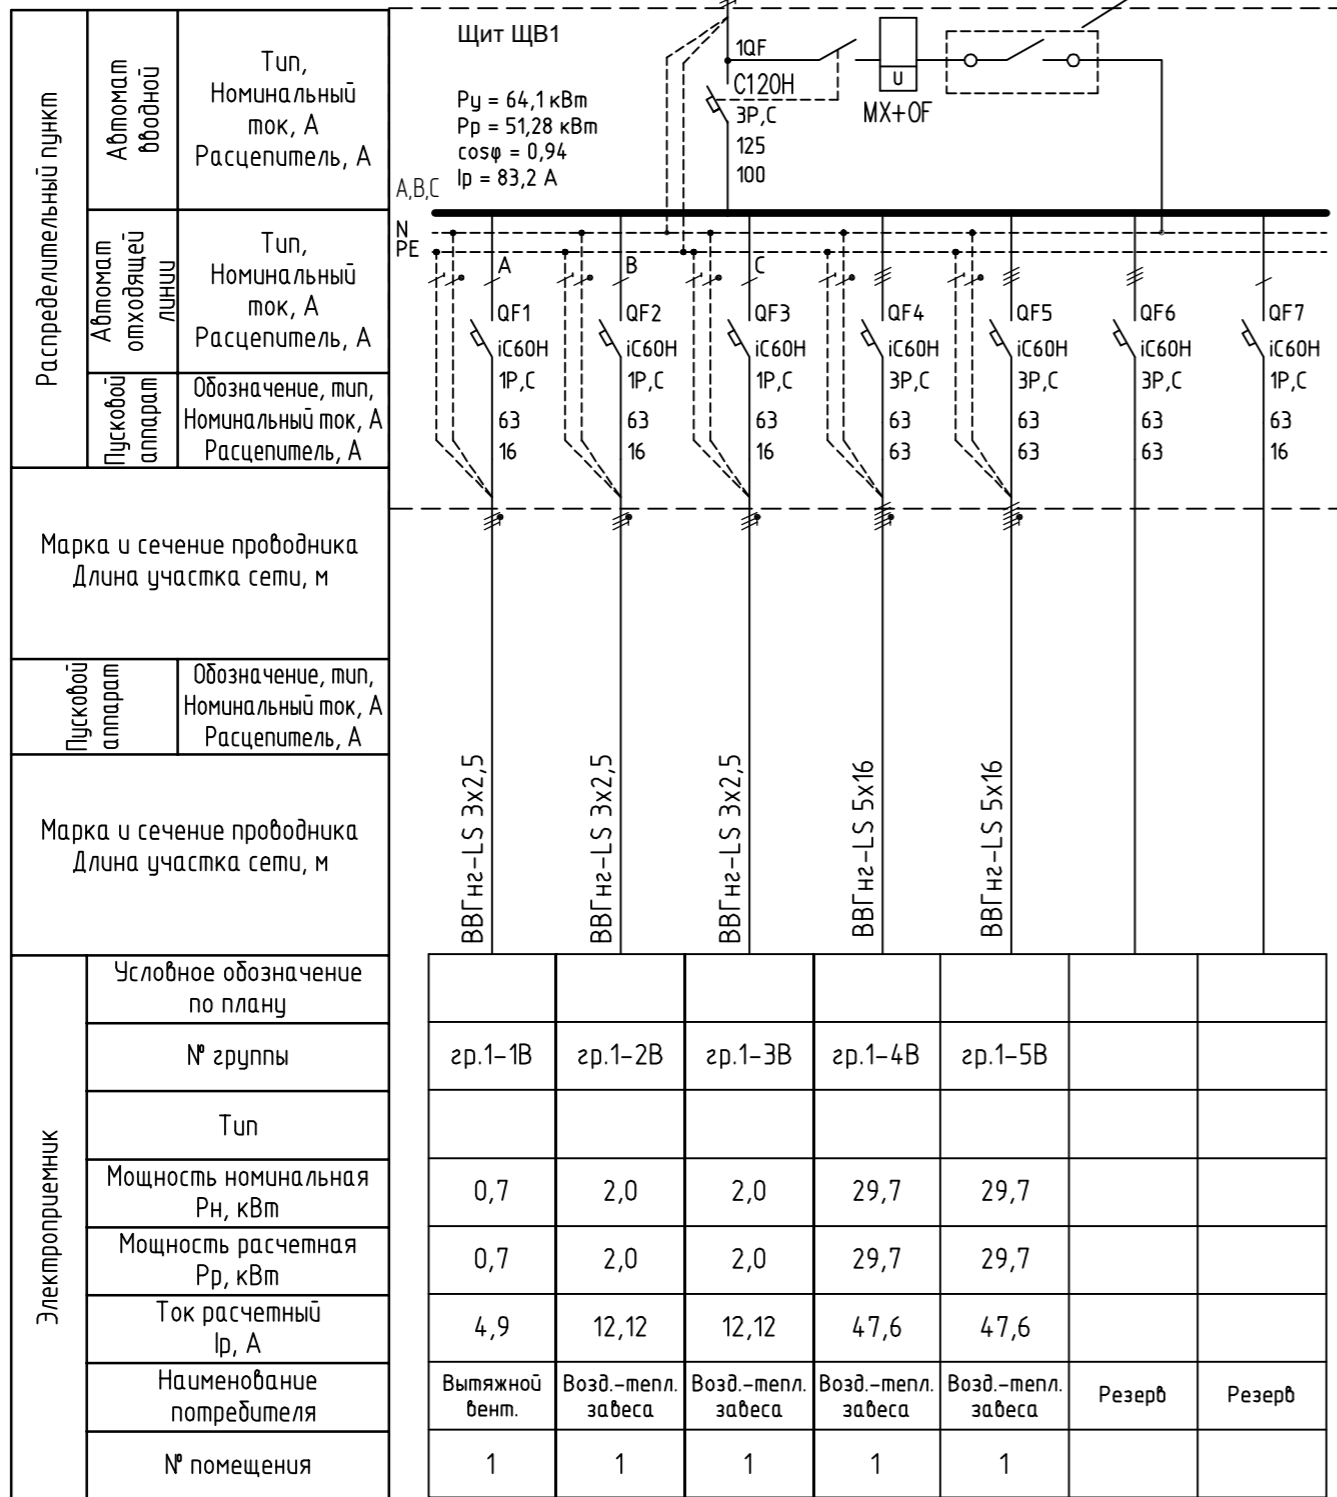

1. Из схемы противопожарной сигнализации. Контакт замыкается при пожаре, система вентиляции отключается.

Типы автоматических выключателей (Schneider Electric) являются рекомендованными и могут быть заменены на аналогичные по согласованию с проектной организацией.

Изм. № подл.	Подпись и дата	Взам. инв. №

Изм.	Кол.	Лист	№ Док.	Подпись	Дата	Система электроснабжения . Внутренние сети		
Разраб.				Агошков	10.14 г.	Стадия	Лист	Листов
ГИП						П	10	
Н. контр.						Щит ЩВ 1. Схема принципиальная однолинейная		