


**Экспликация помещений.**

№	Наименование помещения	S, м2	Примечание
1	2	3	4
Подвал (9-Н)			
1	Лестница	12,4	
2	Коридор	21,8	
3	Кладовая	12,8	
4	Кладовая	18,4	
5	Кладовая	17	
6	Коридор	22,2	
10	Венткамера	66,5	
11	Кладовая	16	
12	Водомерный узел	34,5	
13	Кладовая	17	

Примечание:  
 1. Воздуховоды приточных систем до калориферов покрыть теплоизоляцией  
 2. Привязки и высотные отметки воздуховодов и оборудования систем вентиляции уточнить по месту.

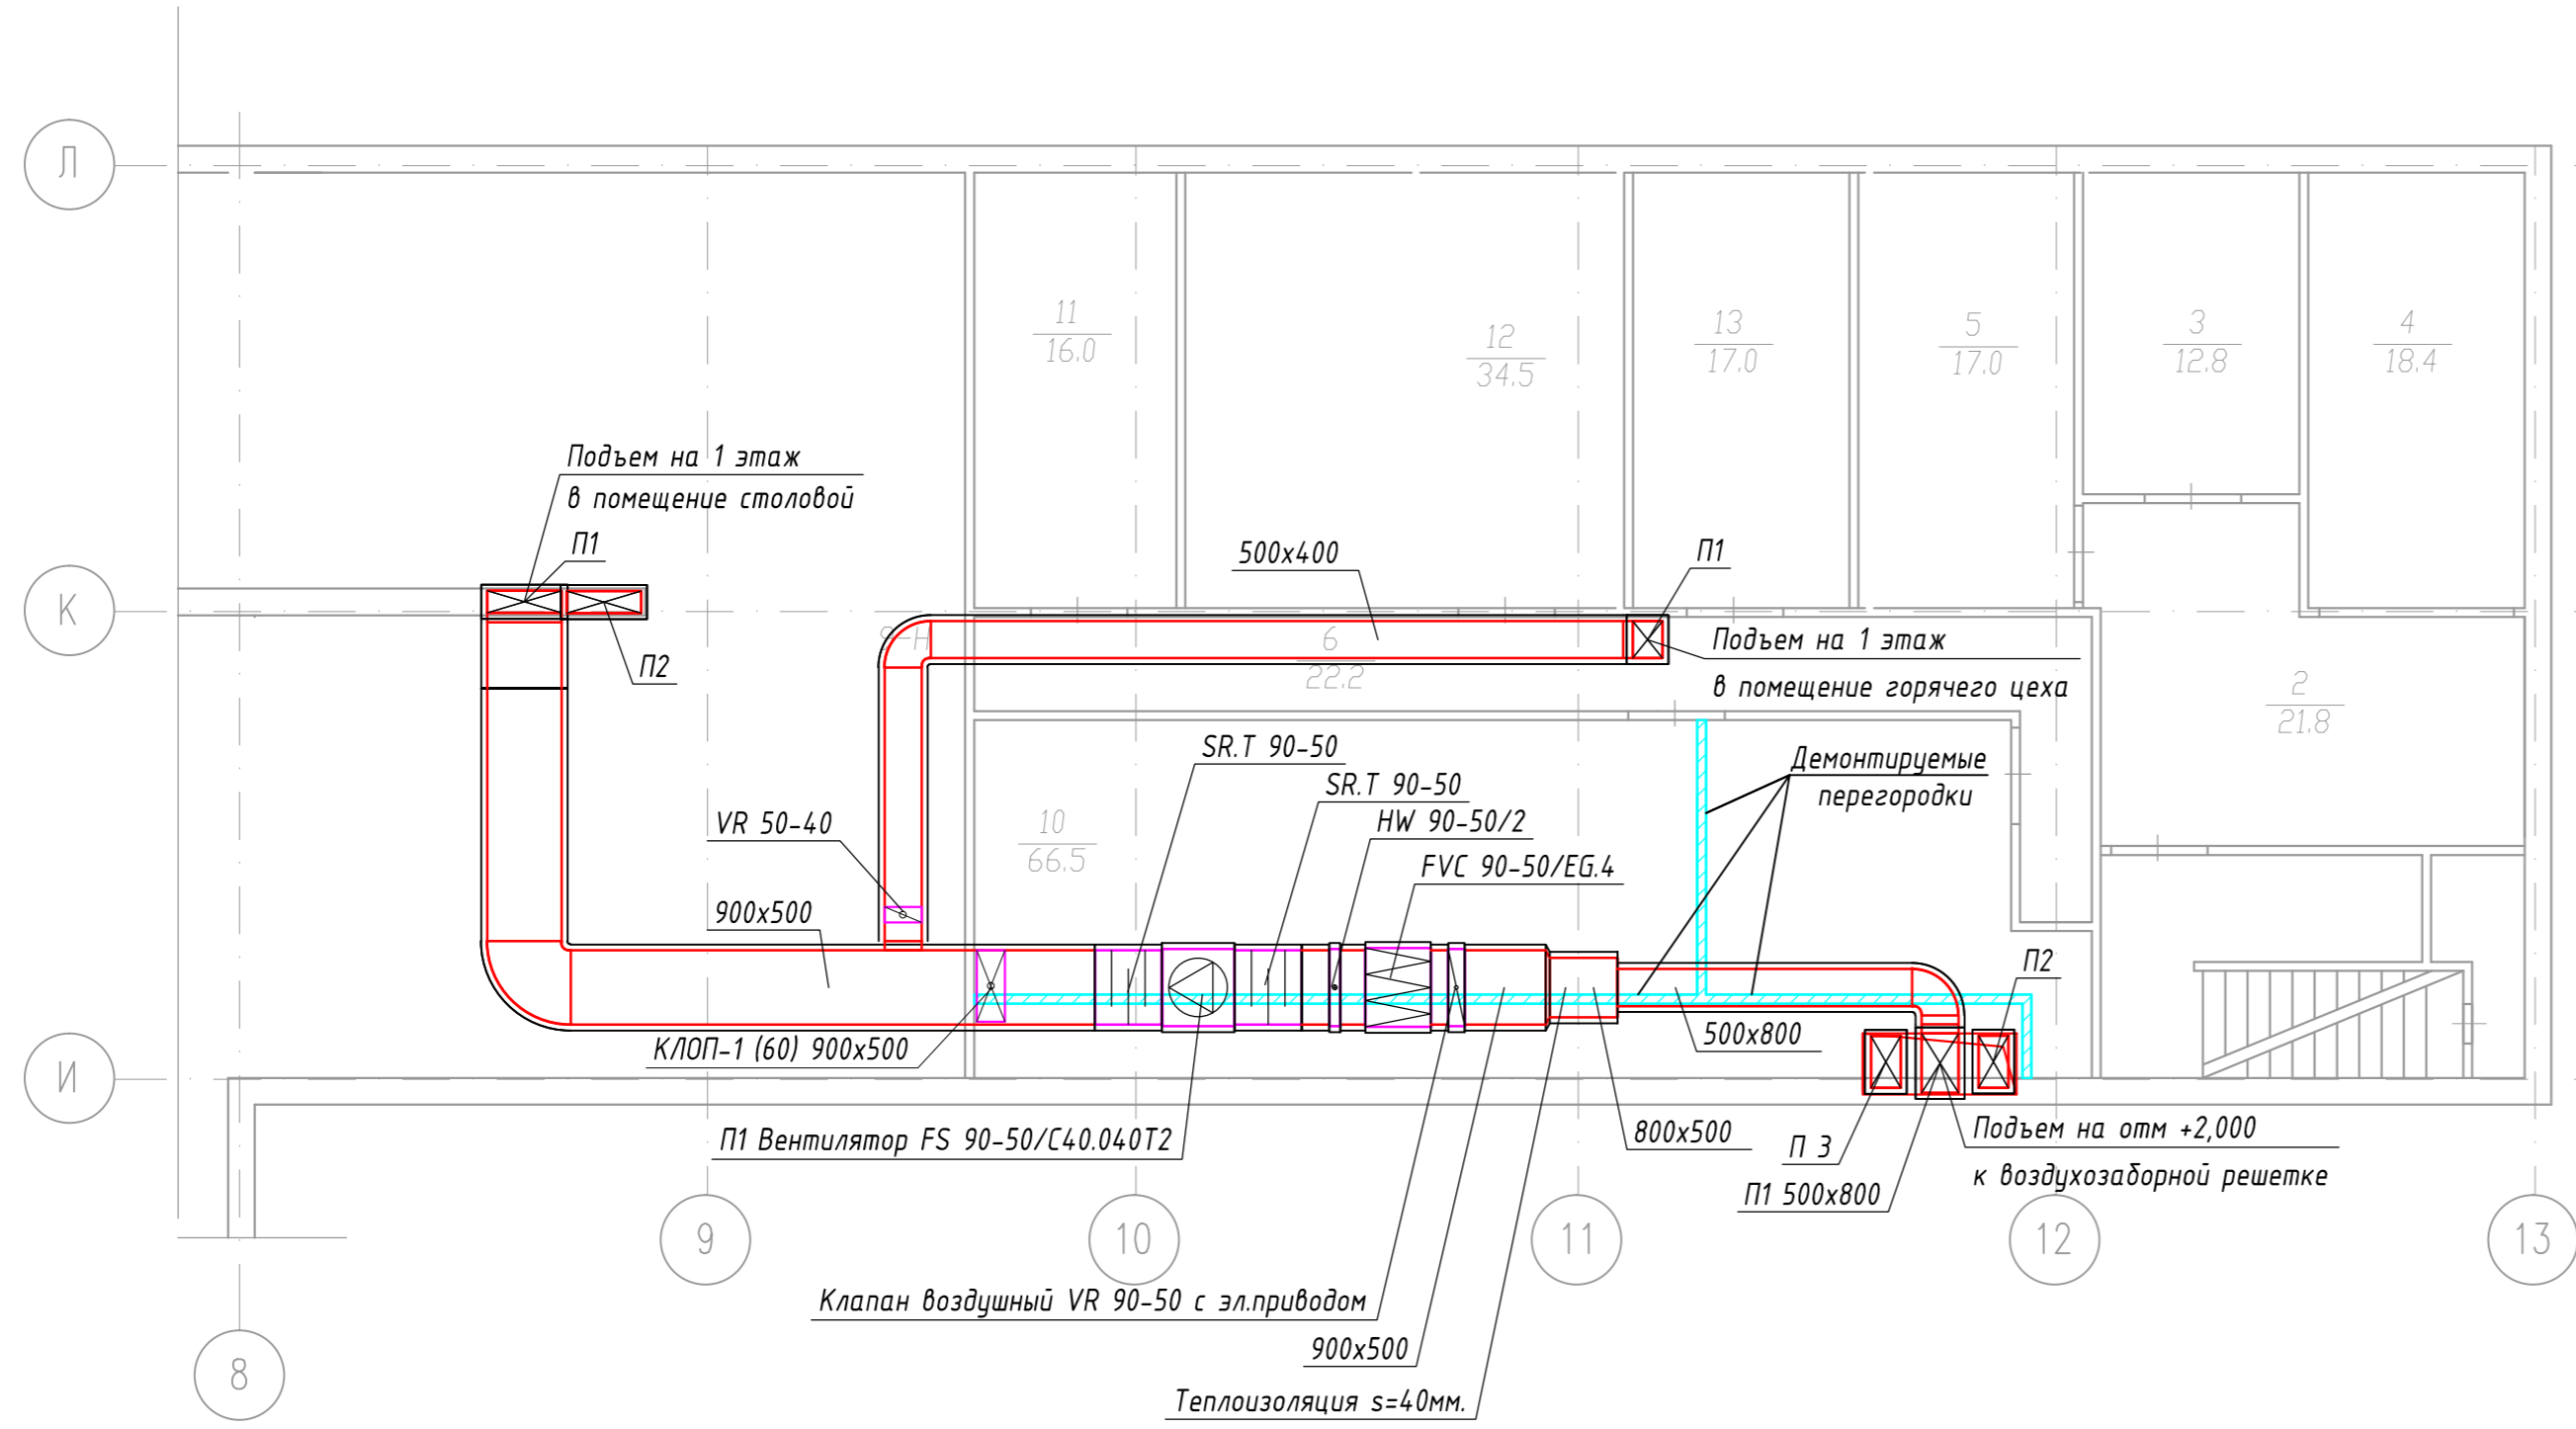

**56/06/15-0B**

Санкт-Петербург, ул. Белградская, д.20. корп.2, лит «А»

Изм.	Колуч.	Лист	№ док	Подп.	Дата	Стадия	Лист	Листов
						ГБОУ школа № 213	Р	5
ГИП	Гетман				06.15			
Разраб.	Крайнов				06.15	Вентиляция. План подвала между осями И-Л и 6-13	Р	5
Проверил	Гетман				06.15			

ООО "КЛИМАТКОМ ПРОЕКТ"