


Экспликация помещений.

№	Наименование помещения	S, м2	Примечание
1	2	3	4
Подвал (5-Н)			
1	Коридор	2,9	
2	Коридор	11,3	
3	Часть помещения	8,4	
4	Часть помещения	17,6	
5	Часть помещения	13,5	
6	Теплоцентр	36,7	
7	Теплоцентр	34,5	
8	Коридор	17,9	
9	Венткамера	28,5	

Примечание:
 1. Воздуховоды приточных систем до калориферов покрыть теплоизоляцией
 2. Привязки и высотные отметки воздуховодов и оборудования систем вентиляции уточнить по месту.

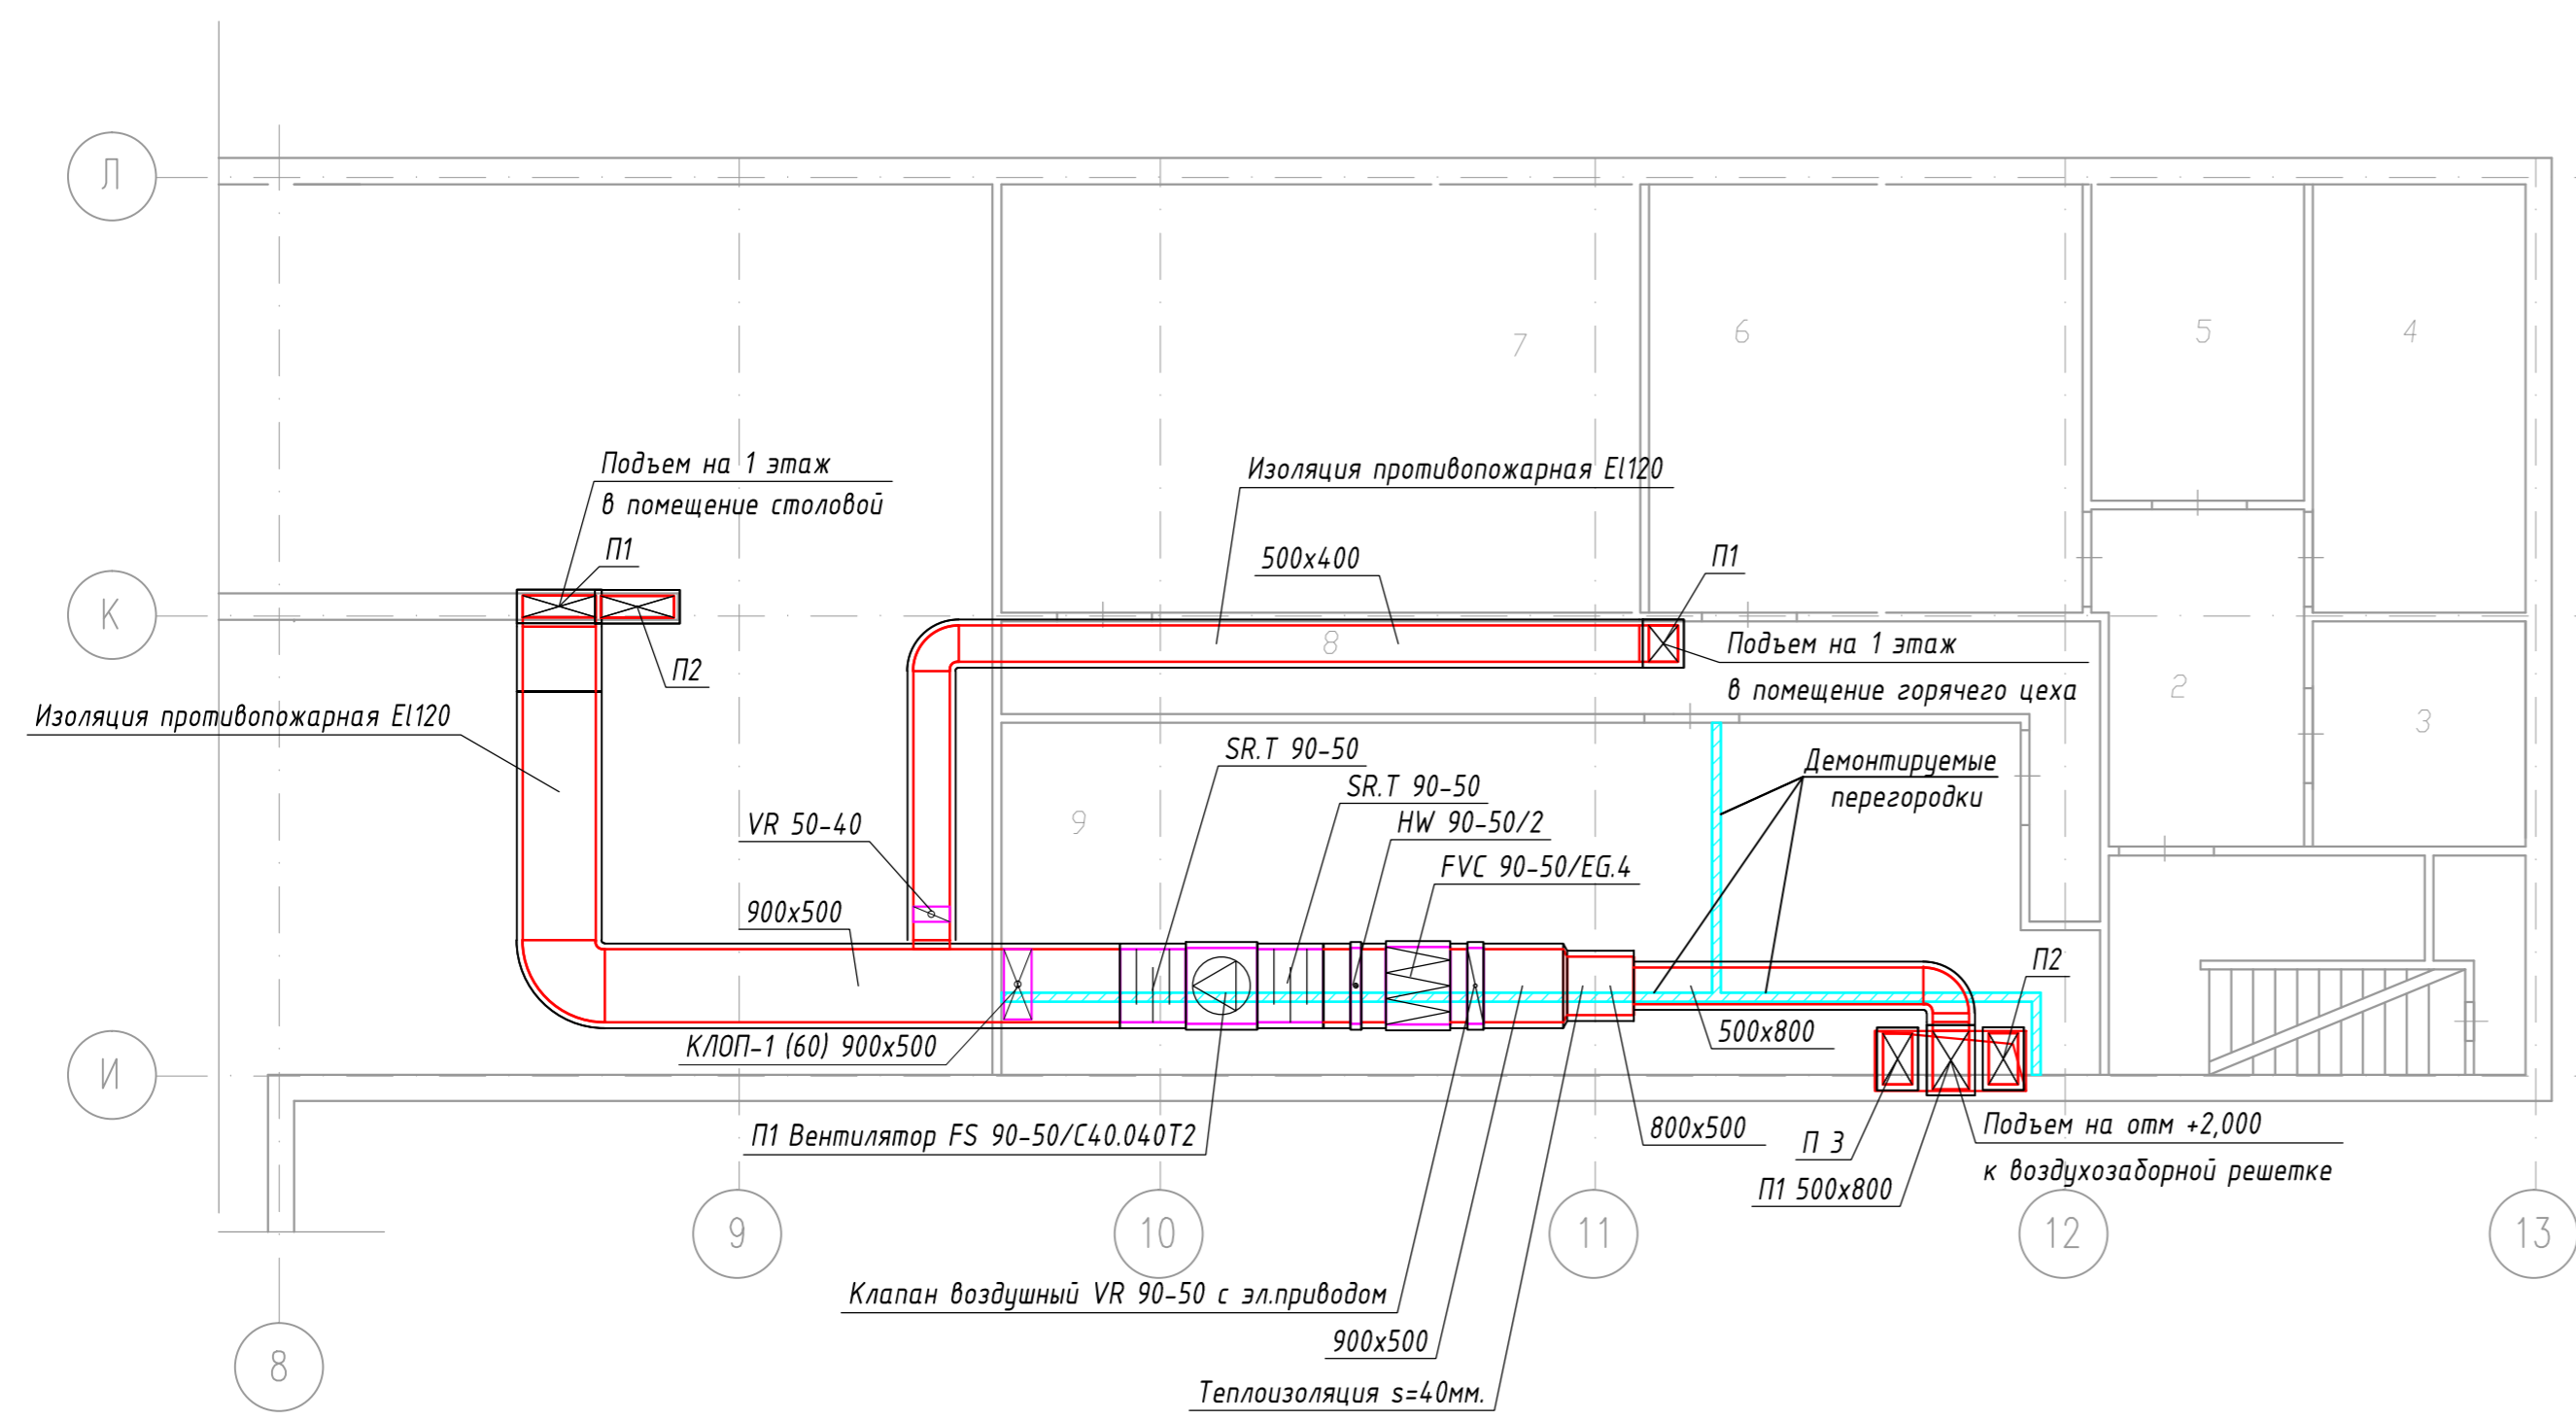

58/08/15-0B					
Санкт-Петербург, г.Колпино, ул. Машиностроителей, д.7					
Изм.	Колуч.	Лист	№ док	Подп.	Дата
ГБОУ школа № 461				Стадия	Лист
Р				Р	5
ГИП	Гетман	08.15			
Разраб.	Крайнов	08.15			
Проверил	Гетман	08.15			
Вентиляция. План подвала между осями И-Л и 6-13				ООО "КЛИМАТКОМ ПРОЕКТ"	