
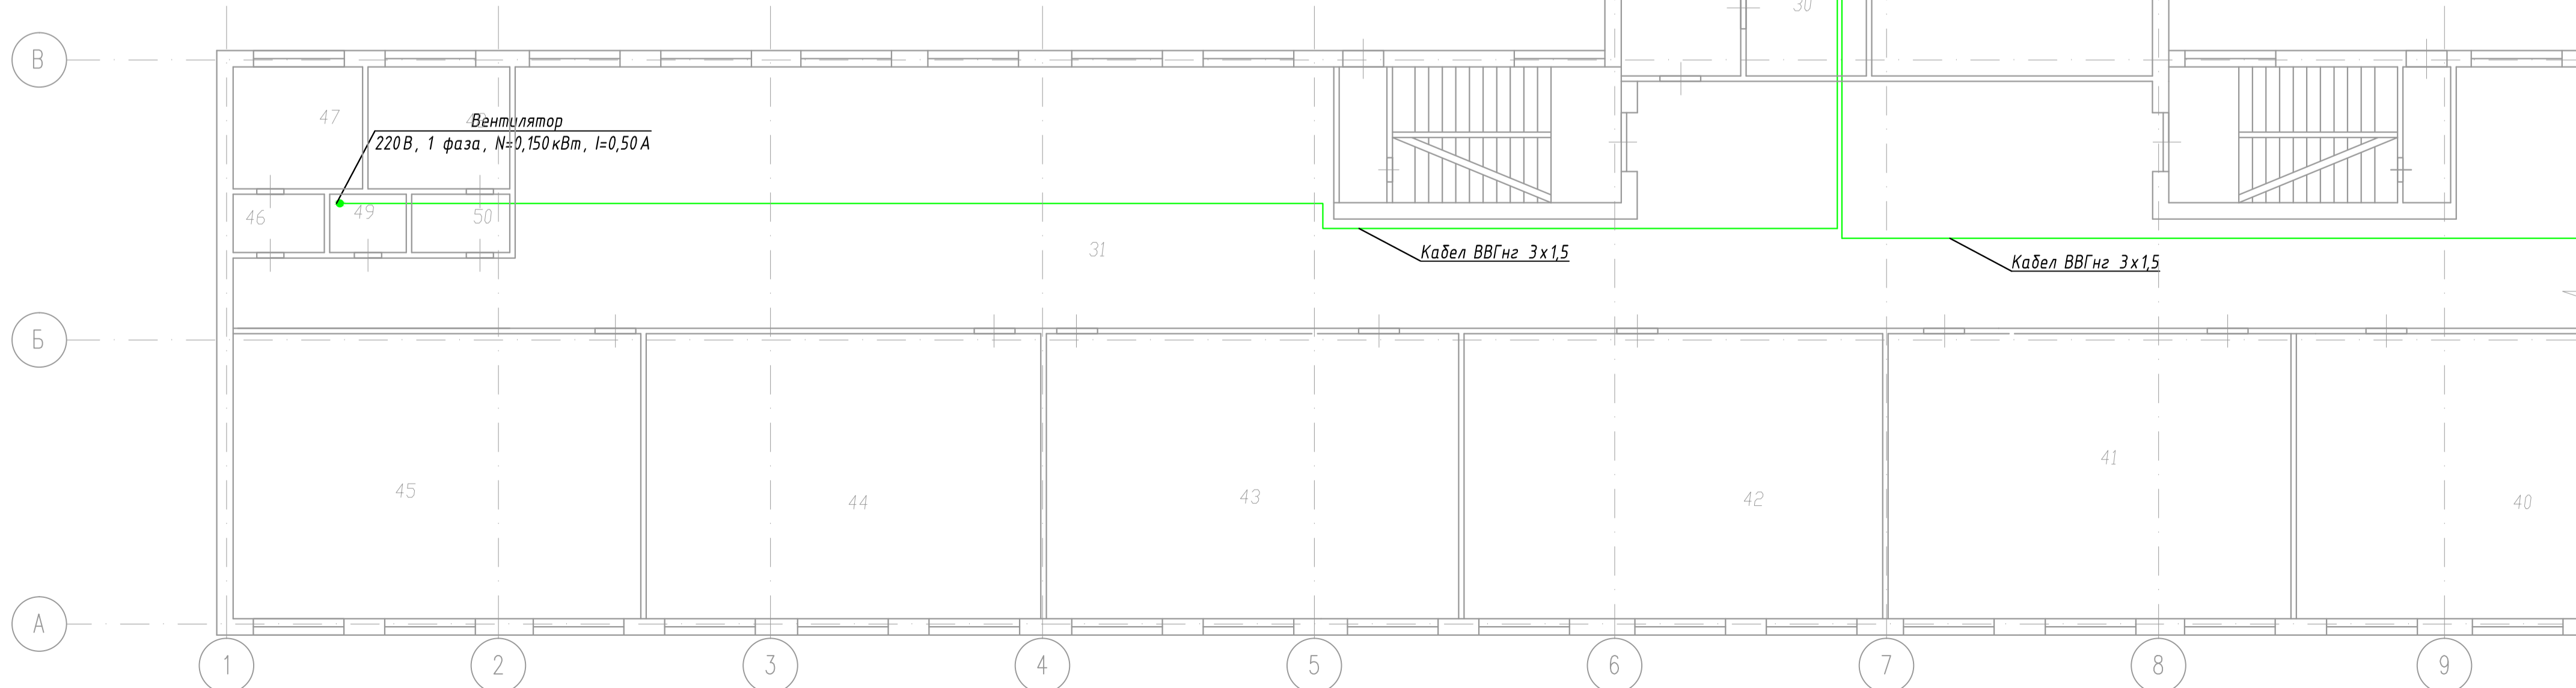


Экспликация помещений.

№	Наименование помещения	S, м2	Примечание
1	2	3	4
1 этаж (1-Н)			
1	Коридор	6,2	
2	Холодильник	8	
3	Умывальня	1,1	
4	Туалет	1,1	
5	Тамбур	2,1	
6	Кухня	96,7	
7	Столовая	210,9	
8	Подсобное помещение	7	
9	Тамбур	5,9	
10	Тамбур	5,9	
11	Гардеробная	7	
12	Холл	106,8	
13	Кладовая	7,8	
13.1	Тренерская	7,7	
14	Спортзал	287,3	
15	Умывальня	1,2	
16	Туалет	1,1	
17	Туалет	1,2	
18	Умывальня	1,1	
19	Душевая	3	
20	Душевая	3,1	
21	Раздевалка	14,5	
22	Раздевалка	14,7	
23	Коридор	10,6	
24	Электрощитовая	10,1	
25	Мастерская	73,4	
26	Гардеробная	159,1	

27	Тамбур	4,5	
28	Кладовая	13,4	
29	Мастерская	74,9	
30	Кладовая при гардеробной	17,6	
31	Коридор	321,4	
32	Умывальня	2,8	
33	Туалет	8,1	
34	Туалет	7,4	
35	Умывальня	3,3	
36	Туалет	1,2	
37	Умывальня	1,2	
38	Класс	54,1	
39	Класс	54,1	
40	Класс	53,8	
41	Класс	54,1	
42	Класс	53,7	
43	Класс	54,4	
44	Класс	54,2	
45	Класс	54,6	
46	Умывальня	3,3	
47	Туалет	7,5	
48	Туалет	8,1	
49	Душевая	2,4	
50	Умывальня	2,9	
1 этаж (2-Н)			
1	Кладовая	2,9	
2	Кладовая	1,4	

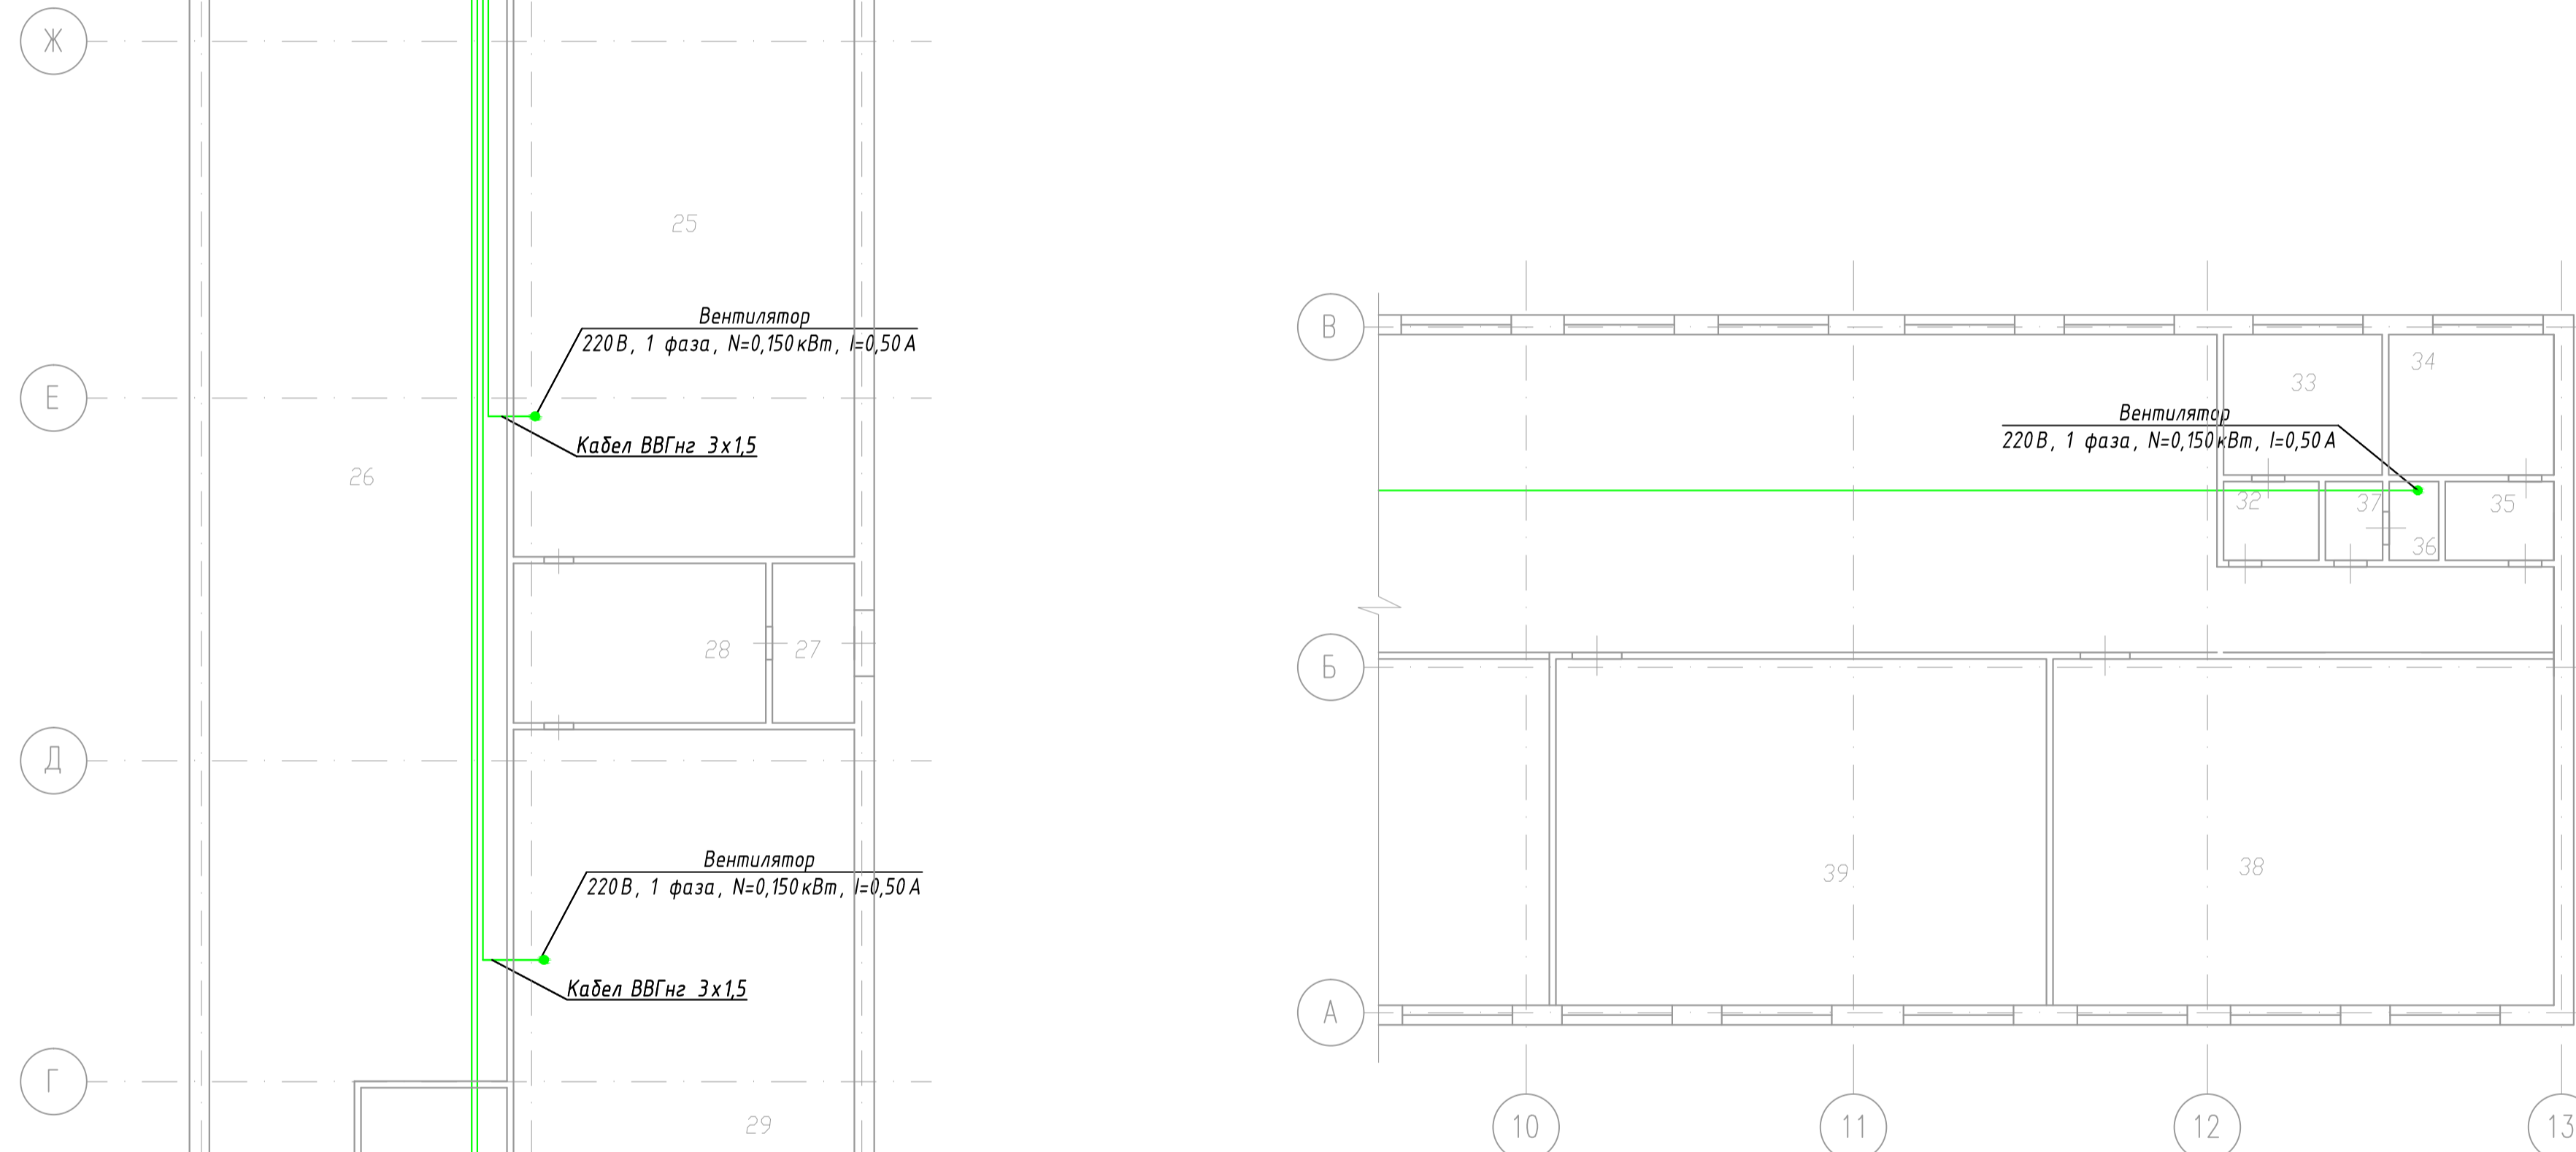

58/08/15-0В					
Санкт-Петербург, г.Колпино, ул. Машиностроителей, д.7					
Изм.	Колуч.	Лист	№ док	Подп.	Дата
ГБОУ школа № 461				Стадия	Лист
				P	15
ГИП	Гетман				06.15
Разраб.	Крайнов				06.15
Проверил	Гетман				06.15
Задание на подключение				План 1 этажа	
				ООО "КЛИМАТКОМ ПРОЕКТ"	
Формат А1					