


План на отм. 0,000

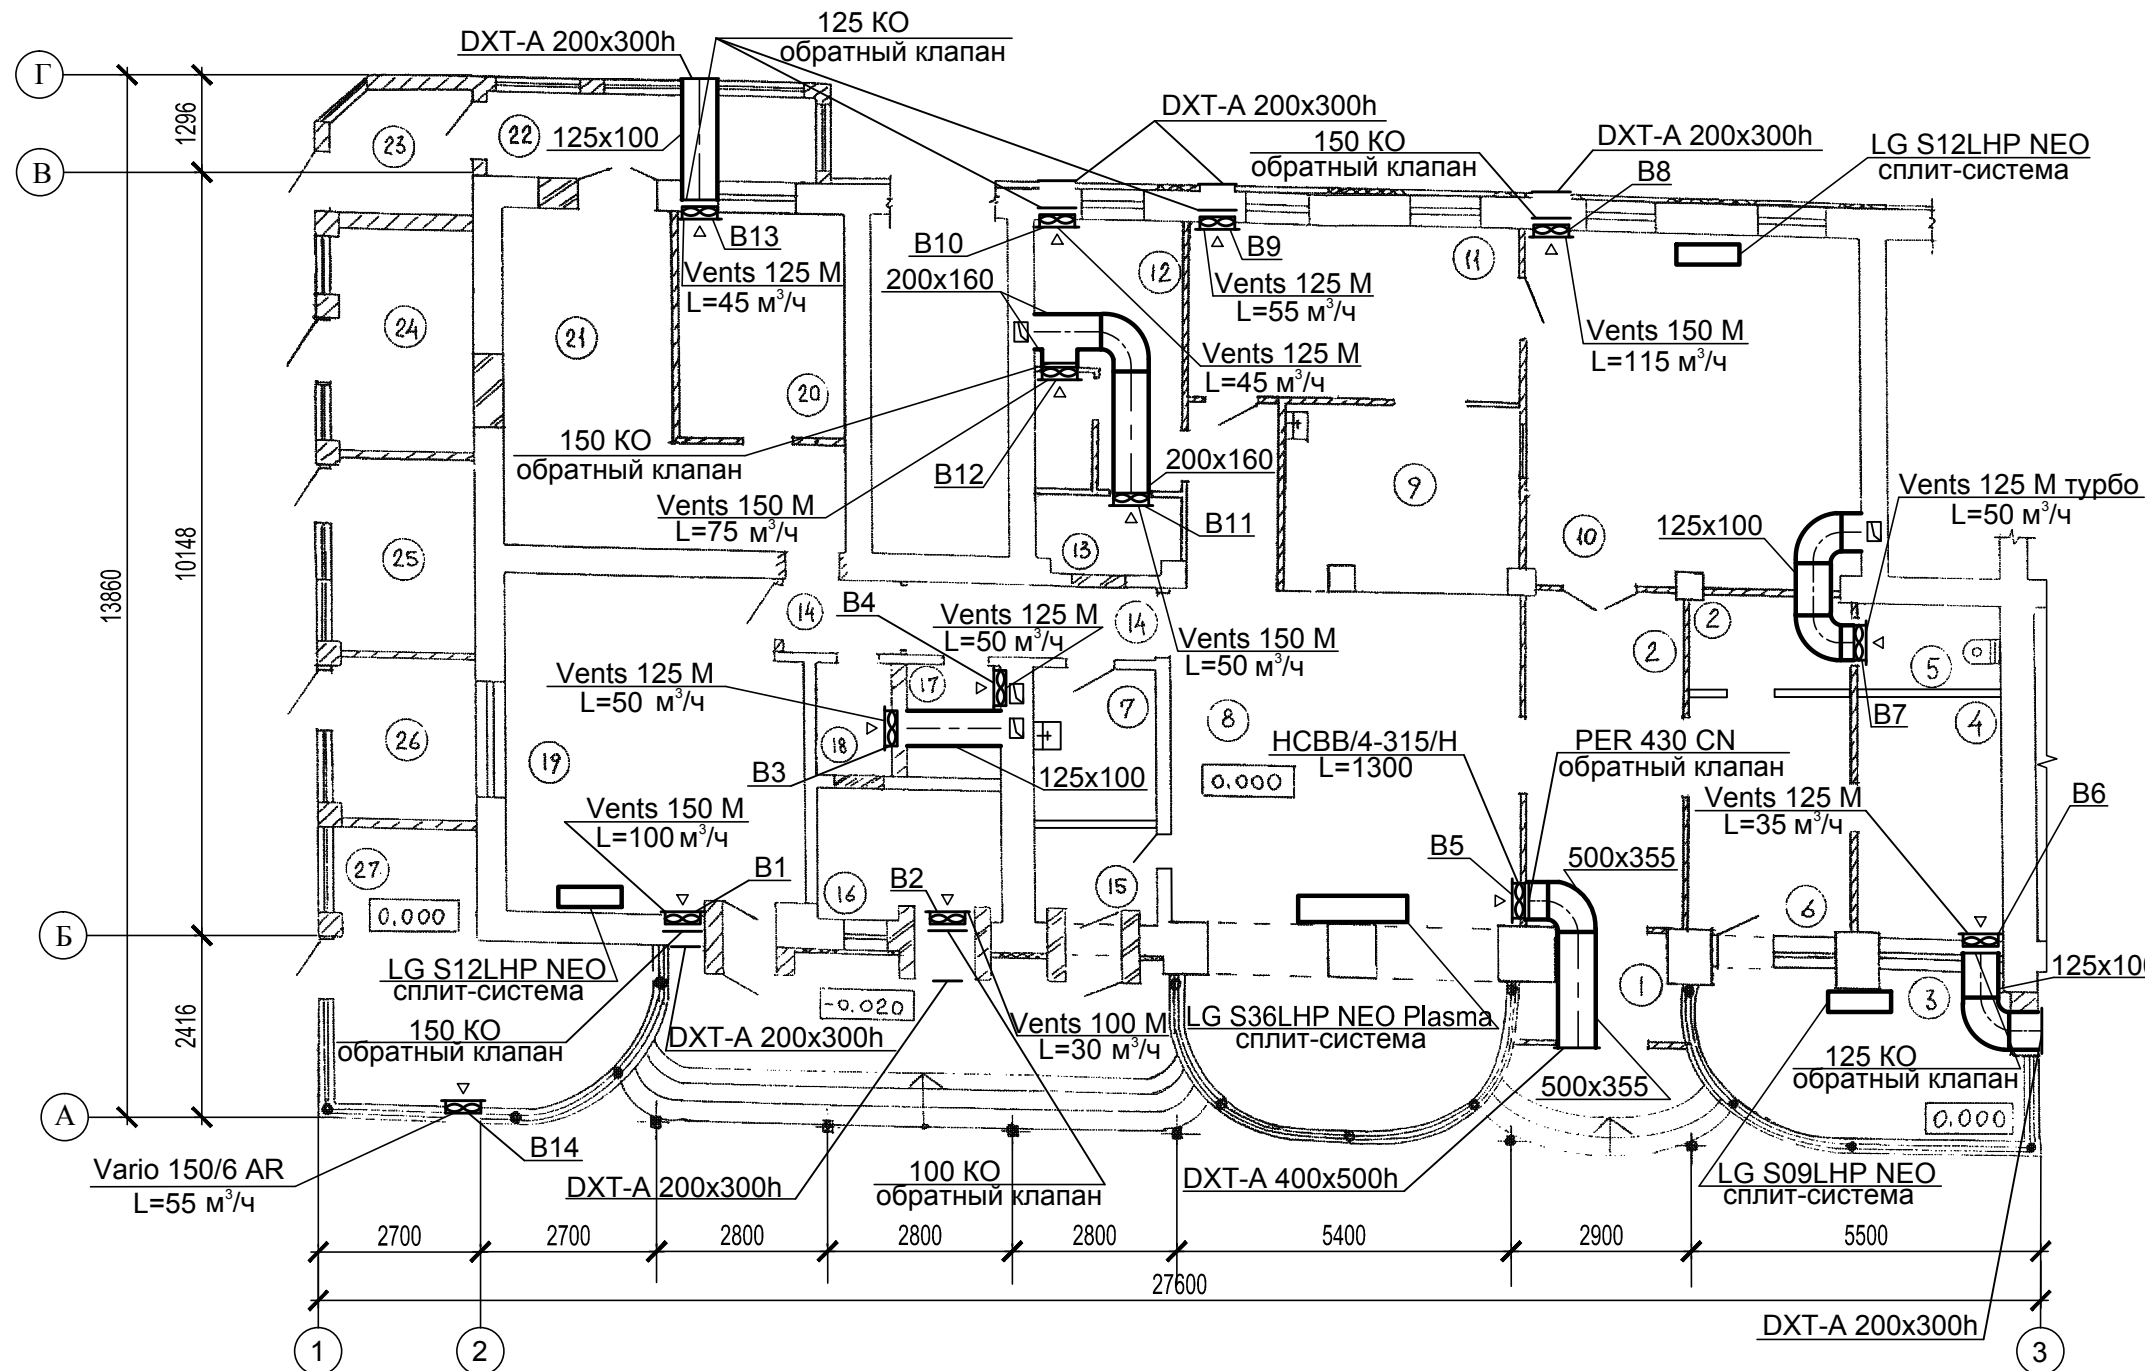


Экспликация помещений

№ п/п	Наименование	Температура воздуха, t <sub>в</sub> , °С
1	Тамбур главного входа	не отапл.
2	Коридор	+16
3	Кабинет	+18
4	Кабинет	+18
5	Санузел	+20
6	Приемная	+18
7	Кладовая уборочного инвентаря	+16
8	Торговый зал кафетерия	+18
9	Зона бара	+18
10	Догоготовочная	+18
11	Моечная	+20
12	Помещение персонала	+18
13	Санузел для персонала	+20
14	Коридор	+16
15	Тамбур	не отапл.
16	Помещение охраны	+18
17	Санузел для посетителей	+20
18	Санузел для персонала	+20
19	Торговый зал	+18
20	Помещение персонала	+18
21	Служебный коридор	+16
22	Коридор	+16
23	Тамбур	не отапл.
24	Торговый павильон	+18
25	Торговый павильон	+18
26	Торговый павильон	+18
27	Торговый павильон	+18

Согласовано:

Взам. инв. №	
Подпись и дата	
Инв. № подл.	

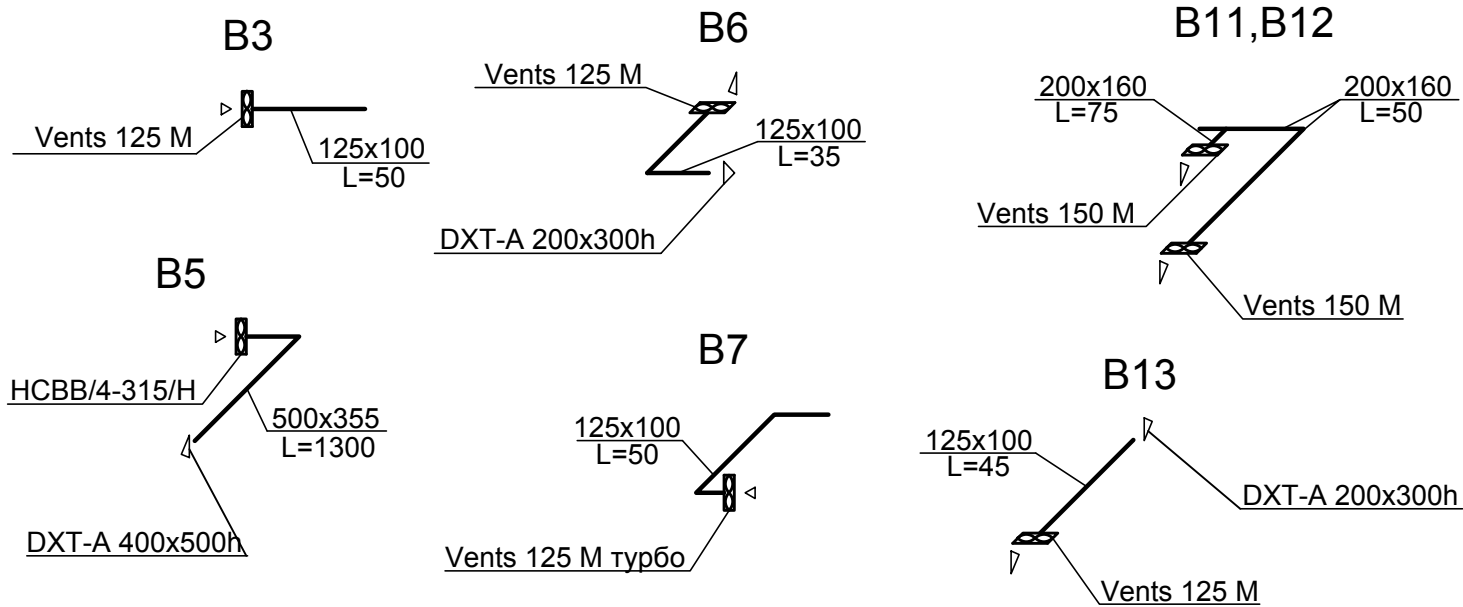

						<b>26.07 - 2008 - 01 ОВ</b>					
						Реконструкция встроенного нежилого помещения №103 и его расширение путем строительства пристройки с организацией наружных входов по адресу : кв.Щербакова, 6 в г.Луганске, под размещение торгово-бытового комплекса с кафетерием					
Изм.	Кол. уч.	Лист	№ док.	Подпись	Дата	Отопление и вентиляция			Стадия	Лист	Листов
Директор		Дубина							<b>РП</b>	<b>3</b>	
ГИП		Дубина									
ГАП		Серова									
Разработ.		Михайленко									
						План на отм.0,000. Вентиляция. Схемы систем В3,В5,В6,В7,В11,В12,В13			ООО ТЦ "Каприс" Лицензия АВ № 153294		
						Формат: А3					