

Схема расположения стоек каркаса



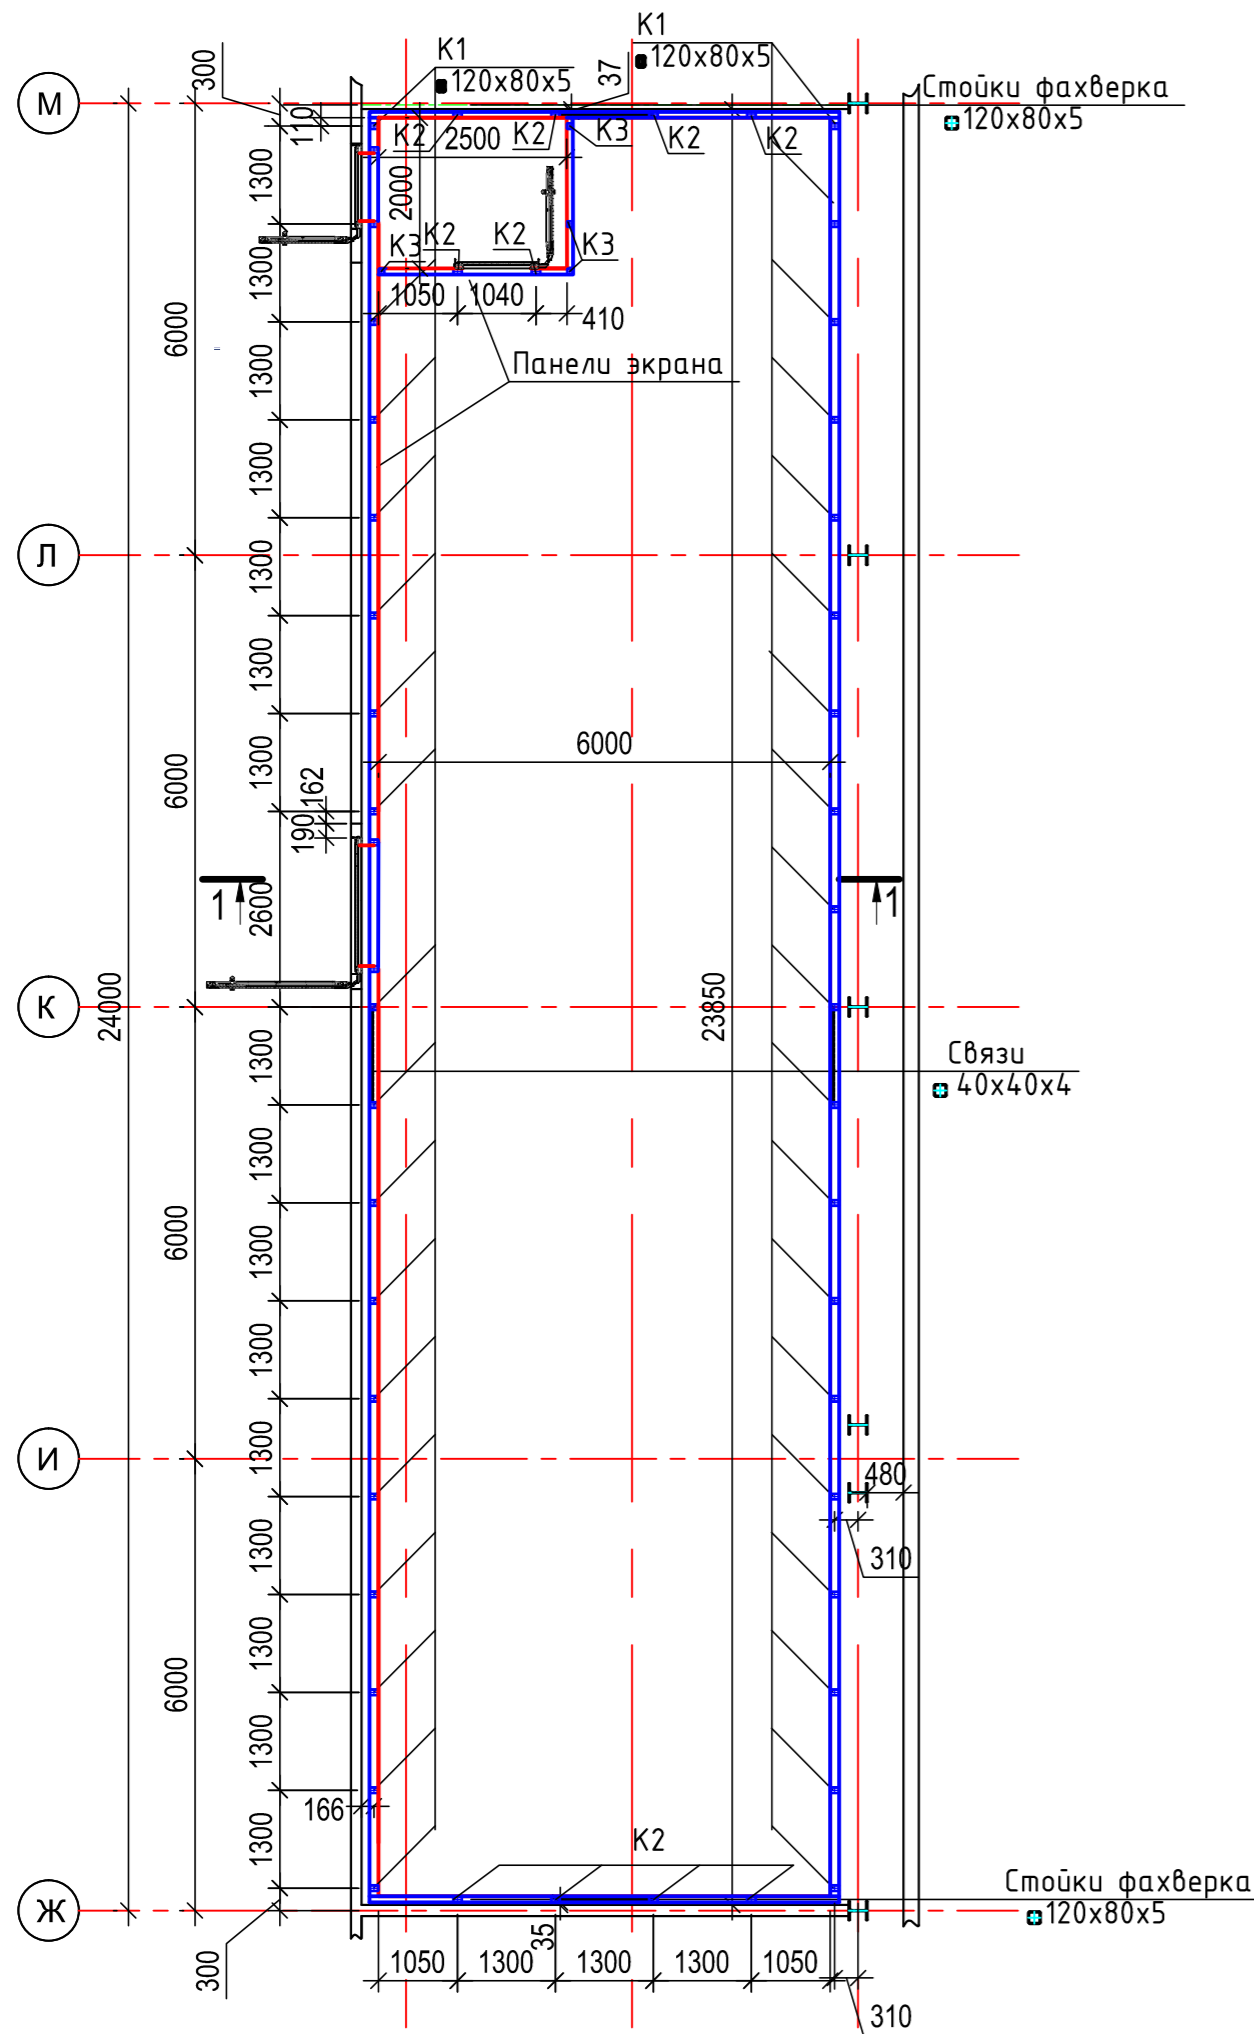


Схема расположения балок перекрытия

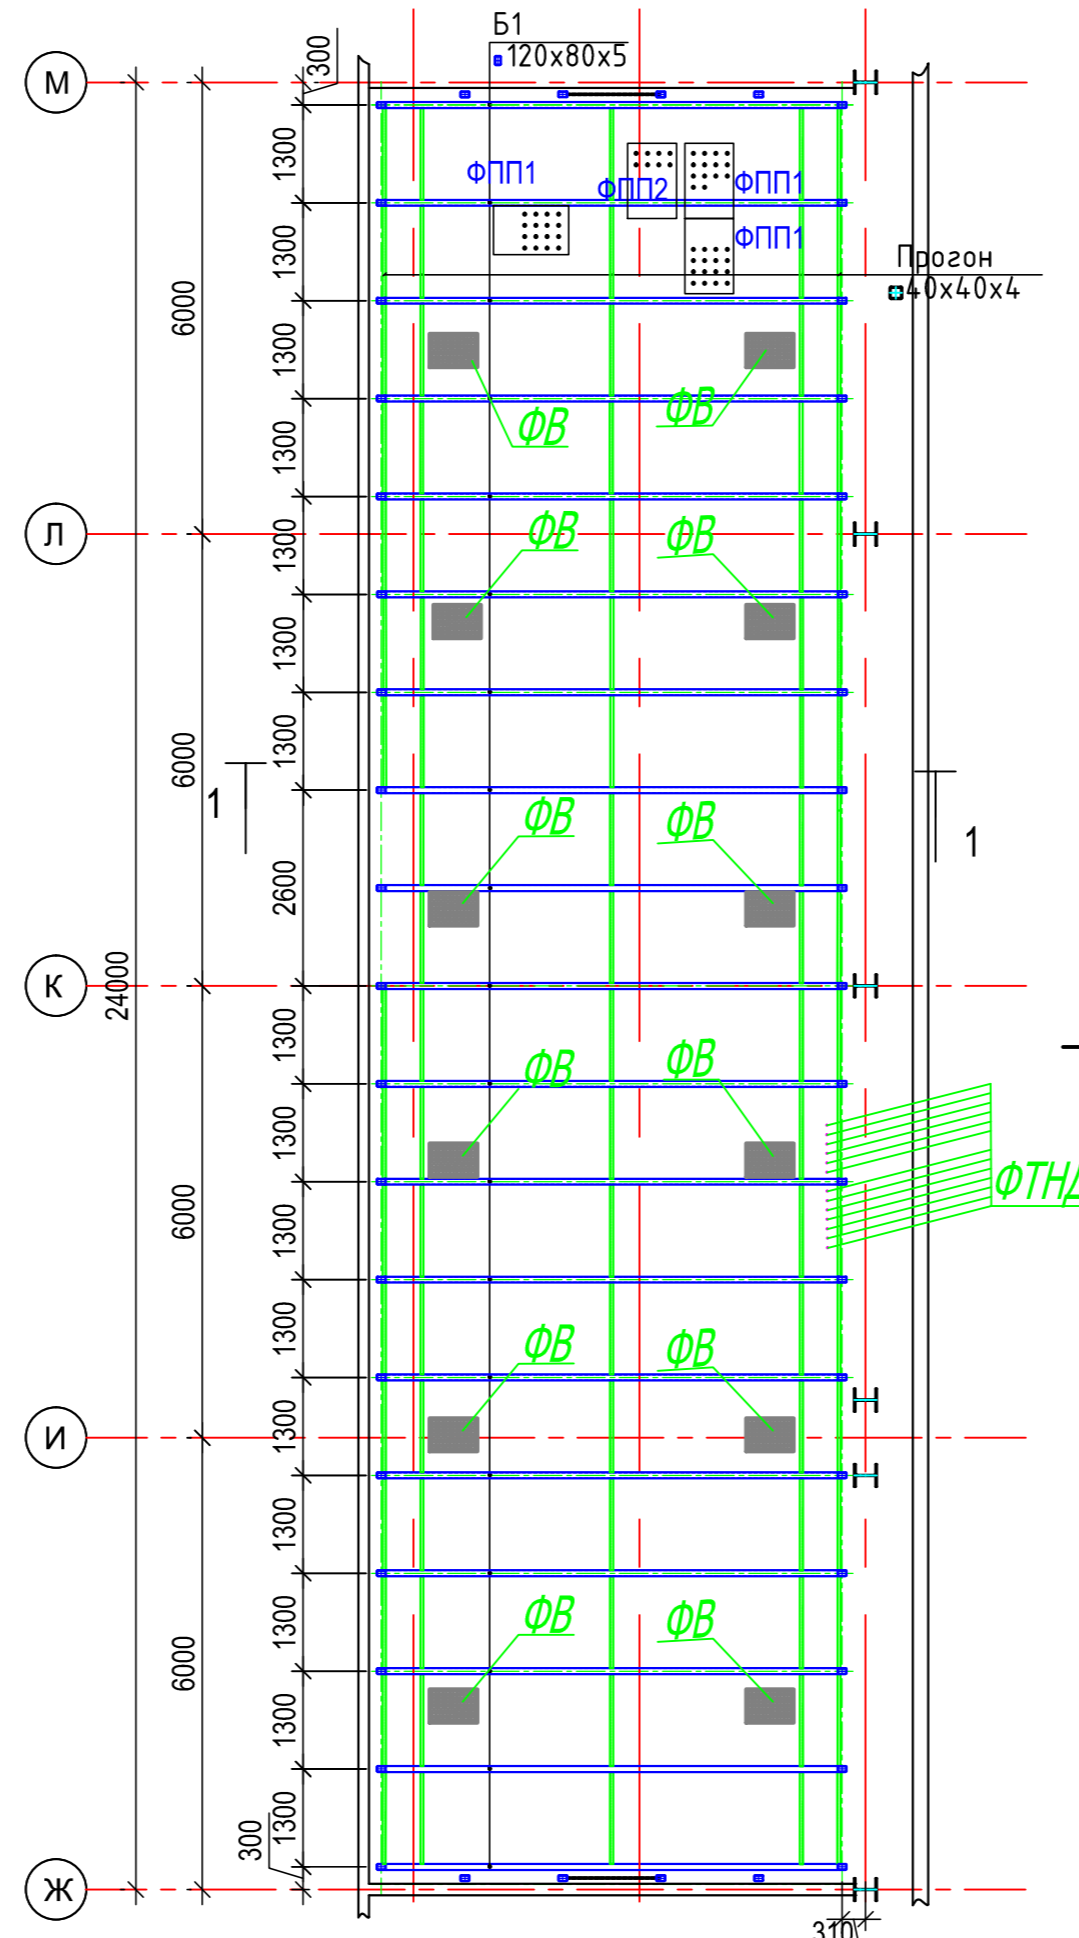


1-1

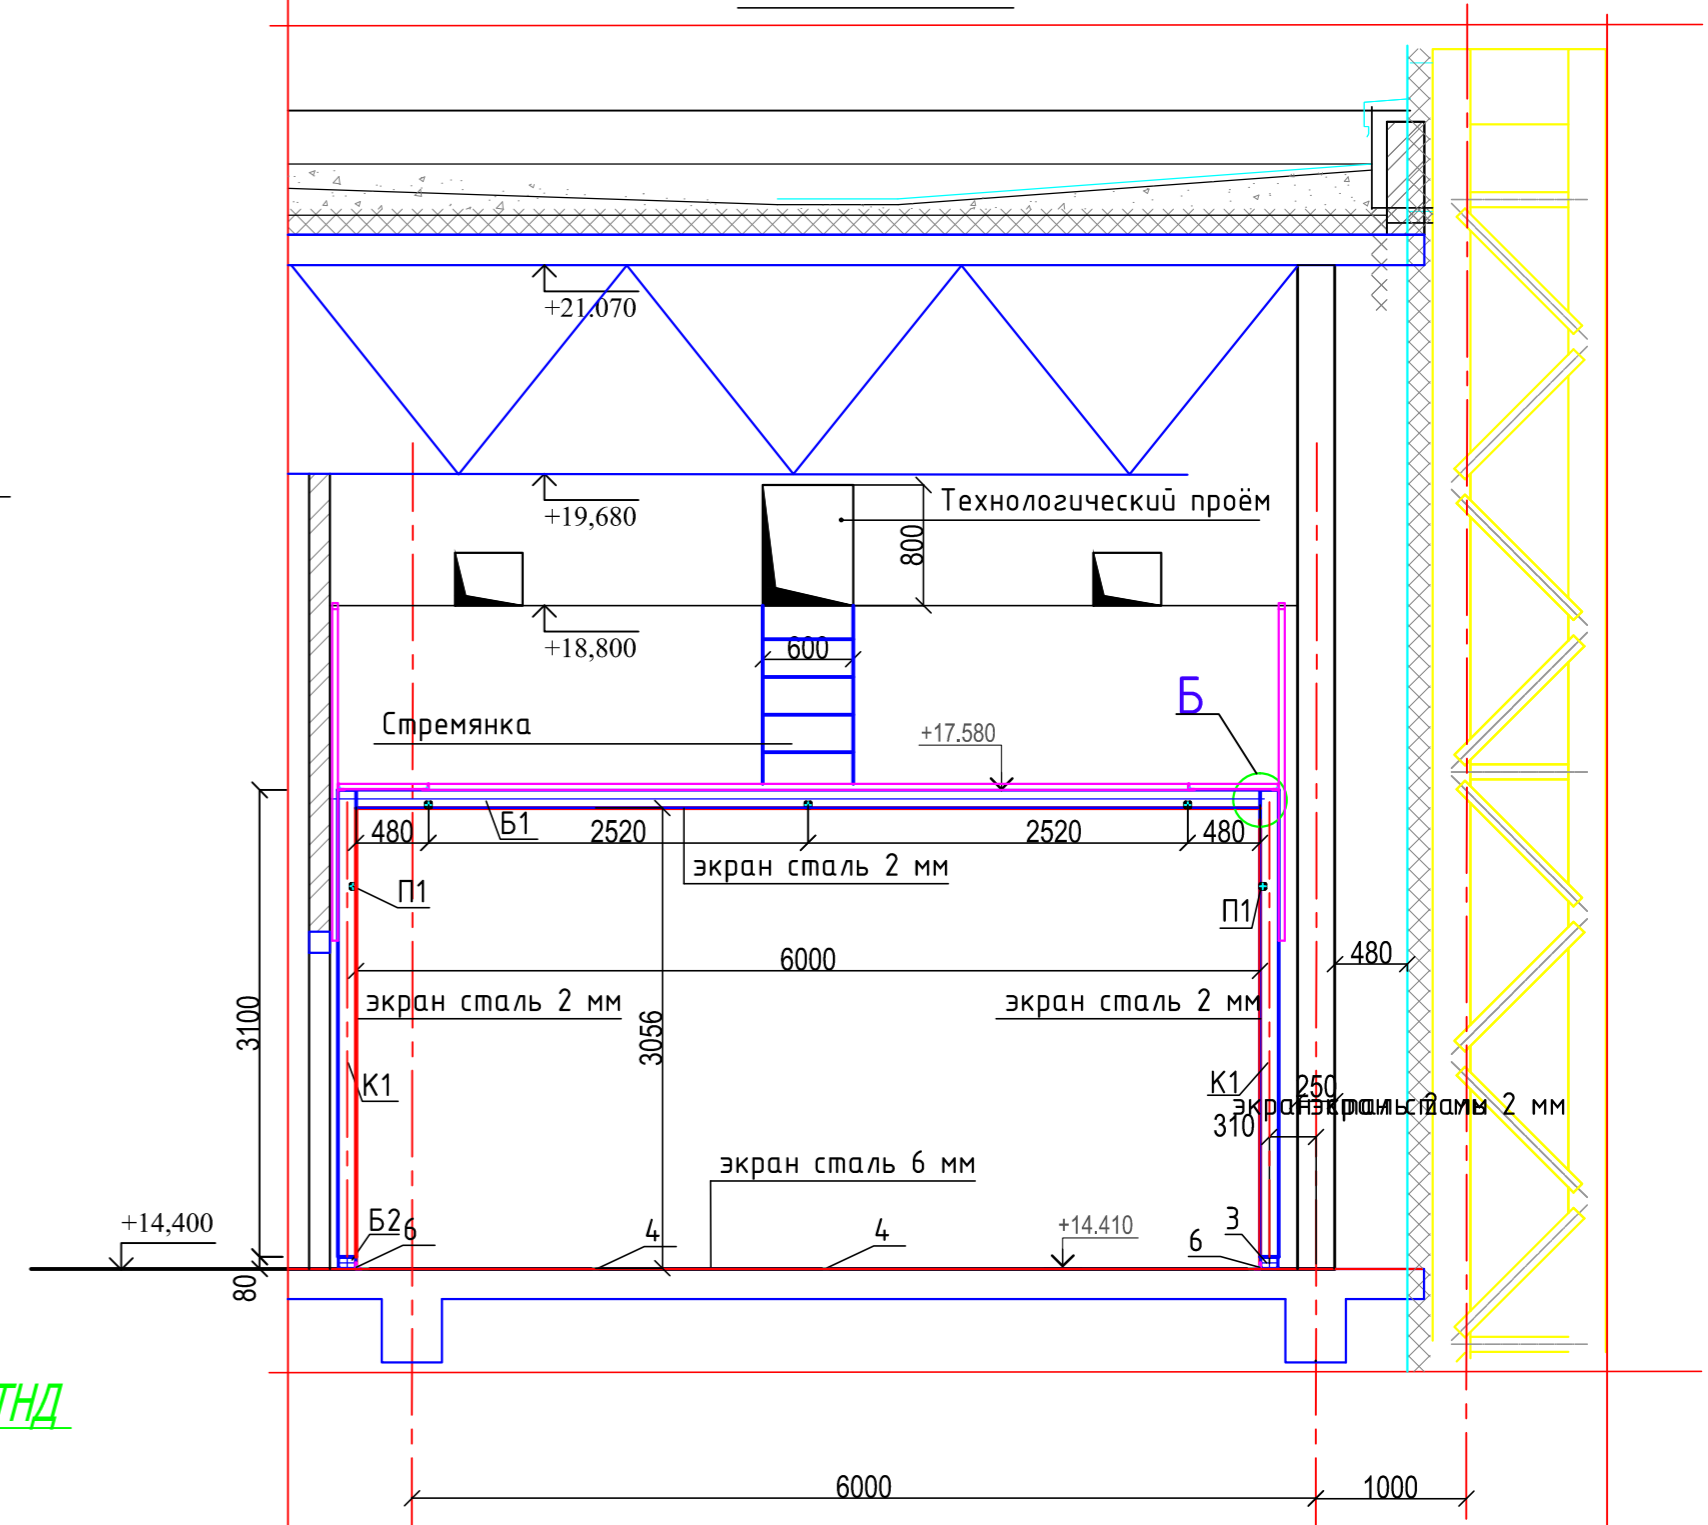



Перечень нестандартных устройств.

Поз.	Наименование	Обозначение	Кол.
ФВ	Фильтр воздушный 500x400		12
ФПП1	Фильтр электрический до 40А	ФПП-1	34
ФПП2	Фильтр электрический до 100А	ФПП-2	8
ФТНД	Фильтр трубопроводный	ФТНД	13

Эскиз типовой установки Силового ввода с ФПП

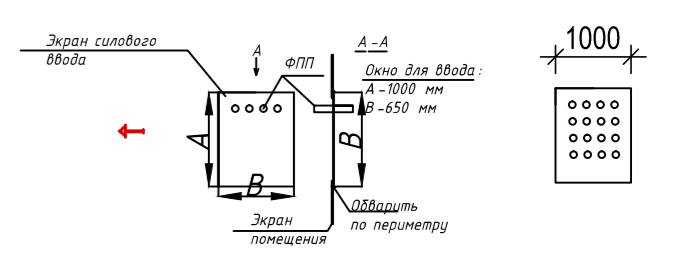

Эскиз типовой установки воздушного фильтра

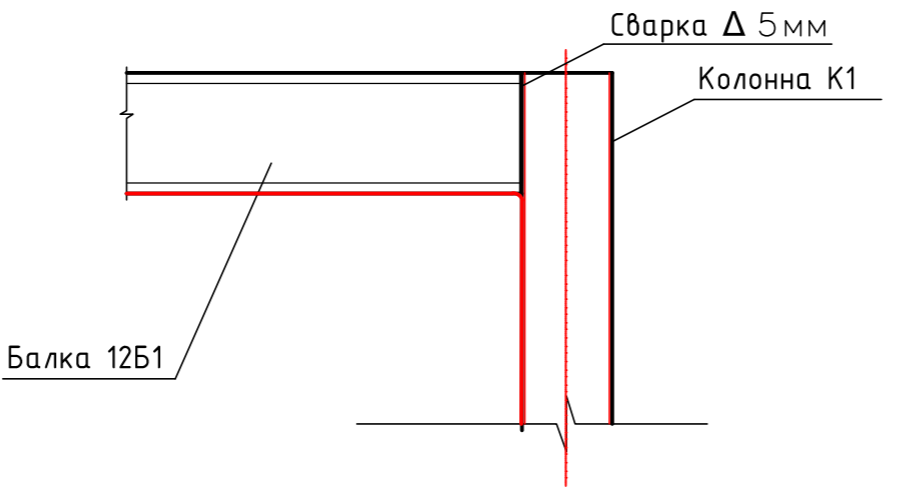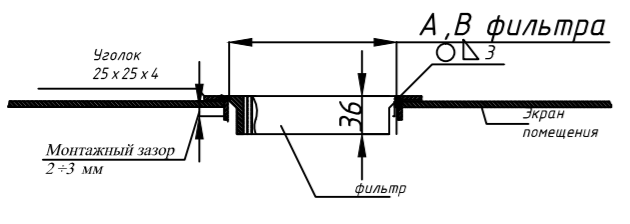

- Экран

Согласовано
Взам.инв.№
Подпись и дата
Инв.№подл

1920/10/2016-14а-КМ					
ВНИРА РЭП ЗРТО					
1	16			12.2016	
Изм.	Кол.ч.	Лист	№ док.	Подпись	Дата
ГИП	Мухно			10.2016	
Нач. отд.					
Гл. спец.					
Н. контр.					
Разработал	Мосейко			10.2016	
ЭКРАНИРОВАННАЯ КАМЕРА ДЛЯ ПРОИЗВОДСТВА ФАЗОВРАЩАТЕЛЕЙ В КОРПУСЕ №14А			Стадия	Лист	Листов
Схема расположения стоек каркаса РЭП на отм. 14.400. Разрез 1-1.			Р	3	
			ООО "ВЭМЗ"		