


ВЛ 10кВ Нижнекамск - Белшево

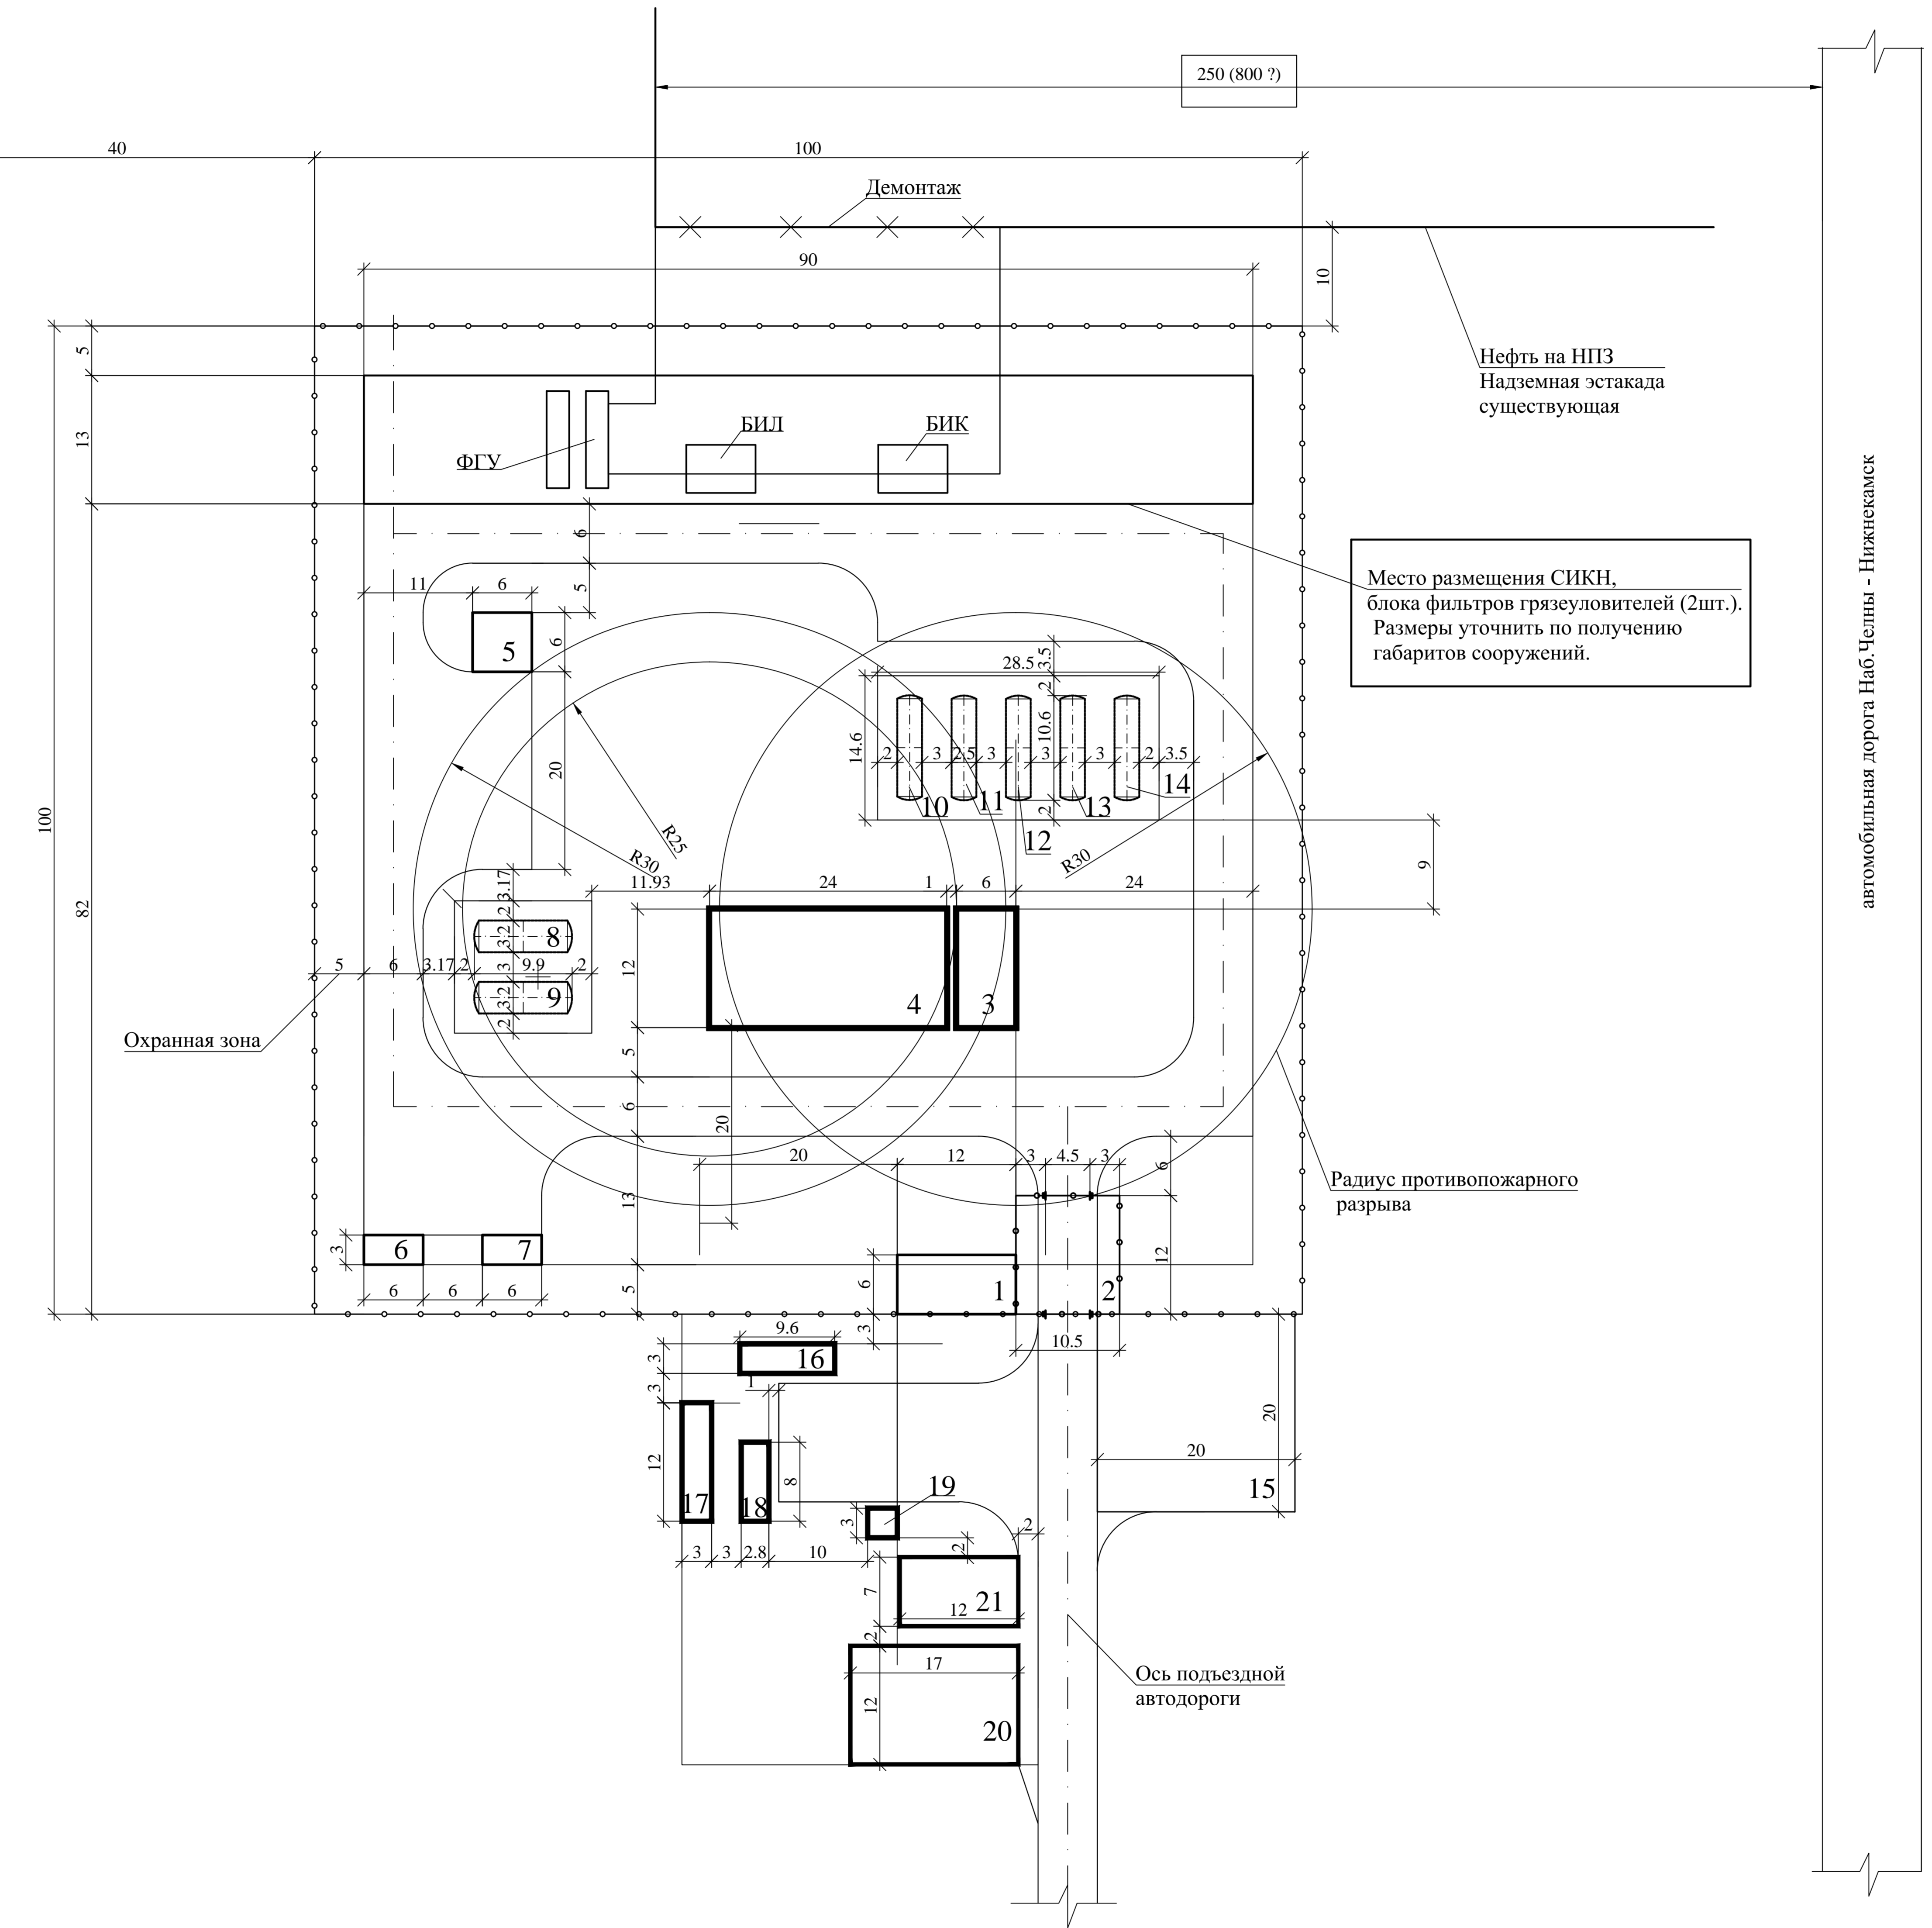

Экспликация зданий и сооружений

Номер на плане	Наименование	Координаты квадрата сетки
1	Контрольно-пропускной пункт	6x12
2	Площадка досмотра автотранспорта	10.5x12
3	Операторная	6x12
4	Химико-аналитическая лаборатория	24x12
5	Склад для хранения ЛВЖ и химреагентов	6x6
6	КТП	6x3
7	ДЭС	6x3
8	Резервуар противопожарного запаса воды V=75 м³	3.2x9.9
9	Резервуар противопожарного запаса воды V=75 м³	3.2x9.9
	Блок емкостей	14.6x28.5
10	Дренажная емкость для учтенной нефти, V=50м³	2.5x10.6
11	Дренажная емкость для неучтенной нефти, V=50м³	2.5x10.6
12	Дренажная емкость для промышленной канализации, V=50м³	2.5x10.6
13	Дренажная емкость для пром.-ливневой канализации, V=50м³	2.5x10.6
14	Дренажная емкость для фекальной канализации, V=50м³	2.5x10.6
15	Площадка для противопожарной техники	20x20
	Площадка временного жилого городка	
16	Вспомогательное здание "Урал-2"	3x9.6
17	Блок-бокс обогрева "БОВ-2"	3x12
18	Блок-бокс мастера "Девон-7"	2.8x8
19	Блок-бокс с биотуалетами на два очка	3x3
20	Площадка для стоянки строительной техники	17x12
21	Площадка складирования материалов	7x12
	СИКН	
	Блок ФГУ	
	Узел учета воды	

автомобильная дорога Наб.Челны - Нижнекамск

Изм. № подл. Подпись и дата Взам. ив. №

						- О - ГП			
						ПСП "Нижнекамский НПЗ". Строительство			
Им.	Колуч.	Лист	№ док.	Подп.	Дата	Общеплощадочные материалы	Стадия	Лист	Листов
Инж. I кат.	Корнева	11	07.10	07.10	07.10		П	2	
Гл. спец.	Хмарина								
						Генеральный план. М 1:500		ЗАО "Институт природопользования"	
ГИП	Михно				07.10				
Н.контроль	Едигорьянц				07.10				