


План мансардного этажа на отм. 9.900 М 1:200

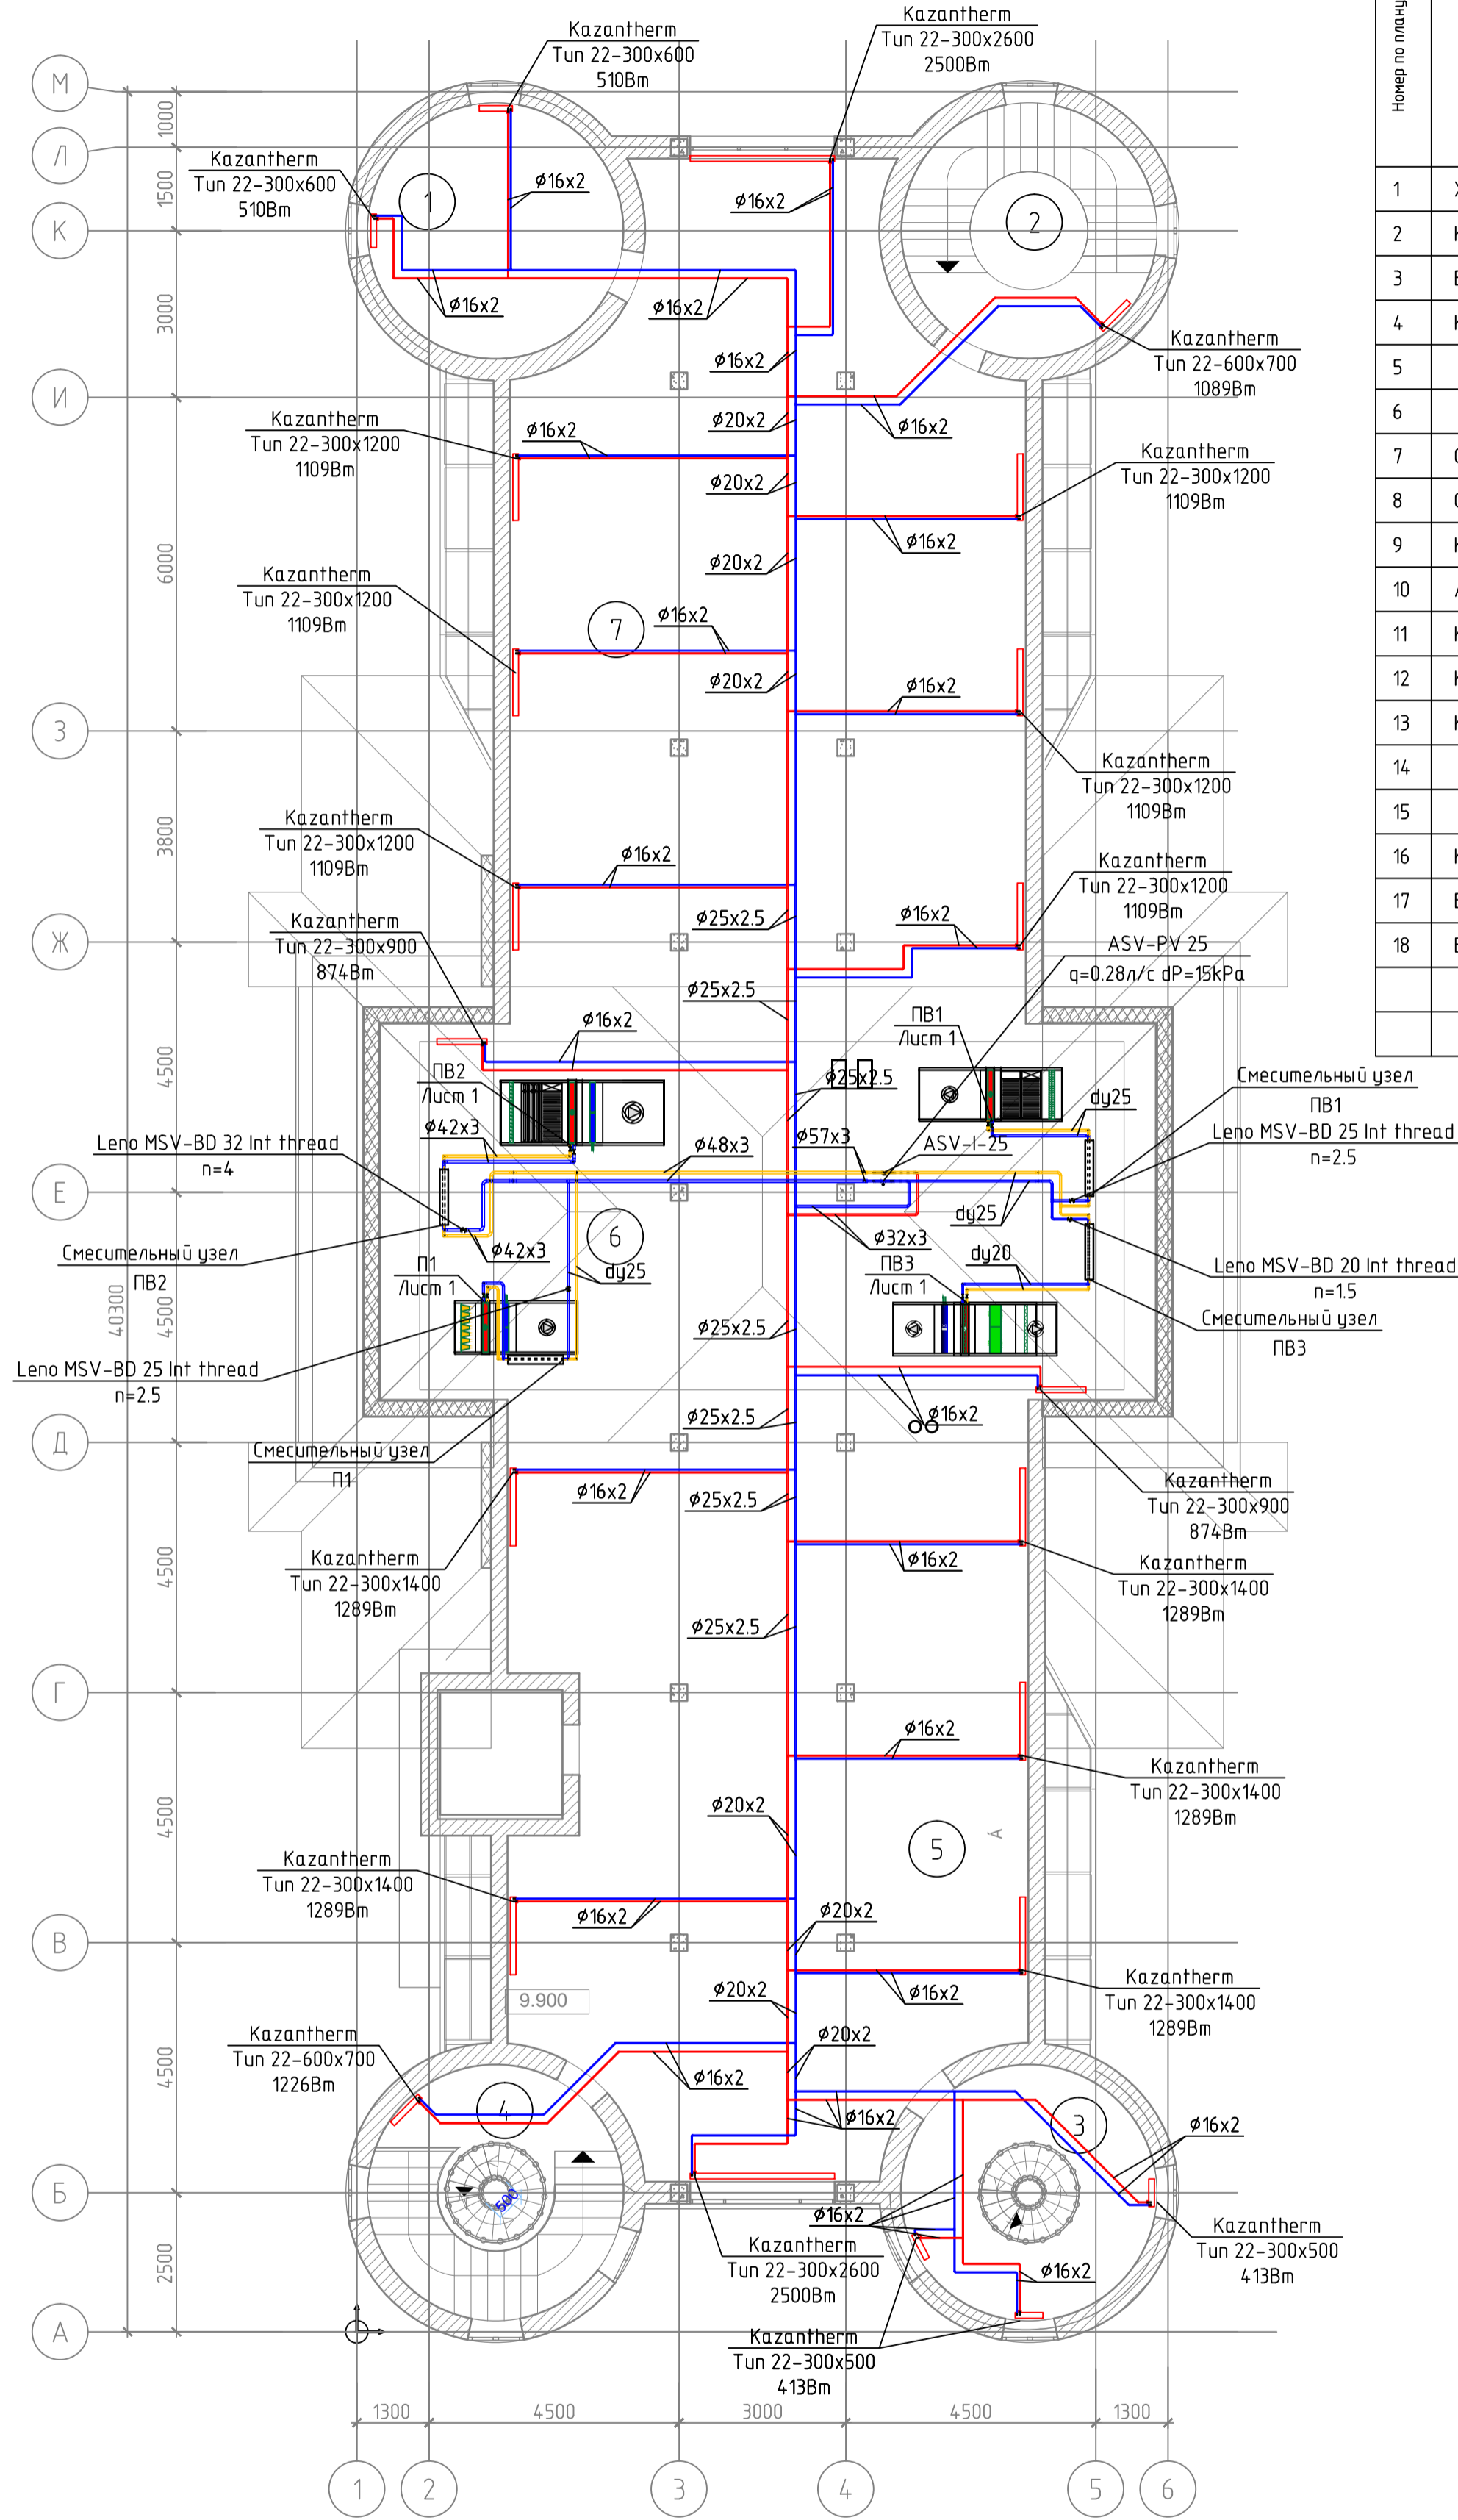

| Номер по плану | Наименование | Площадь, м2 | Категория производства по взрывной, пожарной и пожарной опасности |
|----------------|--------------------------------|-------------|---|
| 1 | Холл | 61,78 | |
| 2 | Кабинет директора | 28,37 | |
| 3 | Бухгалтерия | 18,25 | |
| 4 | Конференц зал | 47,52 | |
| 5 | Кабинет | 16,83 | |
| 6 | Кладовая | 8,65 | |
| 7 | С/у специализированный детский | 9,26 | |
| 8 | С/у для персонала | 6,03 | |
| 9 | Комната отдыха | 16,62 | |
| 10 | Архив | 10,17 | |
| 11 | Кабинет | 17,00 | |
| 12 | Кабинет | 19,17 | |
| 13 | Кабинет гастроэнтеролога | 23,76 | |
| 14 | Кабинет педиатра | 24,03 | |
| 15 | Кабинет педиатра | 22,95 | |
| 16 | Коридор | 182,03 | |
| 17 | Балкон | 8,08 | |
| 18 | Балкон | 8,08 | |

| | | | | | |
|--|---------|------|--------|-----------|------|
| г.Актау, 31-б мкр., участок №7 | | | | | |
| Изм. | Кол.уч. | Лист | № док. | Подп. | Дата |
| | | | | | |
| Реабилитационный центр "Здоровье детям" | | | | Стадия | Лист |
| План системы отопления и теплоснабжения приточных установок на отм. +9,900 | | | | Р | 7 |
| | | | | ТОО Шебер | |