


План подвального этажа М 1:100

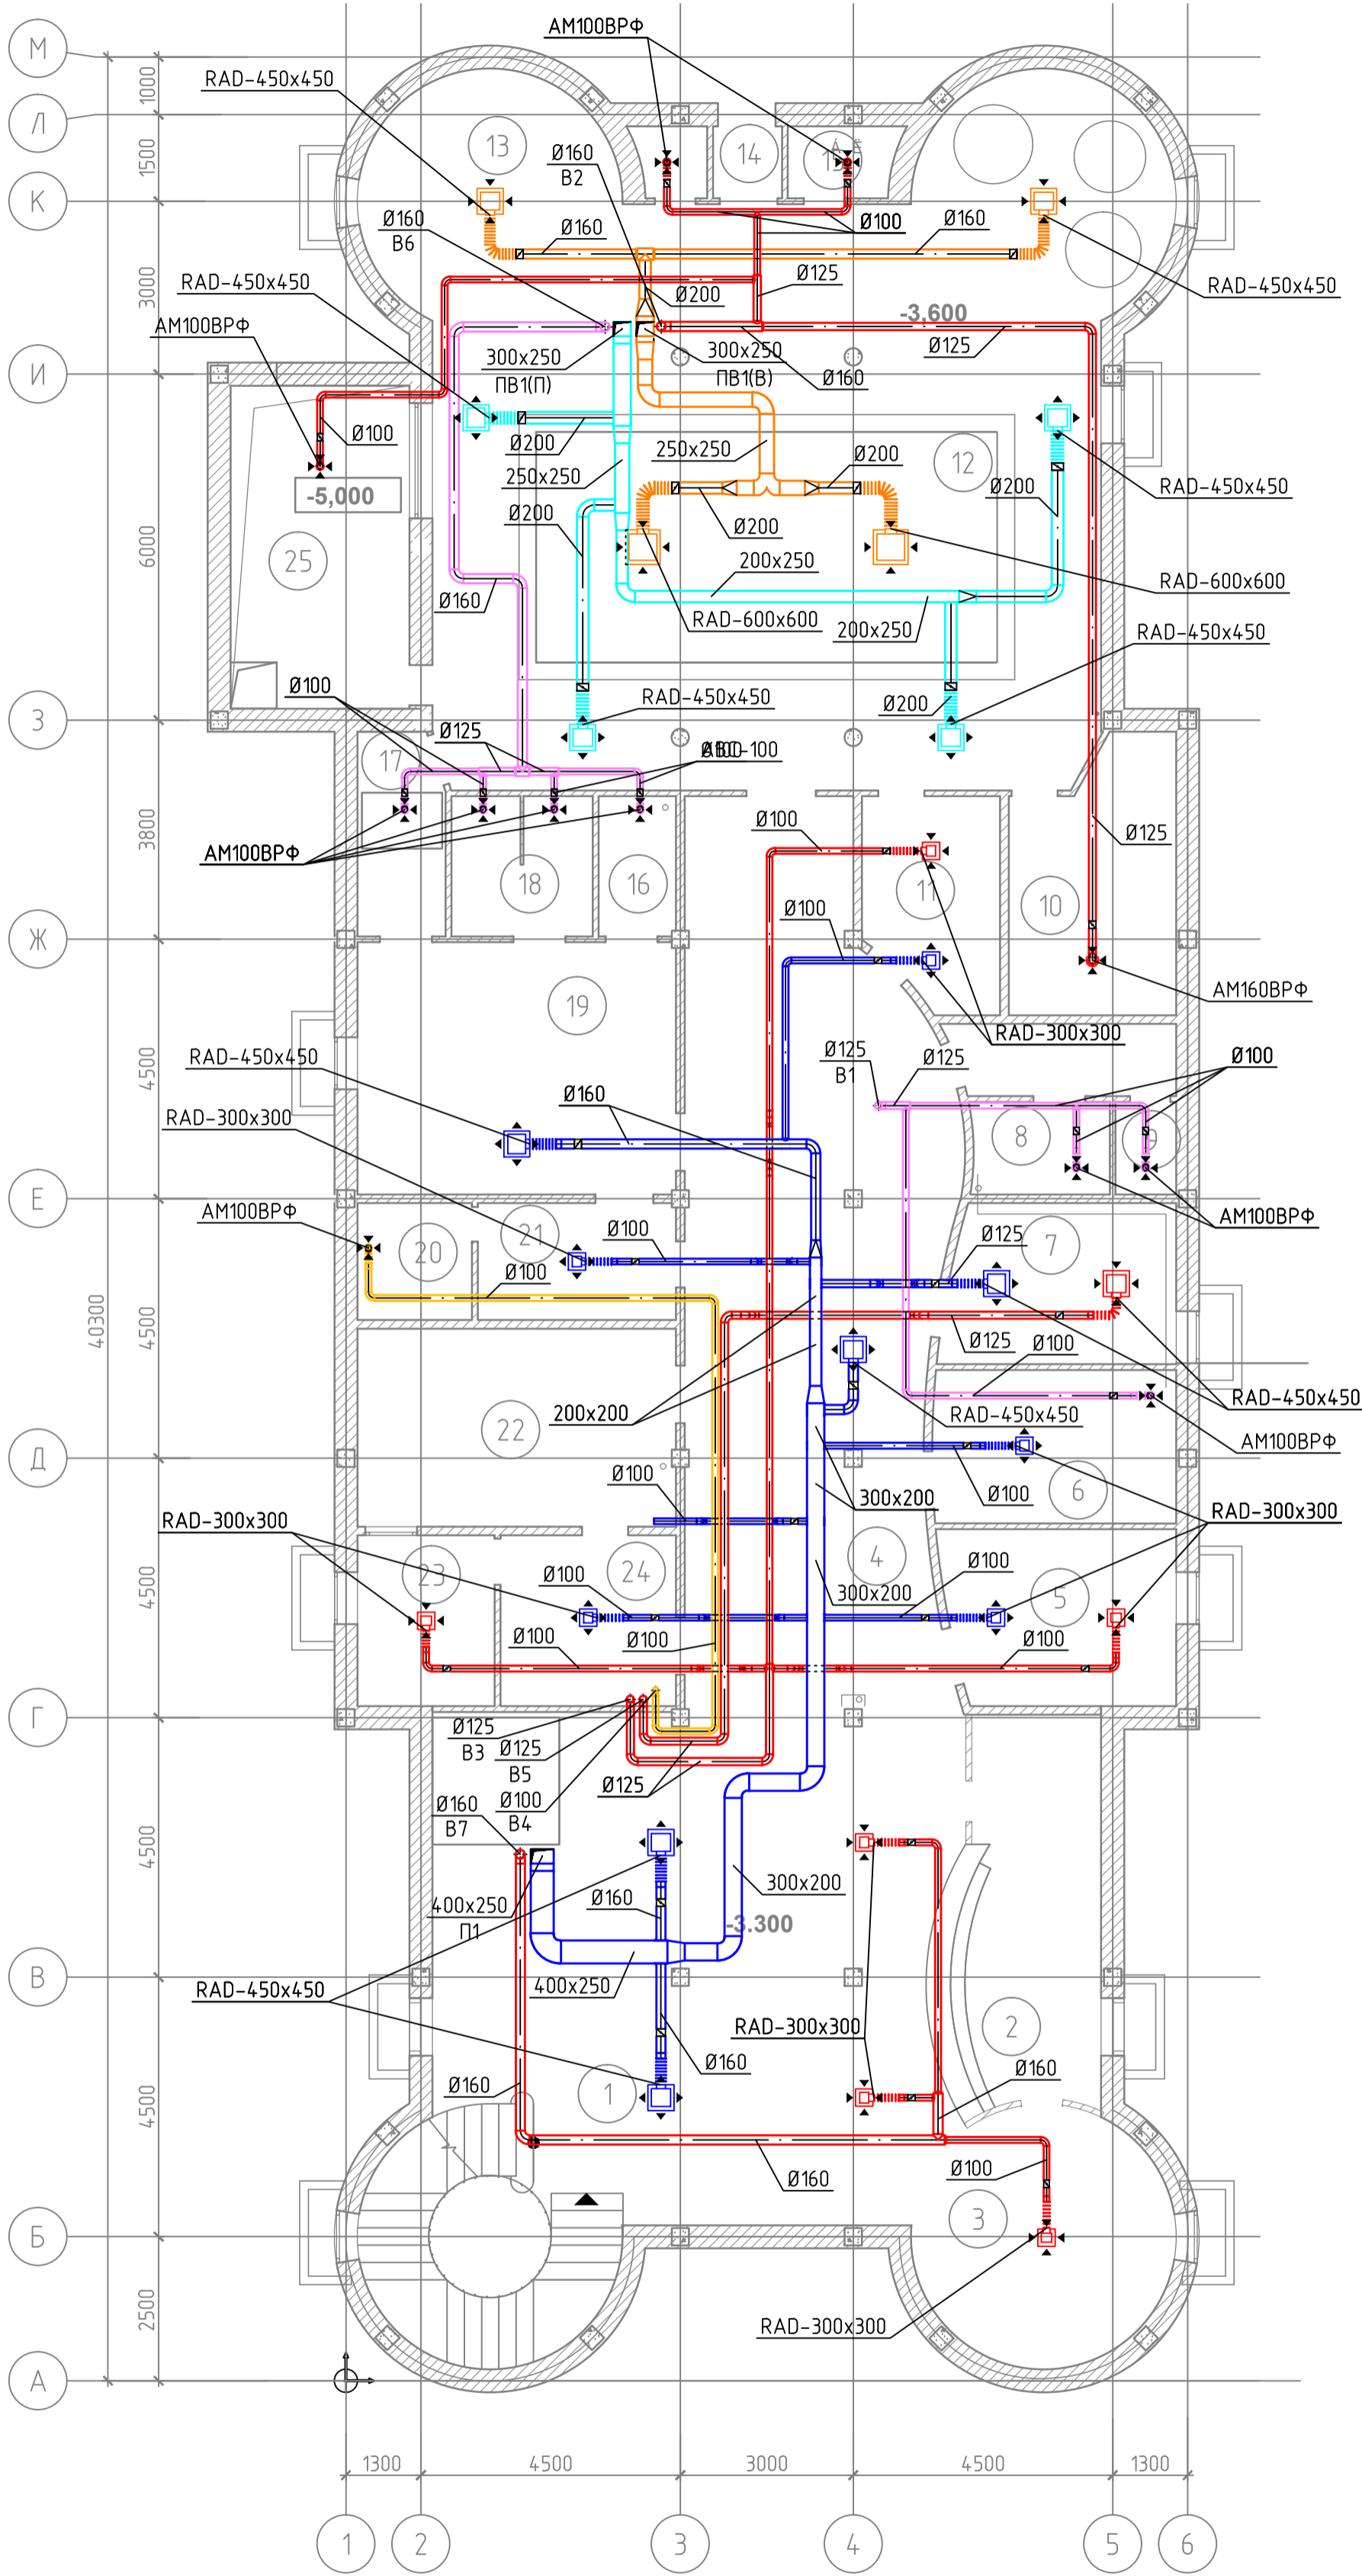

Номер по плану	Наименование	Площадь, м2	Категория производства по взрывной, пожарной и пожарной опасности
1	Холл	82,13	
2	Фото-бар	15,16	
3	Кафе	16,62	
4	Коридор	66,22	
5	Песочная комната	12,05	
6	Раздевалка для персонала	11,02	
7	Кабинет лечебные грязи	10,99	
8	С\у для инвалидов-колясочников	7,57	
9	С\у для персонала	3,25	
10	Техническое помещение	10,47	
11	Кабинет инструктора	8,18	
12	Зал бассейна большого	90,15	
13	Зал малого бассейна	12,33	
14	Тамбур	2,83	
15	Техническое помещение	2,58	
16	С\у	2,60	
17	Тамбур с ножной ванной	3,87	
18	Душевая	6,16	
19	Раздевалка детская	24,17	
20	Сауна-терапия	4,0	
21	Предбанник	7,15	
22	Солевая комната	19,00	
23	Аппаратная	7,35	
24	Раздевалка	9,37	
25	Техническое помещение под бассейном		

						г.Актау, 31-б мкр., участок №7		
Изм.	Кол.уч.	Лист	№ док.	Подп.	Дата	Реабилитационный центр "Здоровье детям"		
						Стадия	Лист	Листов
						Р	8	
План систем вентиляции на отм. -3,600						ТОО Шедер		
Копиробал						A2		