



План 1 этажа

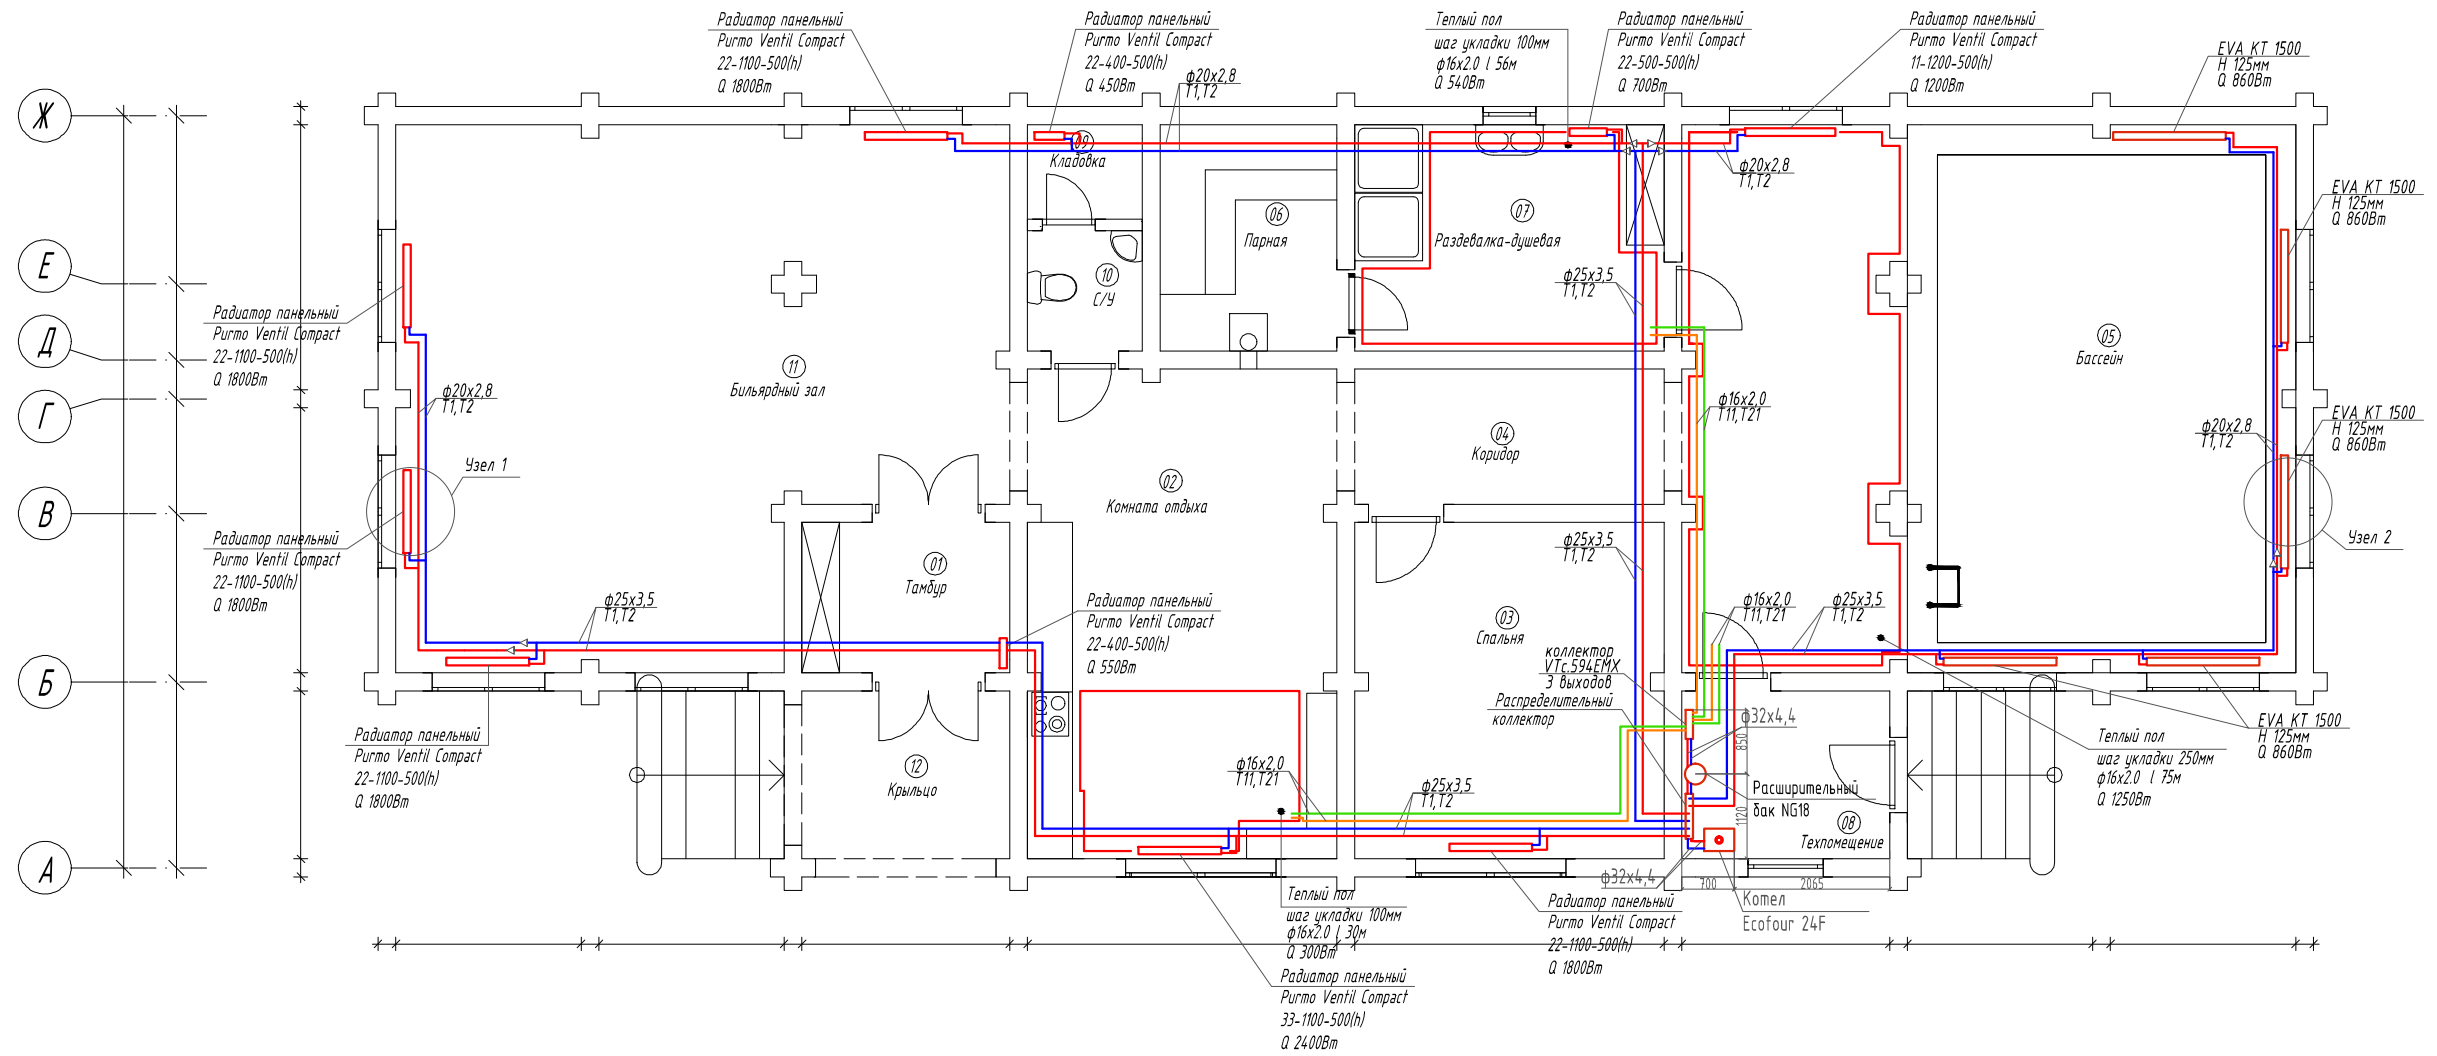

Узел 1

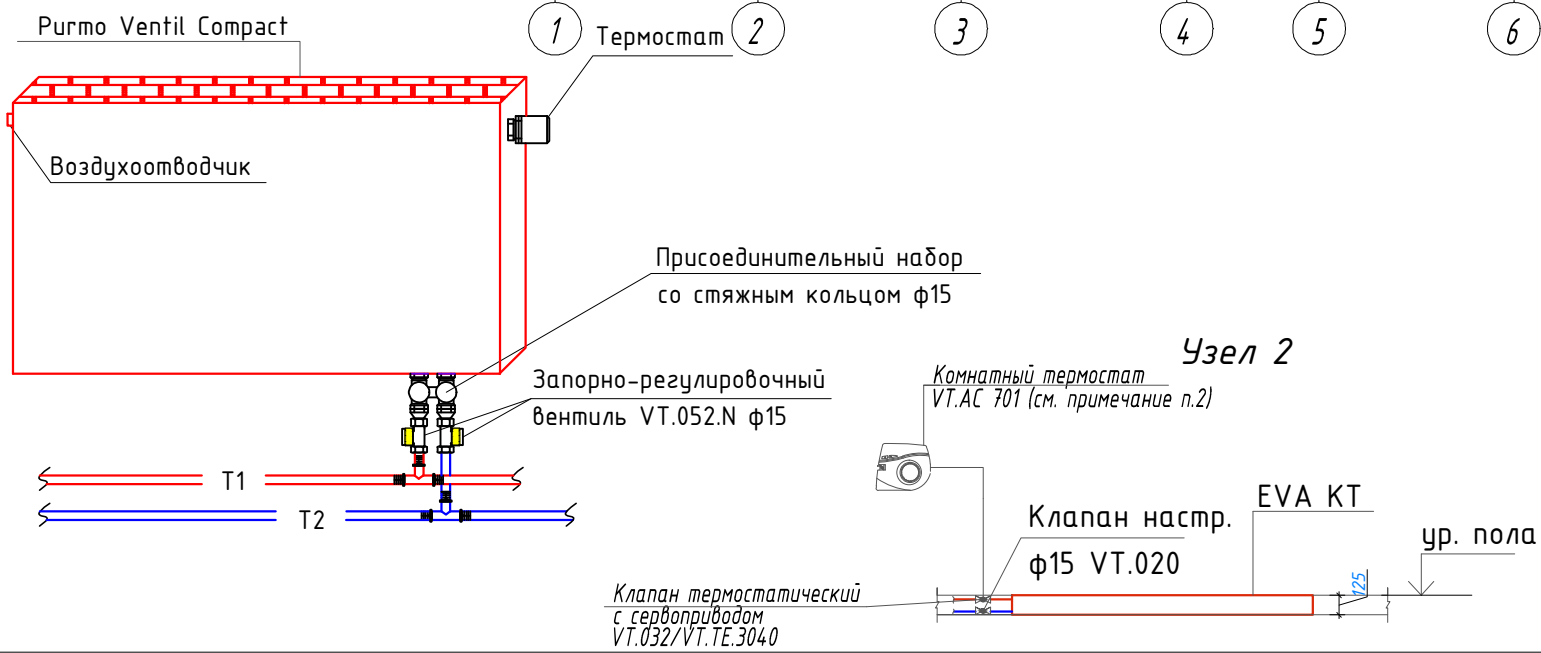

- Примечание:
1. Трубопроводы систем отопления и теплого пола проложить в полу.
  2. В бассейне предусмотреть два комнатных термостата для регулирования температуры в напольных конвекторах.

						05-15-0В			
Изм.	Кол. уч.	Лист	№ док.	Подп.	Дата	Баня из оцилиндрованного бревна 25,5 x 10	Стадия	Лист	Листов
ГИП	Н.Контр	Разраб.	Смирнов				Р	3	8
Отопление. План 1 этажа									