


План 1 этажа

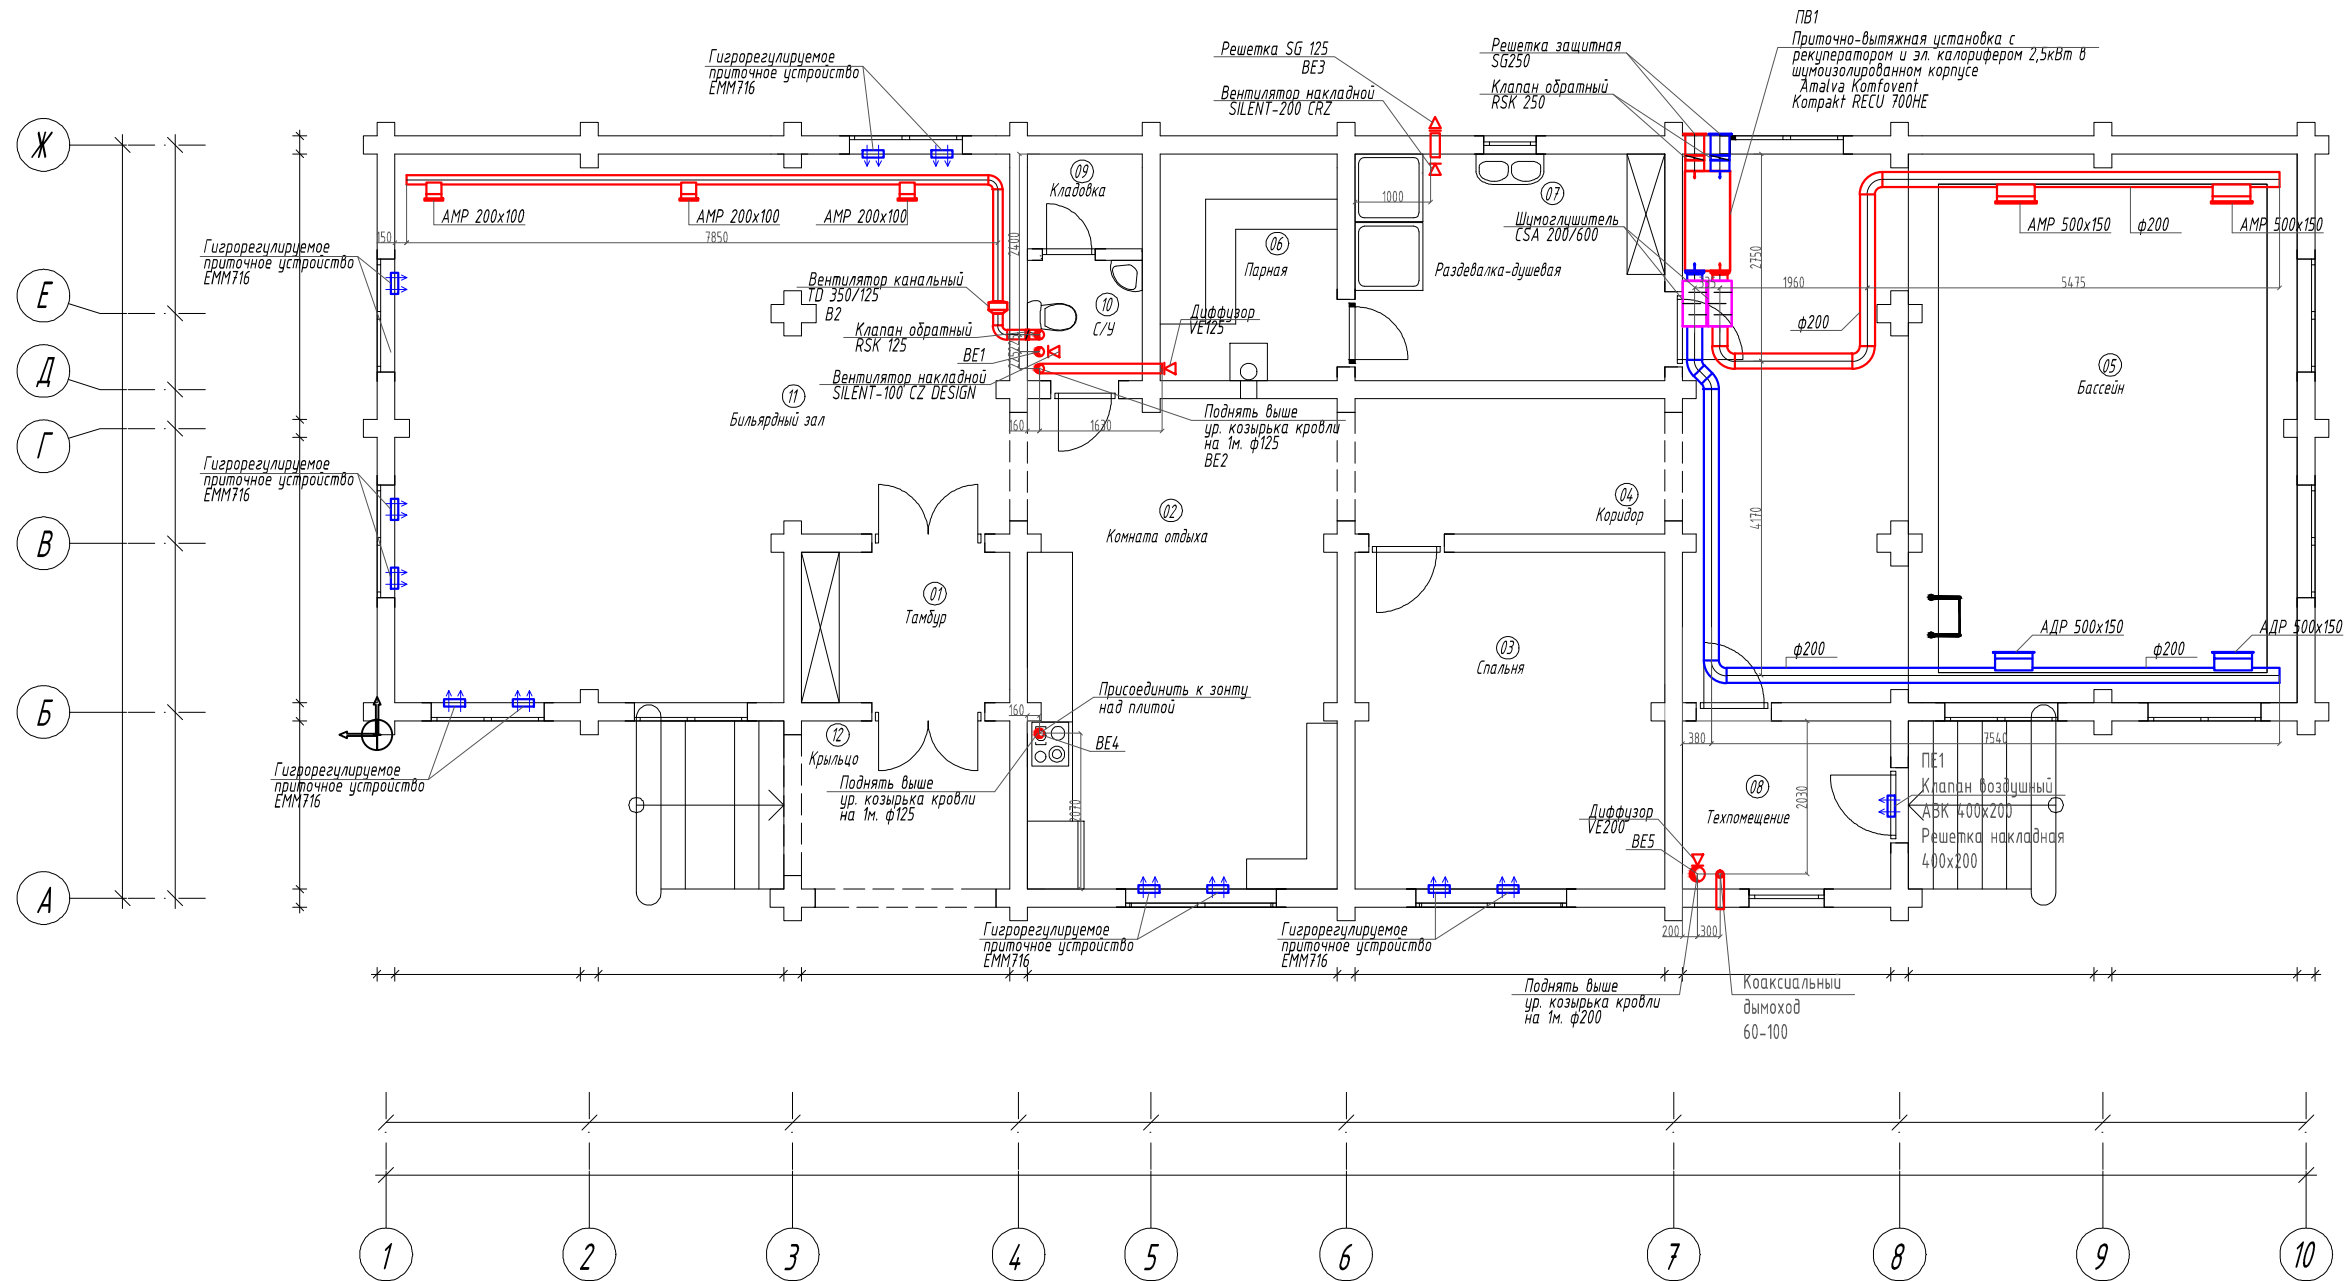

Примечание:

1. Воздуховоды проложить под потолком
2. В системе ПЕ1 клапан воздушный, и наружные решетки установить в низу двери.

						05-15-0В			
Изм.	Кол. уч.	Лист	№ док.	Подп.	Дата				
ГИП		Воронцов				Баня из оцилиндрованного бревна 25,5 x 10	Стадия	Лист	Листов
Н.Контр		Назаров					Р	4	8
Разраб.		Смирнов					Вентиляция. План 1 этажа		