


Инв. и подл. Подпись и дата. Взамен инв.

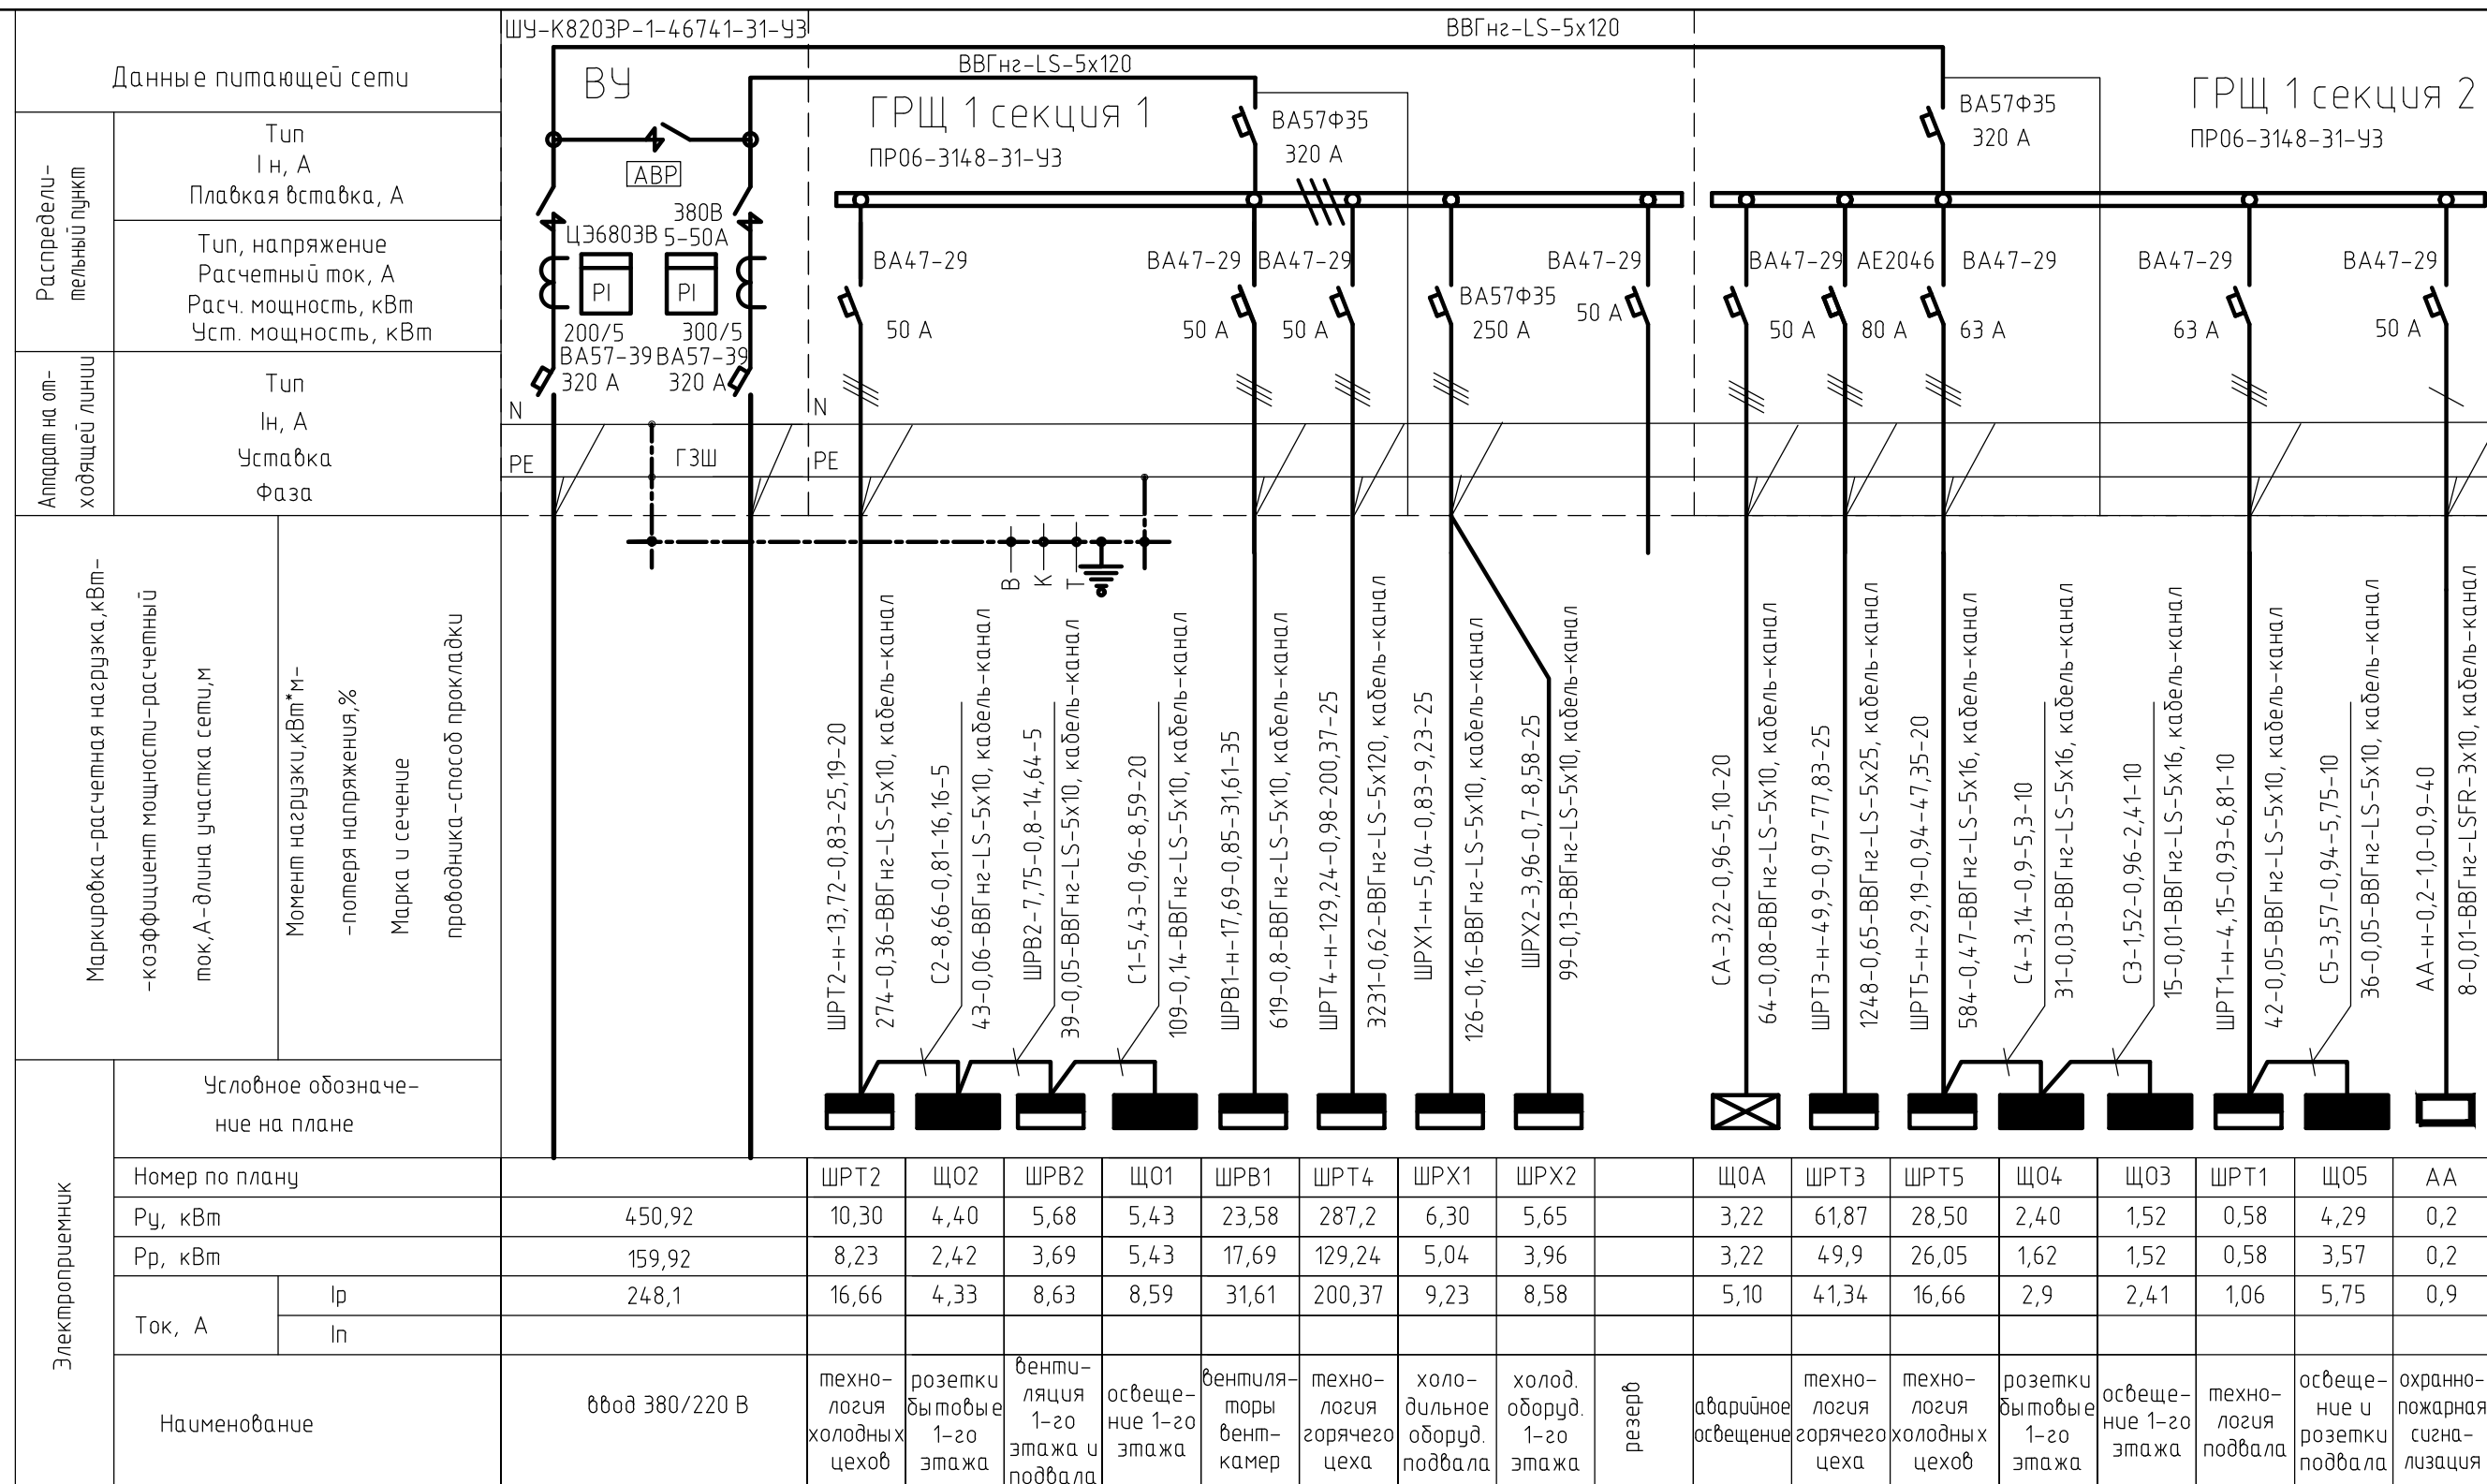

Электроприемник		Условное обозначение на плане	
		Номер по плану	Наименование
Р <sub>у</sub> , кВт	450,92	ЩРТ2	ввод 380/220 В
Р <sub>р</sub> , кВт	159,92	Щ02	техно-логия холодных цехов
Ток, А	248,1	ЩРВ2	розетки бытовые 1-го этажа
		Щ01	вентиляция 1-го этажа и подвала
I <sub>p</sub>	16,66	ЩРВ1	освещение 1-го этажа
		ЩРТ4	вентиляторы вент-камер
I <sub>н</sub>		ЩРХ1	техно-логия горячего цеха
		ЩРХ2	холодильное оборуд. подвала
			холод. оборуд. 1-го этажа
			резерв
		Щ0А	аварийное освещение
		ЩРТ3	техно-логия горячего цеха
		ЩРТ5	техно-логия холодных цехов
		Щ04	розетки бытовые 1-го этажа
		Щ03	освещение 1-го этажа
		ЩРТ1	техно-логия подвала
		Щ05	освещение и розетки подвала
		АА	охранно-пожарная сигнализация

72/2-АСПМ-11-ЭМ					
Капитальный ремонт здания пищеблока ГБУЗ «КОД №1» ДЗ КК по адресу: г.Краснодар, ул. Димитрова, 14б					
Изм.	Кол. уч.	Лист	№ док.	Подп.	Дата
ГИП					
Разработал				Лимонтова	01.12
Н.контр.					
Принципиальная электрическая схема ВУ, ГРЩ1				Стадия	Лист
				Р	3