
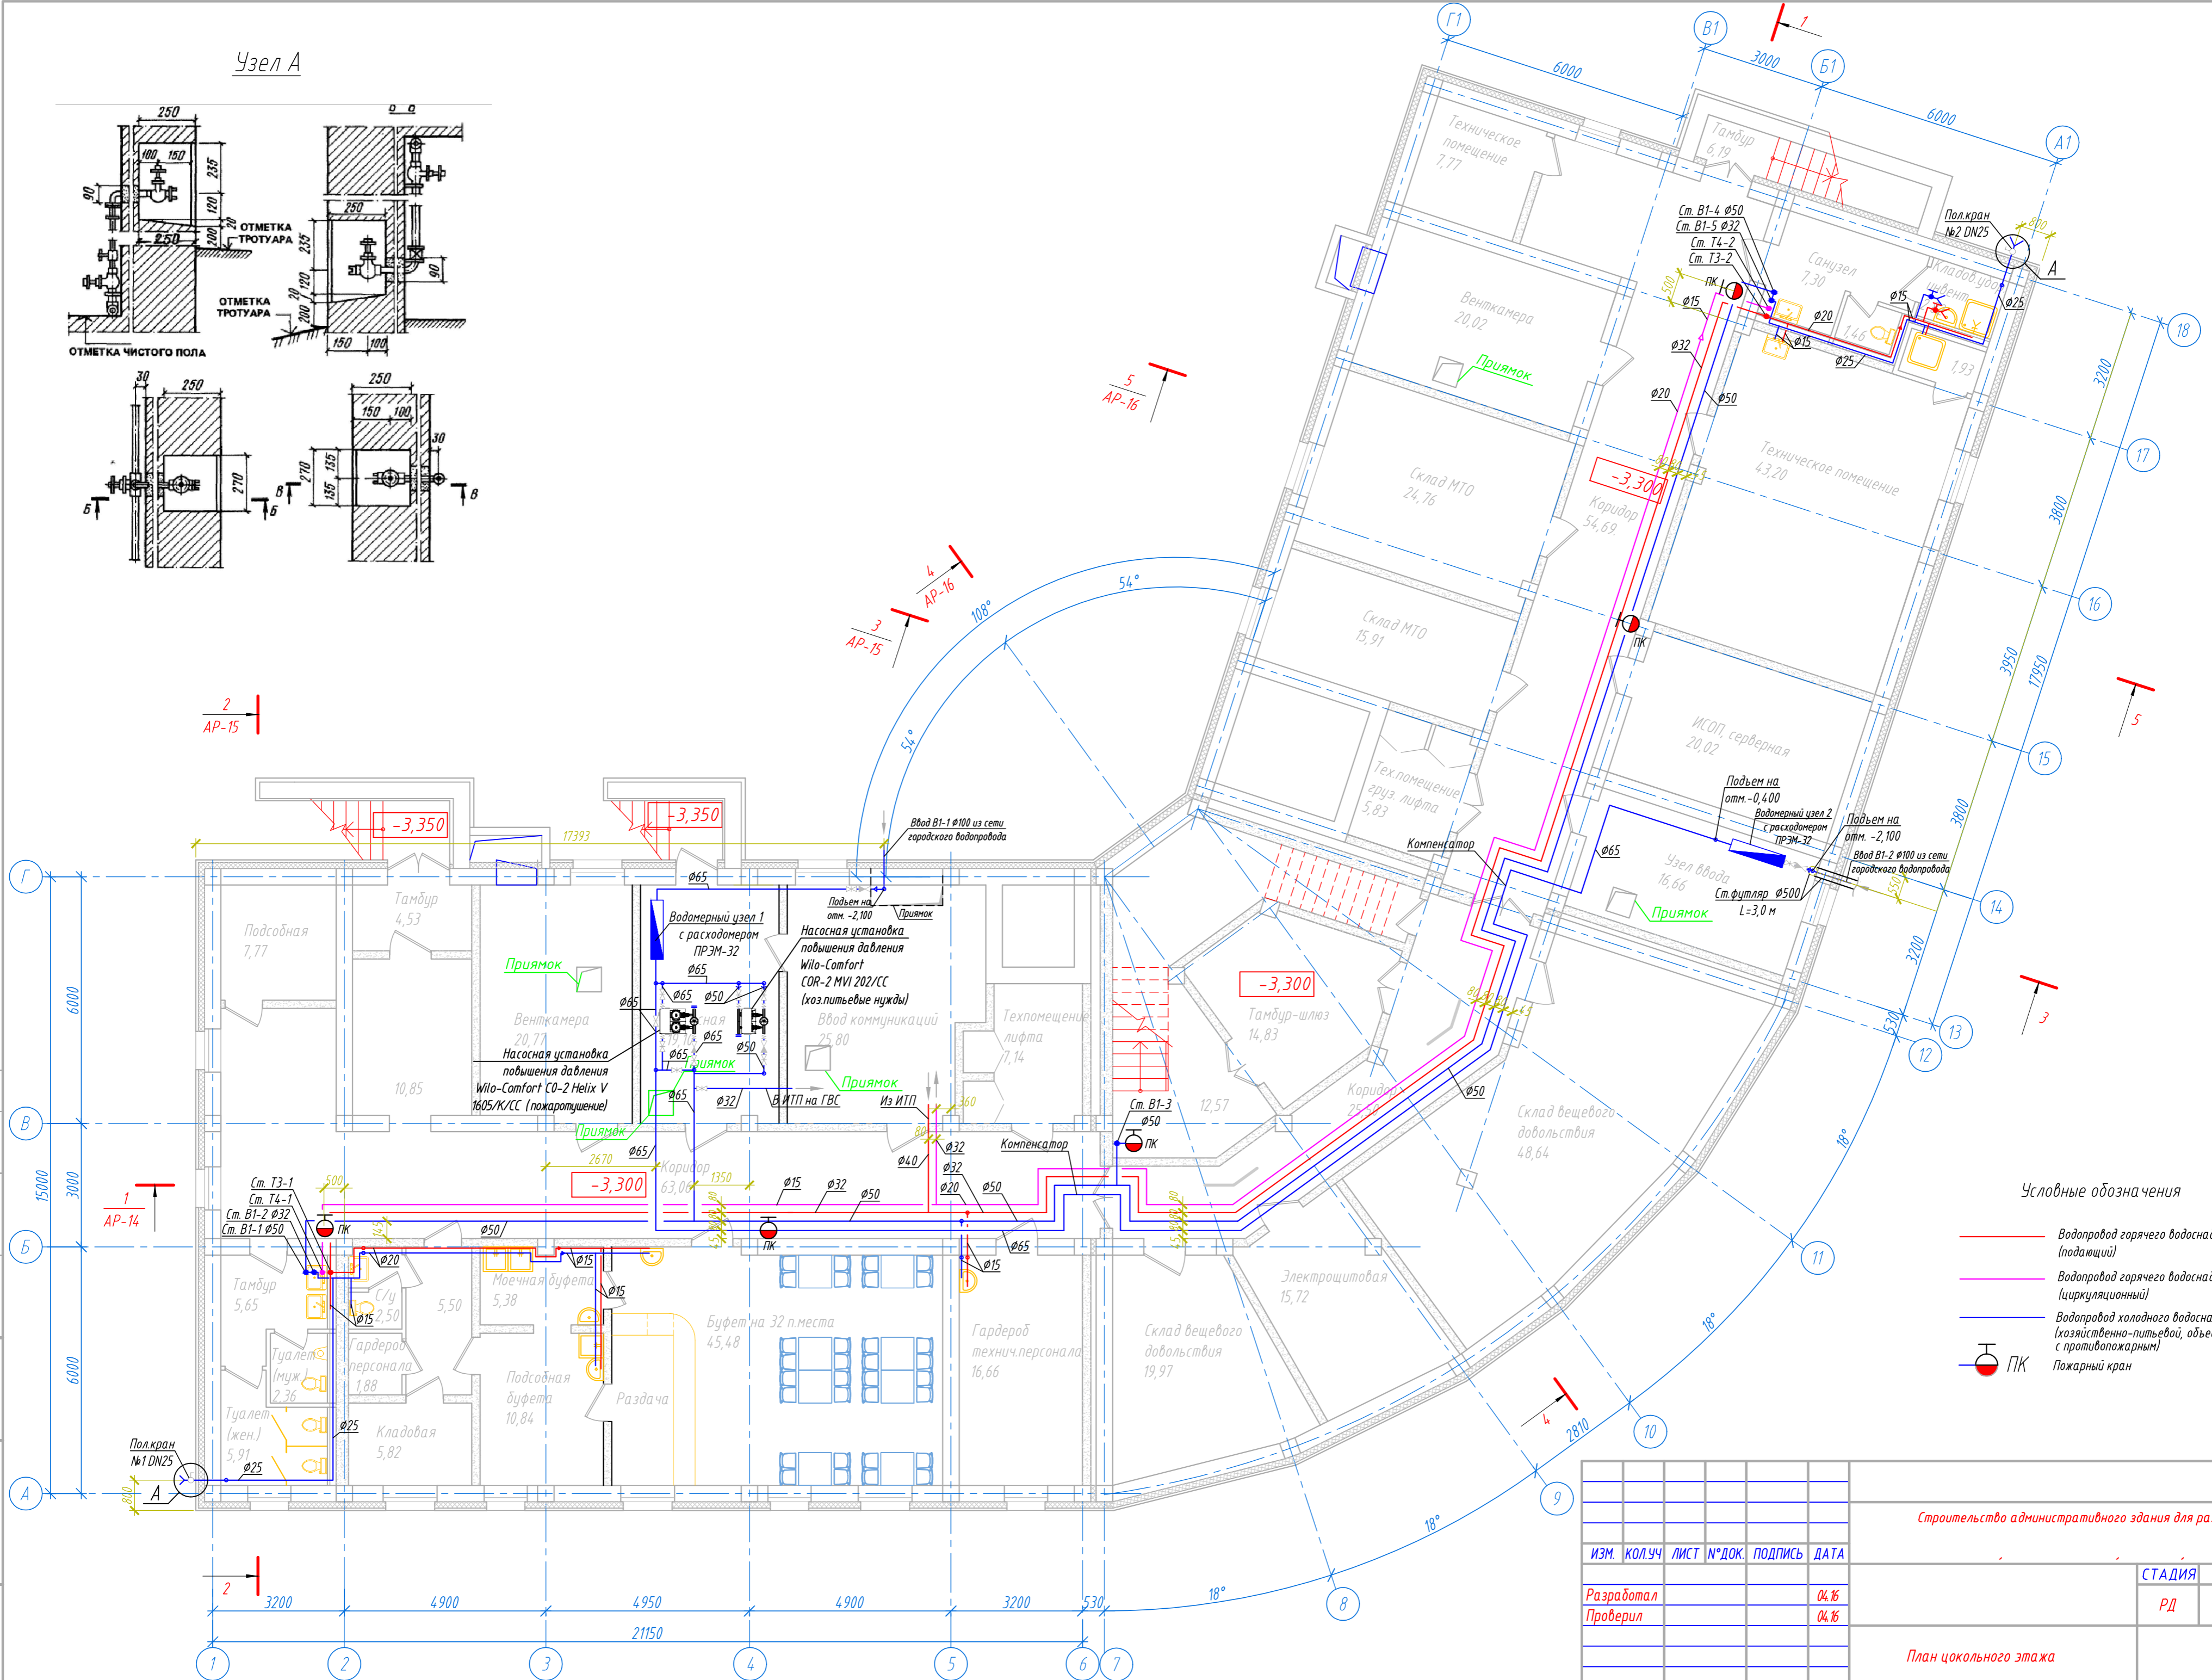


Узел А

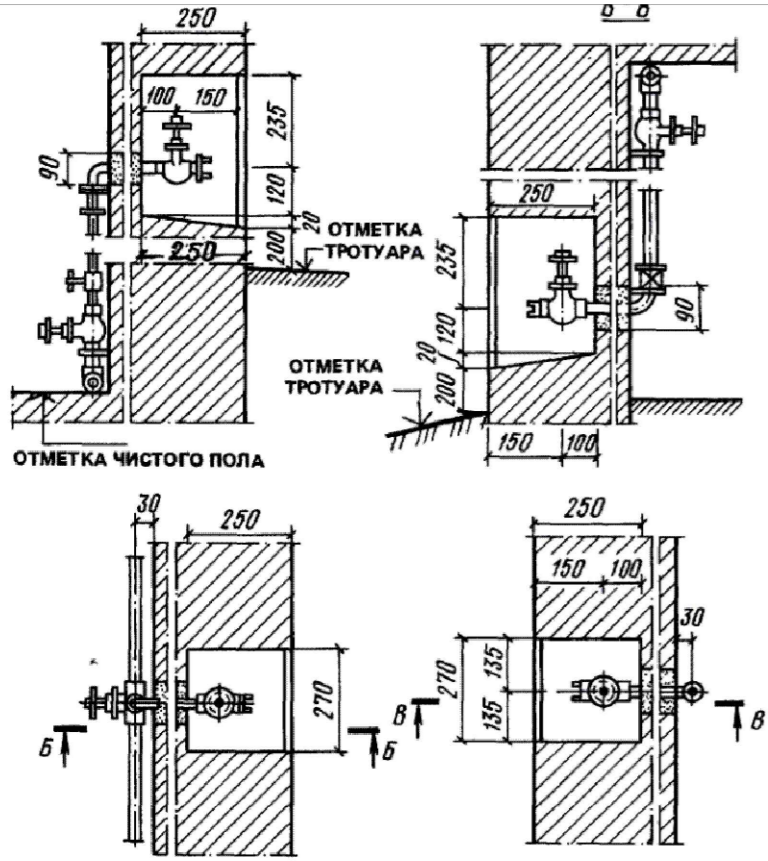

Условные обозначения

- Водопровод горячего водоснабжения Т3 (подающий)
- Водопровод горячего водоснабжения Т4 (циркуляционный)
- Водопровод холодного водоснабжения В1 (хозяйственно-питьевой, объединенный с противопожарным)
- ПК Пожарный кран

Строительство административного здания для размещения

ИЗМ.	КОЛ.УЧ.	ЛИСТ	№ДОК.	ПОДПИСЬ	ДАТА	СТАДИЯ	ЛИСТ	ЛИСТОВ
Разработал					04.16			
Проверил					04.16	РД	7	
План цокольного этажа								

СОГЛАСОВАНО
Инф.№ подл. Подпись и дата Взам. инб.№