


План вентиляции, 0 этаж

1:90

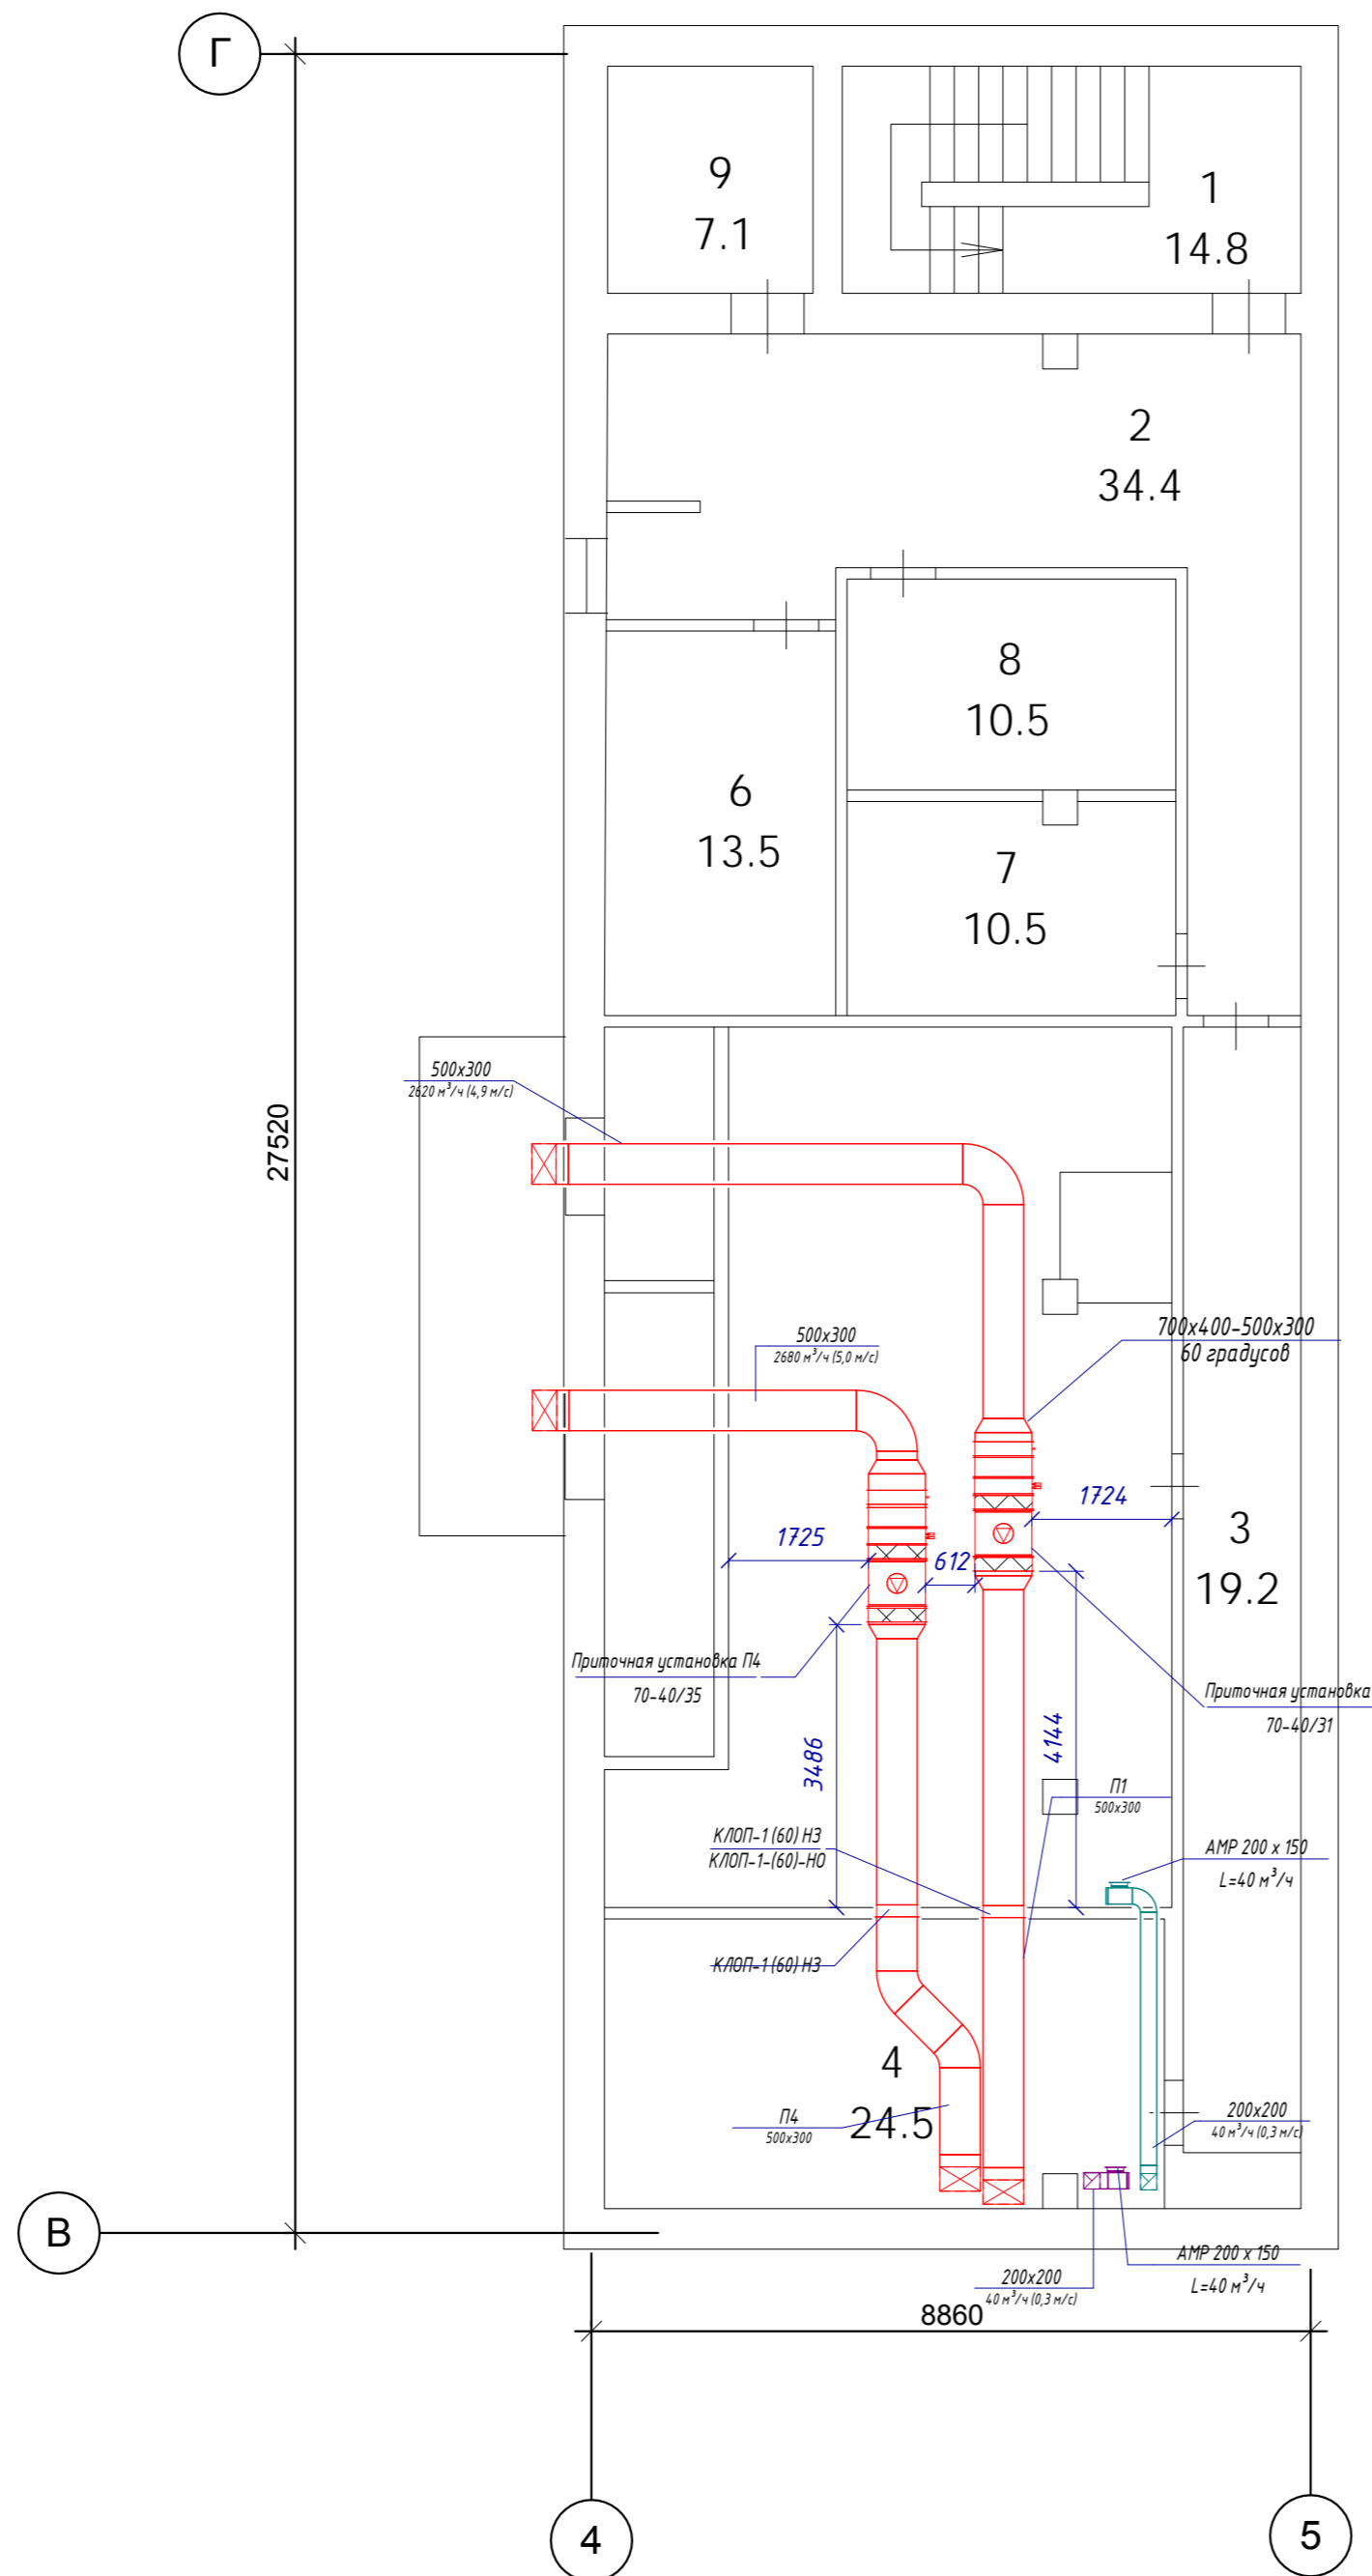

Экспликация помещений

Номер помещения	Наименование	Площадь, м ²	Кат. помещения
1	Лестничная клетка	14,8	
2	Помещение	34,4	
3	Помещение	19,2	
4	Электрощитовая	24,5	
5	Венткамера	43,2	
6	Помещение	13,5	
7	Помещение	10,5	
8	Помещение	10,5	
9	Помещение	7,1	

Согласовано	
Инв. № подл.	
Подп. и дата	
Взам. инв. №	

19/19-0В					
Капитальный ремонт инженерных систем здания "МБОУ-Боровская СШ №1"					
Изм.	Кол.уч.	Лист	№ док.	Подпись	Дата
Разработал	Судьотин				
Проверил	Мастепан				
Н. Контр.	Мастепан				
Отопление и вентиляция.			Стадия	Лист	Листов
План вентиляции, подвал			Р	6	38
000 "Элфорс"					