


План вентиляции, 1 этаж

1 этаж

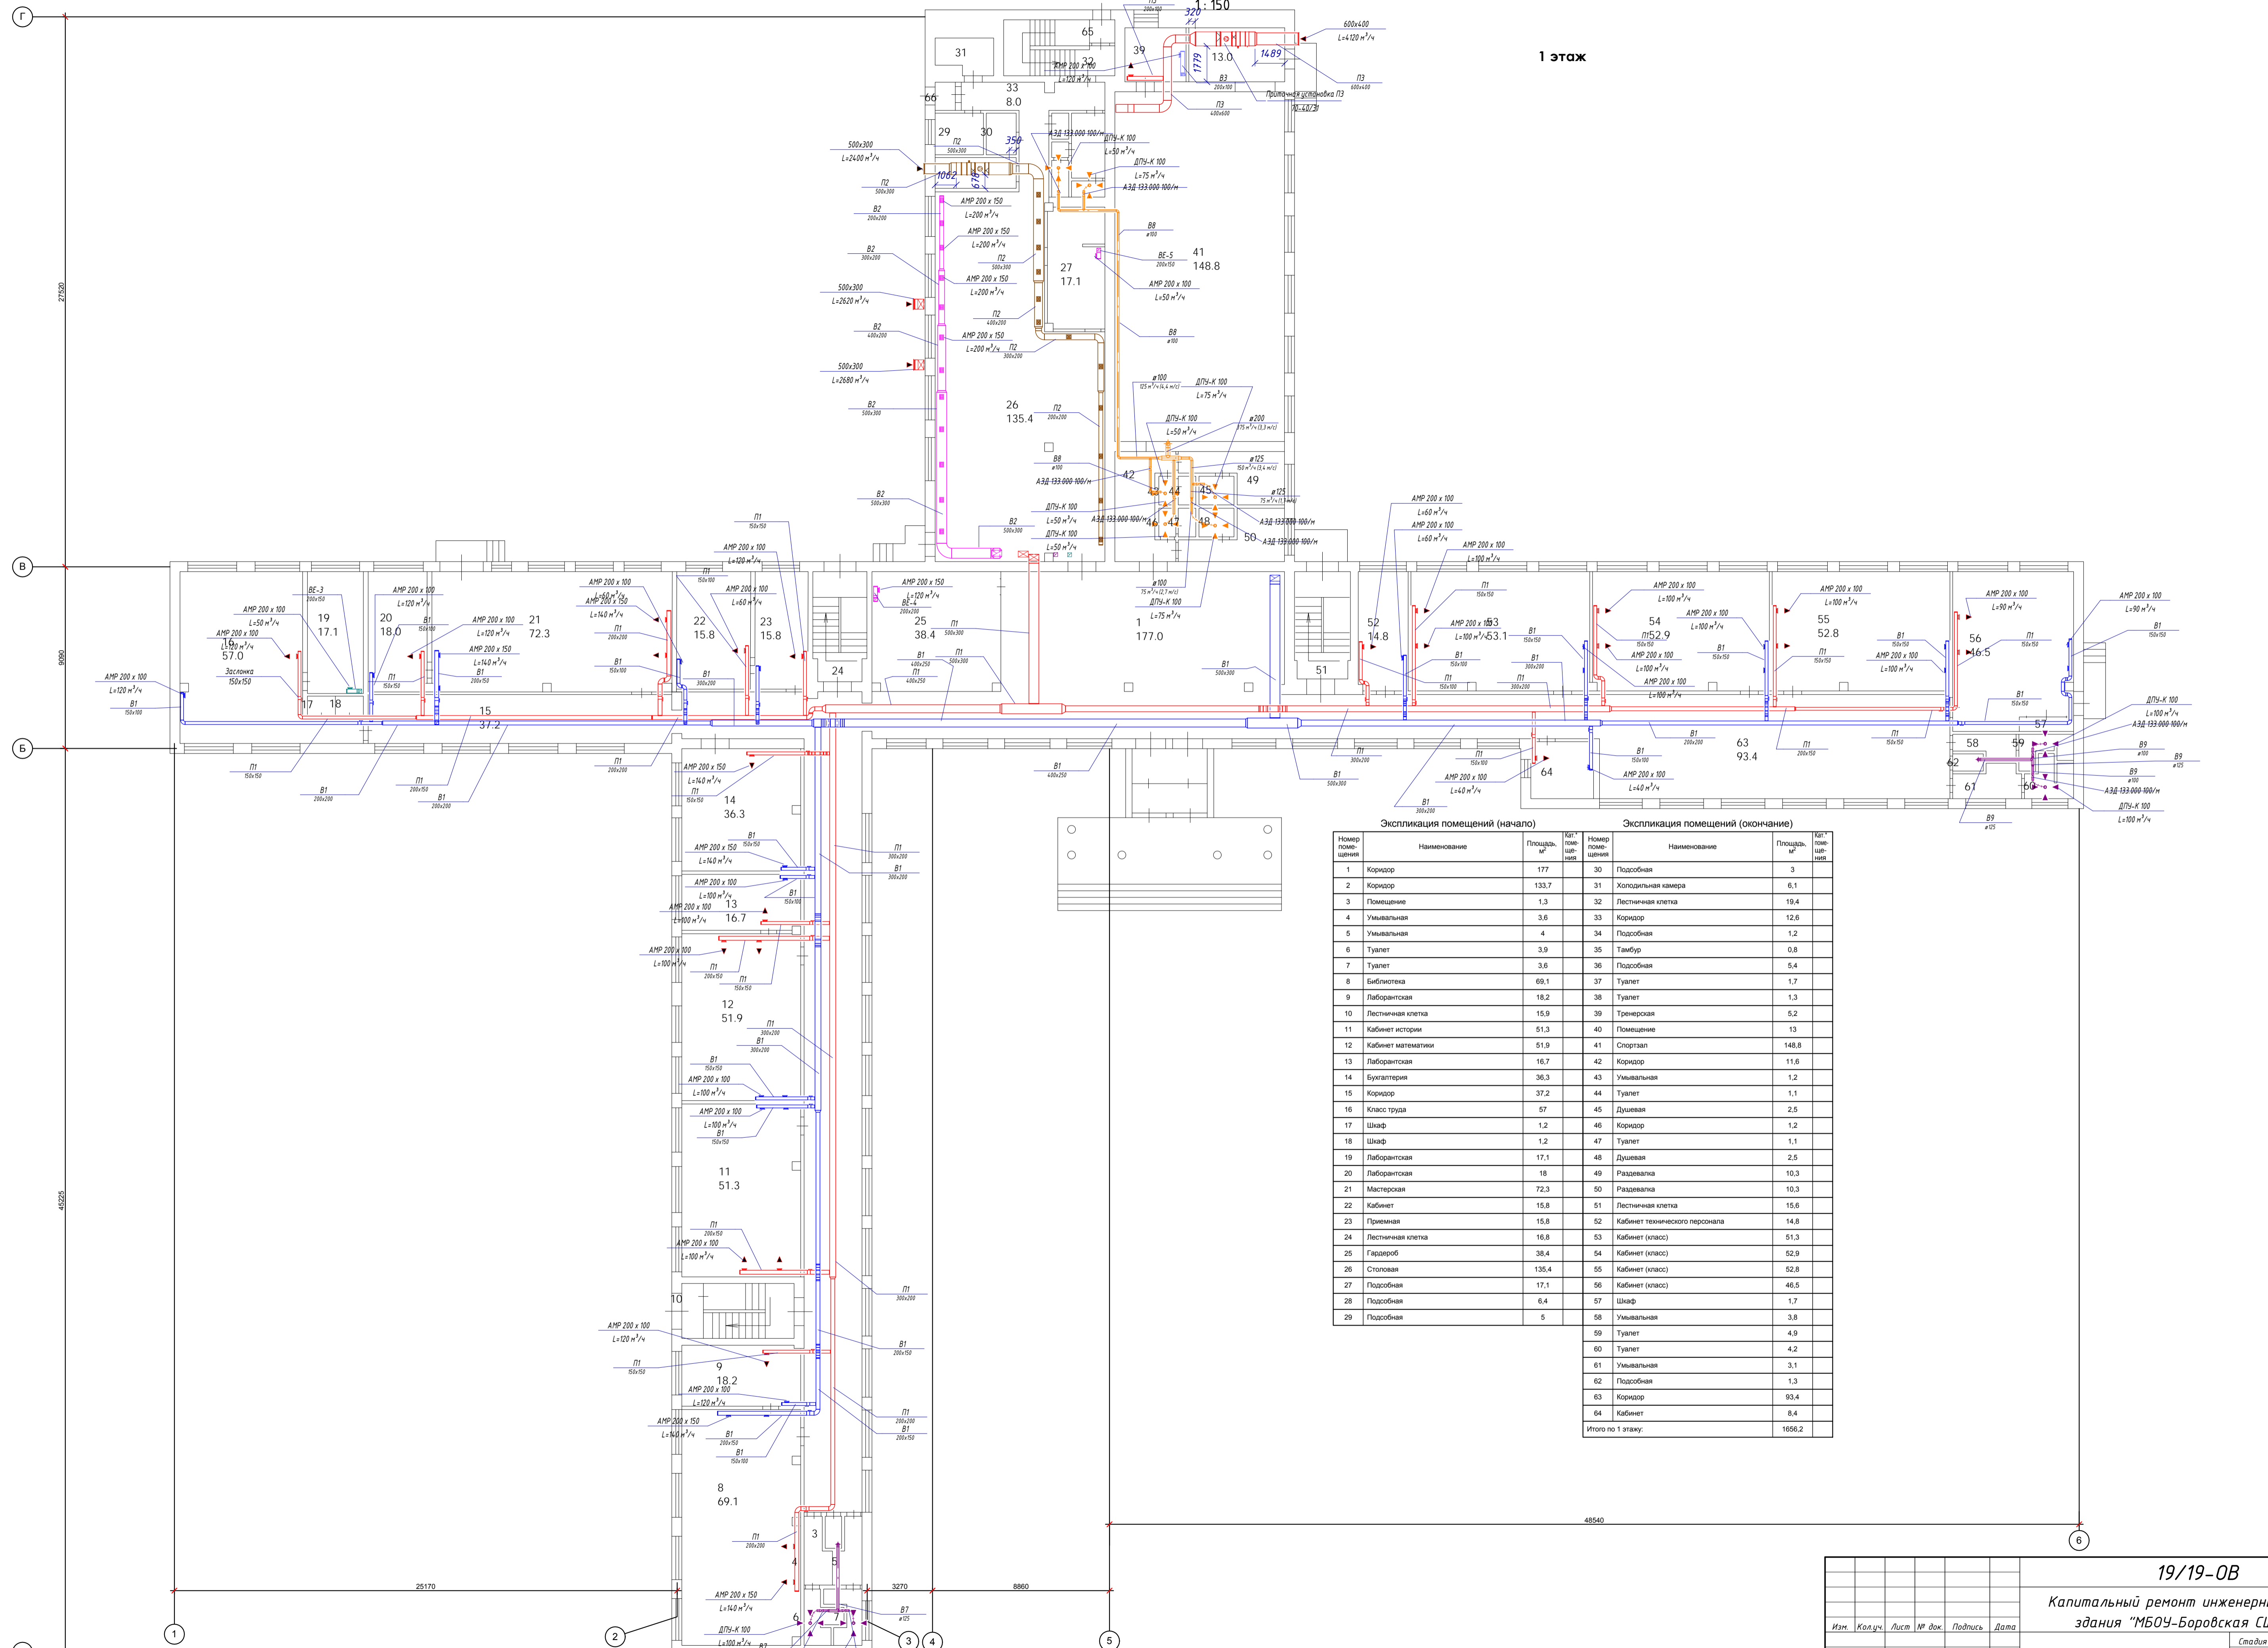

Экспликация помещений (начало)				Экспликация помещений (окончание)			
Номер помещения	Наименование	Площадь, м²	Кат. помещения	Номер помещения	Наименование	Площадь, м²	Кат. помещения
1	Коридор	177	30	30	Подсобная	3	
2	Коридор	133,7	31	31	Холодильная камера	6,1	
3	Помещение	1,3	32	32	Лестничная клетка	19,4	
4	Умывальная	3,6	33	33	Коридор	12,6	
5	Умывальная	4	34	34	Подсобная	1,2	
6	Туалет	3,9	35	35	Тамбур	0,8	
7	Туалет	3,6	36	36	Подсобная	5,4	
8	Библиотечка	69,1	37	37	Туалет	1,7	
9	Лаборантская	18,2	38	38	Туалет	1,3	
10	Лестничная клетка	15,9	39	39	Тренерская	5,2	
11	Кабинет истории	51,3	40	40	Помещение	13	
12	Кабинет математики	51,9	41	41	Спортзал	148,8	
13	Лаборантская	16,7	42	42	Коридор	11,6	
14	Бухгалтерия	36,3	43	43	Умывальная	1,2	
15	Коридор	37,2	44	44	Туалет	1,1	
16	Класс труда	57	45	45	Душевая	2,5	
17	Шкаф	1,2	46	46	Коридор	1,2	
18	Шкаф	1,2	47	47	Туалет	1,1	
19	Лаборантская	17,1	48	48	Душевая	2,5	
20	Лаборантская	18	49	49	Раздевалка	10,3	
21	Мастерская	72,3	50	50	Раздевалка	10,3	
22	Кабинет	15,8	51	51	Лестничная клетка	15,6	
23	Принимая	15,8	52	52	Кабинет технического персонала	14,8	
24	Лестничная клетка	16,8	53	53	Кабинет (класс)	51,3	
25	Гардероб	38,4	54	54	Кабинет (класс)	52,9	
26	Столовая	135,4	55	55	Кабинет (класс)	52,8	
27	Подсобная	17,1	56	56	Кабинет (класс)	46,5	
28	Подсобная	6,4	57	57	Шкаф	1,7	
29	Подсобная	5	58	58	Умывальная	3,8	
				59	Туалет	4,9	
				60	Туалет	4,2	
				61	Умывальная	3,1	
				62	Подсобная	1,3	
				63	Коридор	93,4	
				64	Кабинет	8,4	
				Итого по 1 этажу:		1666,2	

**19/19-0В**

**Капитальный ремонт инженерных систем здания "МБОУ-Боровская СШ №1"**

Изм.	Колуч.	Лист	№ док.	Подпись	Дата
Разработал	Субботин	Отопление и вентиляция.			
Проверил	Мостепан				
Н. Контр.	Мостепан	План вентиляции, 1 этаж			

Стадия	Лист	Листов
Р	7	38

000 "Элфорс"