


План вентиляции, 2 этаж
1:150

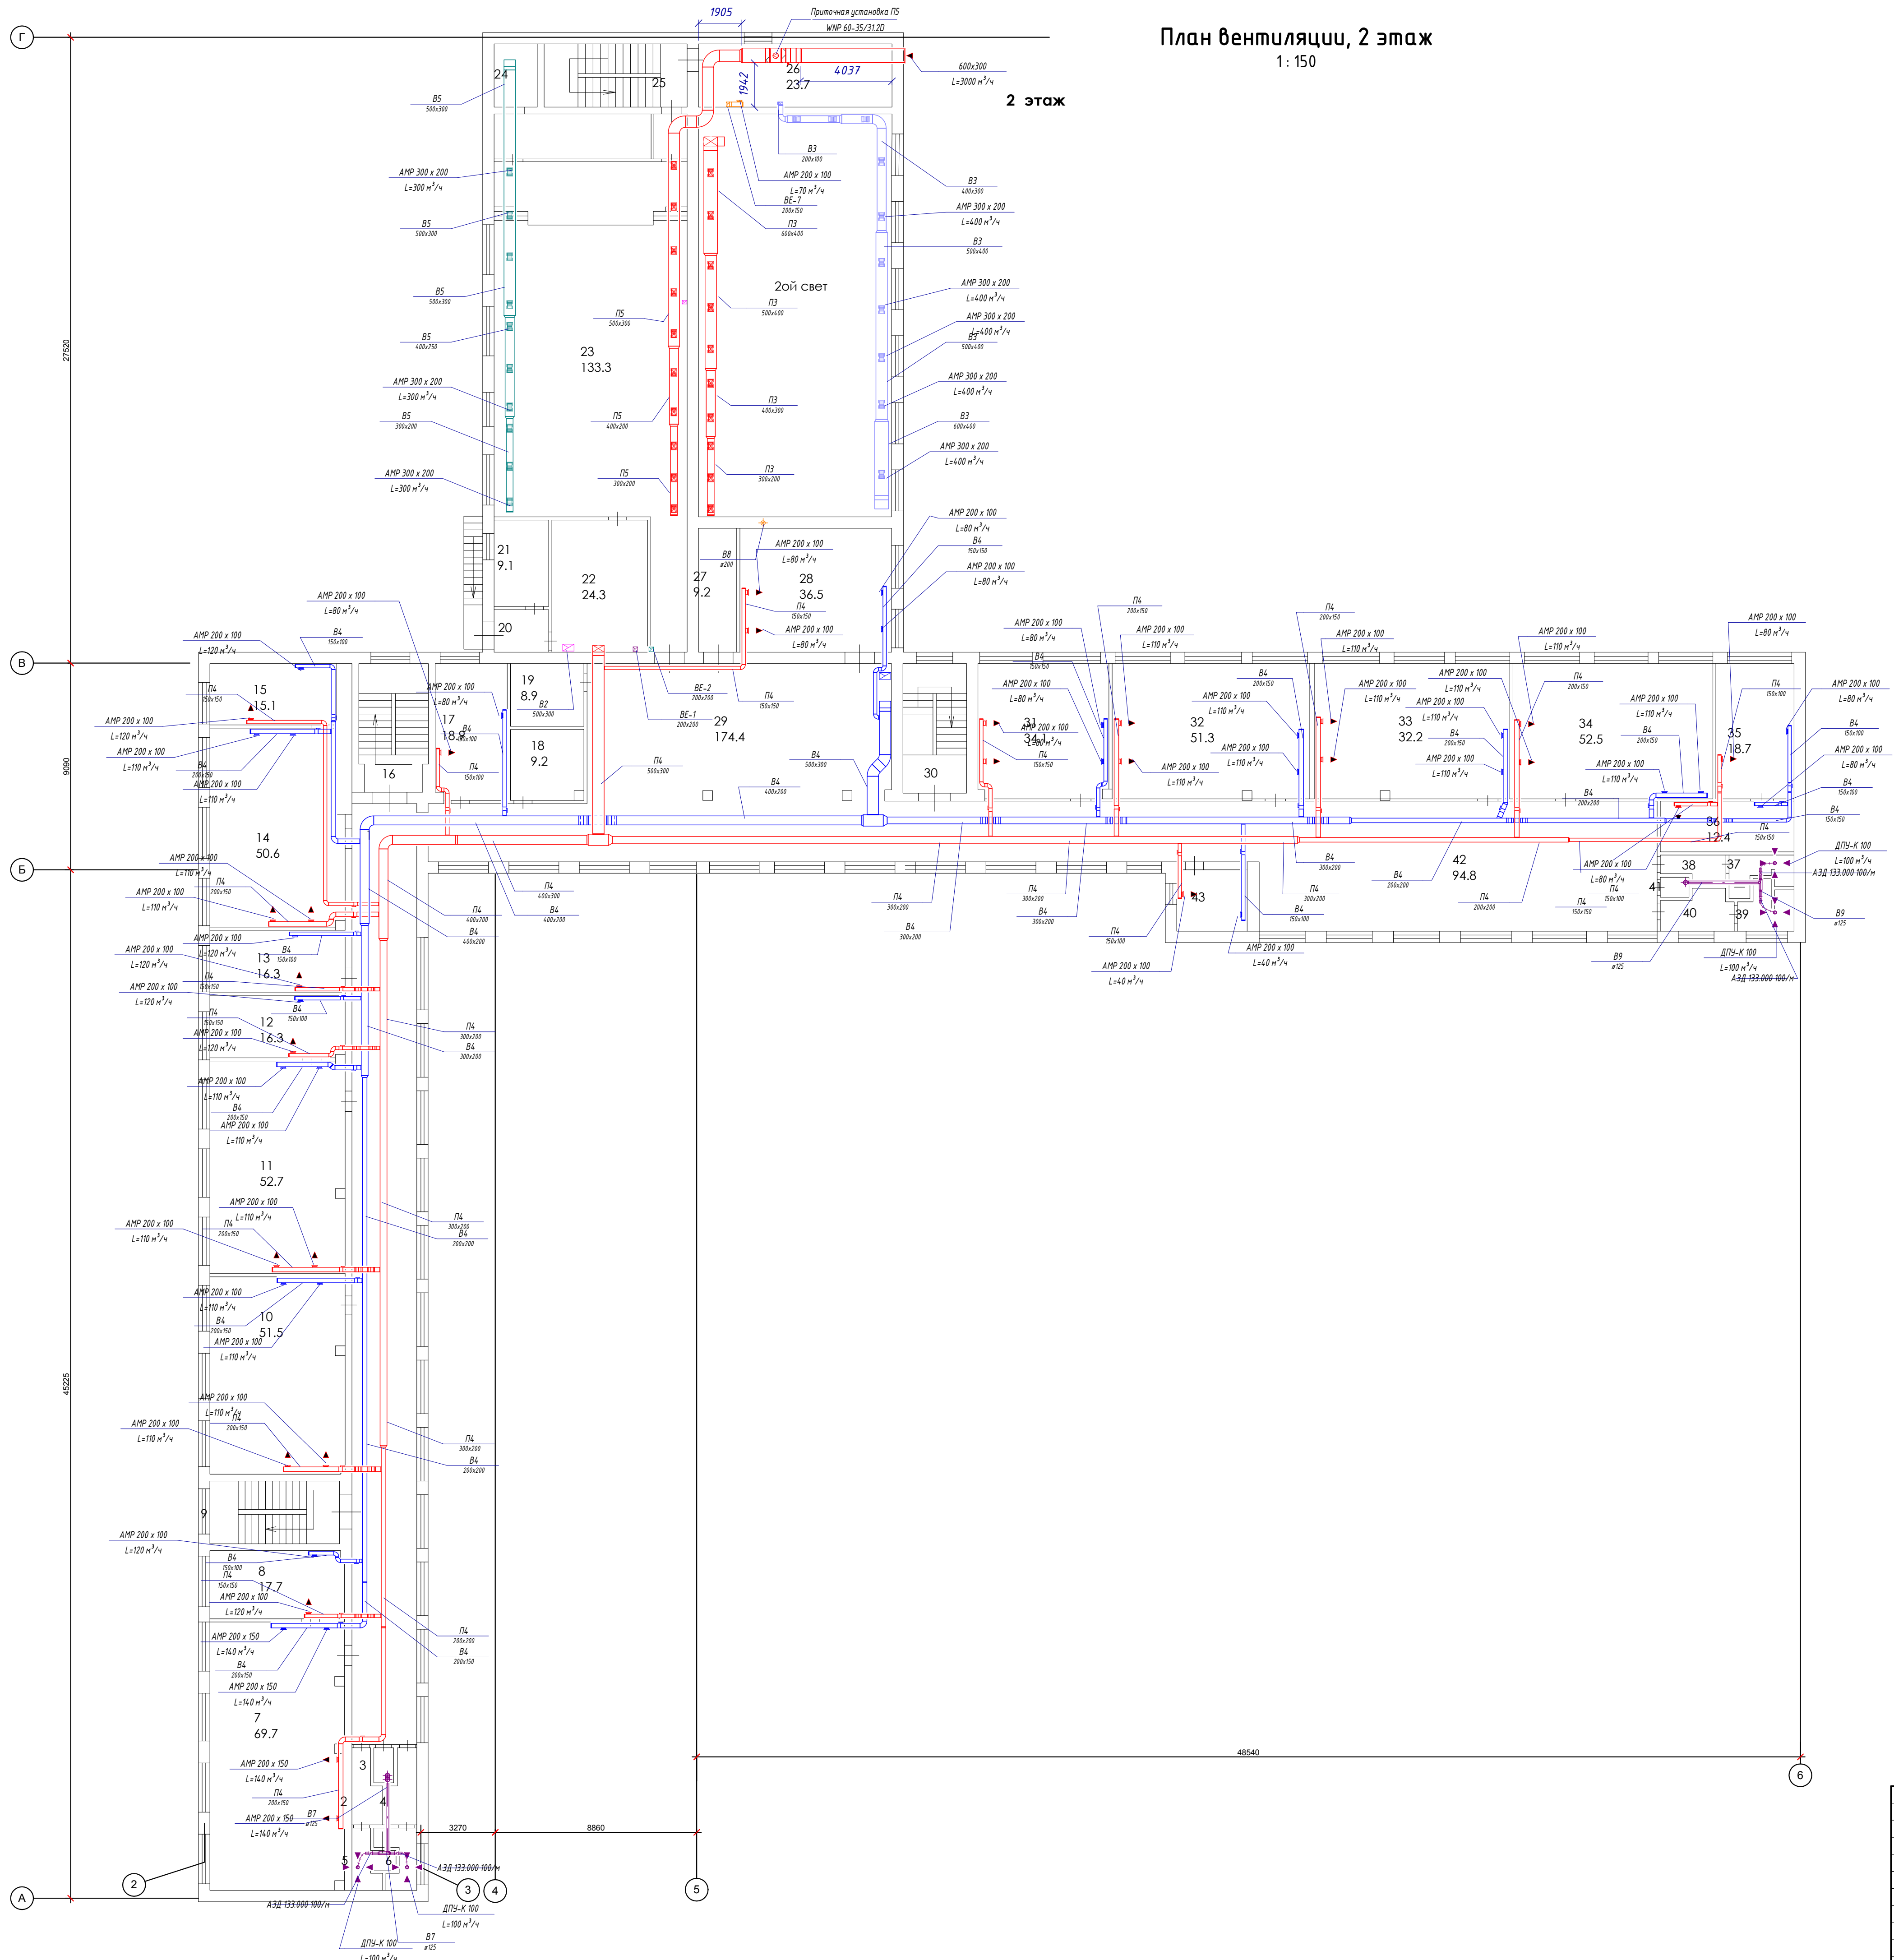

Экспликация помещений

Номер помещения	Наименование	Площадь, м²	Куб. объем, м³
1	Коридор	119,6	
2	Умывальная	3,6	
3	Подобная	1,3	
4	Умывальная	4	
5	Туалет	3,7	
6	Туалет	3,6	
7	Кабинет физики	69,7	
8	Лаборантская	17,7	
9	Лестничная клетка	15,8	
10	Кабинет истории	51,5	
11	Кабинет СДШ	62,7	
12	Лаборантская	16,3	
13	Кабинет звука	16,3	
14	Кабинет английского языка	50,6	
15	Лаборантская	15,1	
16	Лестничная клетка	15,8	
17	Учительская	18,9	
18	Подобная	9,2	
19	Подобная	8,9	
20	Кладовая	4,6	
21	Кладовая	9,1	
22	Кладовая	24,3	
23	Автомобильный зал	133,3	
24	Подобная	16,7	
25	Лестничная клетка	17,5	
26	Спортивный инвентарь	23,7	
27	Подобная	9,2	
28	Кабинет музыки	36,5	
29	Коридор	174,4	
30	Лестничная клетка	15,8	
31	Кабинет начальных классов	34,1	
32	Кабинет начальных классов	51,3	
33	Кабинет географии	32,2	
34	Кабинет информатики	52,5	
35	Лаборантская	18,7	
36	Лаборантская	12,4	
37	Туалет	3,9	
38	Умывальная	4	
39	Туалет	4,7	
40	Умывальная	4,7	
41	Подобное	1,3	
42	Коридор	94,8	
43	Кабинет	8,4	
Итого по 2 этажу:		1291,4	

				19/19-ОВ		
				Капитальный ремонт инженерных систем здания "МБОУ-Боровская СШ №1"		
Изм.	Колуч.	Лист	№ док.	Подпись	Дата	
Разработал	Суботкин	Отопление и вентиляция.		Стадия	Лист	Листов
Проверил	Мостепан			Р	8	38
Н. Контр.	Мостепан	План вентиляции, 2 этаж		000 "Элфорс"		
				Копировал		