


План ТС калориферов, 1 этаж
1:150

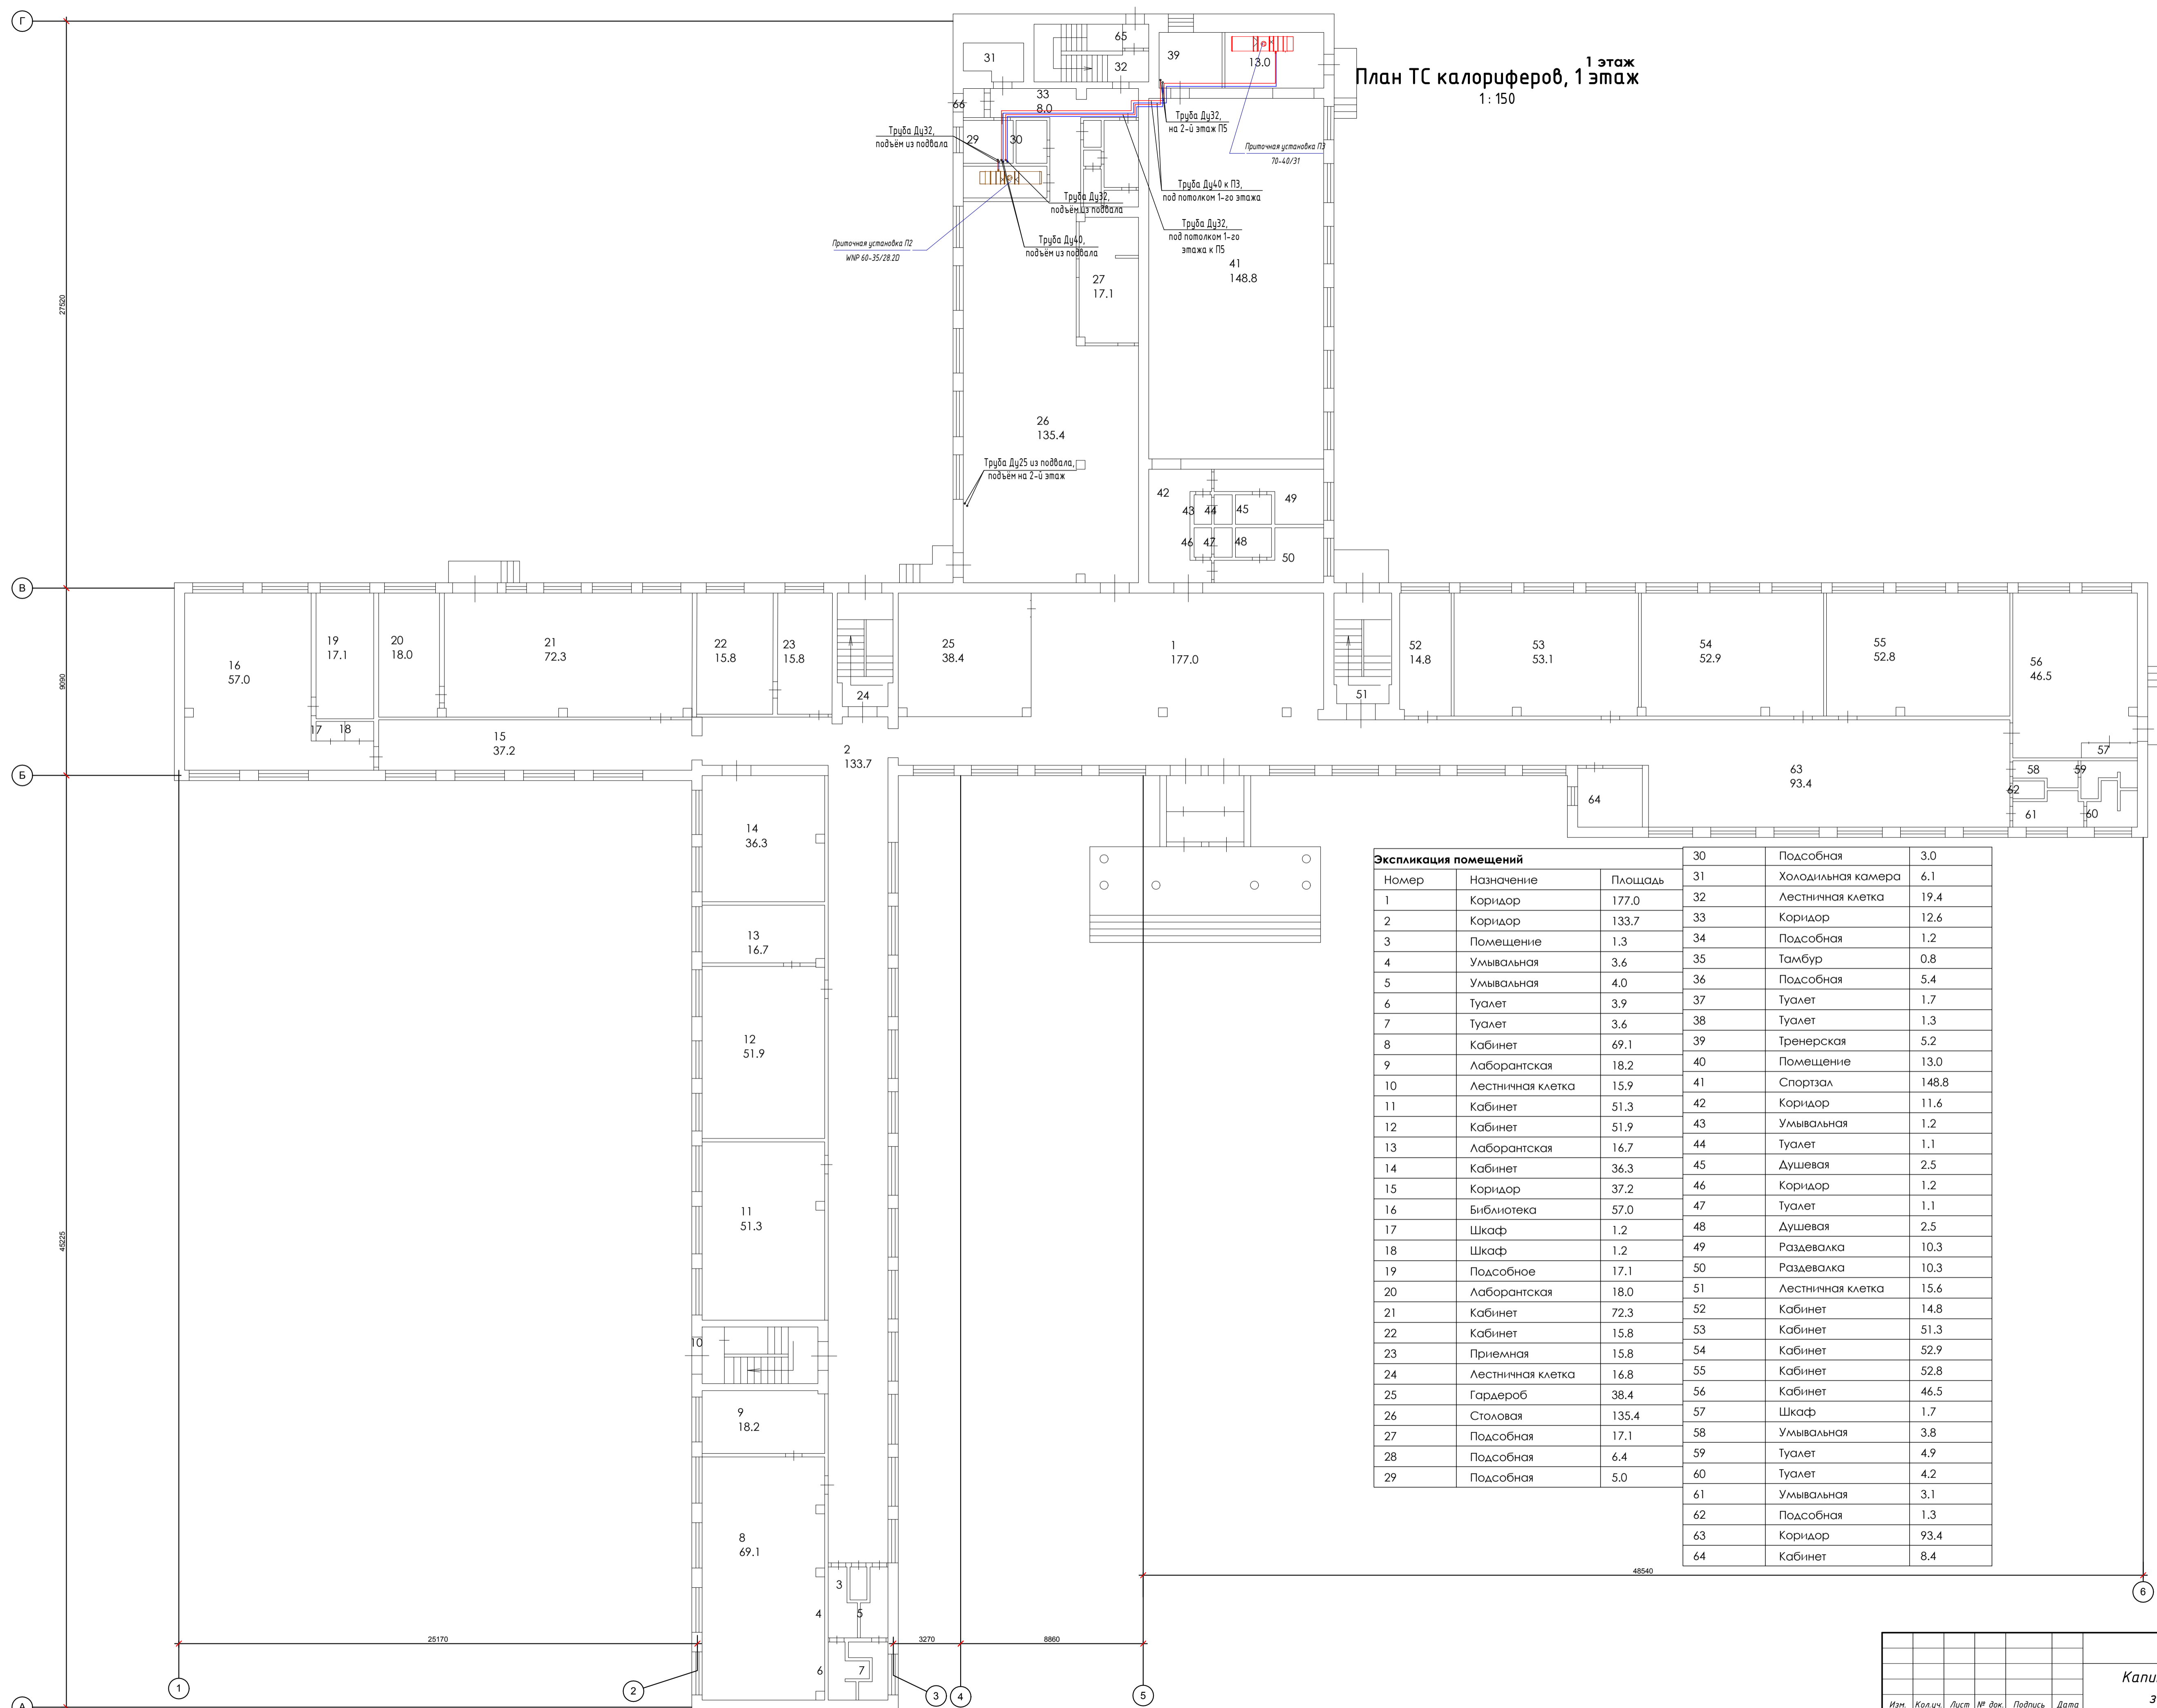

Экспликация помещений			Экспликация помещений		
Номер	Назначение	Площадь	Номер	Назначение	Площадь
1	Коридор	177.0	30	Подсобная	3.0
2	Коридор	133.7	31	Холодильная камера	6.1
3	Помещение	1.3	32	Лестничная клетка	19.4
4	Умывальная	3.6	33	Коридор	12.6
5	Умывальная	4.0	34	Подсобная	1.2
6	Туалет	3.9	35	Тамбур	0.8
7	Туалет	3.6	36	Подсобная	5.4
8	Кабинет	69.1	37	Туалет	1.7
9	Лаборантская	18.2	38	Туалет	1.3
10	Лестничная клетка	15.9	39	Тренировочная	5.2
11	Кабинет	51.3	40	Помещение	13.0
12	Кабинет	51.9	41	Спортзал	148.8
13	Лаборантская	16.7	42	Коридор	11.6
14	Кабинет	36.3	43	Умывальная	1.2
15	Коридор	37.2	44	Туалет	1.1
16	Библиотека	57.0	45	Душевая	2.5
17	Шкаф	1.2	46	Коридор	1.2
18	Шкаф	1.2	47	Туалет	1.1
19	Подсобное	17.1	48	Душевая	2.5
20	Лаборантская	18.0	49	Раздевалка	10.3
21	Кабинет	72.3	50	Раздевалка	10.3
22	Кабинет	15.8	51	Лестничная клетка	15.6
23	Приемная	15.8	52	Кабинет	14.8
24	Лестничная клетка	16.8	53	Кабинет	51.3
25	Гардероб	38.4	54	Кабинет	52.9
26	Столовая	135.4	55	Кабинет	52.8
27	Подсобная	17.1	56	Кабинет	46.5
28	Подсобная	6.4	57	Шкаф	1.7
29	Подсобная	5.0	58	Умывальная	3.8
			59	Туалет	4.9
			60	Туалет	4.2
			61	Умывальная	3.1
			62	Подсобная	1.3
			63	Коридор	93.4
			64	Кабинет	8.4

Составлено	
Взвешено	
Проверено	
Дата	
Имя	

19/19-ОВ				
Капитальный ремонт инженерных систем здания "МБОУ-Боровская СШ №1"				
Изм.	Колуч.	Лист	№ док.	Подпись
Разработал	Субботин			
Проверил	Мостепан			
Н. Контр.	Мостепан			
Отопление и вентиляция.			Стадия	Лист
План теплоснабжения калориферов. 1 этаж			Р	12
			Листов	38
			000 "Элфорс"	