


# План ТС калориферов, 3 этаж

1:150

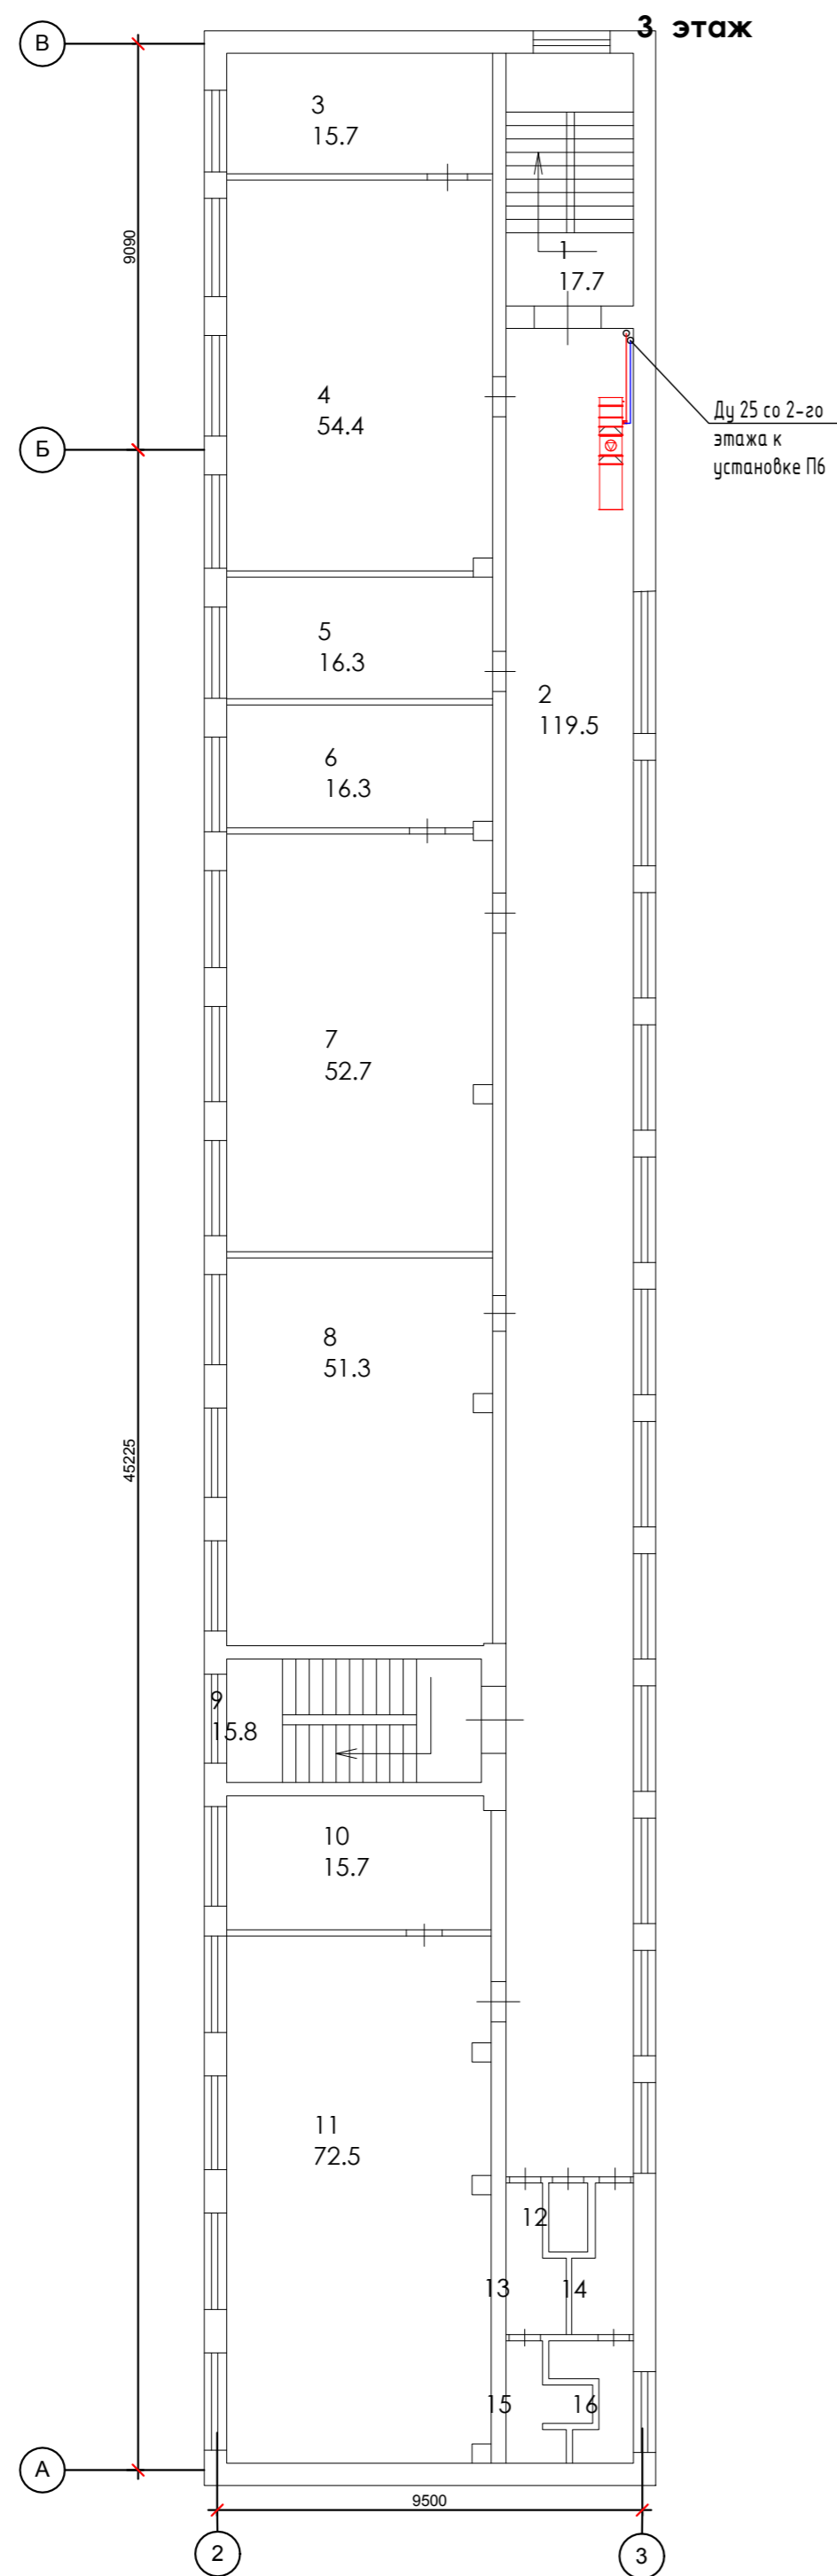

Экспликация помещений		
Номер	Назначение	Площадь
1	Лестничная клетка	17.7
2	Коридор	119.5
3	Лаборантская	15.7
4	Кабинет	54.4
5	Кабинет	16.3
6	Лаборантская	16.3
7	Кабинет	52.7
8	Кабинет	51.3
9	Лестничная клетка	15.8
10	Лаборантская	15.7
11	Кабинет	72.5
12	Подсобная	1.3
13	Умывальная	3.6
14	Умывальная	4.0
15	Туалет	3.9
16	Туалет	3.6
<b>Итого по 3 этажу</b>		<b>464.3</b>

Согласовано	
Инв. № подл.	Взам. инв. №
Подп. и дата	

					<b>19/19-0В</b>					
					<i>Капитальный ремонт инженерных систем здания "МБОУ-Боровская СШ №1"</i>					
Изм.	Кол.уч.	Лист	№ док.	Подпись	Дата	<i>Отопление и вентиляция.</i>		Стадия	Лист	Листов
Разработал	Судботин					<i>Отопление и вентиляция.</i>		Р	14	38
Проверил	Мастепан					<i>План теплоснабжения калориферов, 3 этаж</i>		<b>000 "Элфорс"</b>		
Н. Контр.	Мастепан									