


# Схема системы П1

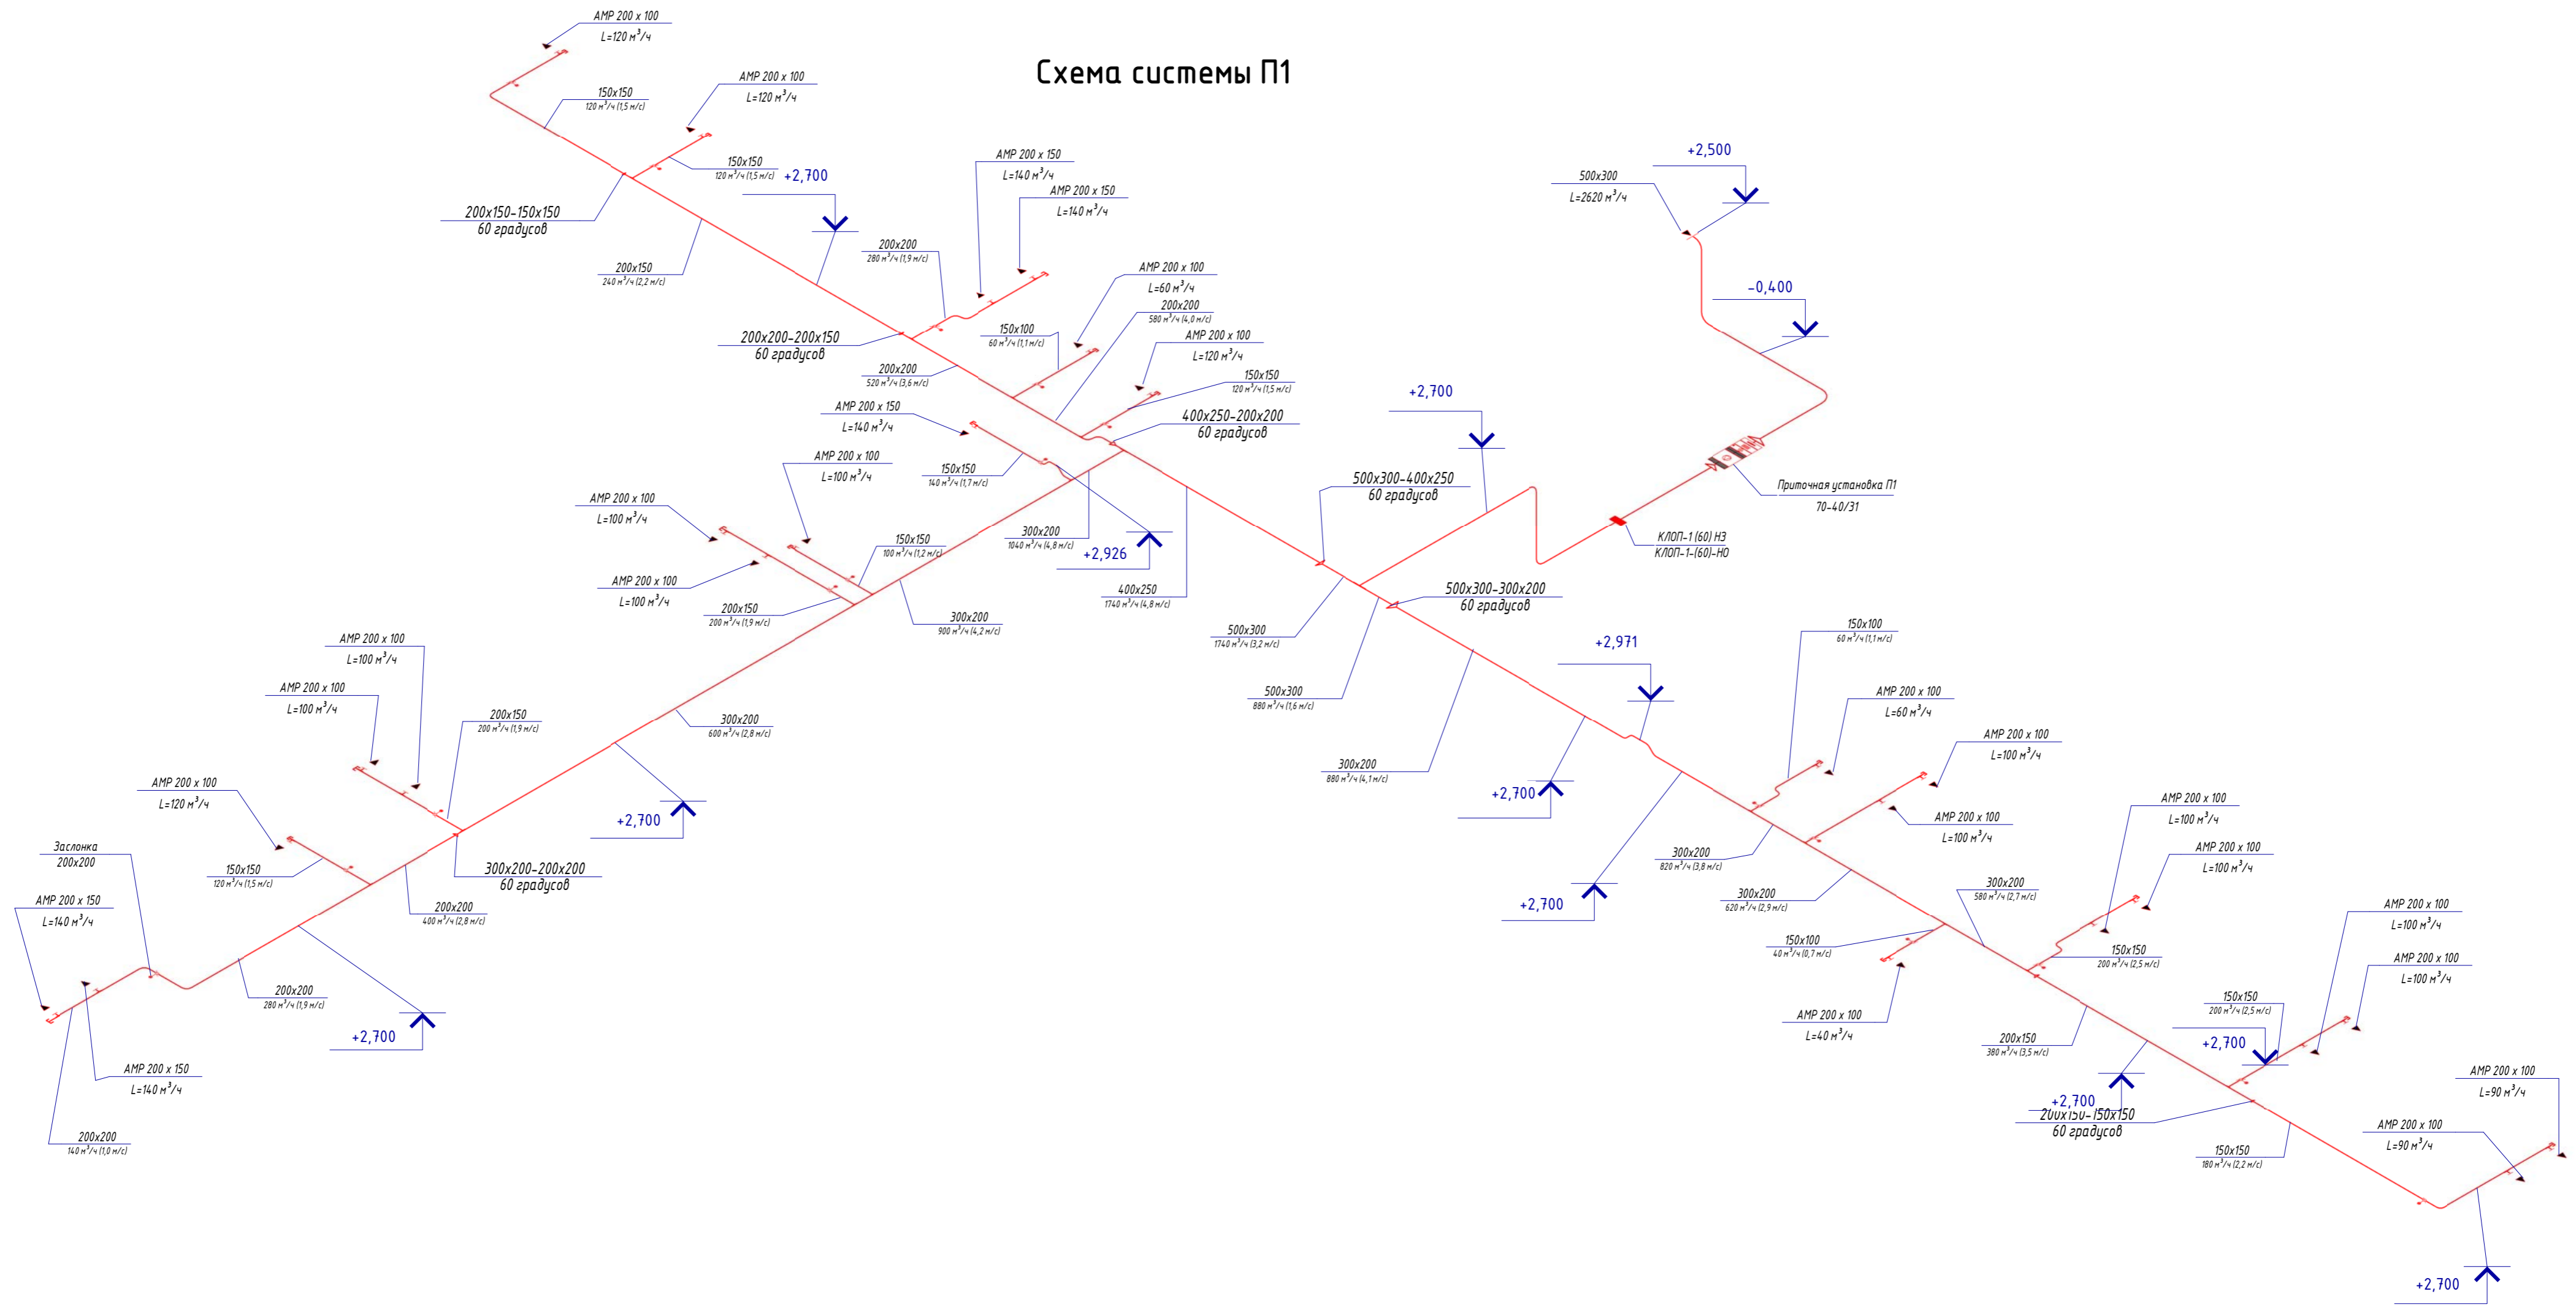

Инв. № подл.	Подп. и дата	Взам. инв. №

<b>19/19-0В</b>					
<b>Капитальный ремонт инженерных систем здания "МБОУ-Боровская СШ №1"</b>					
Изм.	Кол.уч.	Лист	№ док.	Подпись	Дата
Разработал	Судьотин				
Проверил	Мастепан				
Н. Контр.	Мастепан				
Отопление и вентиляция.			Стадия	Лист	Листов
Схема системы П1			Р	15	39
000 "Элфорс"					