



### Схема системы П2

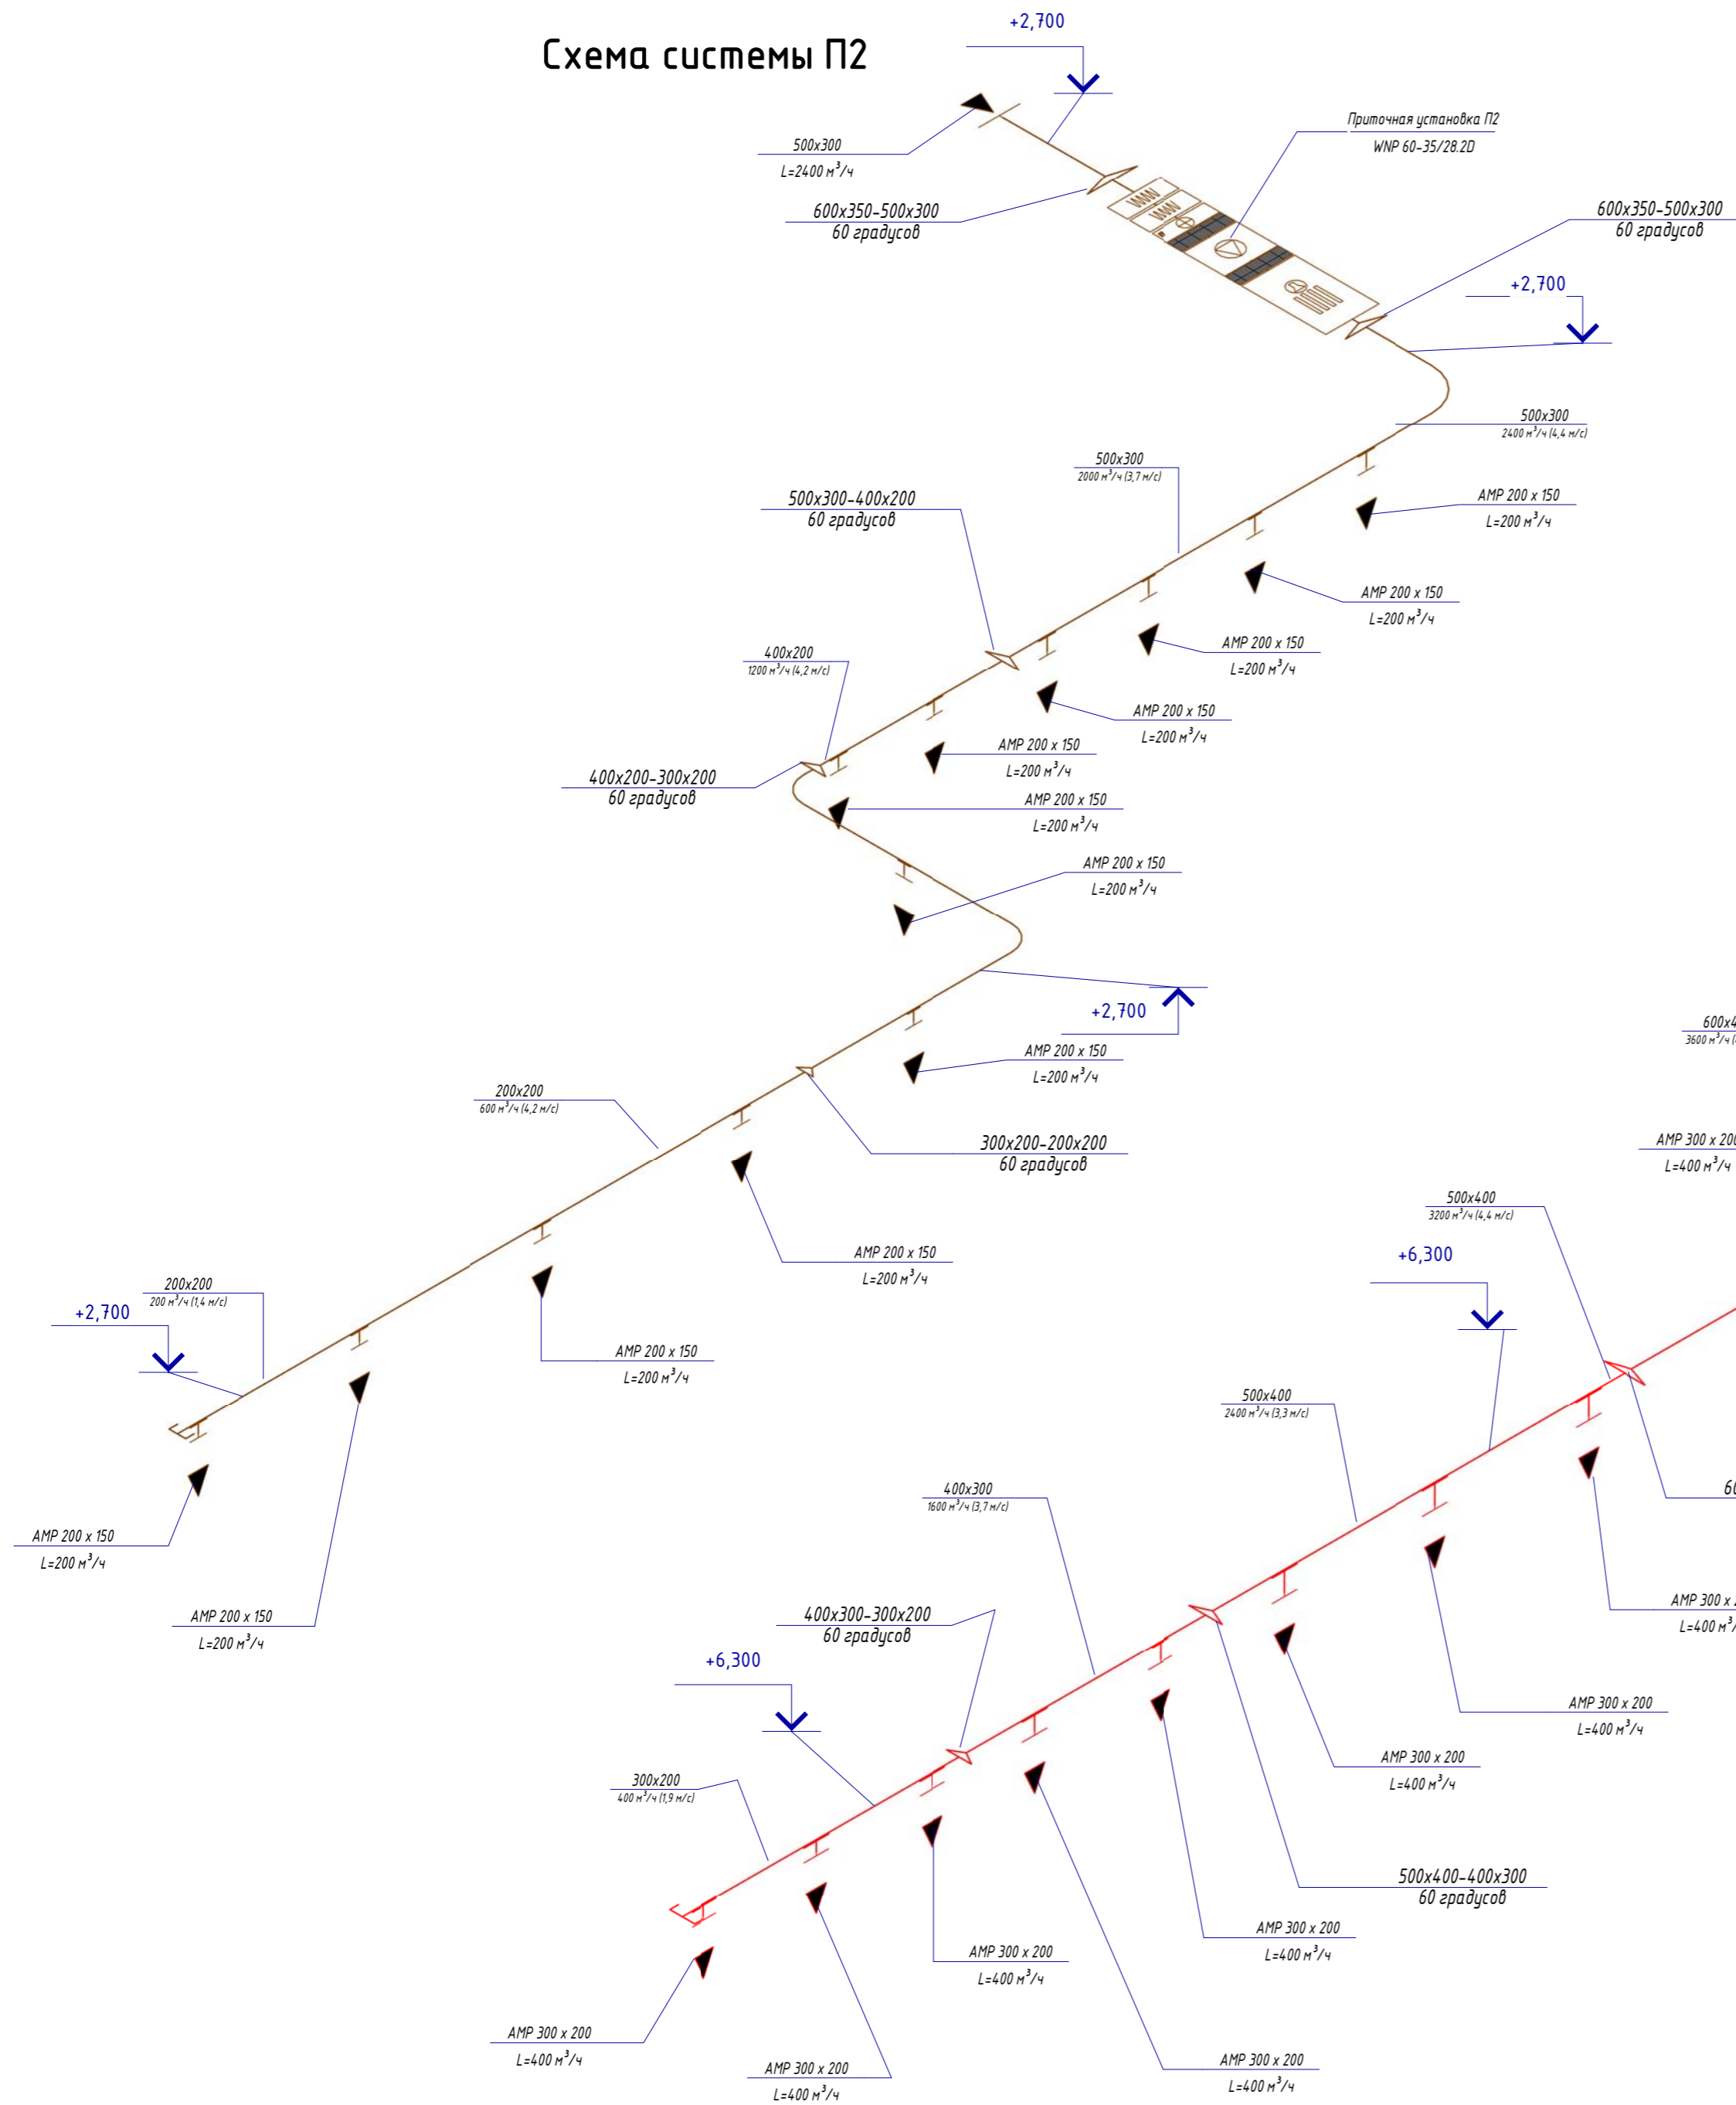

### Схема системы П3

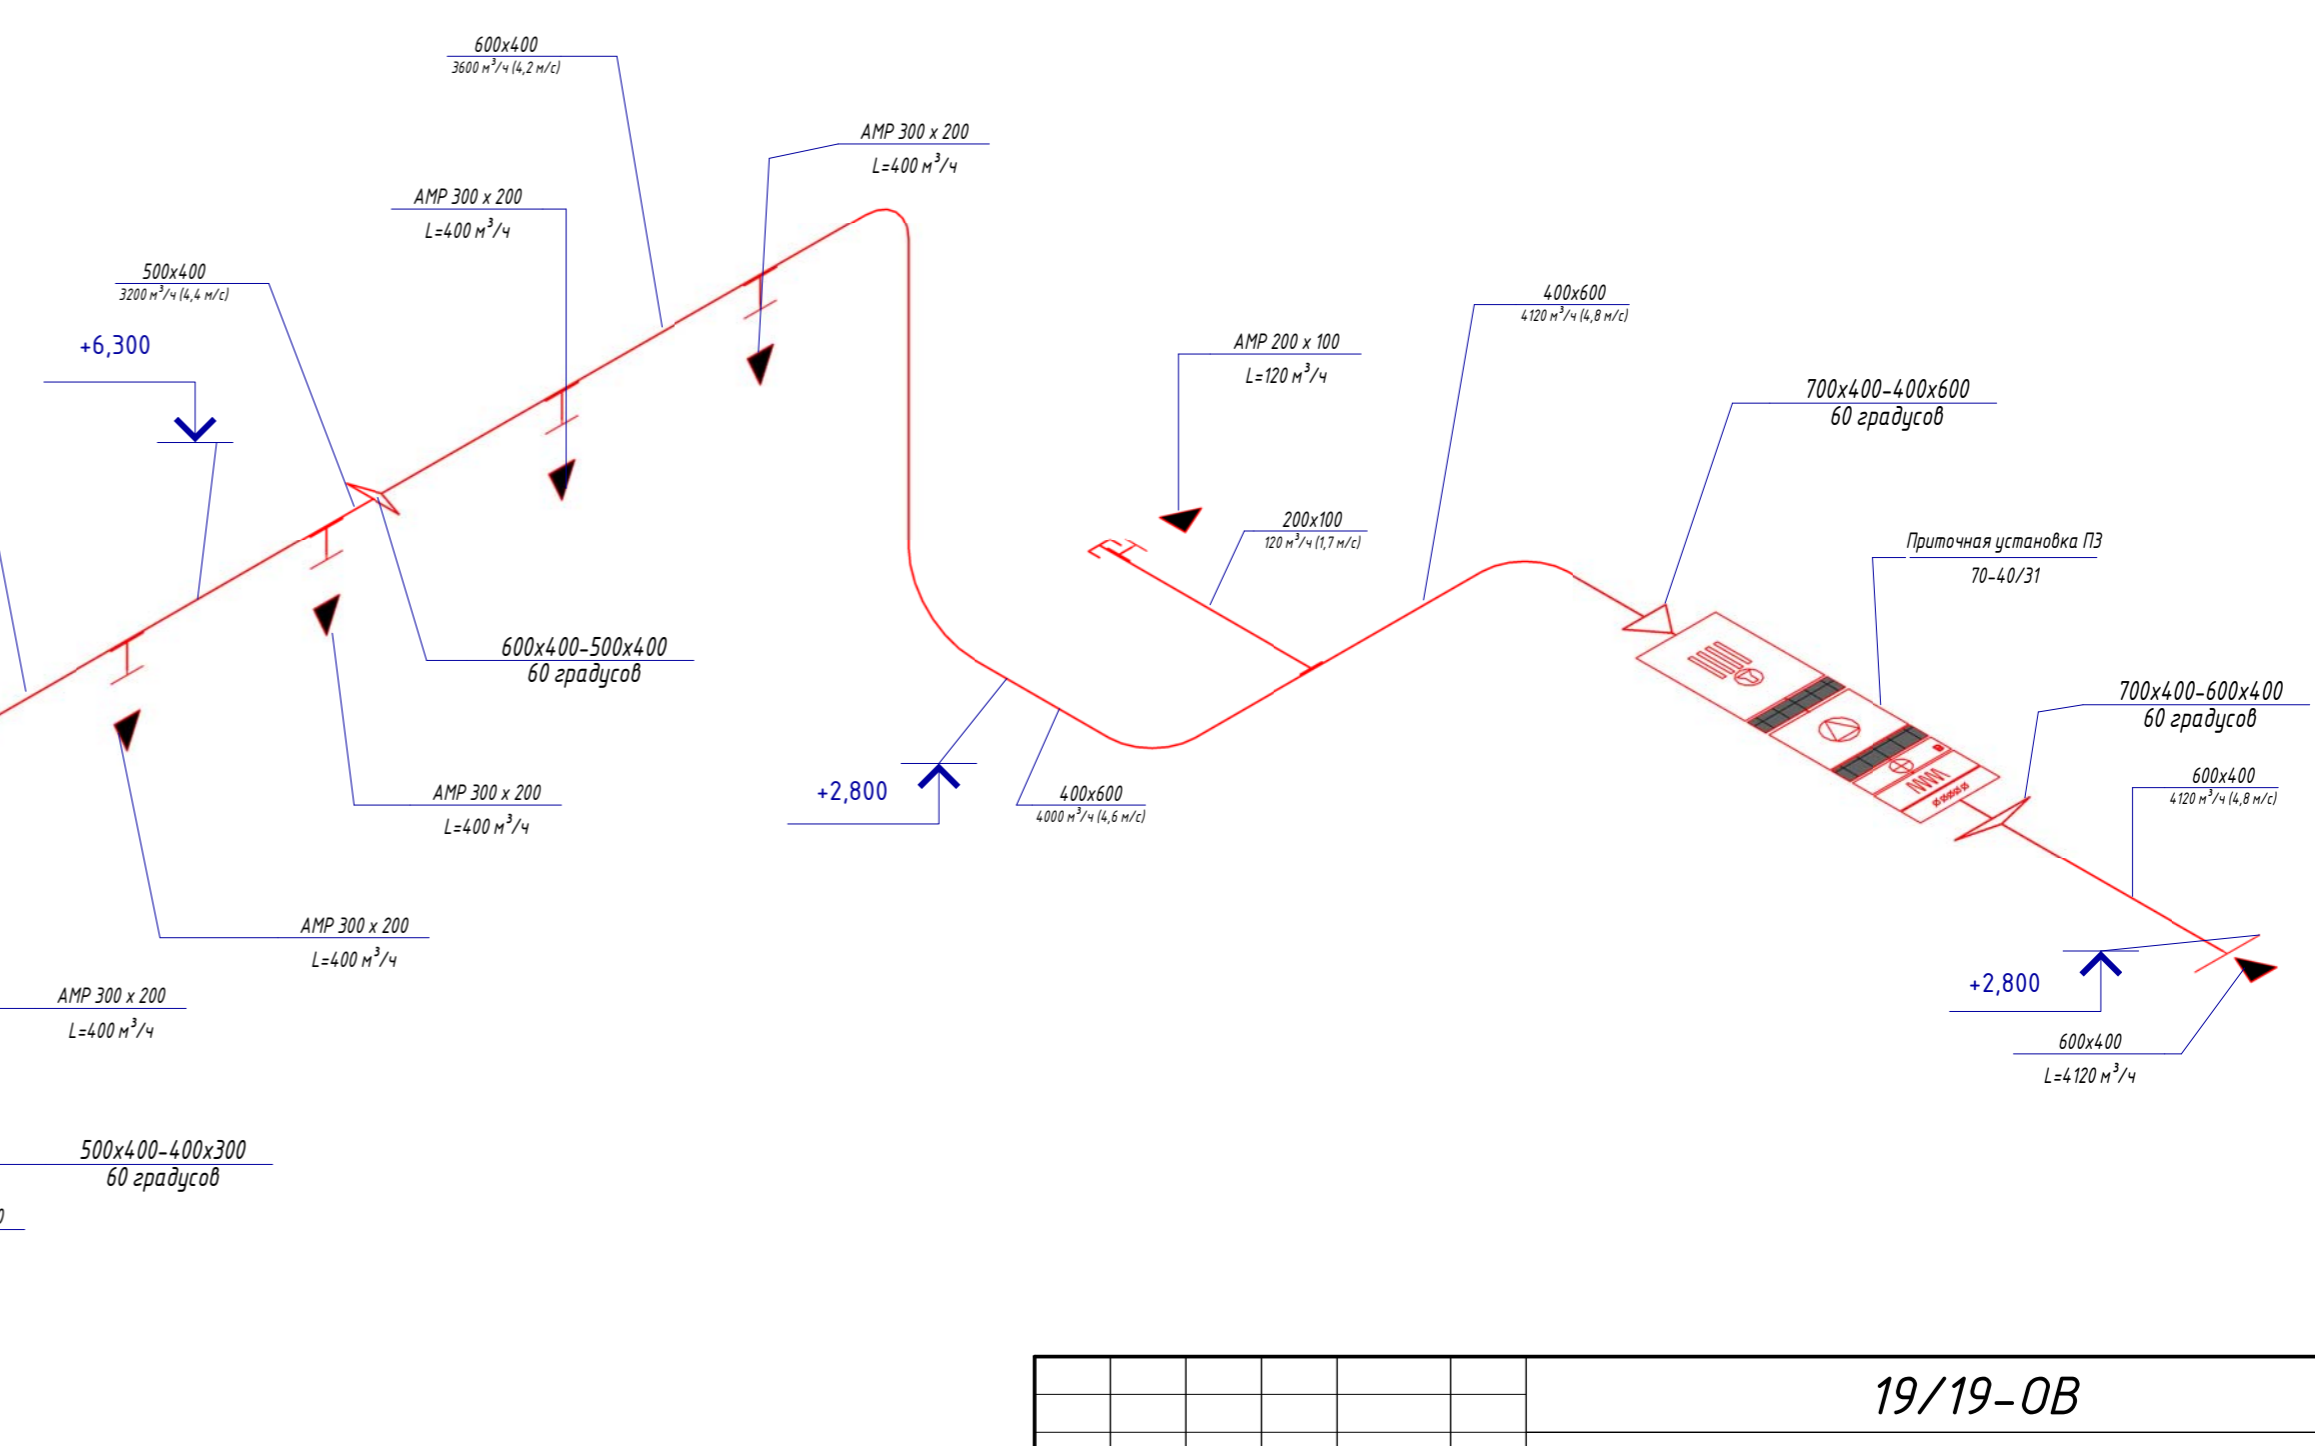

Согласовано	
Изм. № подл.	Взам. инв. №
Подп. и дата	

<b>19/19-0B</b>					
<b>Капитальный ремонт инженерных систем здания "МБОУ-Боровская СШ №1"</b>					
Изм.	Кол.уч.	Лист	№ док.	Подпись	Дата
Разработал	Судьотин				
Проверил	Мастепан				
Н. Контр.	Мастепан				
Отопление и вентиляция.			Стадия	Лист	Листов
Схема системы П2, П3			Р	16	39
000 "Элфорс"					