

Схема системы П4


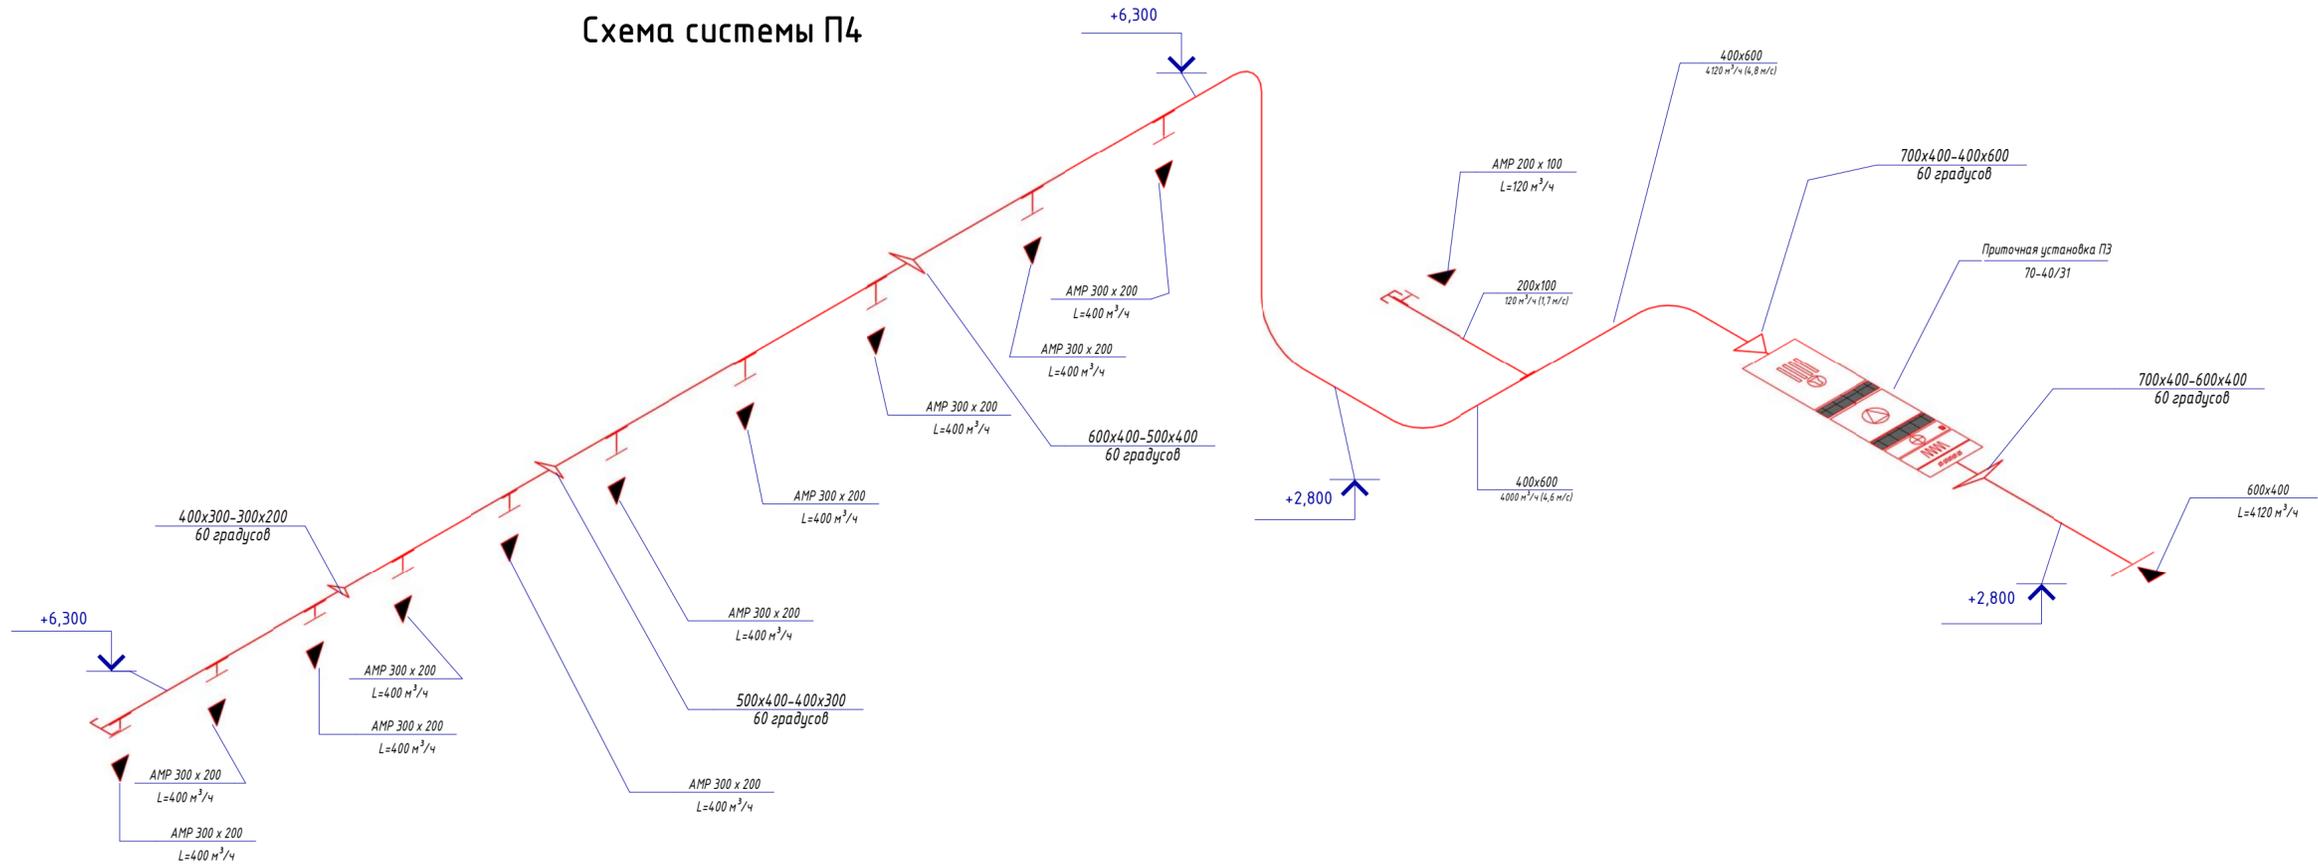


Схема системы П5

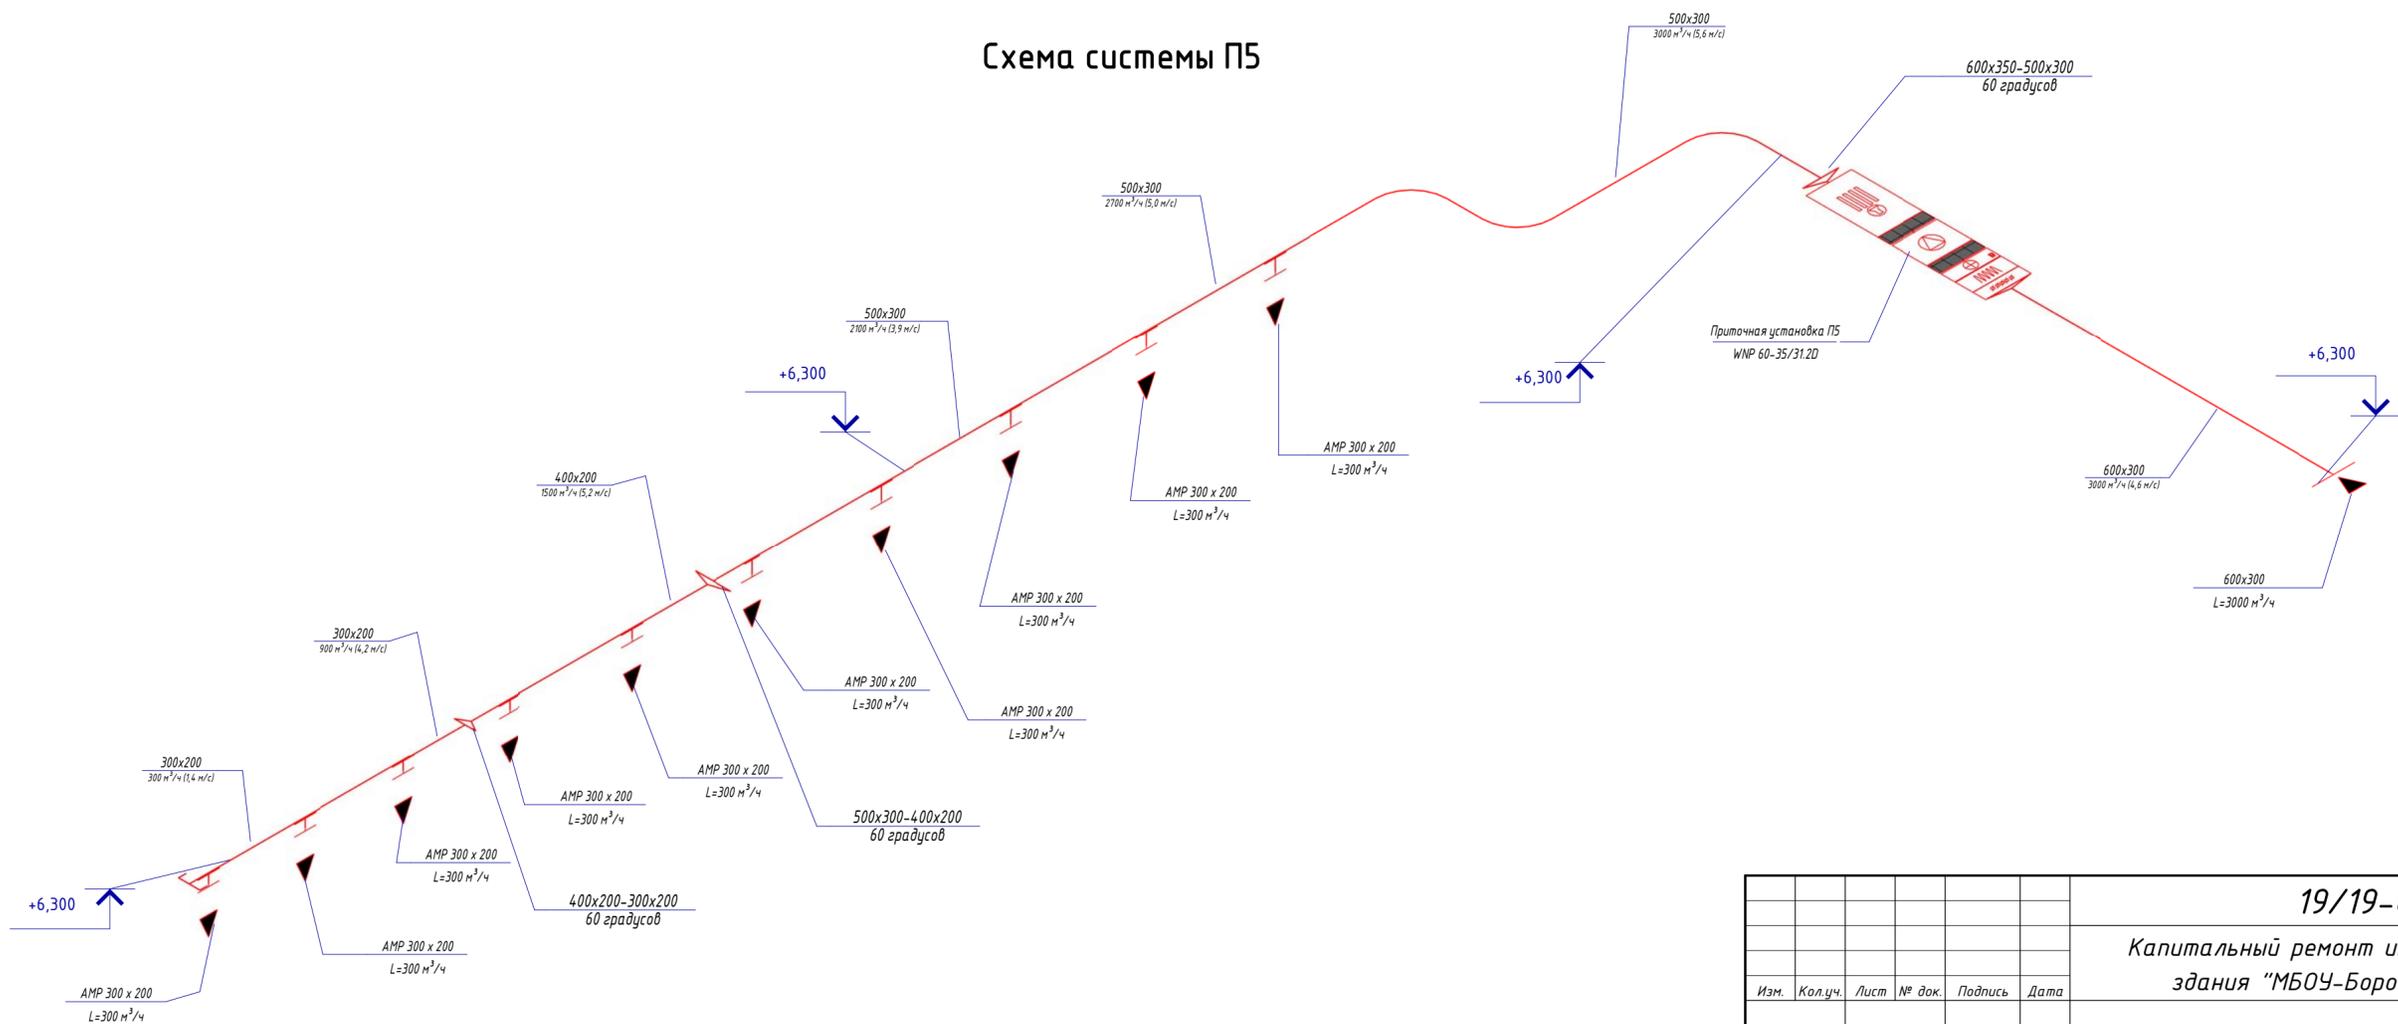

					19/19-0B		
					Капитальный ремонт инженерных систем здания "МБОУ-Боровская СШ №1"		
Изм.	Кол.уч.	Лист	№ док.	Подпись	Дата	Отопление и вентиляция.	
Разработал	Судьотин					Стадия	Лист
Проверил	Мастепан					P	39
Н. Контр.	Мастепан					Схема системы П4, П5	
						000 "Элфорс"	

Согласовано	
Взач. инв. №	
Подп. и дата	
Инв. № подл.	