


# План ТС калориферов, подвал

1:100

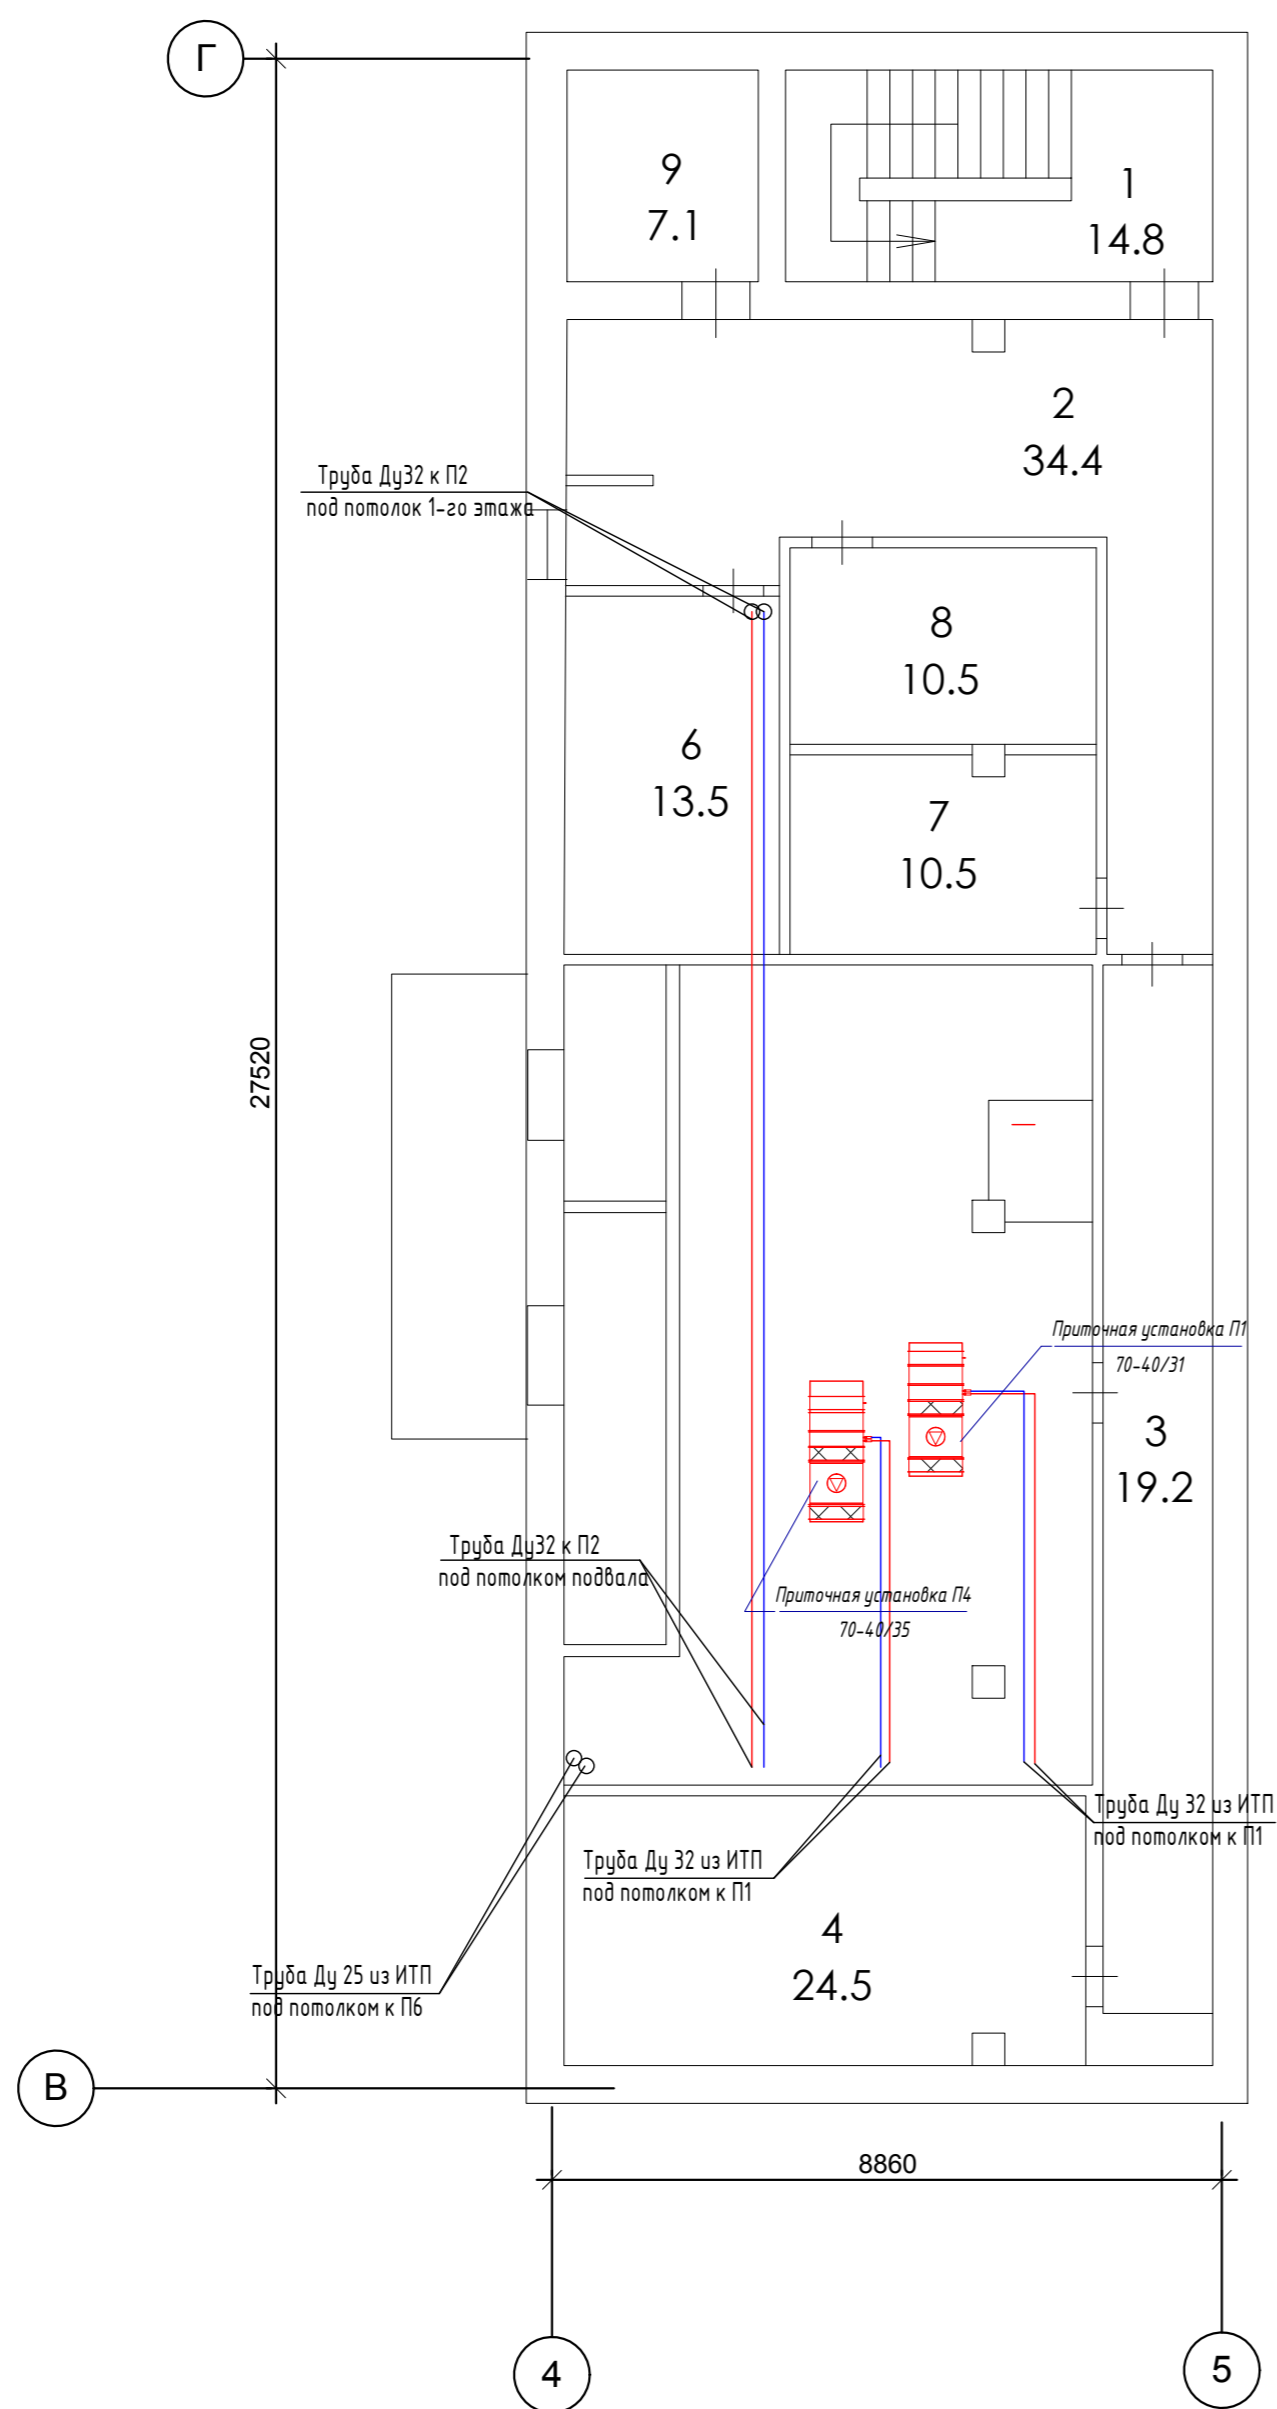

Экспликация помещений		
Номер	Назначение	Площадь
1	Лестничная клетка	14.8
2	Помещение	34.4
3	Помещение	19.2
4	Электрощитовая	24.5
5	Венткамера	43.2
6	Помещение	13.5
7	Помещение	10.5
8	Помещение	10.5
9	Помещение	7.1
<b>Итого по подвалу</b>		<b>177.7</b>

Согласовано	
Инв. № подл.	
Подп. и дата	
Взам. инв. №	

					<b>19/19-0В</b>		
					Капитальный ремонт инженерных систем здания "МБОУ-Боровская СШ №1"		
Изм.	Кол.уч.	Лист	№ док.	Подпись	Дата	Отопление и вентиляция.	
Разработал	Судьотин					Стадия	Лист
Проверил	Мастепан					Р	11
Н. Контр.	Мастепан					Листов	
						38	
						000 "Элфорс"	