


# Схема системы В1

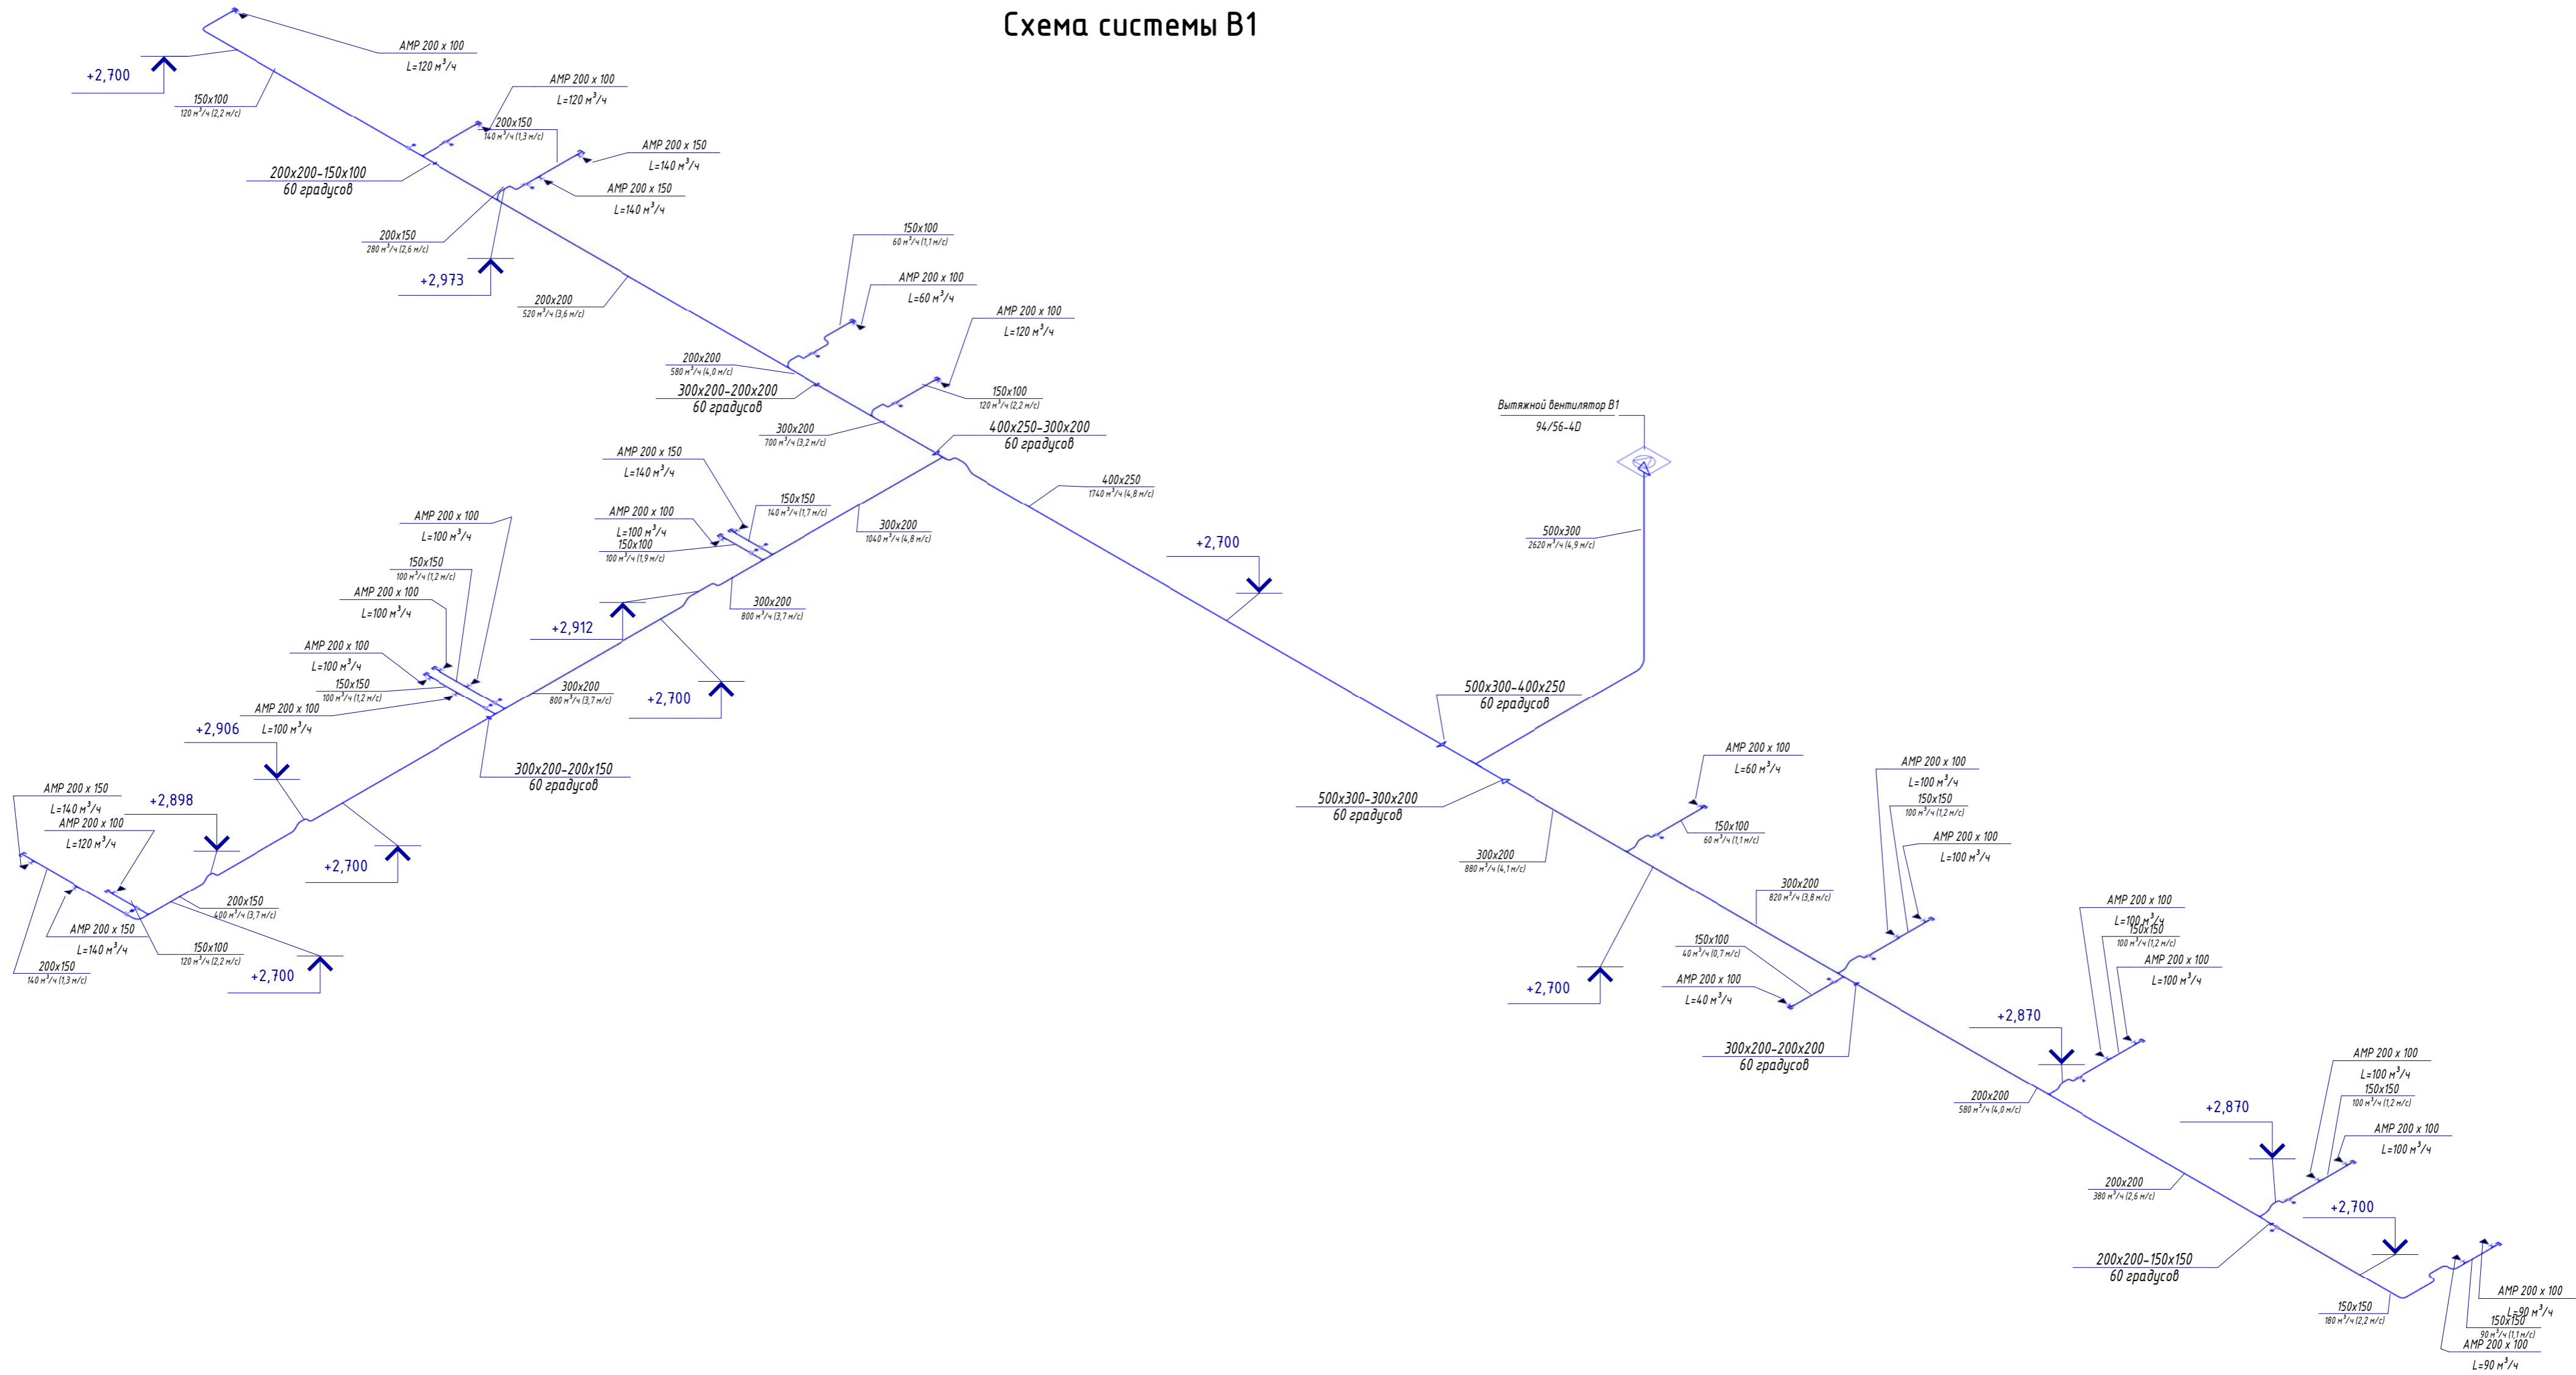

Создано	
Изм.	
Инв. № подл.	
Подп. и дата	
Взам. инв. №	

<b>19/19-0В</b>					
<b>Капитальный ремонт инженерных систем здания "МБОУ-Боровская СШ №1"</b>					
Изм.	Кол.уч.	Лист	№ док.	Подпись	Дата
Разработал	Судьотин				
Проверил	Мастепан				
Н. Контр.	Мастепан				
Отопление и вентиляция.			Стадия	Лист	Листов
Схема системы В1			Р	19	39
000 "Элфорс"					