

Схема системы В2


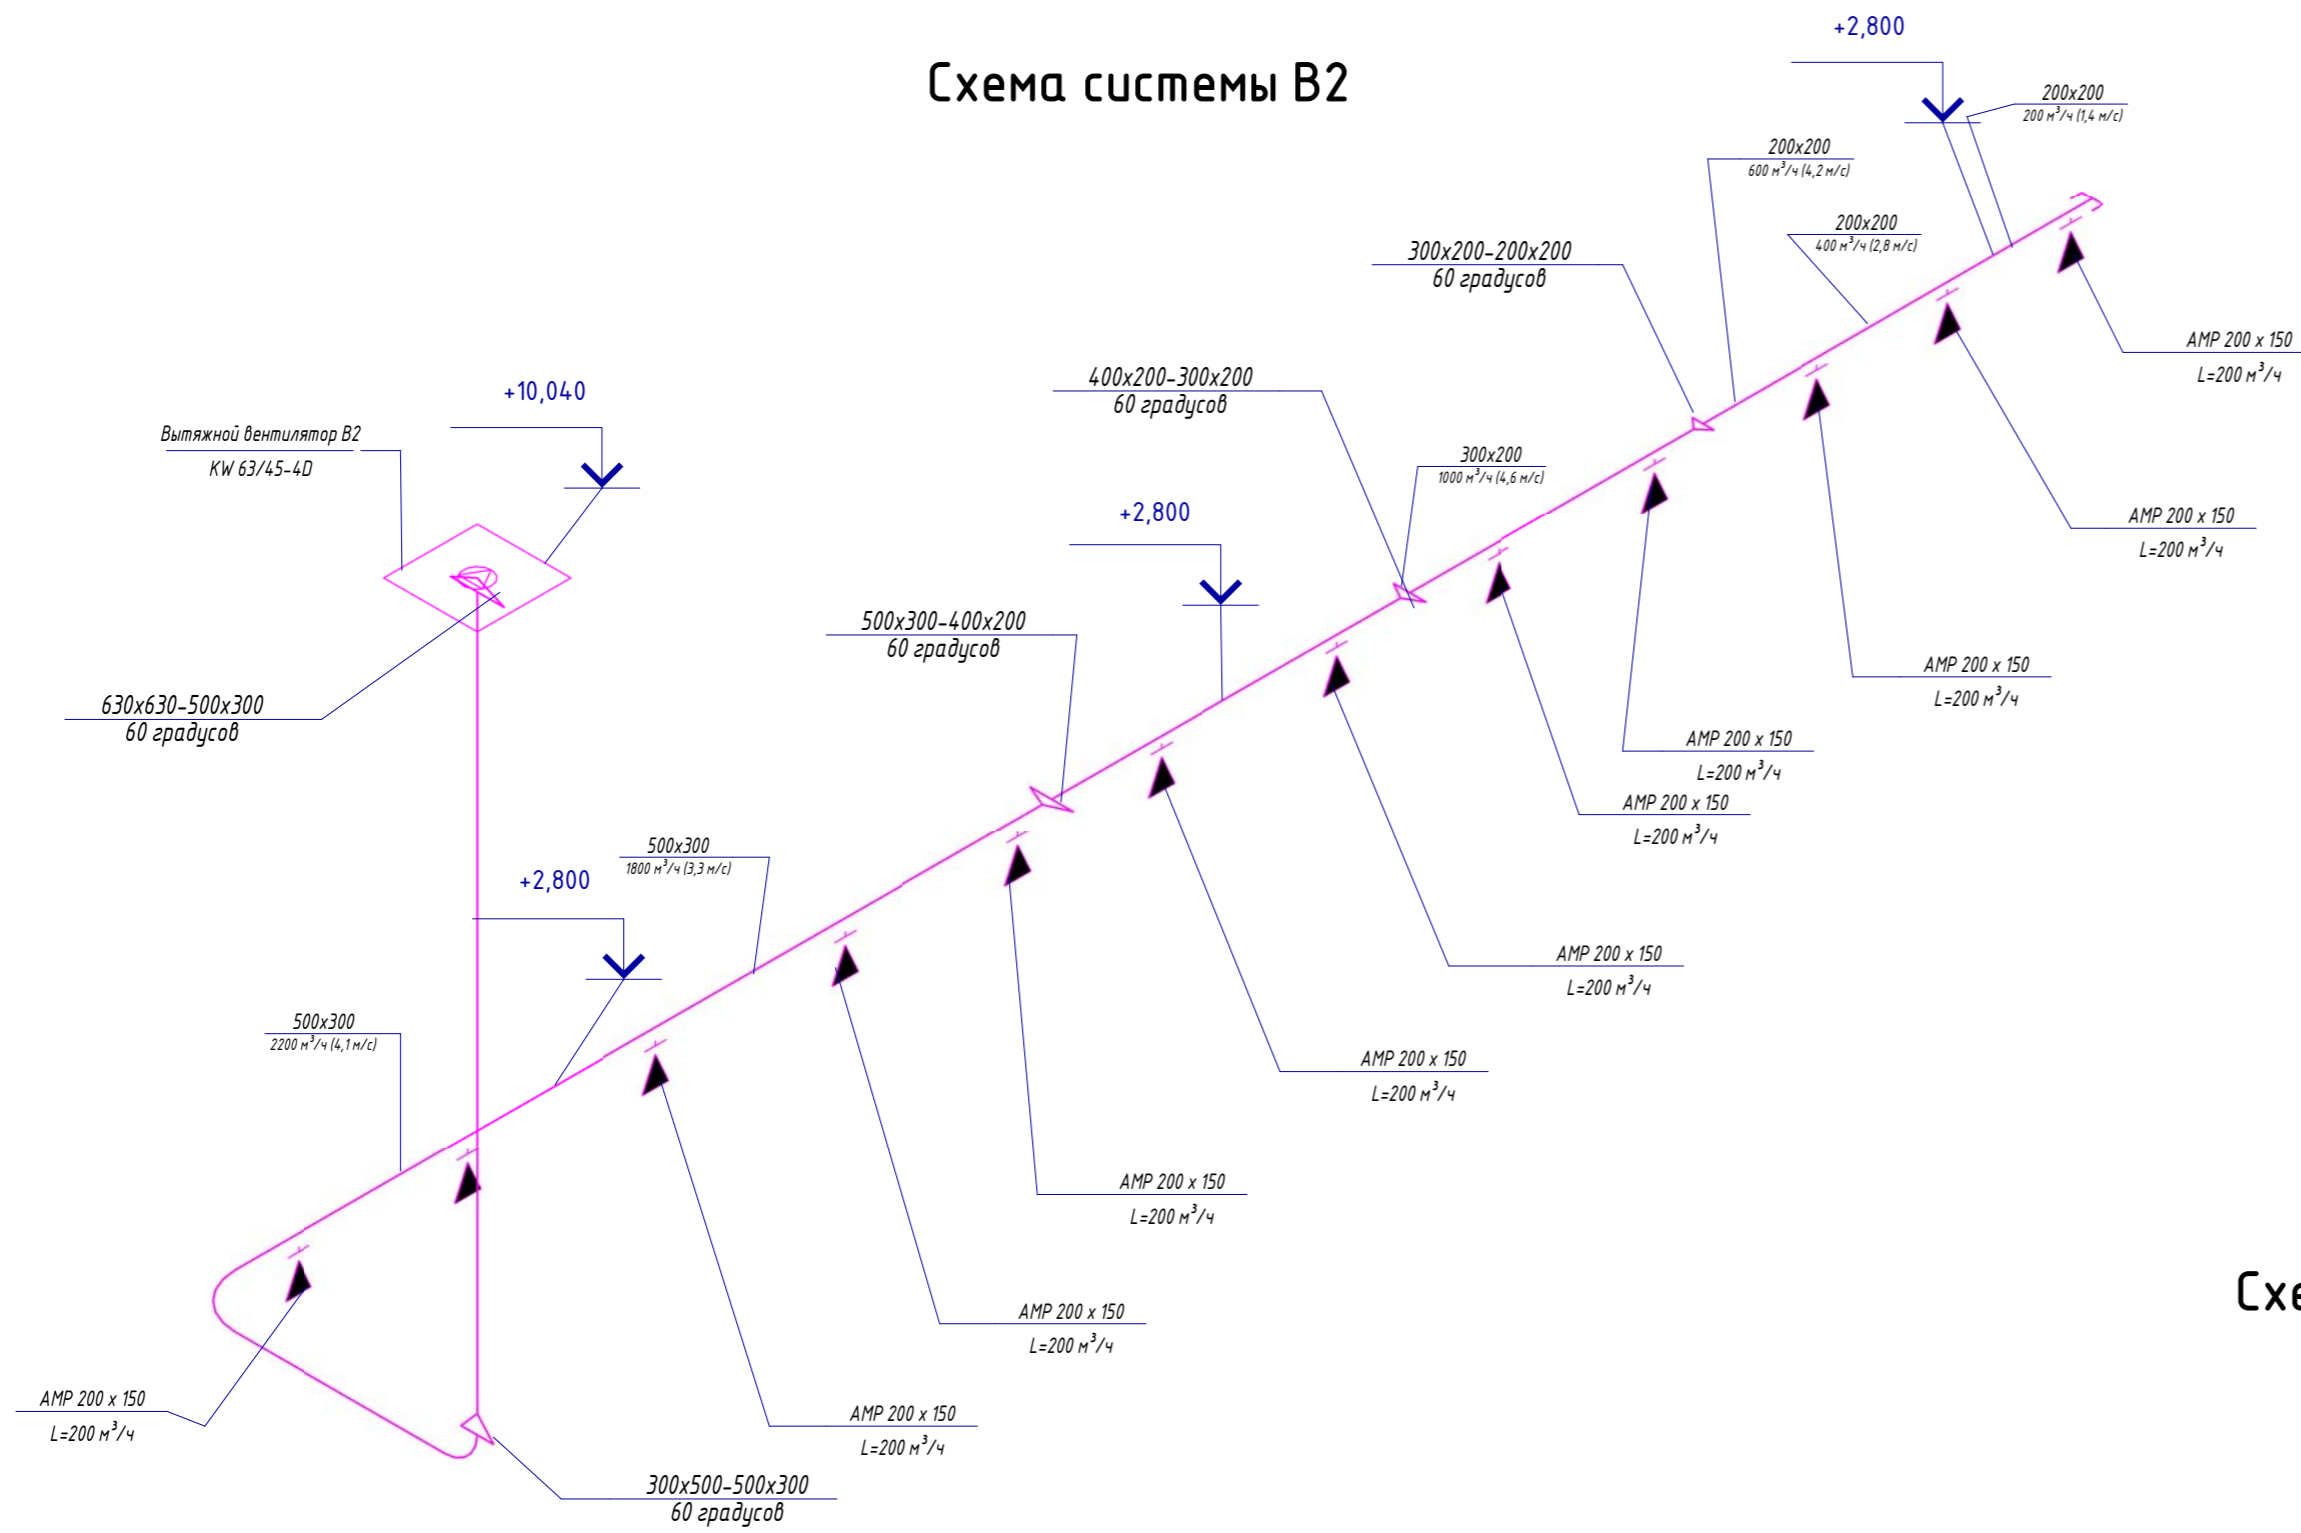


Схема системы В3

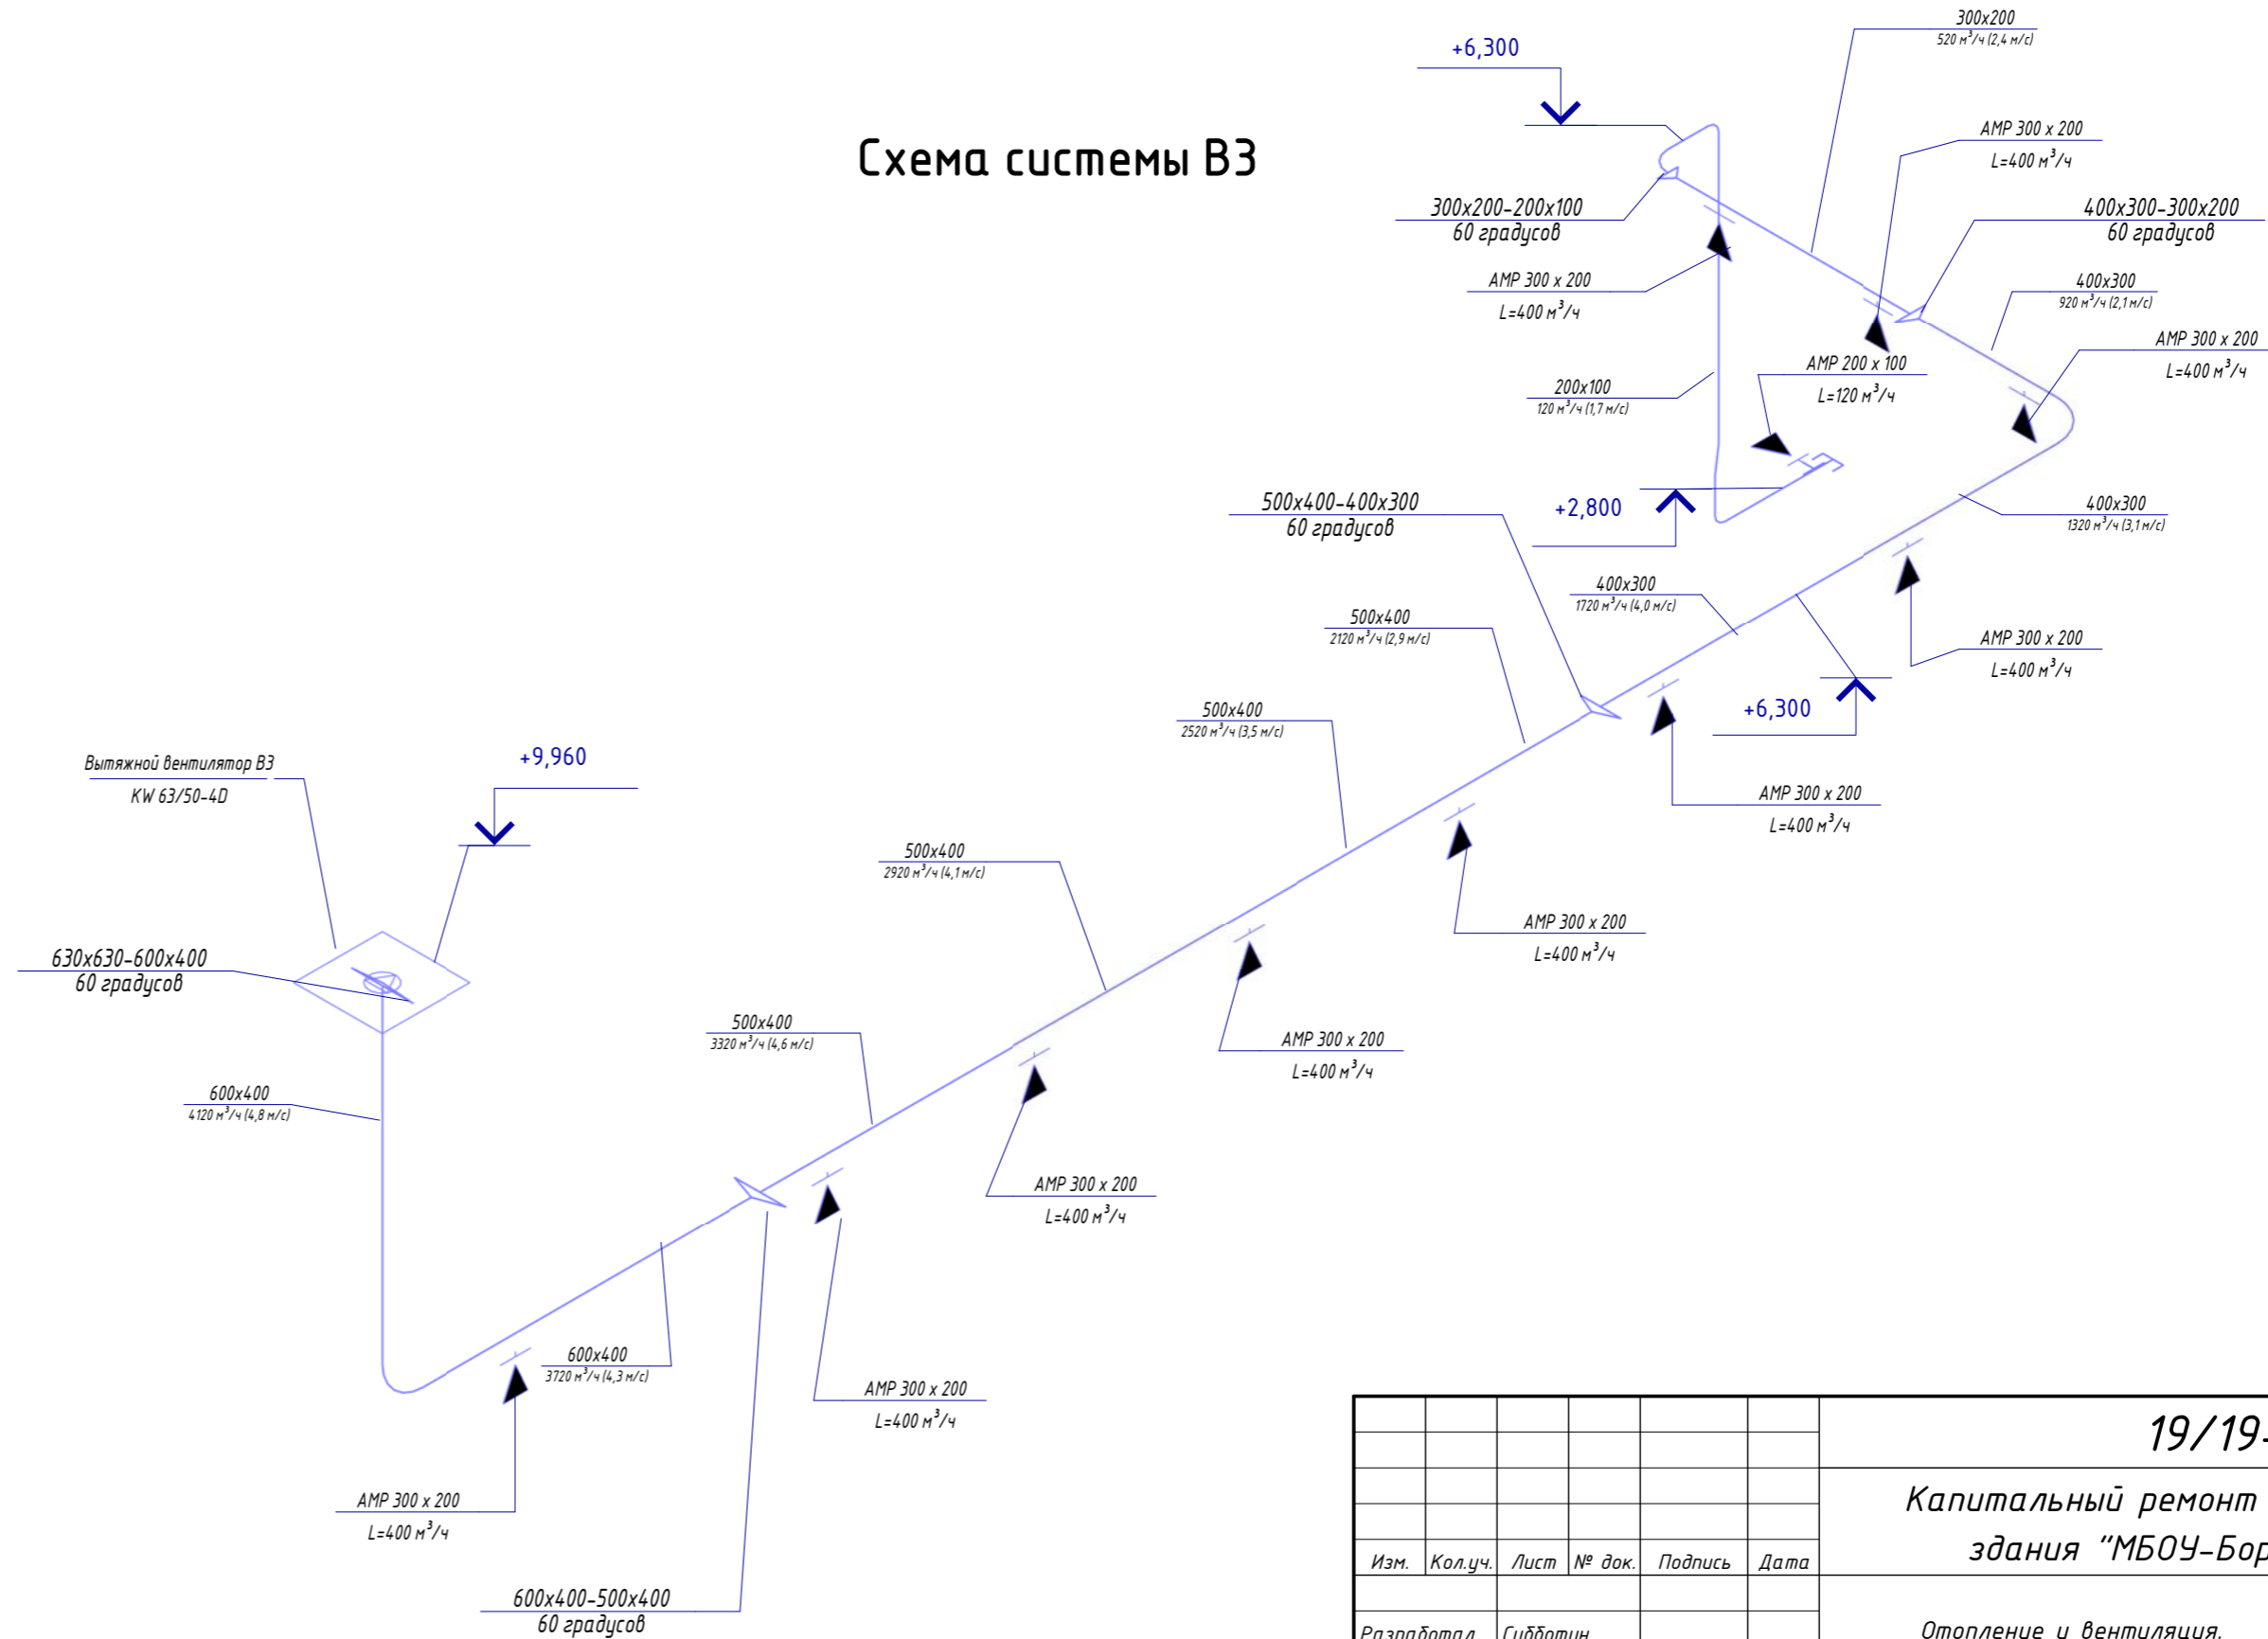

19/19-0B					
Капитальный ремонт инженерных систем здания "МБОУ-Боровская СШ №1"					
Изм.	Кол.уч.	Лист	№ док.	Подпись	Дата
Разработал	Судьотин				
Проверил	Мастепан				
Н. Контр.	Мастепан				
Отопление и вентиляция.				Стадия	Лист
Схема системы В2, В3				Р	20
000 "Элфорс"				Листов	39

Согласовано			
Подп. и дата			
Взач. инв. №			
Инв. № подл.			