

Схема системы В5

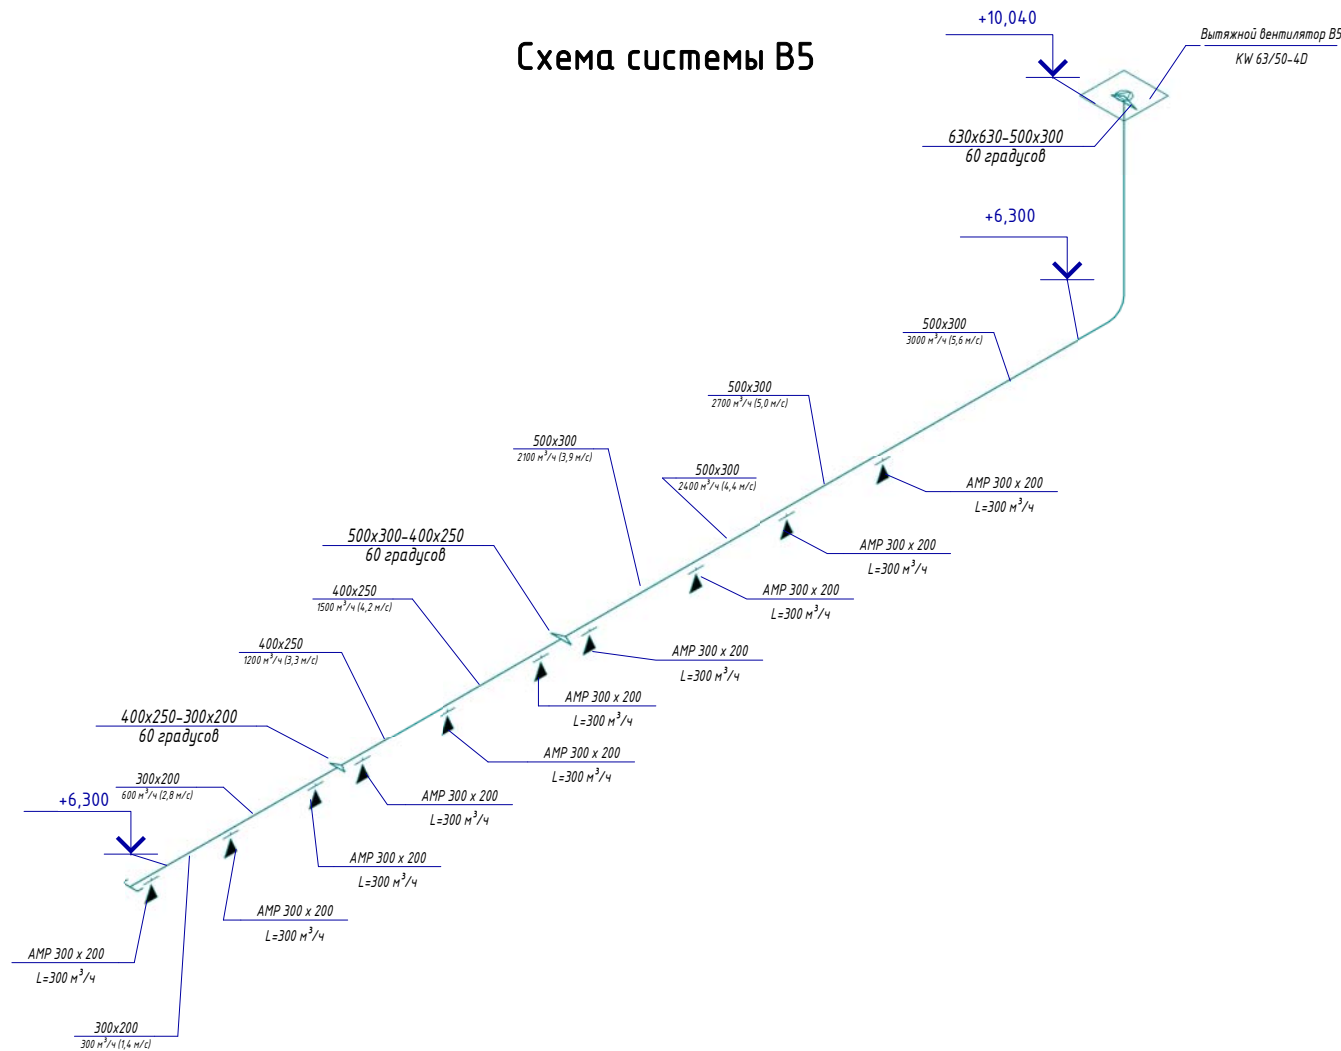


Схема системы В6


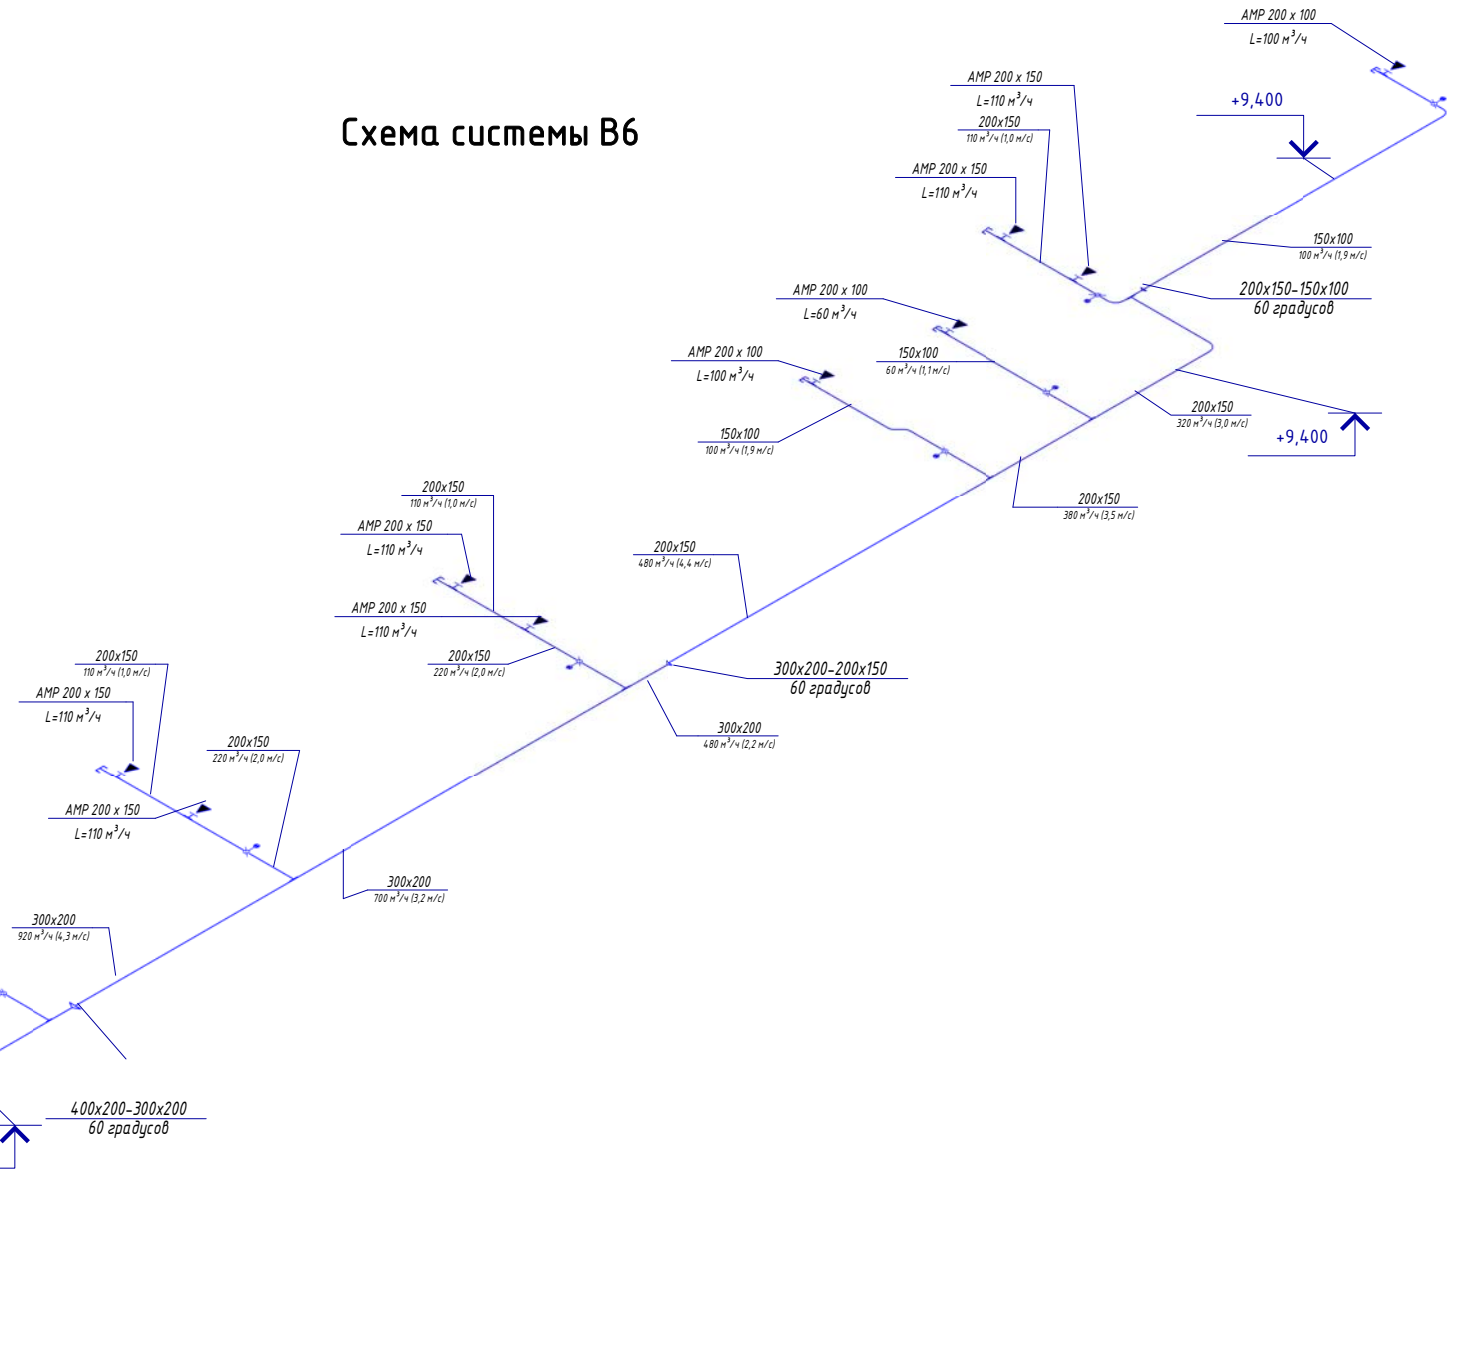


Схема системы В7

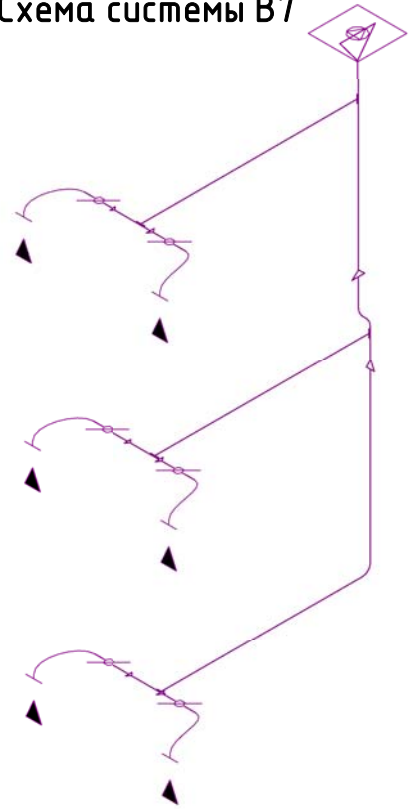

19/19-0В				
Капитальный ремонт инженерных систем здания "МБОУ-Боровская СШ №1"				
Изм.	Кол.уч.	Лист	№ док.	Подпись
Разработал	Субботин			
Проверил	Мостепан			
Н. Контр.	Мостепан			
Отопление и вентиляция.			Стадия	Лист
			Р	22
Схема системы В5, В6, В7			Листов	38
000 "Элфорс"				Формат

Согласовано	
Взам. инв. №	
Подл. и дата	
Инв. № подл.	