



План 1-го этажа

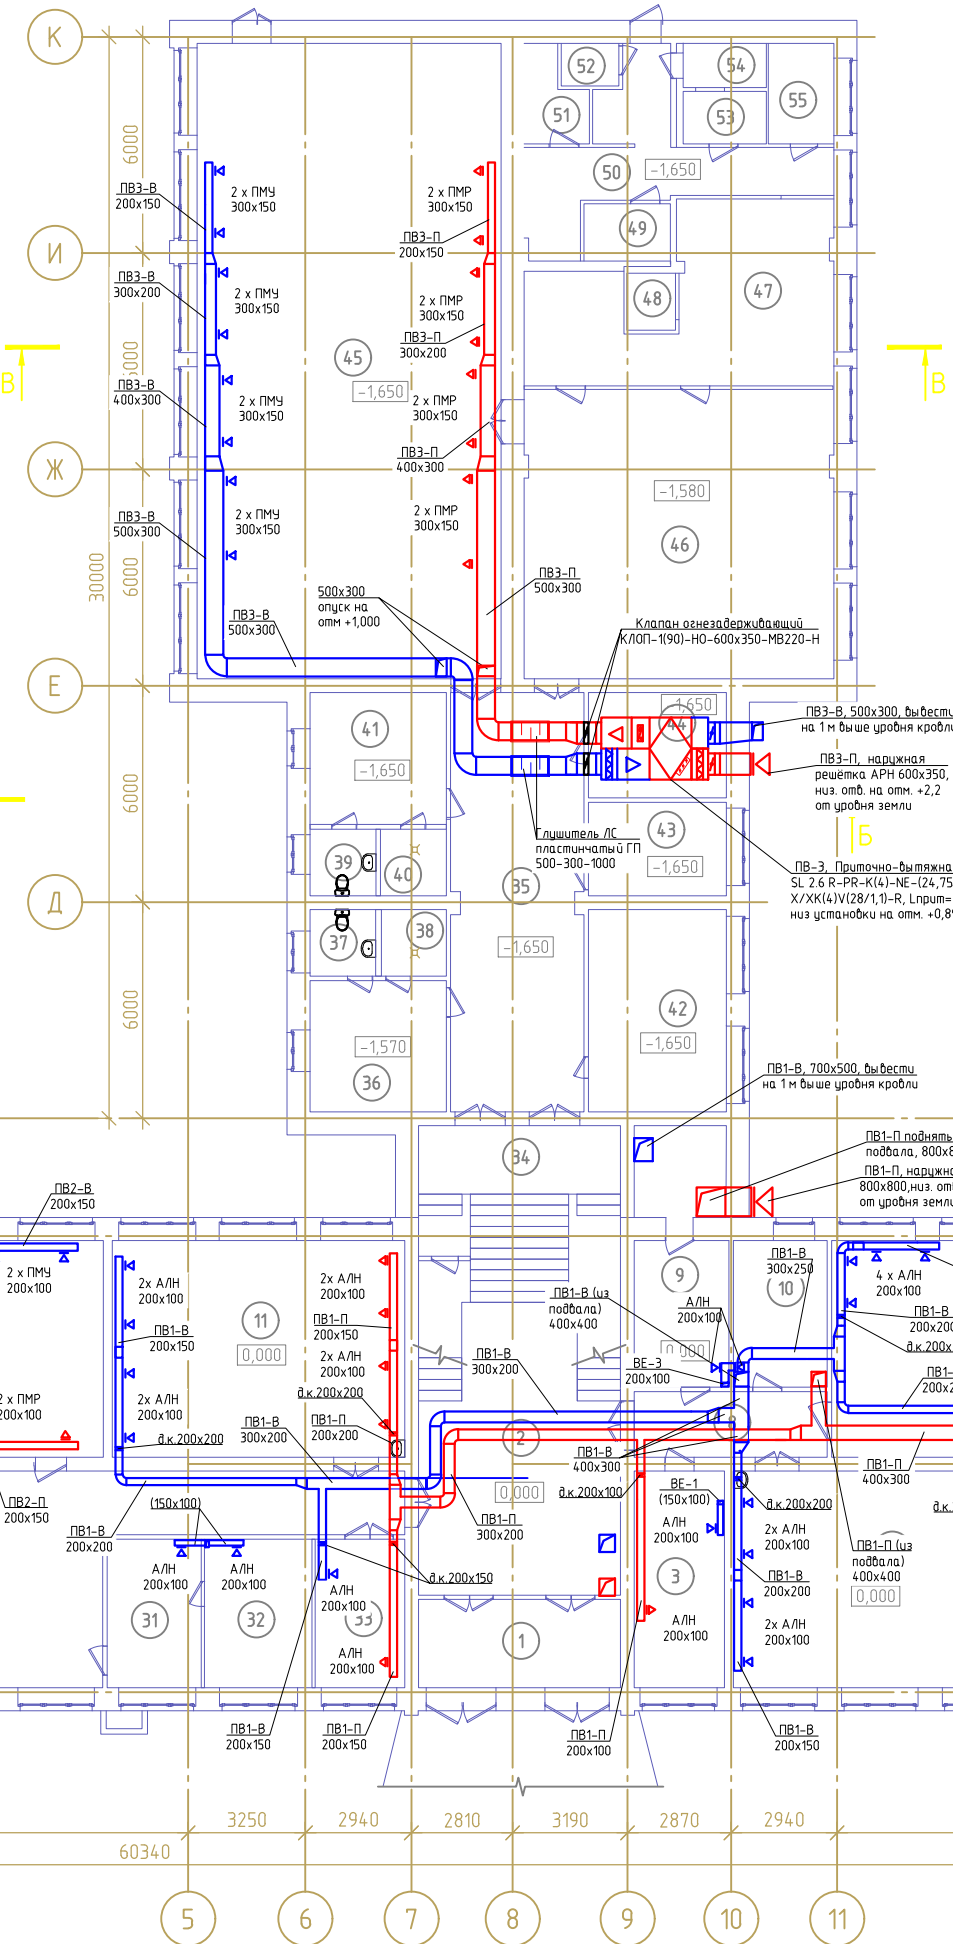

Экспликация помещений 1-го этажа

Номер помещения	Наименование	Площадь, м ²	Кат. помещения
1	Тамбур	13.69	
2	Фойе	62.3	
3	Кабинет директора	15.06	
4	Кабинет технолога	49.91	
5	Кабинет технолога	31.67	
6	Кабинет технолога	15.29	
7	Кабинет начальных классов	49.88	
8	Коридор	9.78	
9	Электрощитовая	17.73	
10	Техническое помещение	10.59	
11	Кабинет начальных классов	48.77	
12	Кабинет	48.65	
13	Кабинет	48.83	
14	Кабинет	17.37	
15	Тамбур	13.36	
16	Сан. узел	10.26	
17	Сан. узел	4.49	
18	Моечная посуды	4.12	
19	Сан. узел	10.41	
20	Сан. узел	1.97	
21	Коридор	2.52	
22	Коридор	12.96	
23	КУИ	1.73	
24	Коридор	7.94	
25	Техническое помещение	7.81	
26	Коридор	1.49	
27	Сан. узел	1.24	
28	Сан. узел	7.62	
29	Лестница	16.61	
30	Холл	112.59	
31	Медицинский кабинет	10.75	
32	Медицинский кабинет	11.47	
33	Кабинет видеонаблюдения	10.26	
34	Лестница	10.64	
35	Коридор	42.78	
36	Раздевалка	13.69	
37	Сан. узел	3.36	
38	Душевая	3.32	
39	Сан. узел	3.39	
40	Душевая	3.39	
41	Раздевалка	13.83	
42	Гардероб	21.49	
43	Помещение для холодильников	9.96	
44	Бойлерная	11.18	
45	Спортивный зал	148.62	
46	Столовая	68.98	
47	Помещение кухни	33.23	
48	Помещение кухни	2.13	
49	Помещение кухни	3.82	
50	Помещение кухни	19.6	
51	Помещение кухни	3.92	
52	Помещение кухни	1.89	
53	Помещение кухни	3.37	
54	Помещение кухни	2.85	
55	Помещение кухни	5.08	

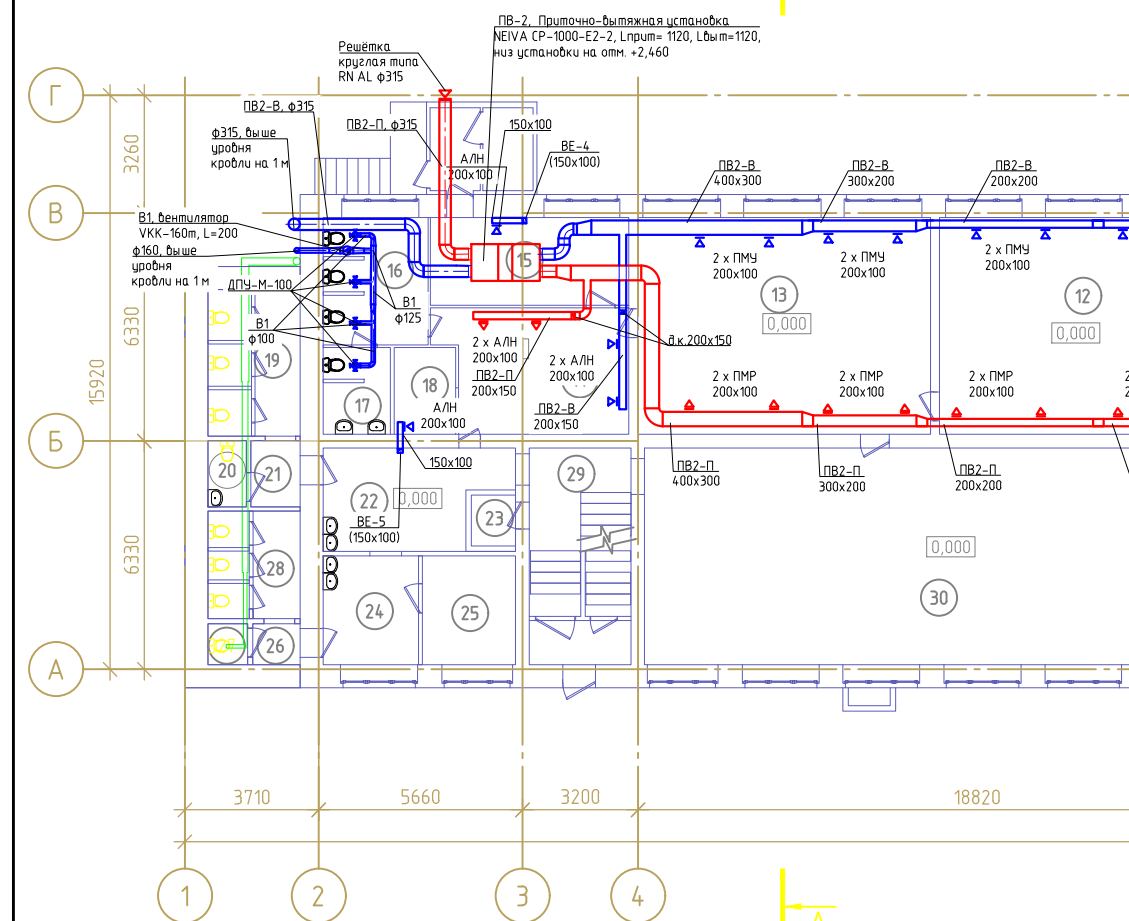

Изм.	Кол.уч.	Лист	№ док.	Погр.	Дата

88/19-ОВ
 Кемеровская обл., Новокузнецкий район, поселок
 Рассвет ул. Центральная, 20а

Капитальный ремонт здания МБОУ "Куйбышевская ООШ"
 Вентиляция. План 1-го этажа.

ГИП
 Н. контроль
 Проверил
 Разработал

Шафиков
 Широких
 Недогода
 Архипенко

2019 Стадия Лист
 Р 5