

Общая площадь здания - 472,0м²

					АР			
					Индивидуальный жилой комплекс из 2 домов. Владелец - по адресу:			
Изм.	Кол.уч.	Лист	№ док.	Подпись	Архитектурные решения КОРПУС 1.	Стадия	Лист	Листов
ГАП		Красиловская				Р	1	19
Разработал Щербаков					Обмерочные чертежи. 1 этаж. Гараж. 2 этаж. Жилая зона.			


Создано

Взам. инв. №


Лист и дата

Инв. № подл.

Разрез 1-1.

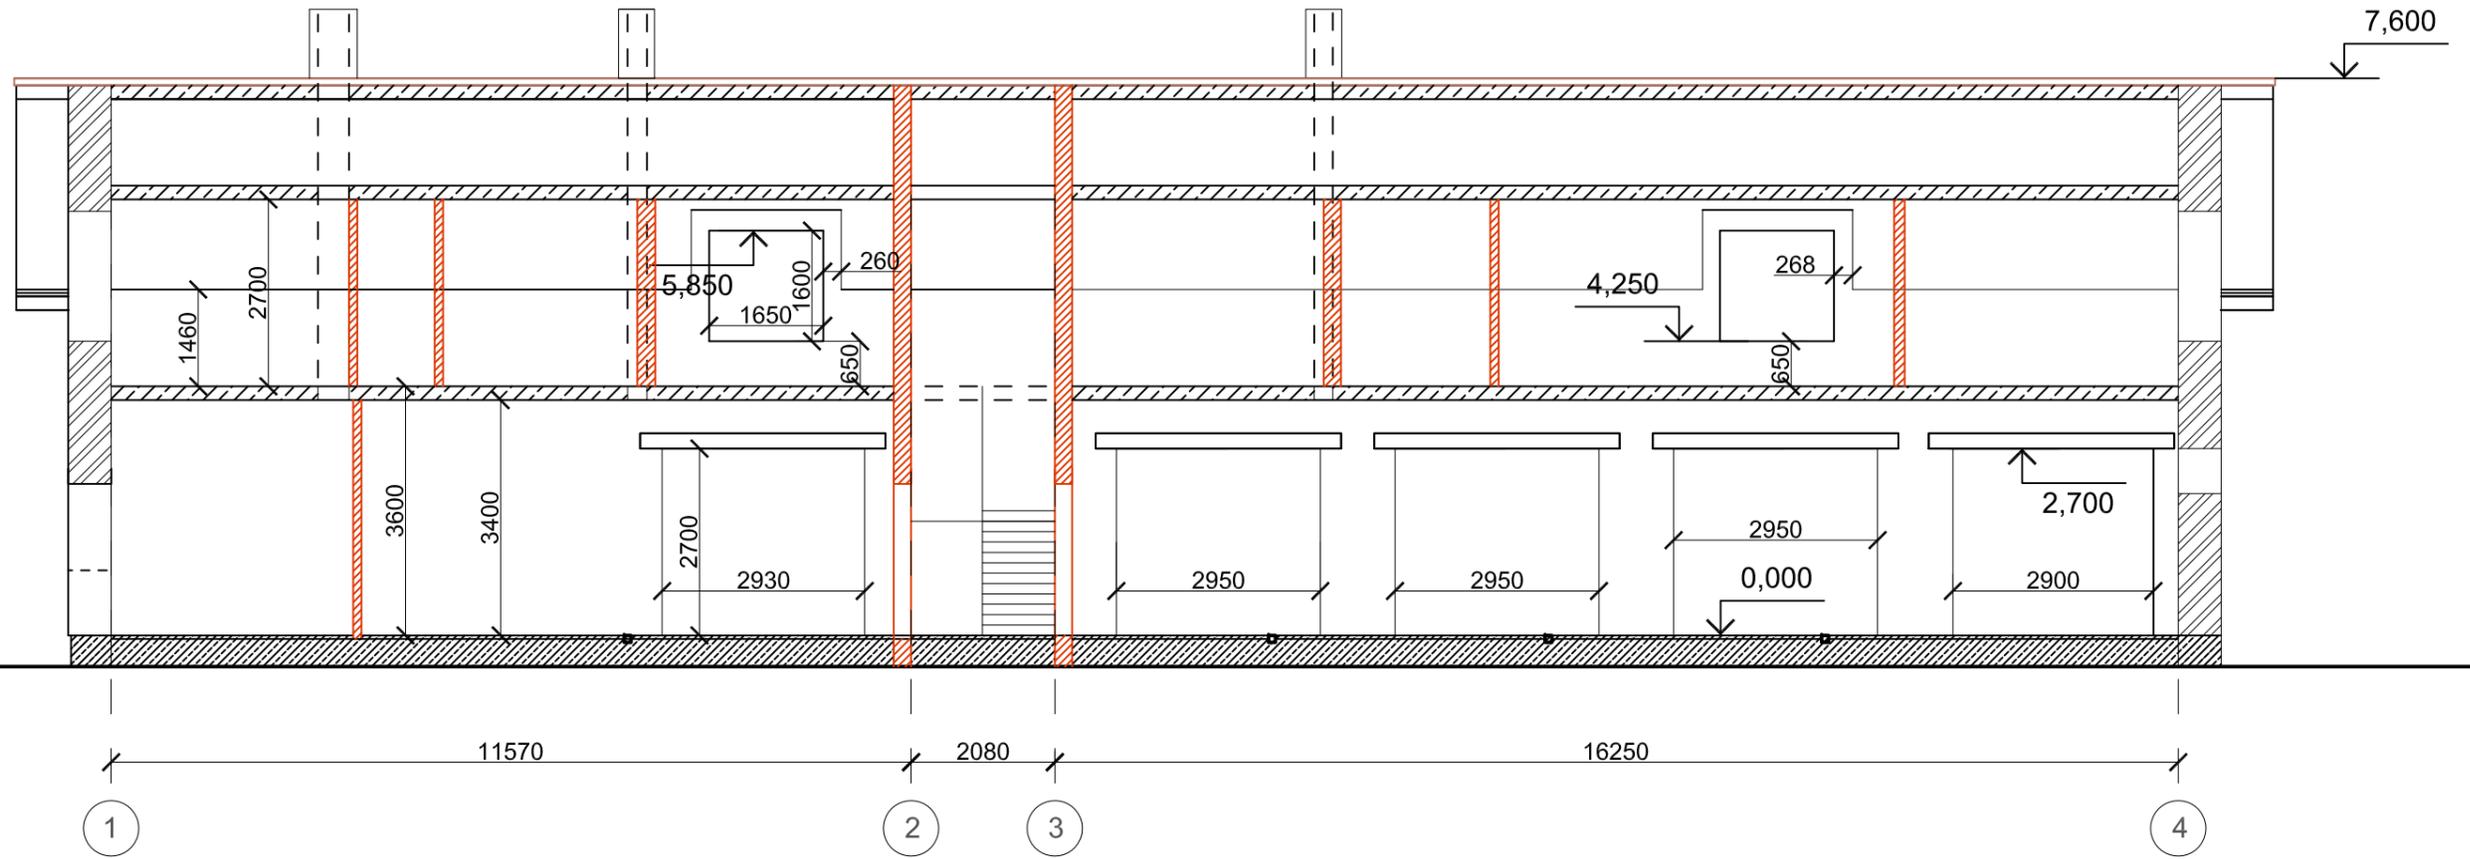

Разрез 2-2.

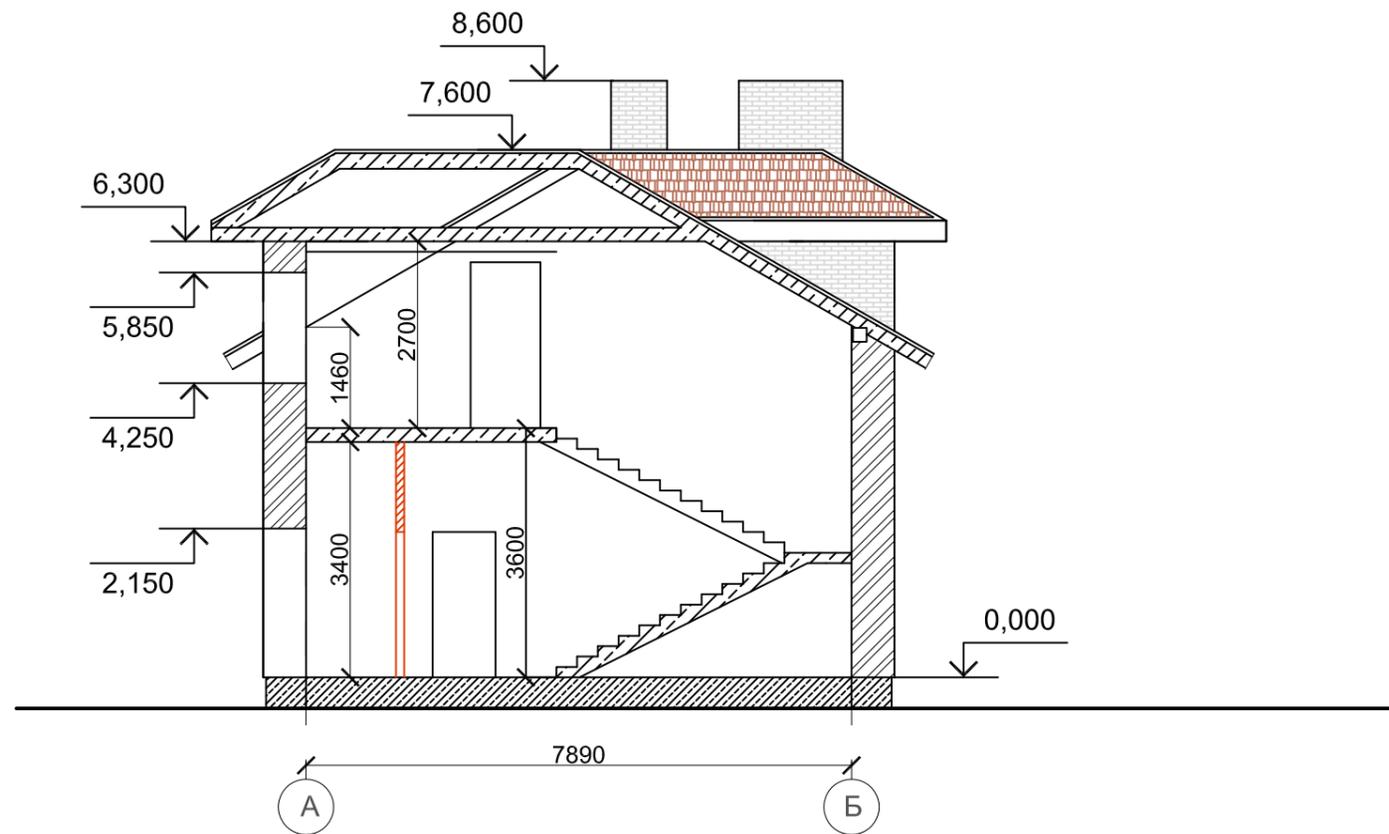



Создано

Взам. инв. N

Лист

Инд. N подл.

					АР			
					Индивидуальный жилой комплекс из 2 домов. Владелец - по адресу:			
Изм.	Кол.уч.	Лист	N док.	Подпись	Архитектурные решения КОРПУС 1.	Стадия	Лист	Листов
ГАП		Красиловская				Р	2	
Разработал Щербаков					Обмерочные чертежи. Разрез 1-1. Разрез 2-2.			

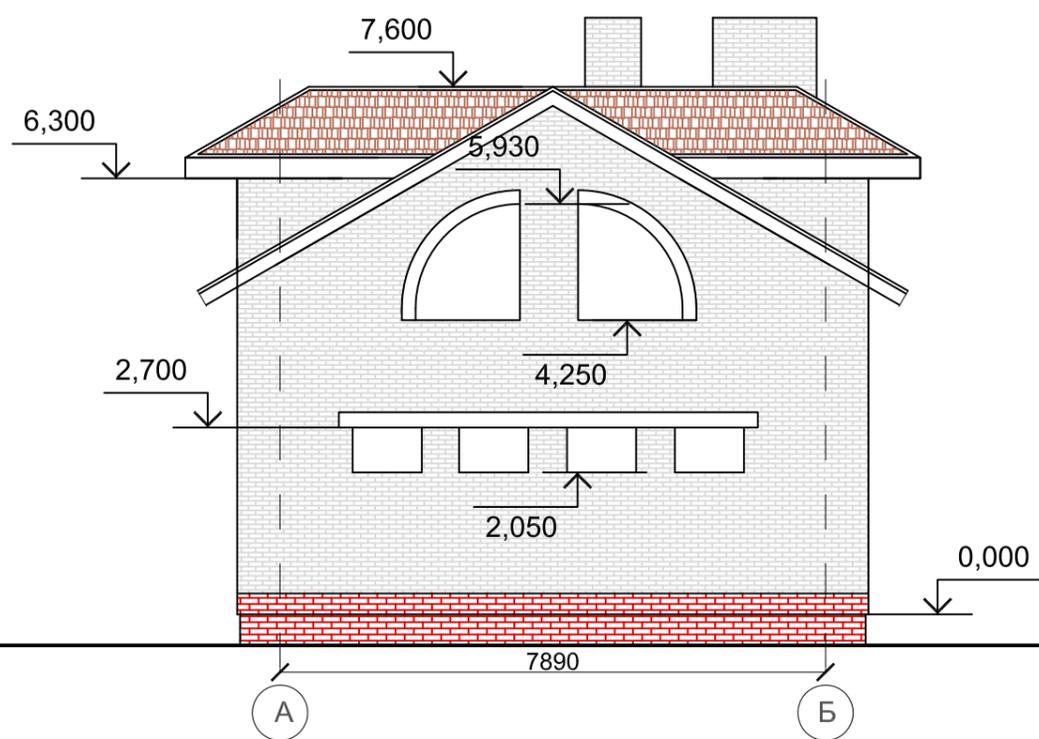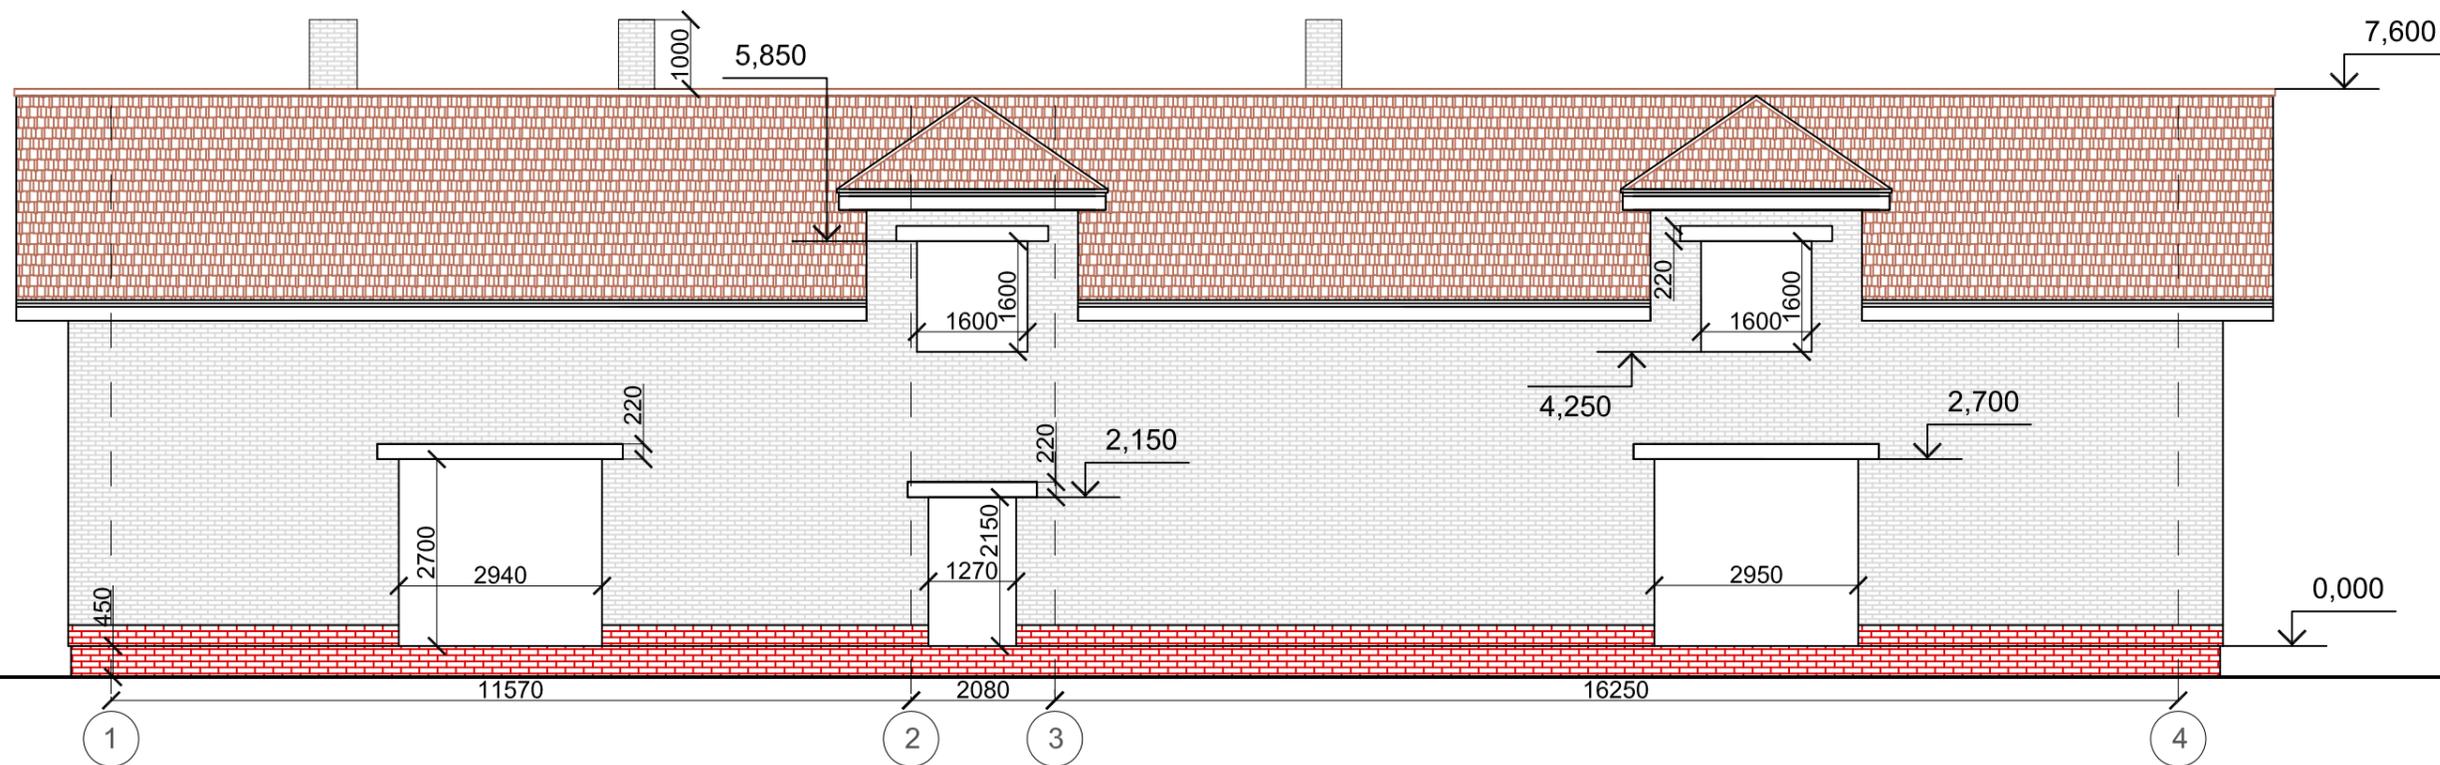

					АР		
					Индивидуальный жилой комплекс из 2 домов. Владелец - по адресу:		
Изм.	Кол.уч.	Лист	№ док.	Подпись			
ГАП		Красиловская			Архитектурные решения КОРПУС 1.		
Разработал		Щербаков			Стадия	Лист	Листов
					Р	3	
					Обмерочные чертежи. Фасад 1- 4, Фасад А-Б.		


Создано

Взам. инв. №


Лист и дата

Инв. № подл.

КОРПУС 1. 1 этаж. Гараж.

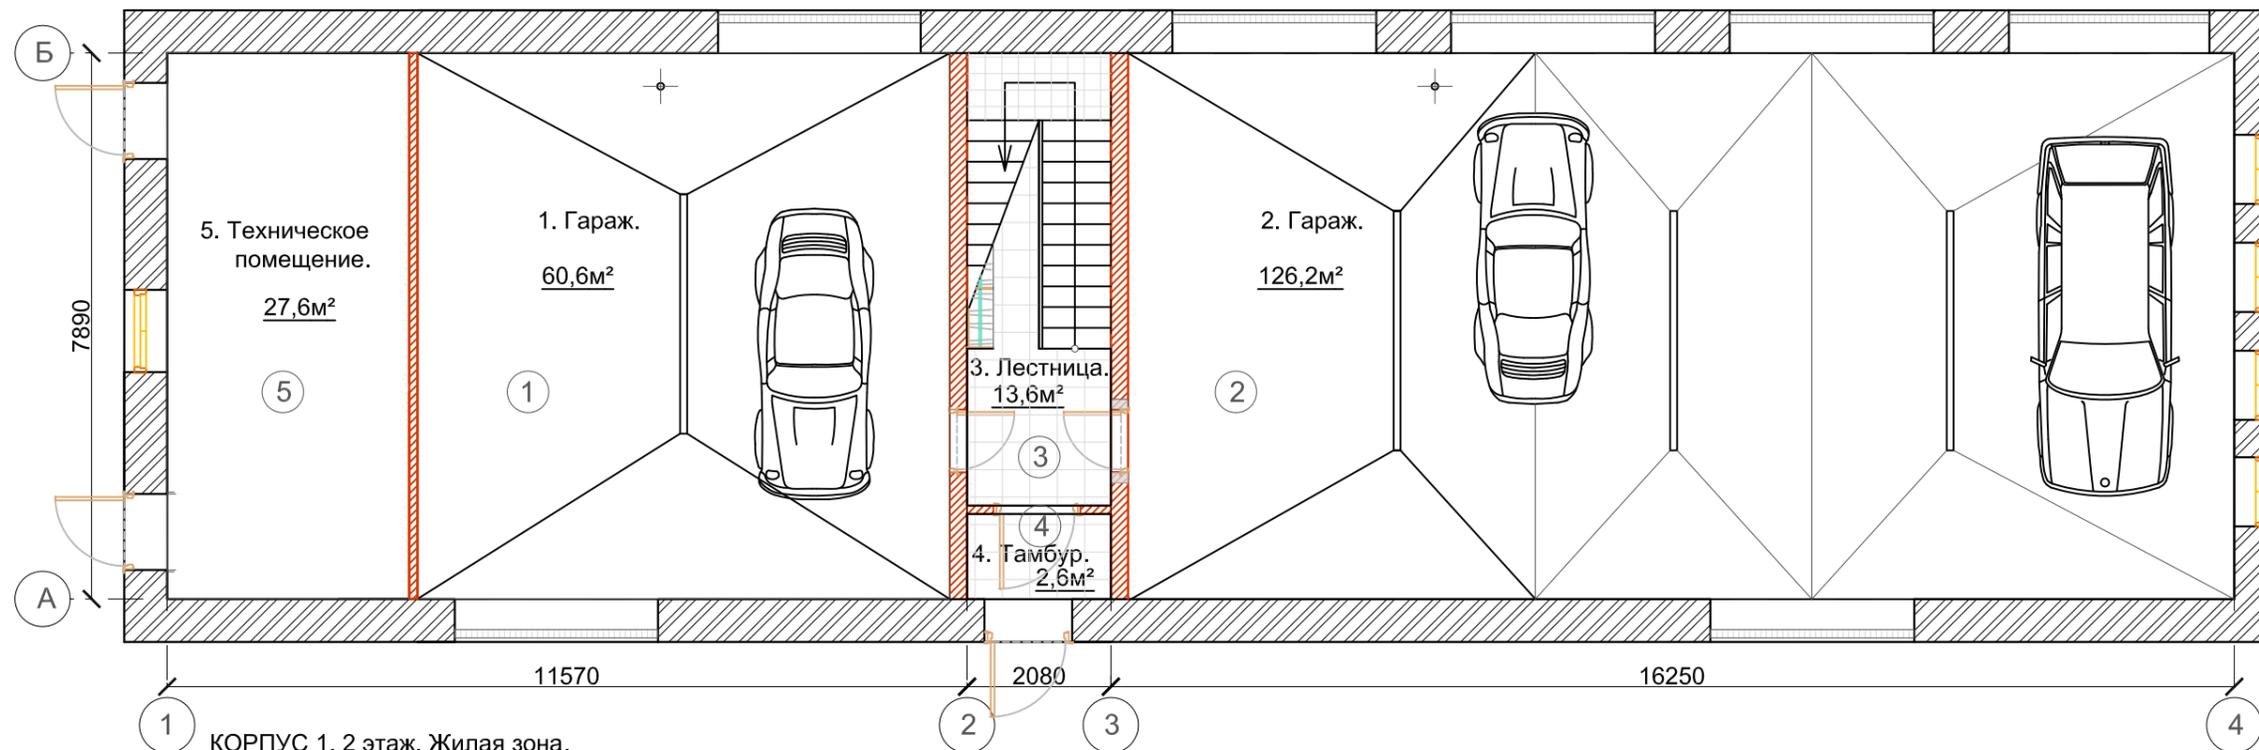

КОРПУС 1. 2 этаж. Жилая зона.

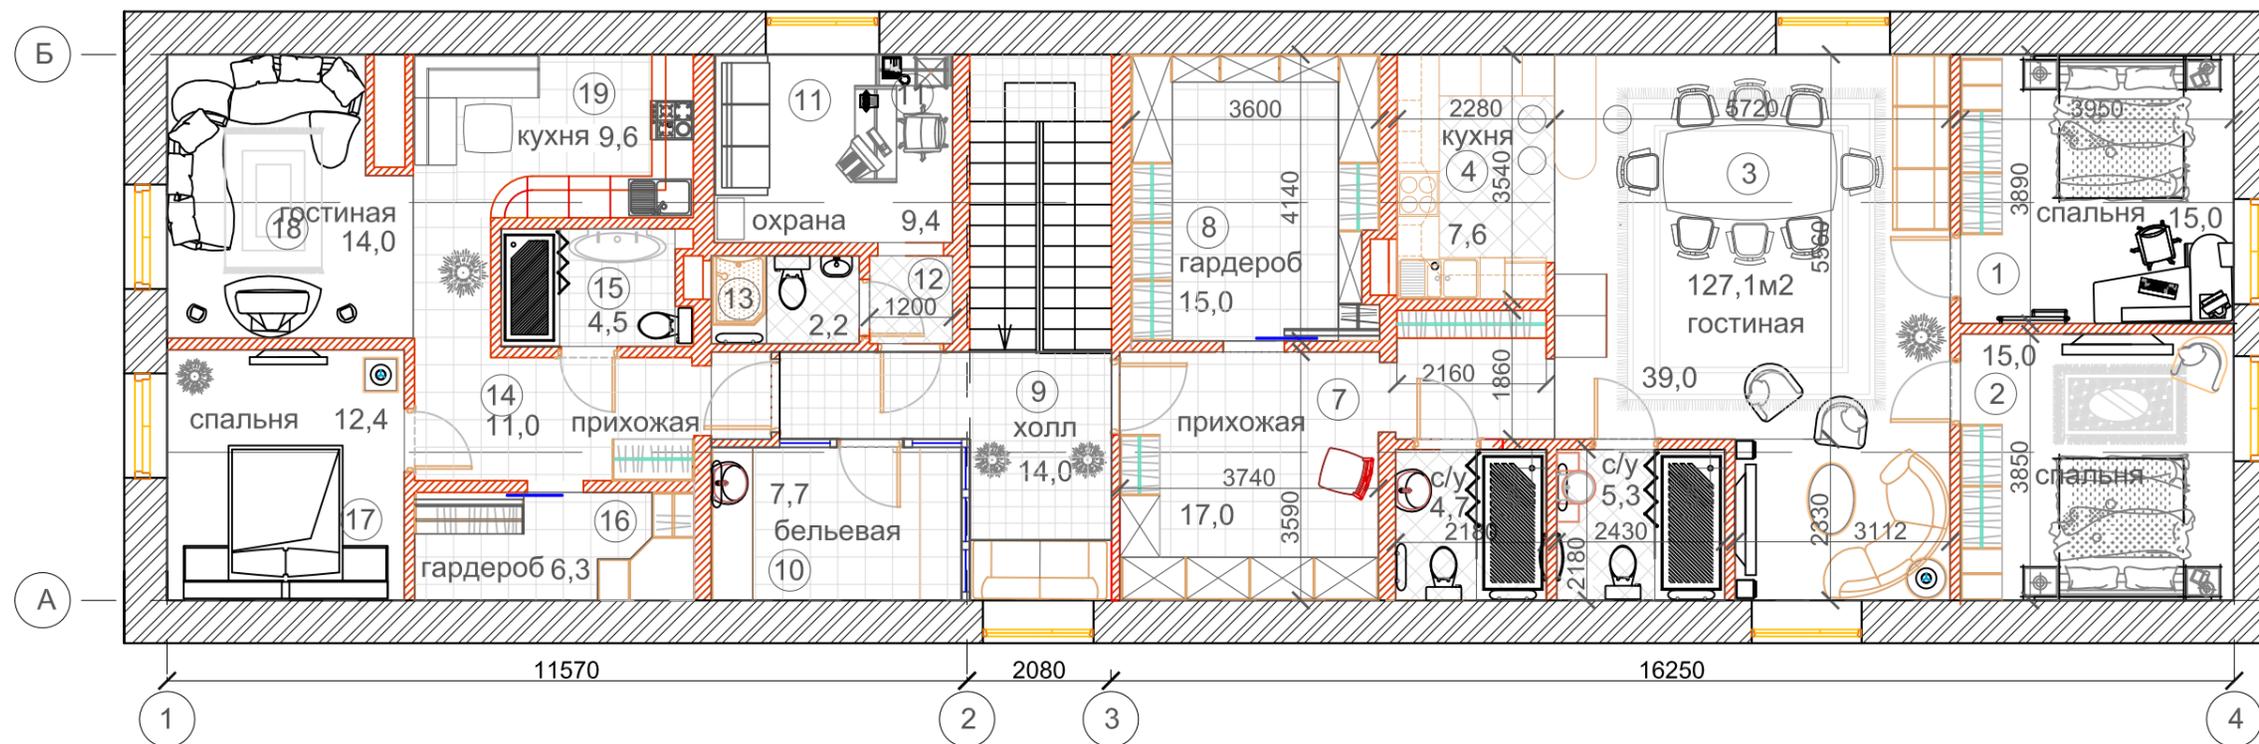

Общая площадь здания - 472,0м²

Создано

Взам. инв. N

Лист и дата

Инв. N подл.

					АР			
					Индивидуальный жилой комплекс из 2 домов. Владелец - по адресу:			
Изм.	Кол.уч.	Лист	N док.	Подпись	Архитектурные решения КОРПУС 1.	Стадия	Лист	Листов
ГАП		Красиловская				Р	5	
Разработал Щербаков					Проектное предложение. 1 этаж. Гараж. 2 этаж. Жилая зона.			

ЭКСПЛИКАЦИЯ ПОМЕЩЕНИЙ. 1 этаж.


№ п/п	наименование	площадь
1	Гараж	<u>60,6</u>
2	Гараж	<u>126,2</u>
3	Лестница	<u>13,6</u>
4	Тамбур	<u>2,6</u>
5	Техническое помещение	

ЭКСПЛИКАЦИЯ ПОМЕЩЕНИЙ. 2 этаж.


№ п/п	наименование	площадь
1	Спальня	<u>15,0</u>
2	Спальня	<u>15,0</u>
3	Гостиная	<u>39,0</u>
4	Кухня	<u>7,6</u>
5	Санитарный узел	<u>5,3</u>
6	Санитарный узел	<u>4,7</u>
7	Прихожая	<u>17,0</u>
8	Гардероб	<u>15,0</u>
9	Холл	<u>14,0</u>
10	Бельевая	<u>7,7</u>
11	Охрана	<u>9,4</u>
12	Коридор	<u>1,5</u>
13	Санитарный узел	<u>2,2</u>
14	Прихожая	<u>11,0</u>
15	Санитарный узел	<u>4,5</u>
16	Гардероб	<u>6,3</u>
17	Спальня	<u>12,4</u>
18	Гостиная	<u>14,0</u>
19	Кухня	<u>9,6</u>

						АР			
						Индивидуальный жилой комплекс из 2 домов. Владелец - по адресу:			
Изм.	Кол.уч.	Лист	№ док.	Подпись					
						Архитектурные решения КОРПУС 1.	Стадия	Лист	Листов
ГАП		Красиловская					Р	6	
Разработал		Щербаков				ЭКСПЛИКАЦИЯ ПОМЕЩЕНИЙ 1 этаж. Гараж. 2 этаж. Жилая зона.			

КОРПУС 1. 1 этаж. Гараж.

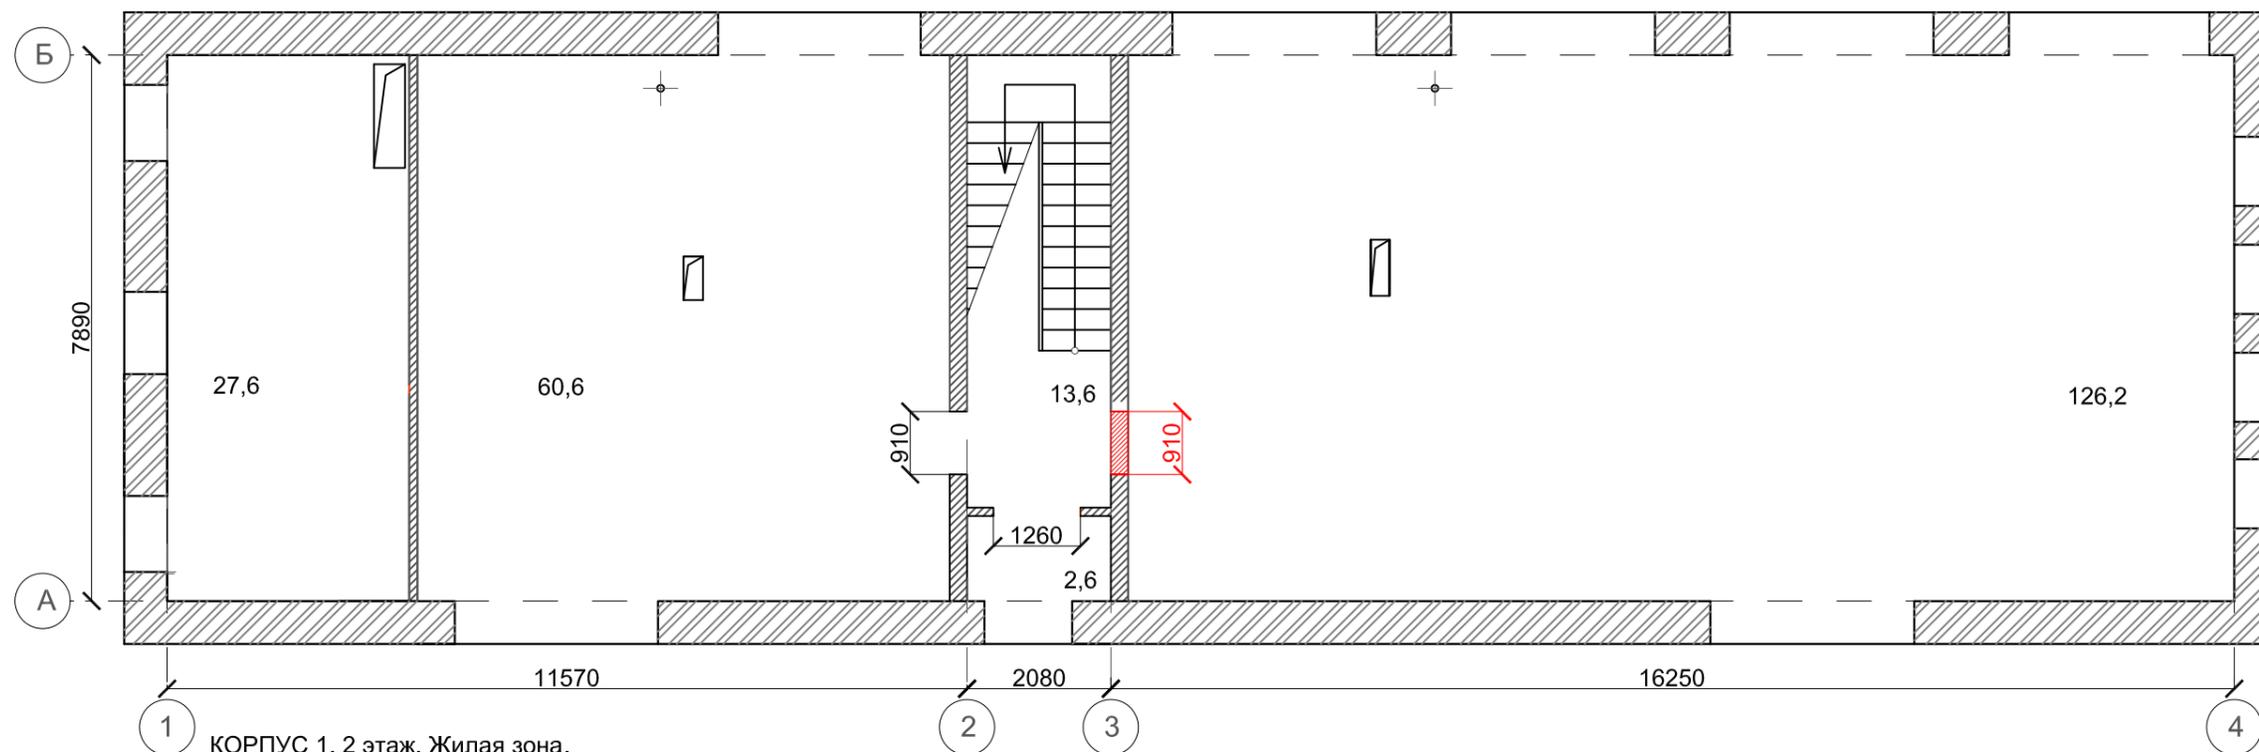

КОРПУС 1. 2 этаж. Жилая зона.

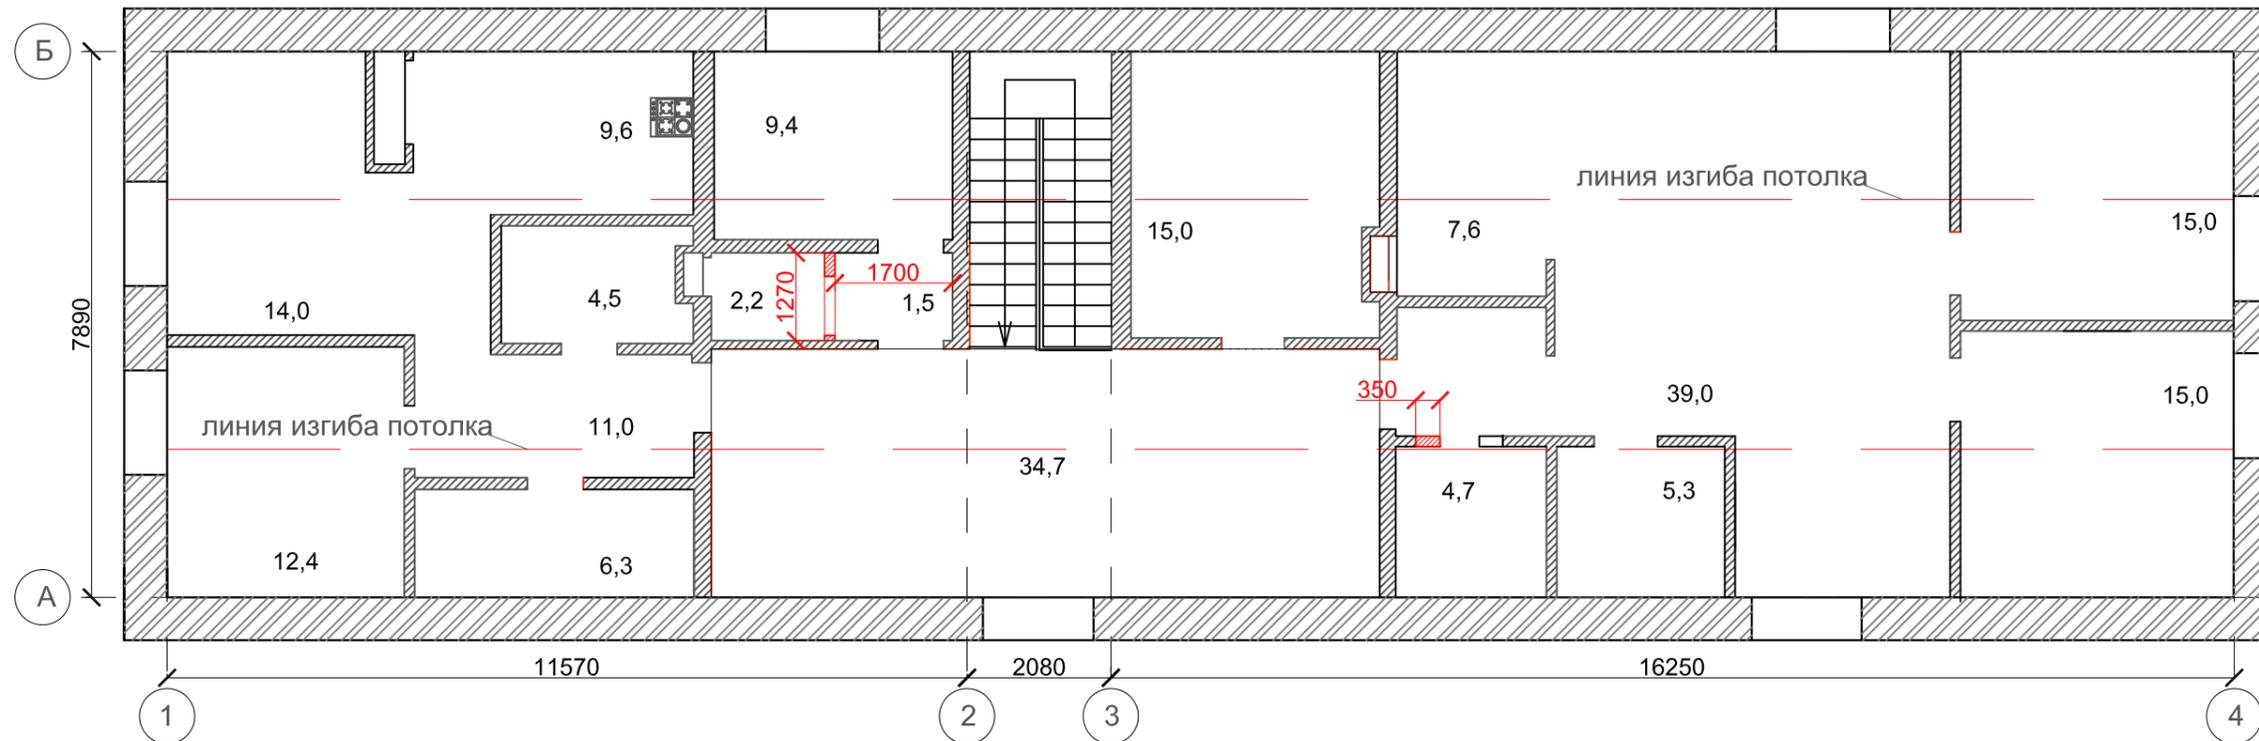

УСЛОВНЫЕ ОБОЗНАЧЕНИЯ.

 - Демонтируемые конструкции

Создано


Взам. инв. N

Лист и дата


Инв. N подл.

					АР			
					Индивидуальный жилой комплекс из 2 домов. Владелец - по адресу:			
Изм.	Кол.уч.	Лист	N док.	Подпись	Архитектурные решения КОРПУС 1.	Стадия	Лист	Листов
ГАП		Красиловская				Р	7	
Разработал Щербаков					План демонтажа. 1 этаж. Гараж. 2 этаж. Жилая зона.			


КОРПУС 1. 1 этаж. Гараж.

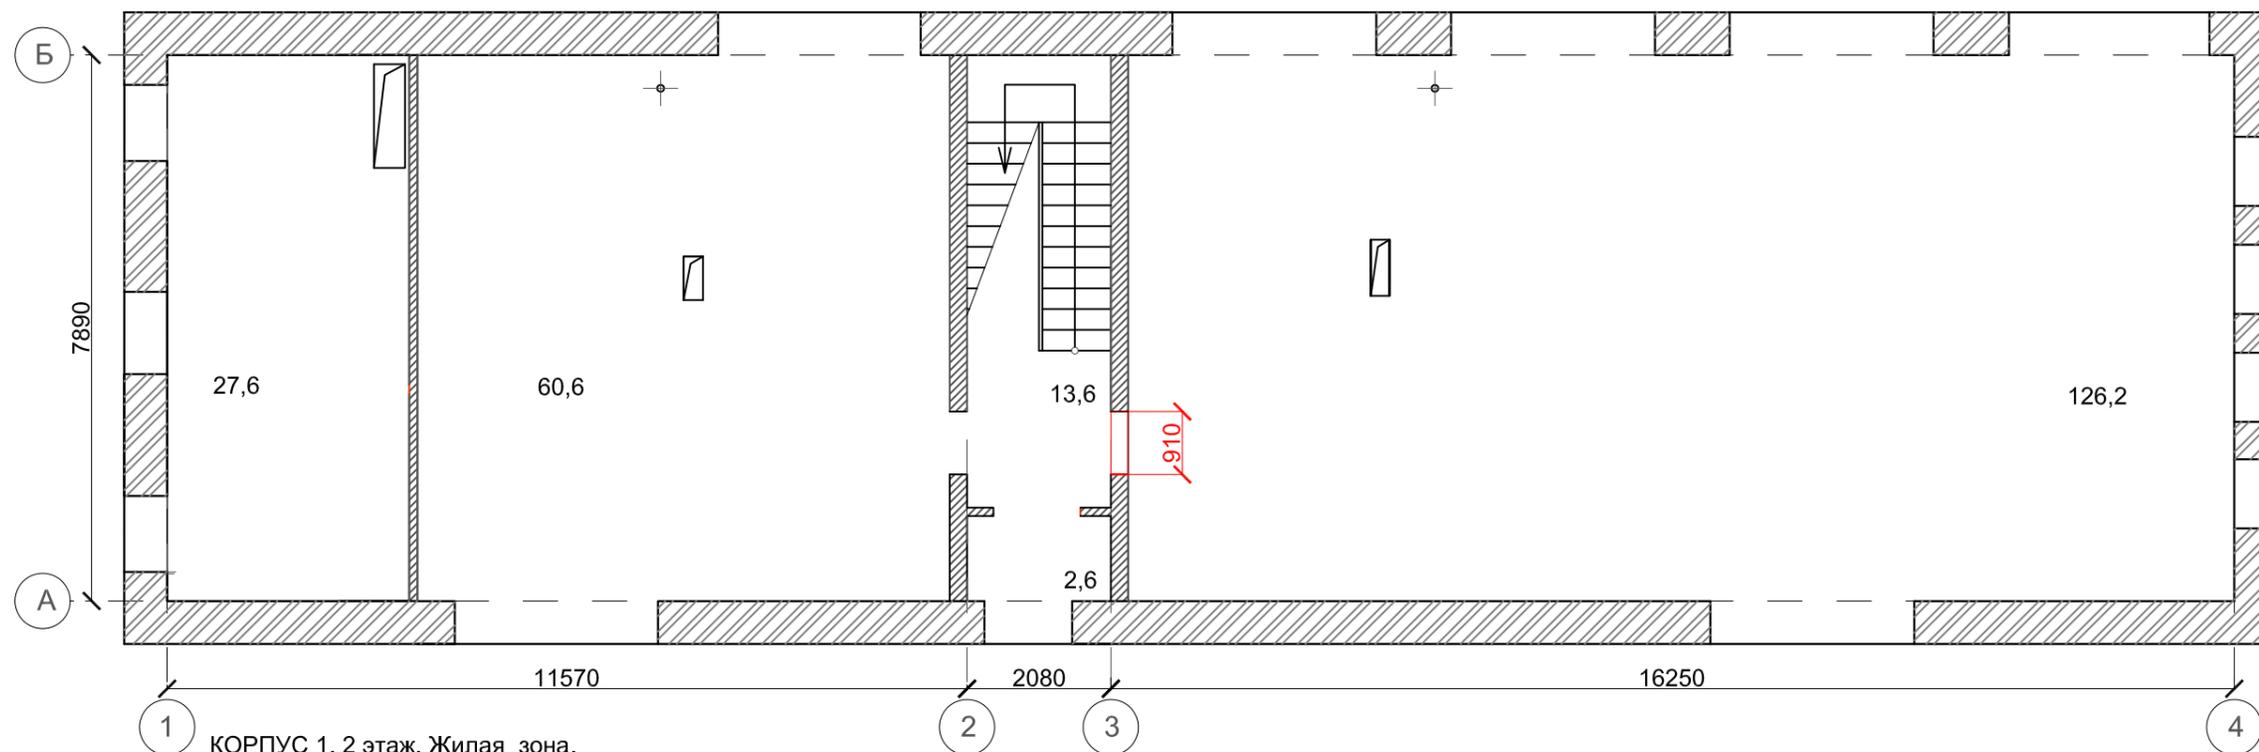

КОРПУС 1. 2 этаж. Жилая зона.

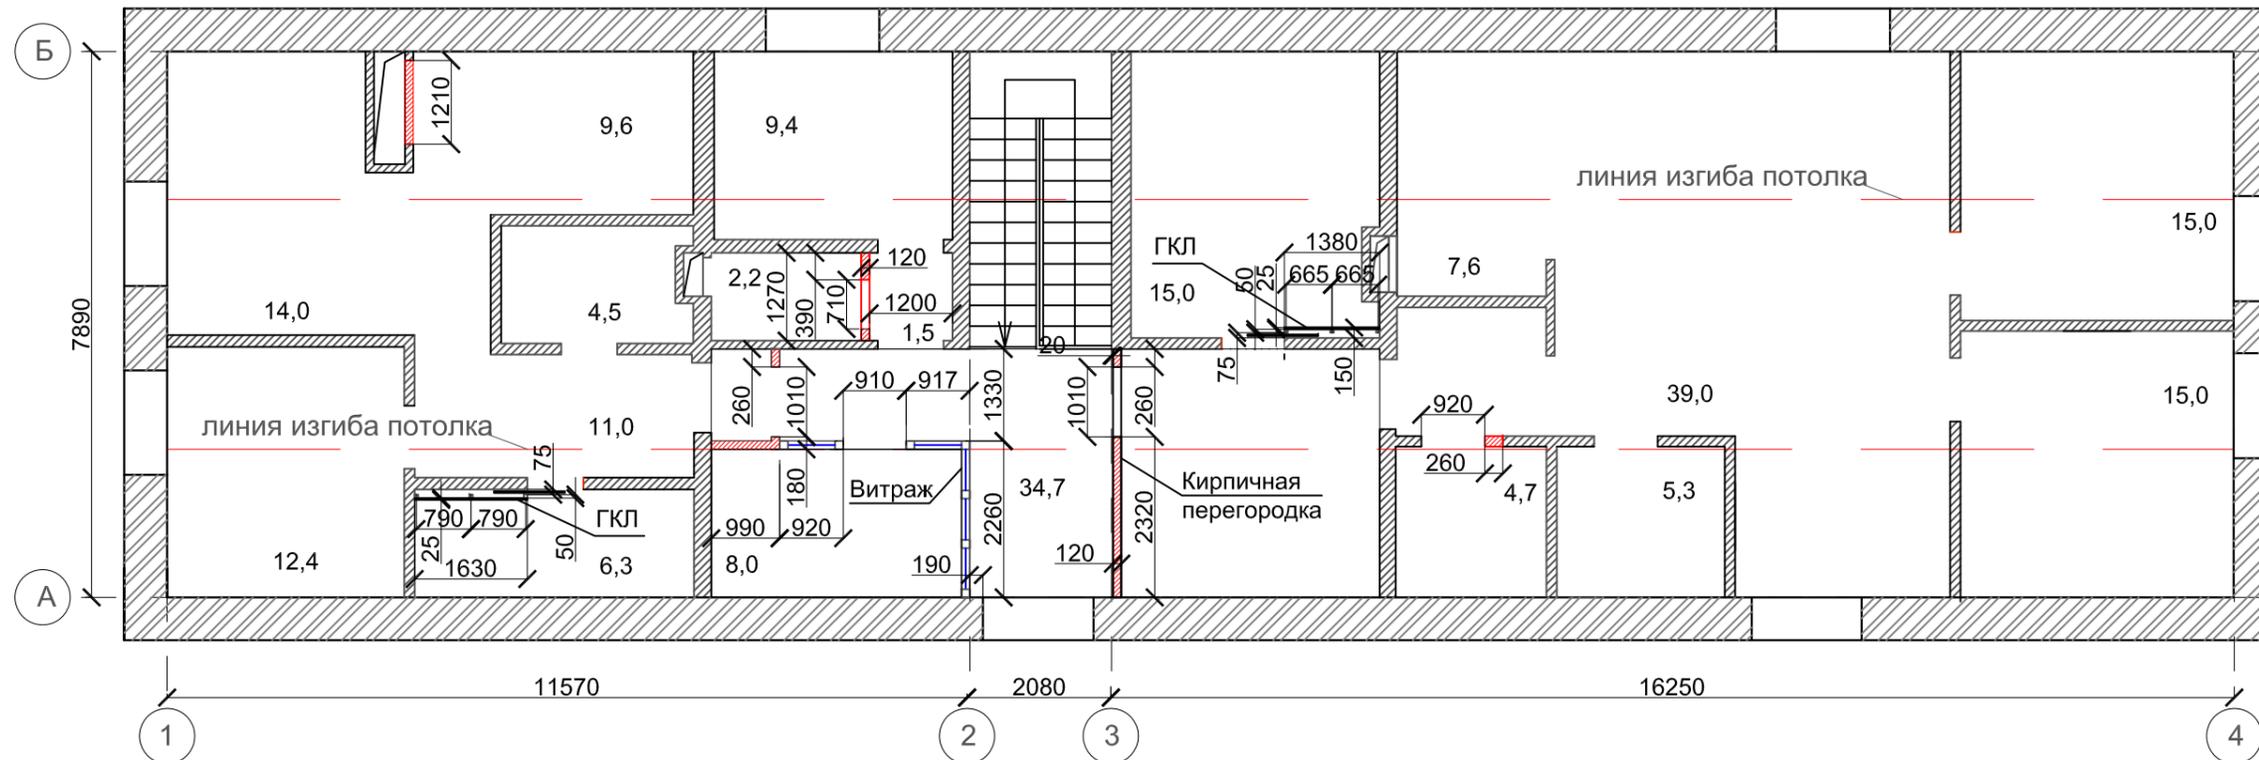

УСЛОВНЫЕ ОБОЗНАЧЕНИЯ.

 

Создано


Взам. инв. N

Лист и дата


Инв. N подл.

					Р			
					Индивидуальный жилой комплекс из 2 домов. Владелец - по адресу:			
Изм.	Кол.уч.	Лист	N док.	Подпись	Архитектурные решения КОРПУС 1.	Стадия	Лист	Листов
ГАП	Красиловская					Р	8	
Разработал Щербаков					План возведения новых перегородок. 1 этаж. Гараж. 2 этаж. Жилая зона.			

КОРПУС 1. 1 этаж. Гараж.

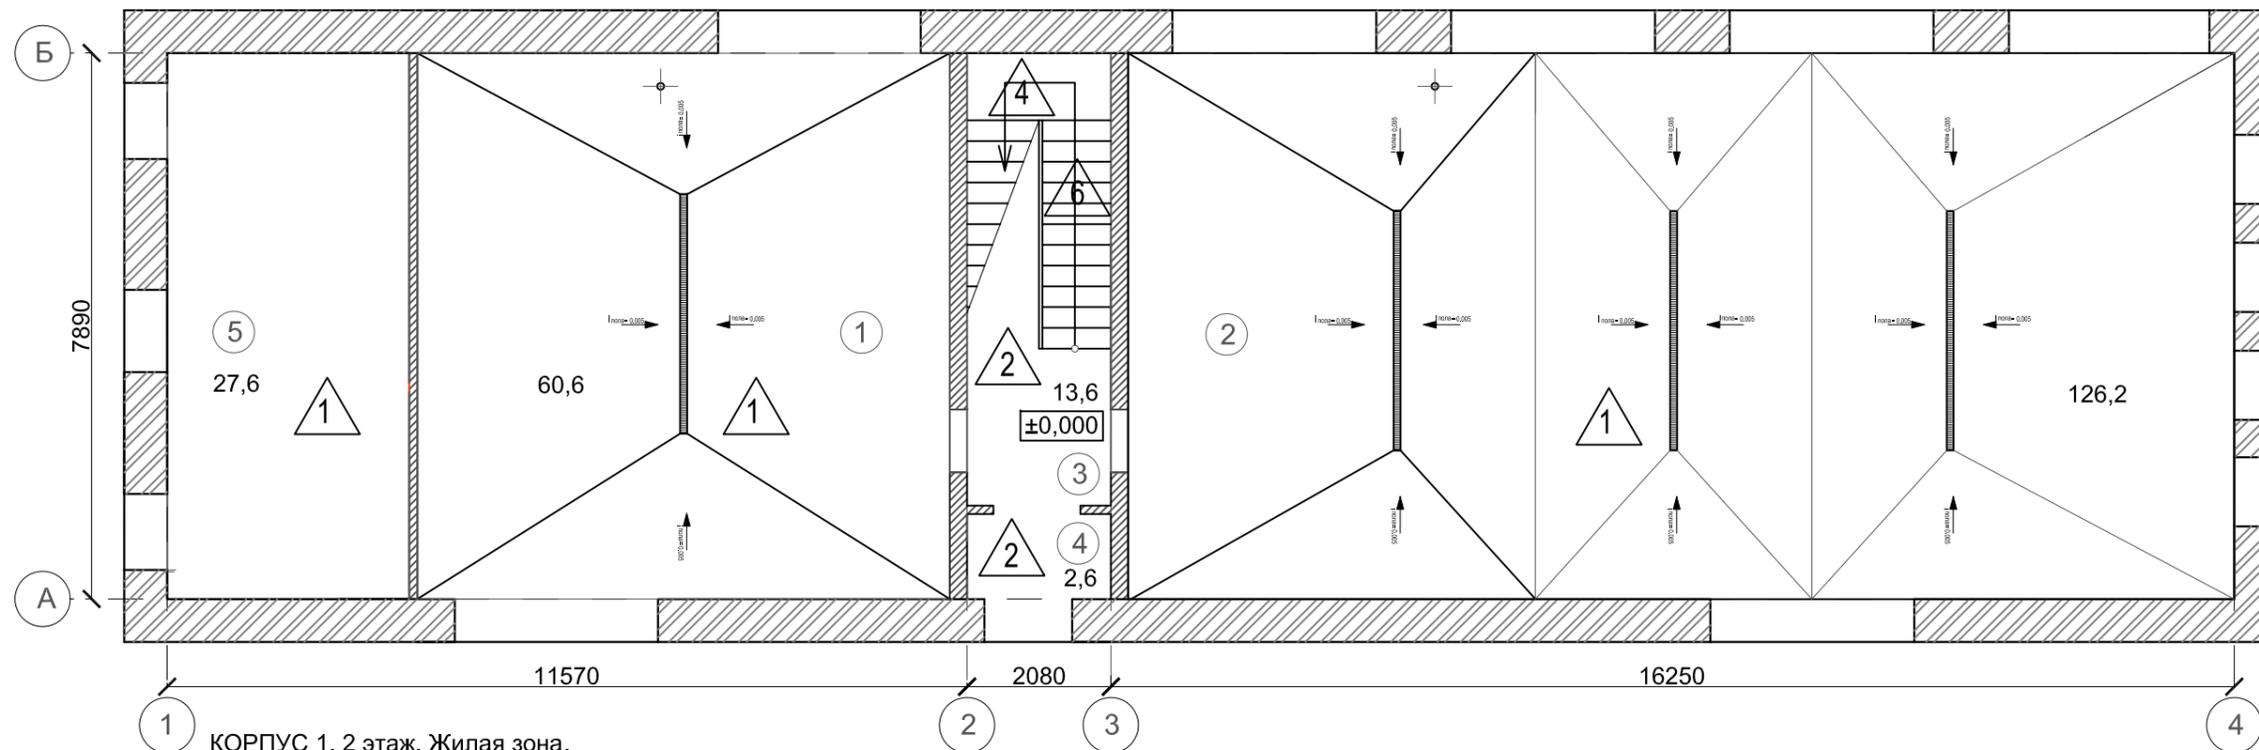

КОРПУС 1. 2 этаж. Жилая зона.

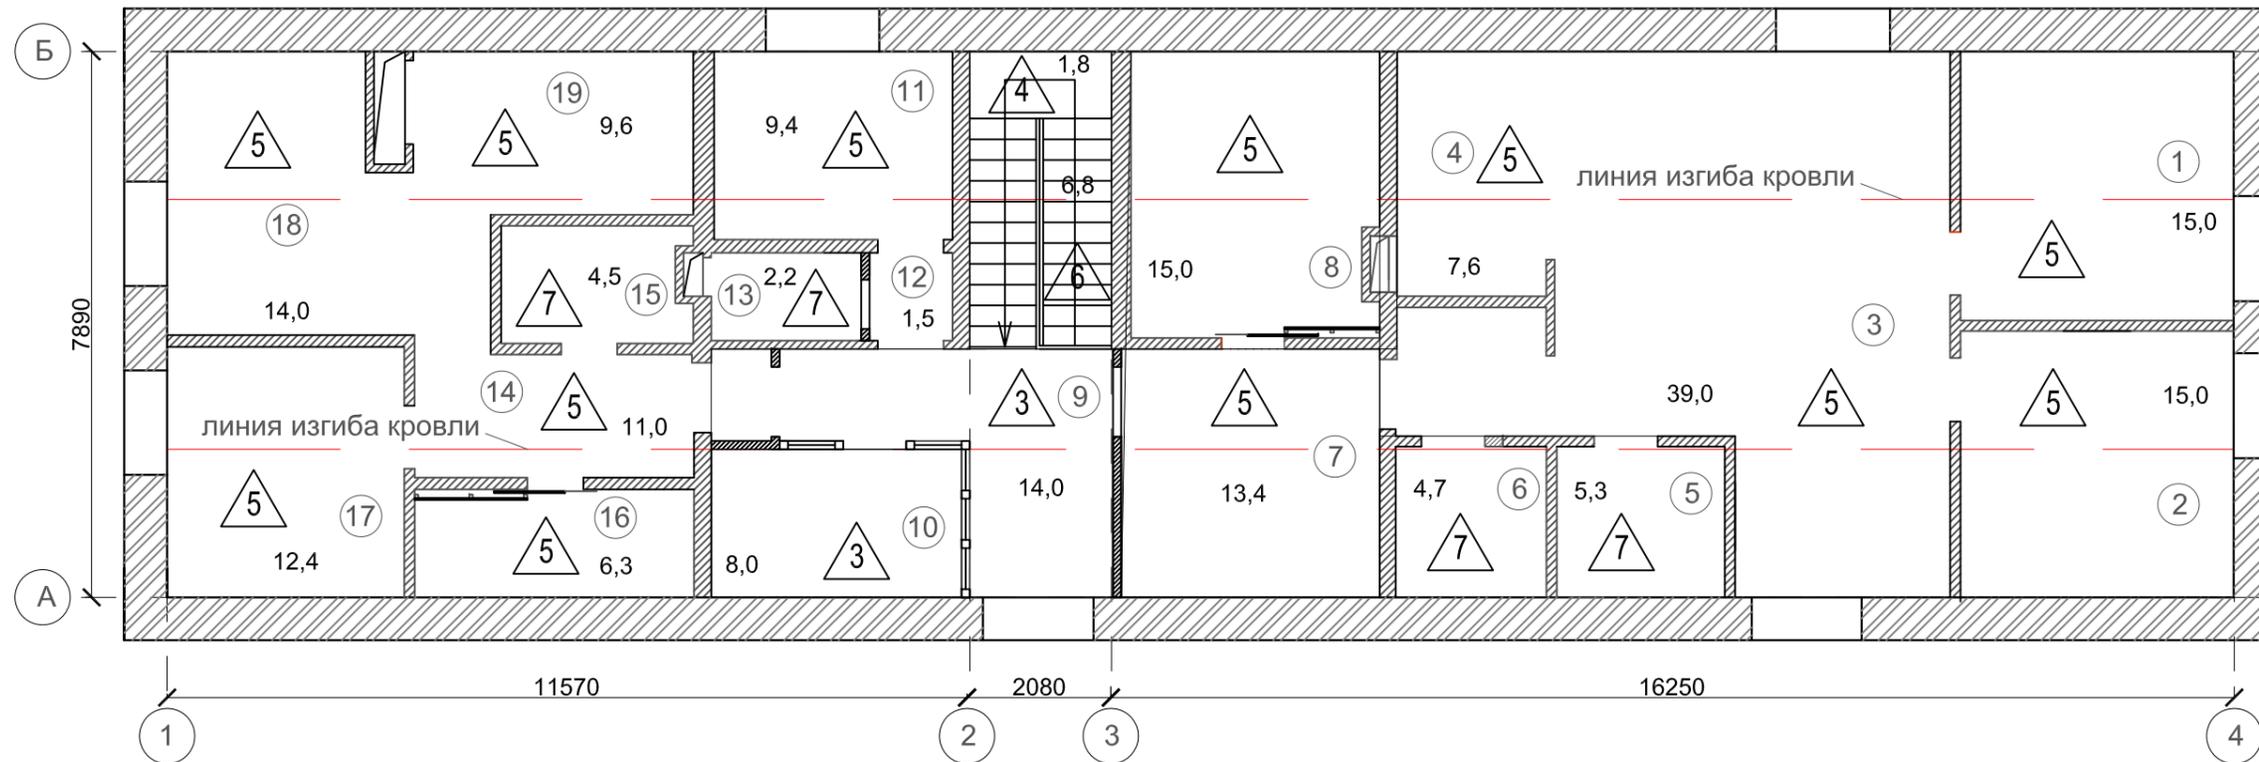

УСЛОВНЫЕ ОБОЗНАЧЕНИЯ.

△ 2 - тип пола.

Создано


Взам. инв. N

Лист и дата


Инв. N подл.

					АР		
					Индивидуальный жилой комплекс из 2 домов. Владелец - по адресу:		
Изм.	Кол.уч.	Лист	N док.	Подпись	Архитектурные решения КОРПУС 1.		
ГАП	Красиловская						
Разработал	Щербаков				Р	9	
					План полов 1 этаж. Гараж. 2 этаж. Жилая зона.		

КОРПУС 1. 1 этаж. Гараж.

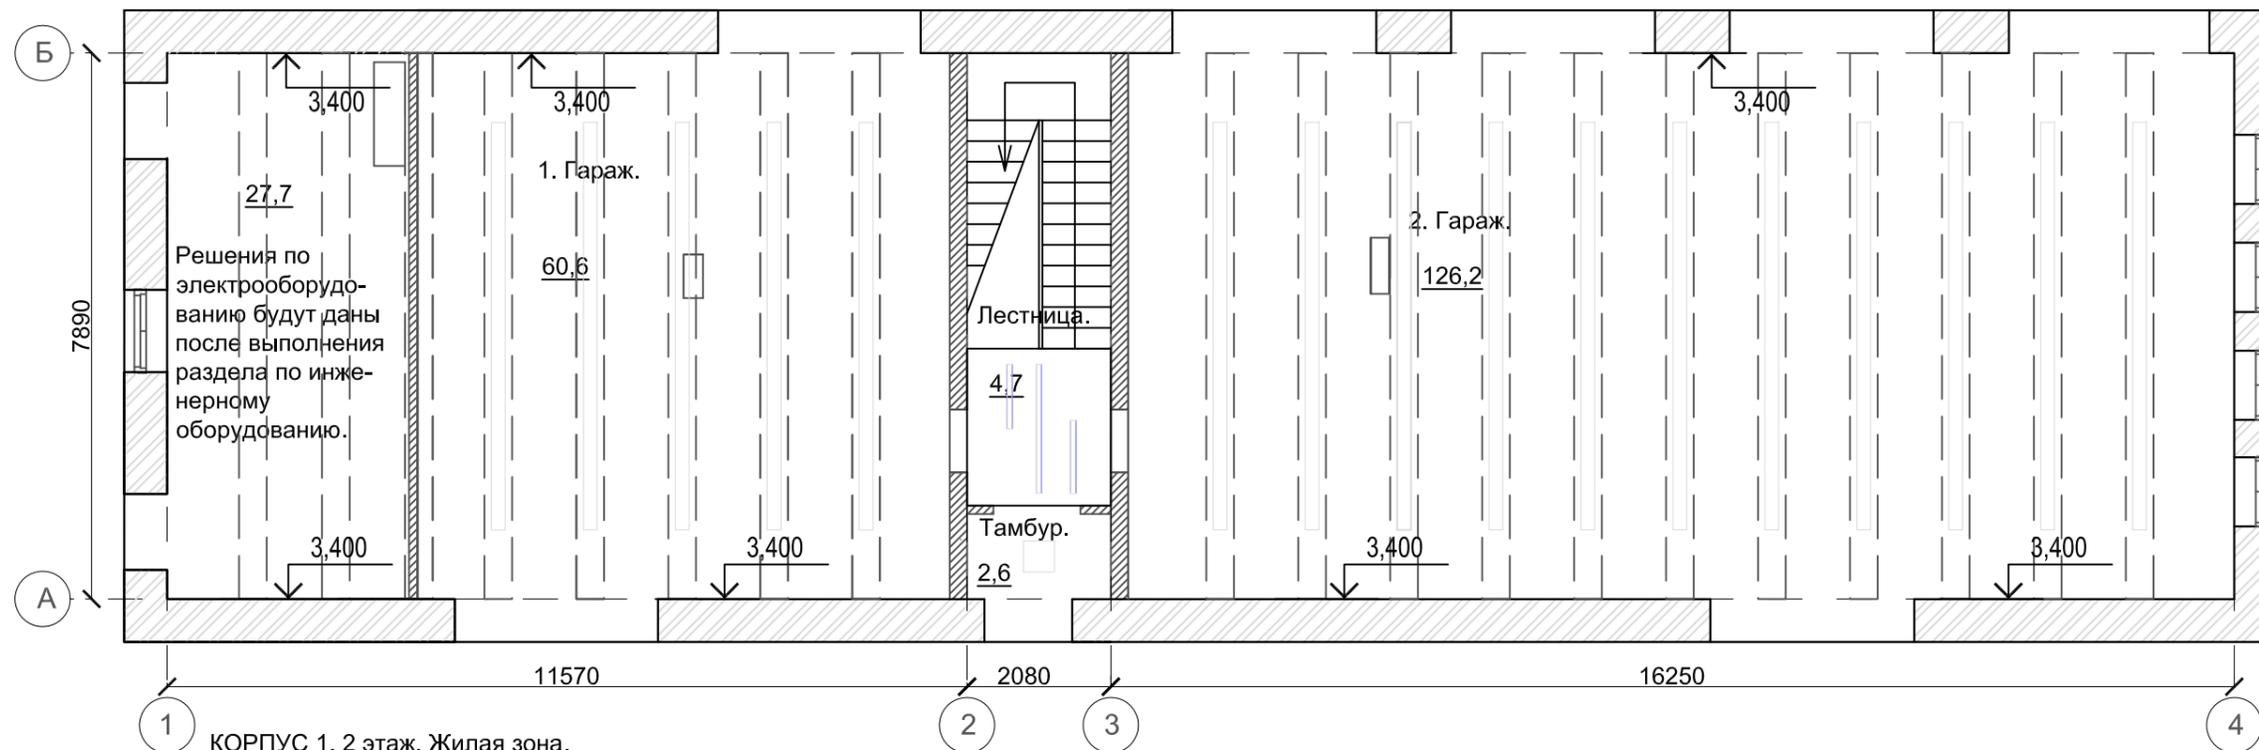

КОРПУС 1. 2 этаж. Жилая зона.

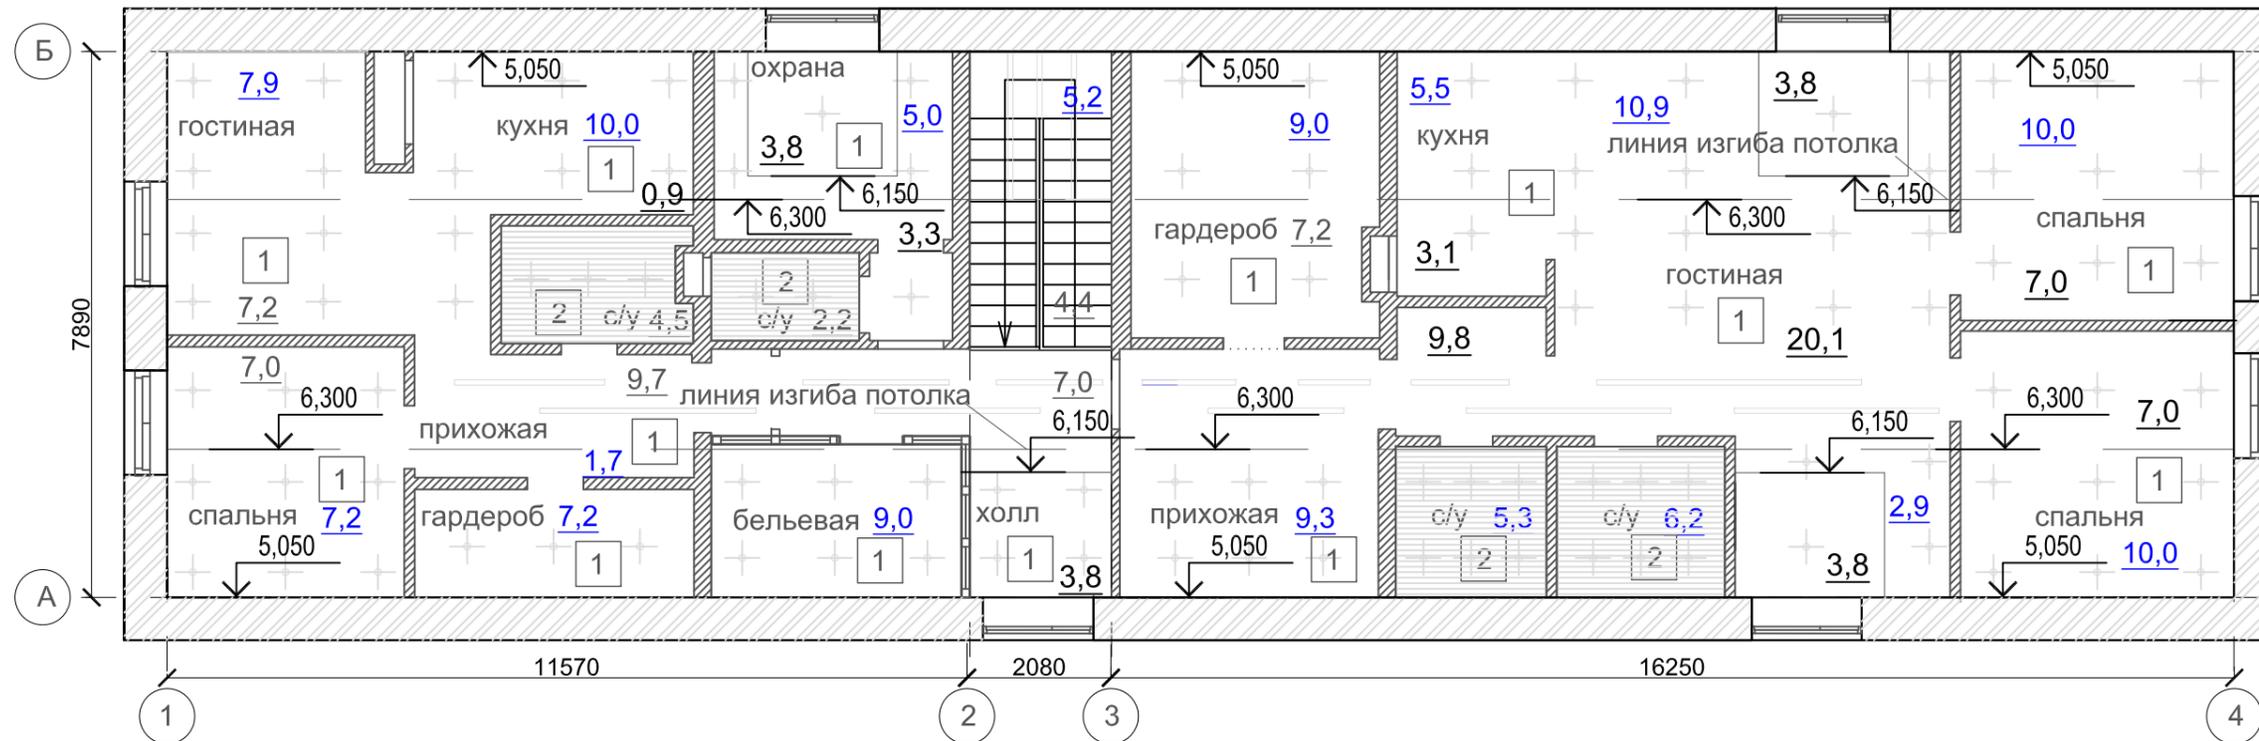

Условные обозначения

- Потолочные светильники
- 1 - Гипсокартонные потолки
- 2 - Алюминиевый реечный подвесной потолок
- 9,3 - Площадь горизонтального потолка
- 9,3 - Площадь наклонного потолка
- Точки вывода электропроводки для освещения на потолке.

					АР
					Индивидуальный жилой комплекс из 2 домов. Владелец - по адресу:
Изм.	Кол.уч.	Лист	№ док.	Подпись	Архитектурные решения КОРПУС 1.
ГАП	Красиловская				П
Разработал	Щербаков				Лист 11
					Листов
План потолков. 1 этаж. Гараж. 2 этаж. Жилая зона.					


Создано

Взам. инб. N


Побл. и дата

Инб. N побл.

КОРПУС 1. 1 этаж. Гараж.

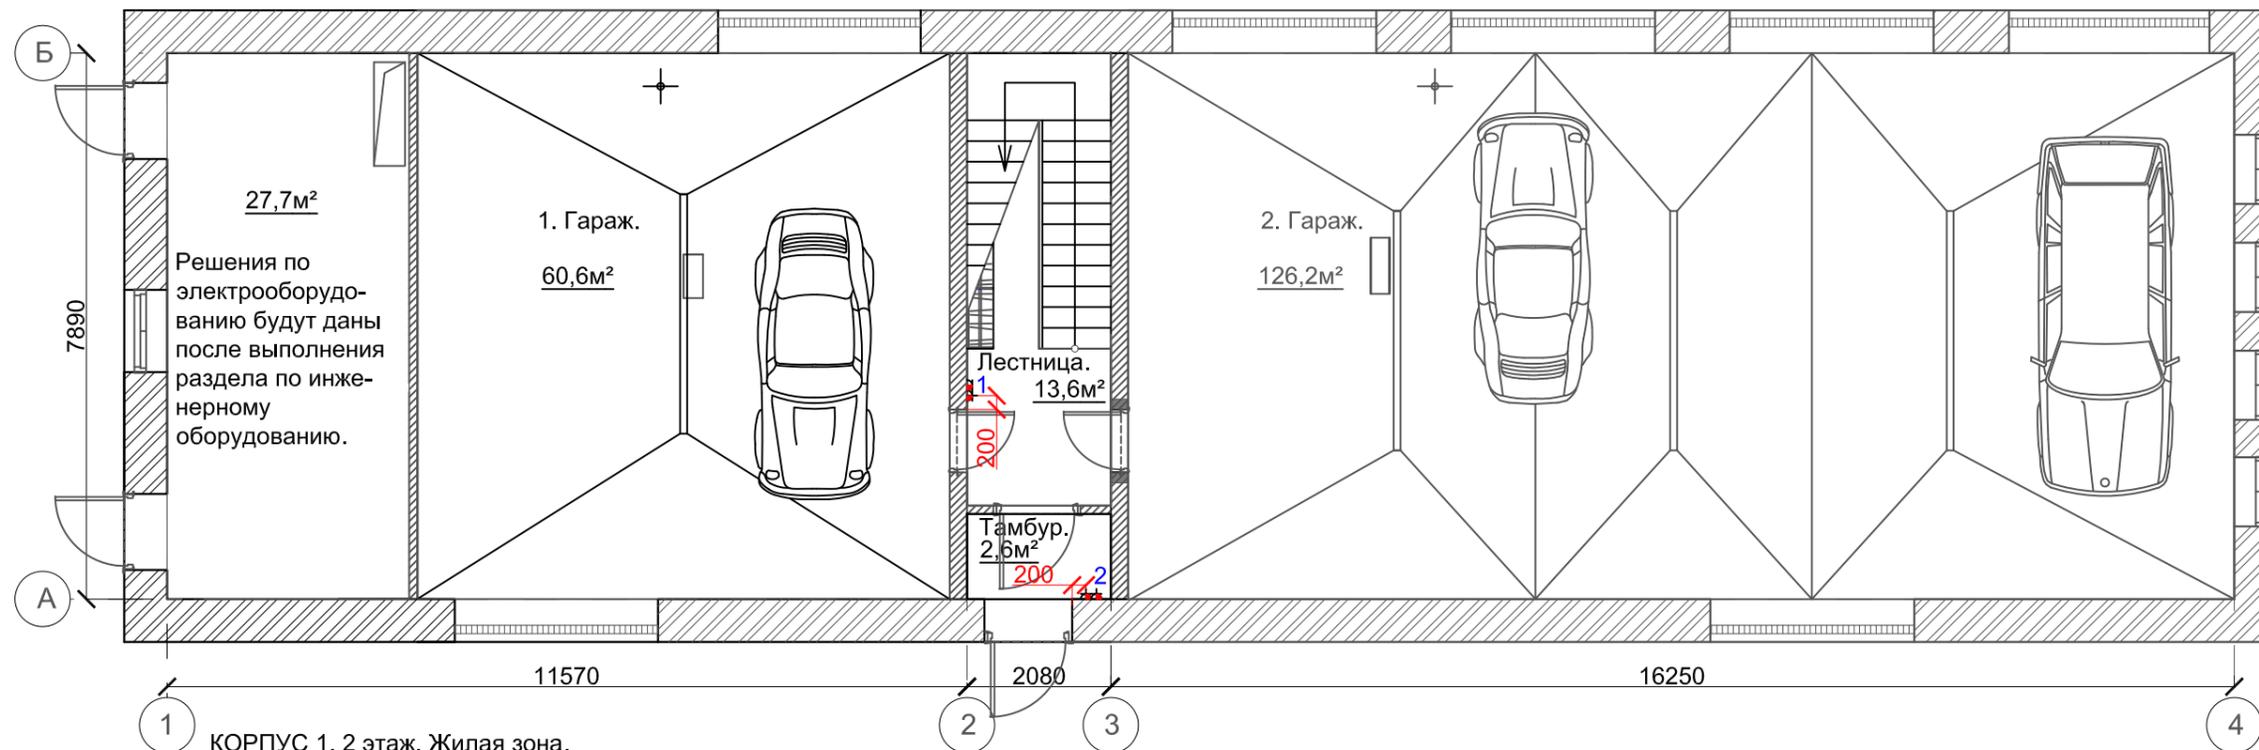

КОРПУС 1. 2 этаж. Жилая зона.

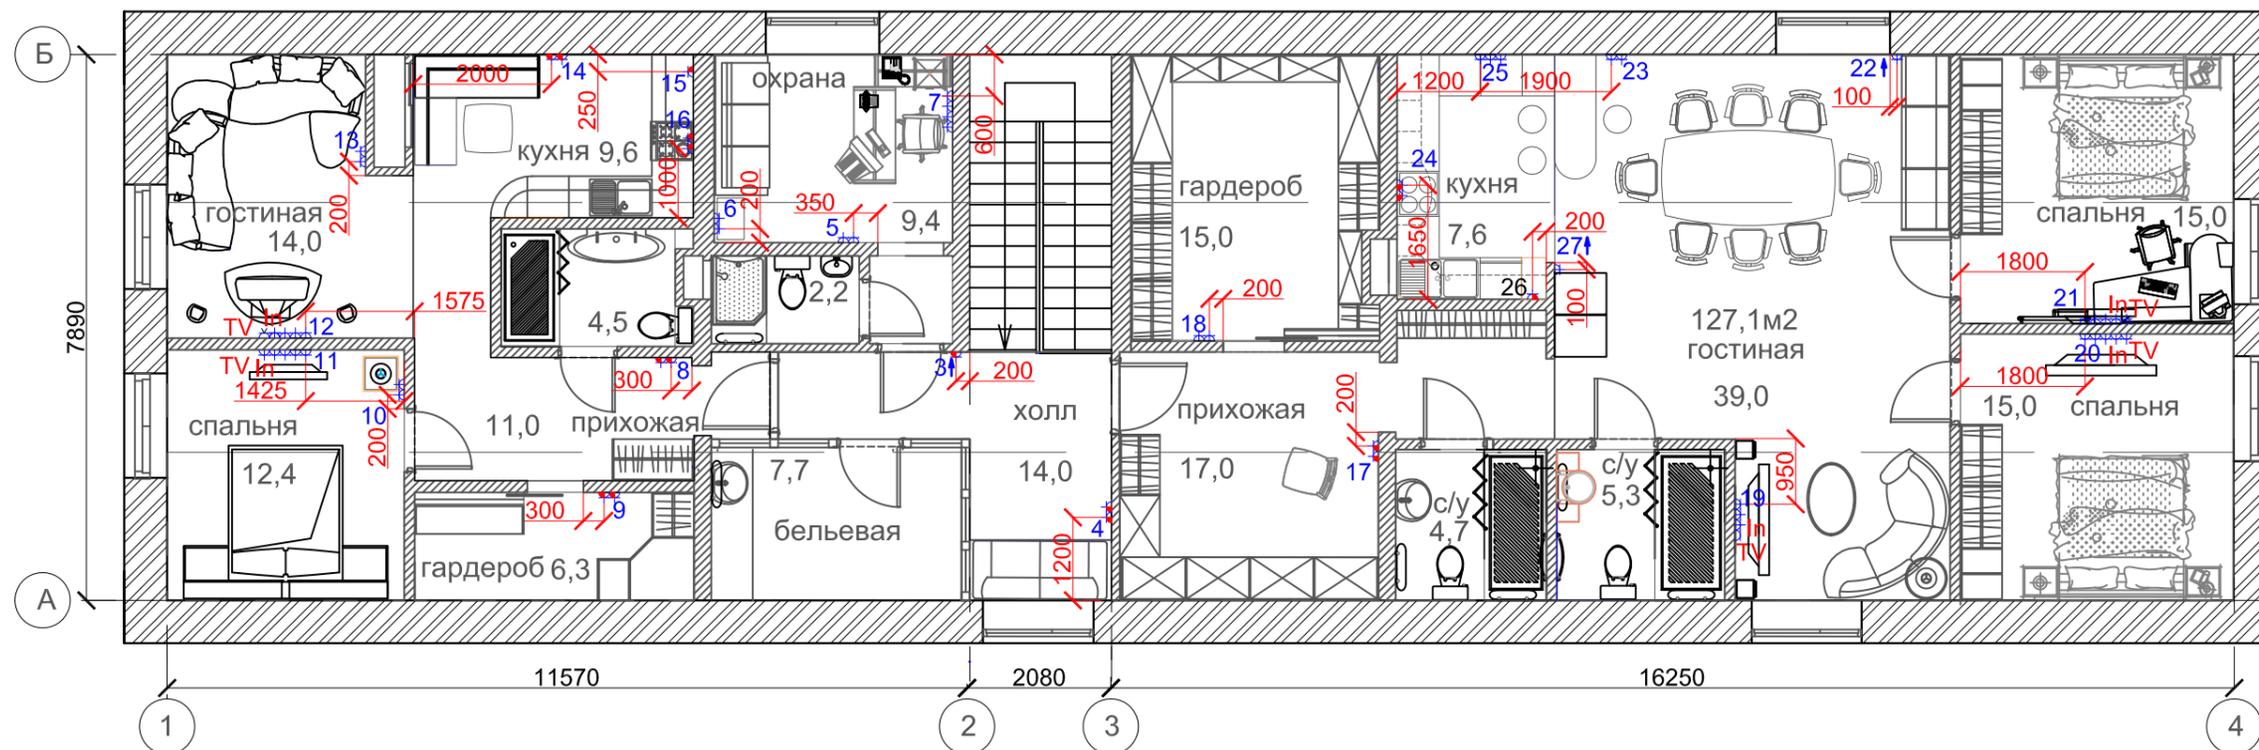

Спецификация розеток

Условные обозначения

- ☐ - Водонепроницаемая розетка
- ⊕ - Розетка
- 22↑ - Установка по вертикали от отметки 200 от пола

N	Кол.	Примечание.	N	Кол.	Примечание.	N	Кол.	Примечание.
1	2р.	Водонипрон.	10	2р.		19	2	+In.+TV.
2	2р.	Водонипрон.	11	3р.	+In.+TV.	20	3	+In.+TV.
3	2р.		12	3	+In.+TV.	21	3	+In.+TV.
4	2р.		13	2		22	2	
5	2р.		14	2		23	2	
6	2р.		15	1		24	2	
7	4р.		16	2		25	3	
8	2р.		17	2		26	1	
9	2р.		18	2		27	2	

					АР			
					Индивидуальный жилой комплекс из 2 домов. Владелец - по адресу:			
Изм.	Кол.уч.	Лист	N док.	Подпись	Архитектурные решения КОРПУС 1.	Стадия	Лист	Листов
ГАП		Красиловская				Р	12	
Разработал Щербаков					План розеток на отметке 200мм от пола. 1 этаж. Гараж. 2 этаж. Жилая зона.			


Создано

Взам. инб. N


Побл. и побл.

Инб. N побл.

КОРПУС 1. 1 этаж. Гараж.

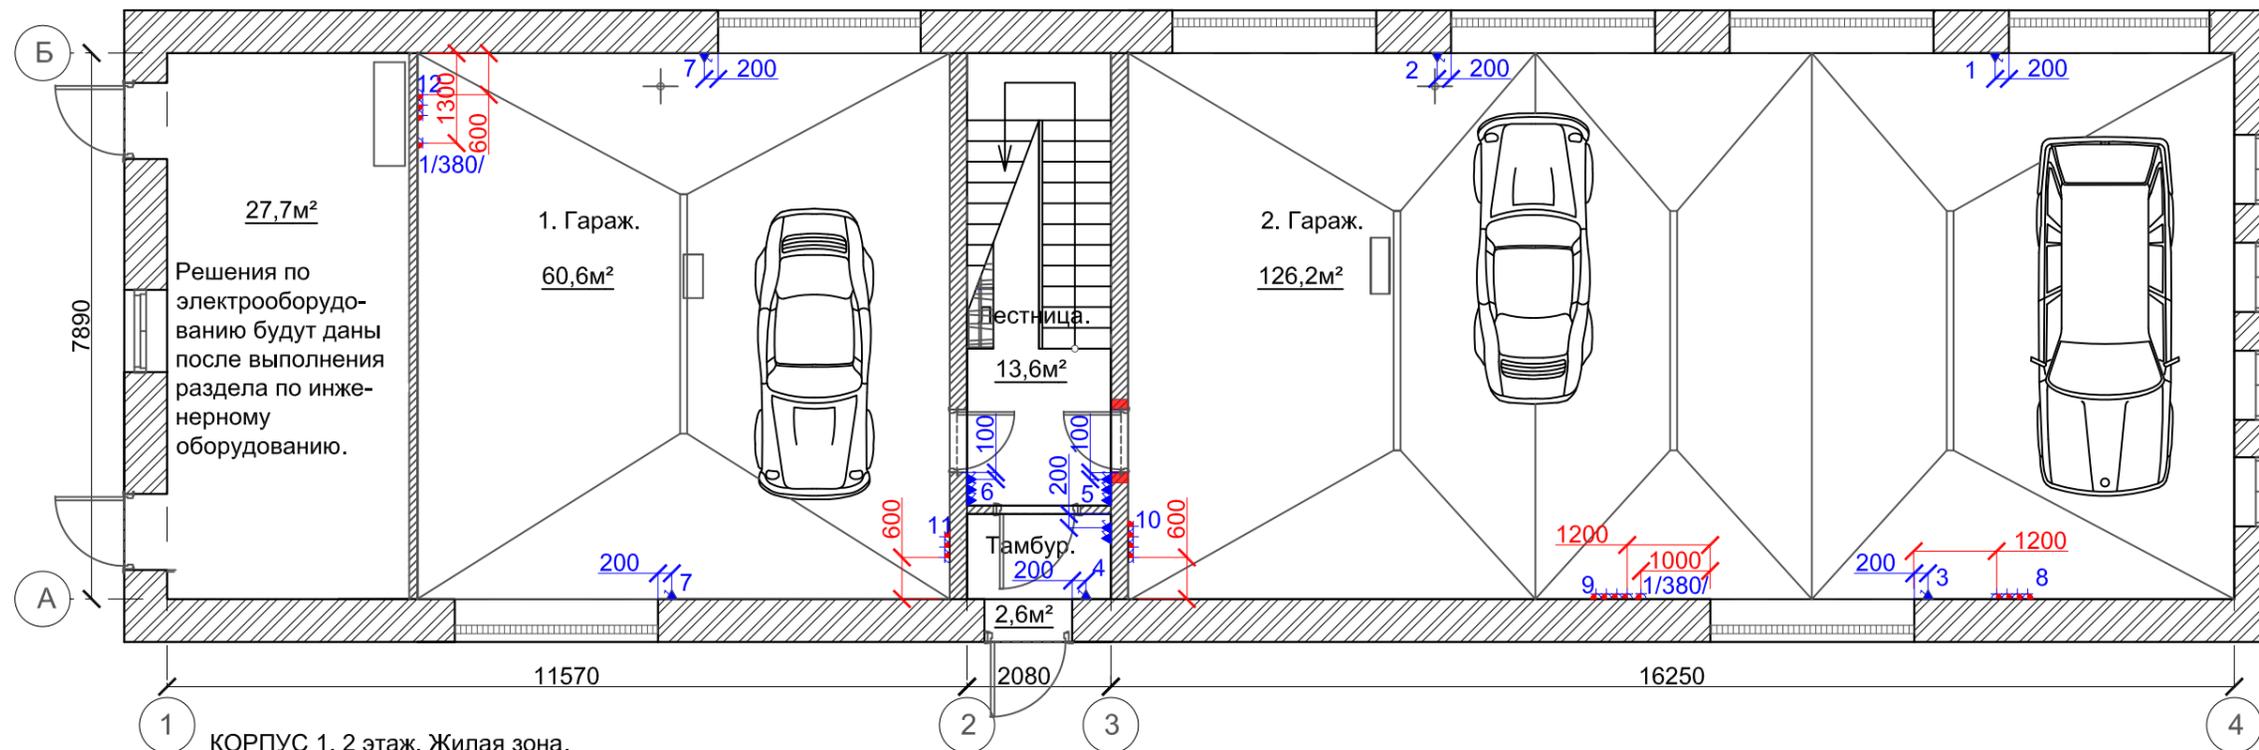

КОРПУС 1. 2 этаж. Жилая зона.

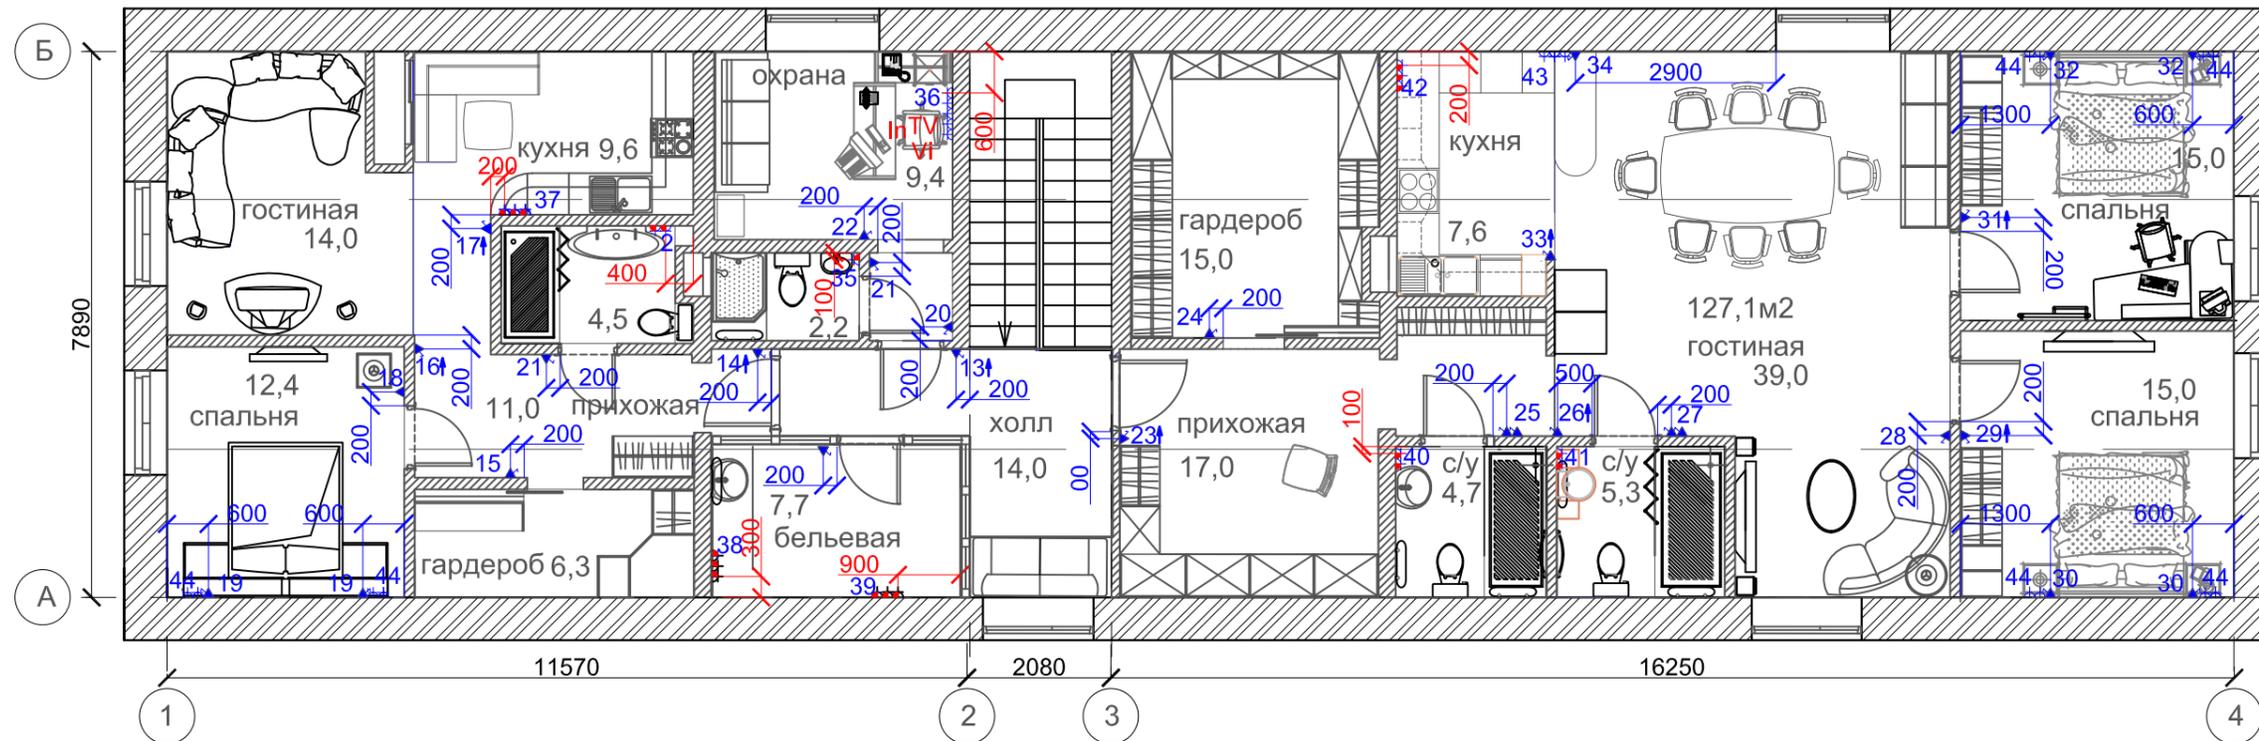

Условные обозначения

- Водонепроницаемая розетка
- Розетка
- Выключатель
- Установка по вертикали от отметки 1000 от пола

					АР		
					Индивидуальный жилой комплекс из 2 домов. Владелец - по адресу:		
Изм.	Кол.уч.	Лист	№ док.	Подпись	Архитектурные решения КОРПУС 1.		
ГАП		Красиловская					
Разработал		Щербаков			Р	13	
					План розеток и выключателей на отметке 1000мм от пола. 1 этаж. Гараж. 2 этаж. Жилая зона.		

Создано

Взам. инб. N

Побл. и дата

Инб. N побл.

Спецификация розеток и выключателей на отметке 1000мм от пола.

№	Кол.	Примечание.
1	2выкл.	-освещение 1/2 2 гаража -освещение через одну лампу 1/2 2 гаража
2	2выкл.	-освещение 1/2 2 гаража -освещение через одну лампу 1/2 2 гаража
3	1выкл.	-полное выключение освещения 2 гаража.
4	4 выкл.	освещение холла 1эт. освещение тамбура.наружное ночное освещение с таймером. наружная новогодняя подсветка.
5	5 выкл.	Мастер выключатель освещения гаража -2. освещение холла 1эт, освещение тамбура. освещение лестницы. ночная подсветка лестницы.
6	5 выкл.	Мастер выключатель.освещения гаража -1. освещение холла 1эт, освещение тамбура. освещение лестницы. ночная подсветка лестницы.
7	2выкл.	-освещение через одну лампу 1 гаража
8	4р.	/220/
9	5р.	4/220/+1/380/
10	4 р.	/220/
11	4 р.	/220/
12	5 р.	4/220/+1/380/
13	6выкл.	освещение холла, тамбура -1эт.,лестницы, ночная подсветка лестницы, освещение холла -2эт. ночная подсветка холла -2эт., бельевая.
14	5выкл.	освещение холла 2эт., ночная подсветка холла -2эт., освещение прихожей, ночная подсветка прихожей, освещение бельевой.
15	1выкл.	освещение гардероба

						АР			
						Индивидуальный жилой комплекс из 2 домов. Владелец - по адресу:			
Изм.	Кол.уч.	Лист	№ док.	Подпись					
						Архитектурные решения КОРПУС 1.	Стадия	Лист	Листов
ГАП		Красиловская					Р	14	
Разработал		Щербаков				Спецификация розеток и выключателей на отметке 1000мм от пола. 1 этаж. Гараж. 2 этаж. Жилая зона.			

Спецификация розеток и выключателей на отметке 1000мм от пола.

№	Кол.	Примечание.
16	4выкл.	освещение прихожей, ночная подсветка прихожей, освещение гостиной, ночная подсветка гостиной.
17	3выкл.	освещение кухни, ночная подсветка кухни, освещение рабочей поверхности кухни.
18	1выкл.	освещение спальни.
19	1выкл.	2 позиции. h-600.освещение спальни.
20	2выкл.	освещение тамбура,освещение комнаты.
21	2выкл.	освещение сан.узла, вентиляция сан.узла.
22	2выкл.	освещение тамбура,комнаты.
23	3выкл.	Мастер выключатель (освещение холла, тамбура -1эт.,лестницы, ночная подсветка лестницы, освещение холла-2эт.ночная подсветка холла) освещение прихожей, ночная подсветка прихожей.
24	1выкл.	освещение гардероба
25	2выкл.	освещение сан.узла, вентиляция сан.узла.
26	7выкл.	освещение гостиной, ночная подсветка гостиной, освещение кухни, ночная подсветка кухни, освещение прихожей, ночная подсветка прихожей, зона отдыха.
27	2выкл.	освещение сан.узла, вентиляция сан.узла.
28	1выкл.	освещение зоны отдыха.
29	2выкл.	Мастер выключатель (освещение прихожей, гостиной,кухни, ночное освещение прихожей, гостиной,кухни)спальни.
30	1выкл.	2 позиции. h-600.освещение спальни.


						АР			
						Индивидуальный жилой комплекс из 2 домов. Владелец - по адресу:			
Изм.	Кол.уч.	Лист	№ док.	Подпись					
						Архитектурные решения КОРПУС 1.	Стадия	Лист	Листов
ГАП		Красиловская					Р	15	
Разработал		Щербаков				Спецификация розеток и выключателей на отметке 1000мм от пола. 1 этаж. Гараж. 2 этаж. Жилая зона.			

Спецификация розеток и выключателей на отметке 1000мм от пола.


№	Кол.	Примечание.
31	1выкл.	освещение спальни.
32	1выкл.	2 позиции. h-600.освещение спальни.
33	5выкл.	освещение кухни, ночная подсветка кухни, освещение рабочей поверхности кухни. вентиляция кухни, освещение стойки.
34	1выкл.	освещение стойки.
35	1р.	Водонепроницаемая. /220/
36	2р.	2/220/+In.,+TV.,+видеонаблюдение.
37	3р.	/220/
38	3р.	/220/
39	3р.	/220/
40	2р.	Водонепроницаемая. /220/
41	2р.	Водонепроницаемая. /220/
42	3р.	Водонепроницаемая. /220/
43	3р.	/220/
44	2р.	6 позиций./220/

						АР			
						Индивидуальный жилой комплекс из 2 домов. Владелец - по адресу:			
Изм.	Кол.уч.	Лист	№ док.	Подпись					
						Архитектурные решения КОРПУС 1.	Стадия	Лист	Листов
ГАП		Красиловская					Р	16	
Разработал		Щербаков				Спецификация розеток и выключателей на отметке 1000мм от пола. 1 этаж. Гараж. 2 этаж. Жилая зона.			

КОРПУС 1. 1 этаж. Гараж.

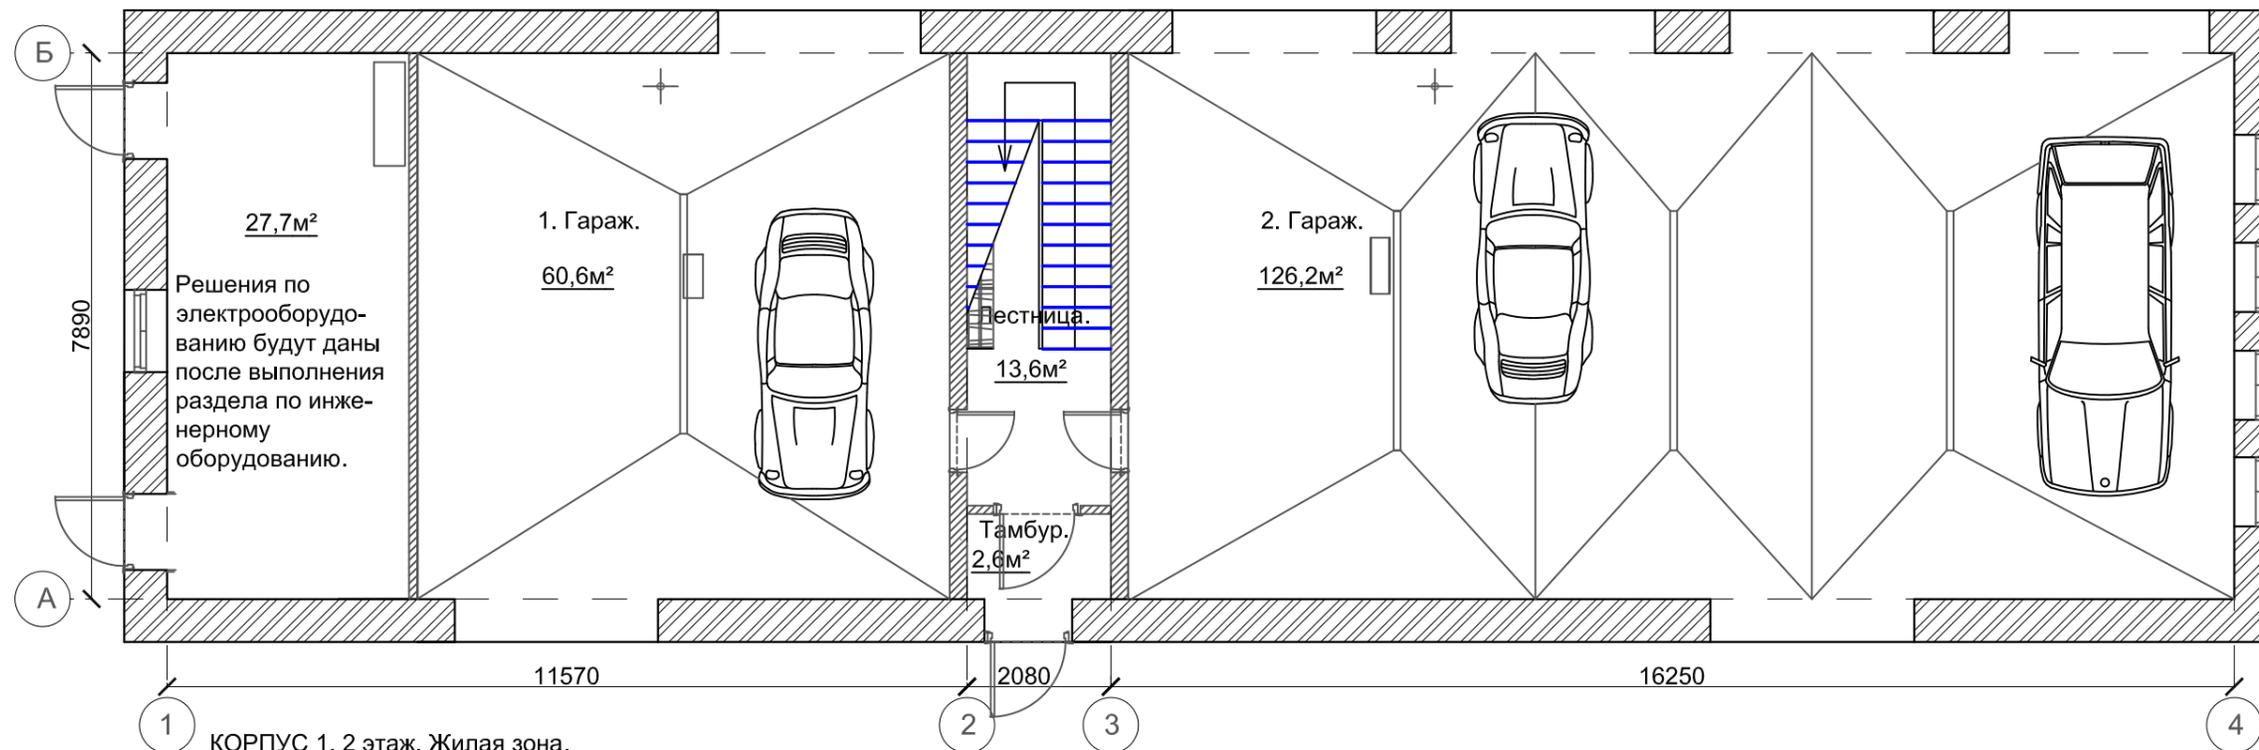

КОРПУС 1. 2 этаж. Жилая зона.

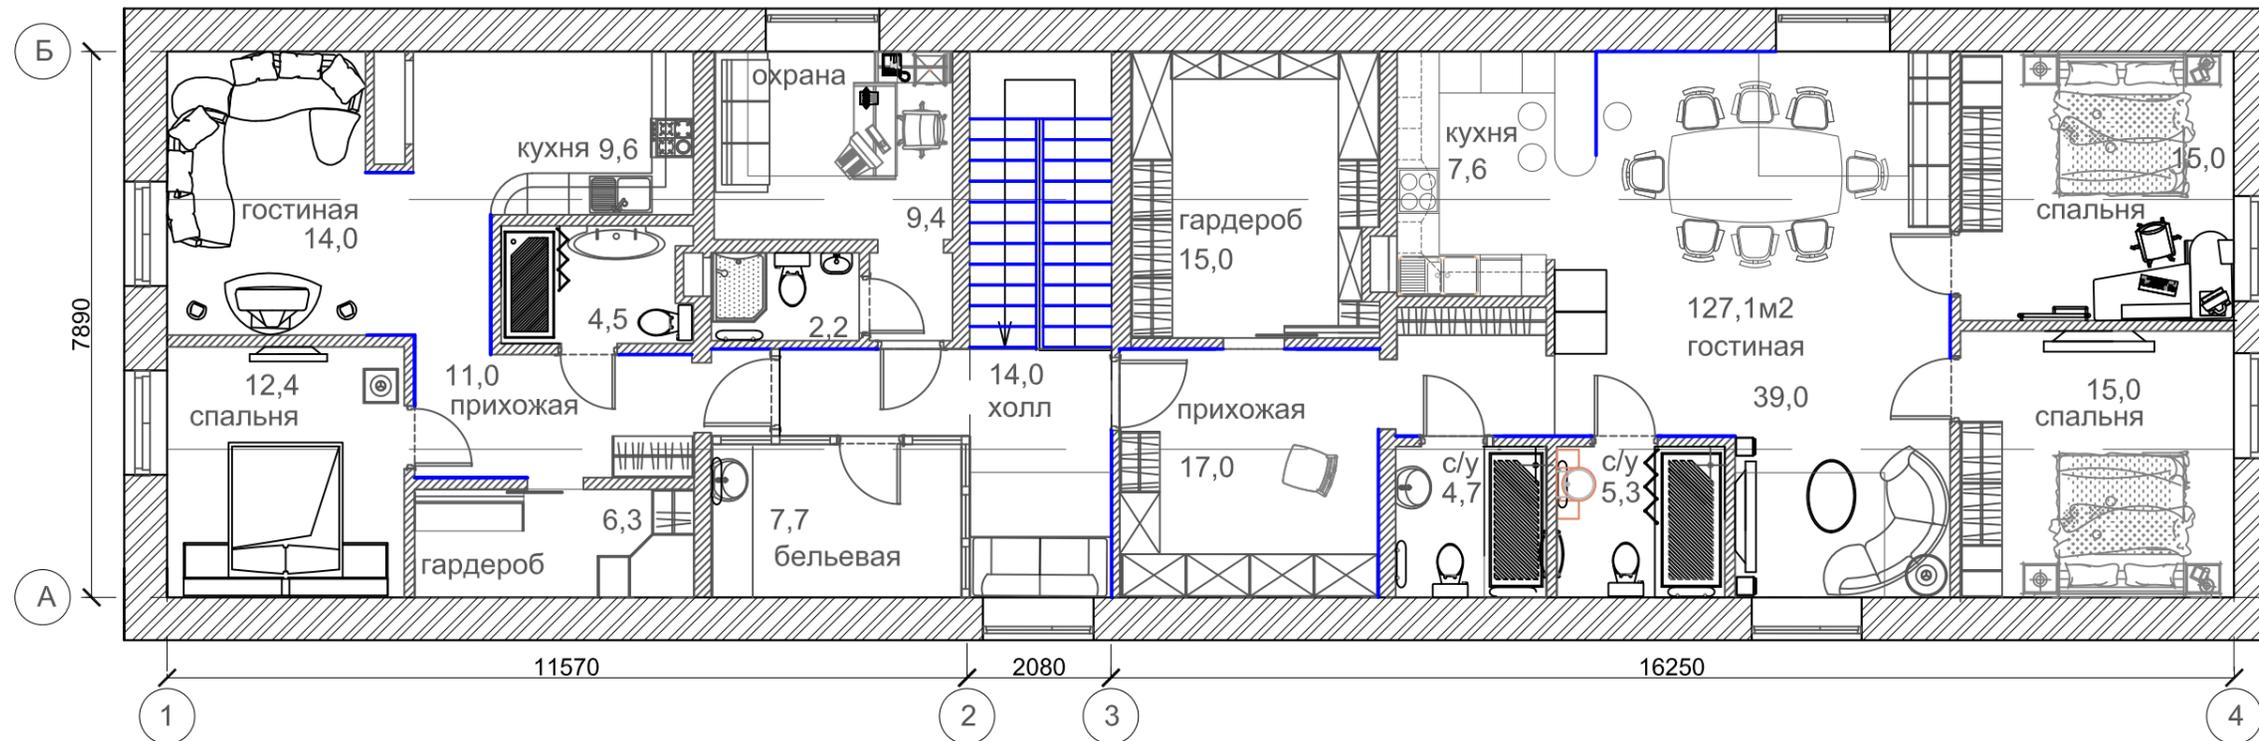

Условные обозначения
 - Ночная подсветка

Создано


Взам. инв. N

Лист и дата


Инв. N подл.

					АР			
					Индивидуальный жилой комплекс из 2 домов. Владелец - по адресу:			
Изм.	Кол.уч.	Лист	N док.	Подпись	Архитектурные решения КОРПУС 1.	Стадия	Лист	Листов
ГАП		Красиловская				Р	17	
Разработал Щербаков					План светильников ночной подсветки. 1 этаж. Гараж. 2 этаж. Жилая зона.			

КОРПУС 1. 1 этаж. Гараж.

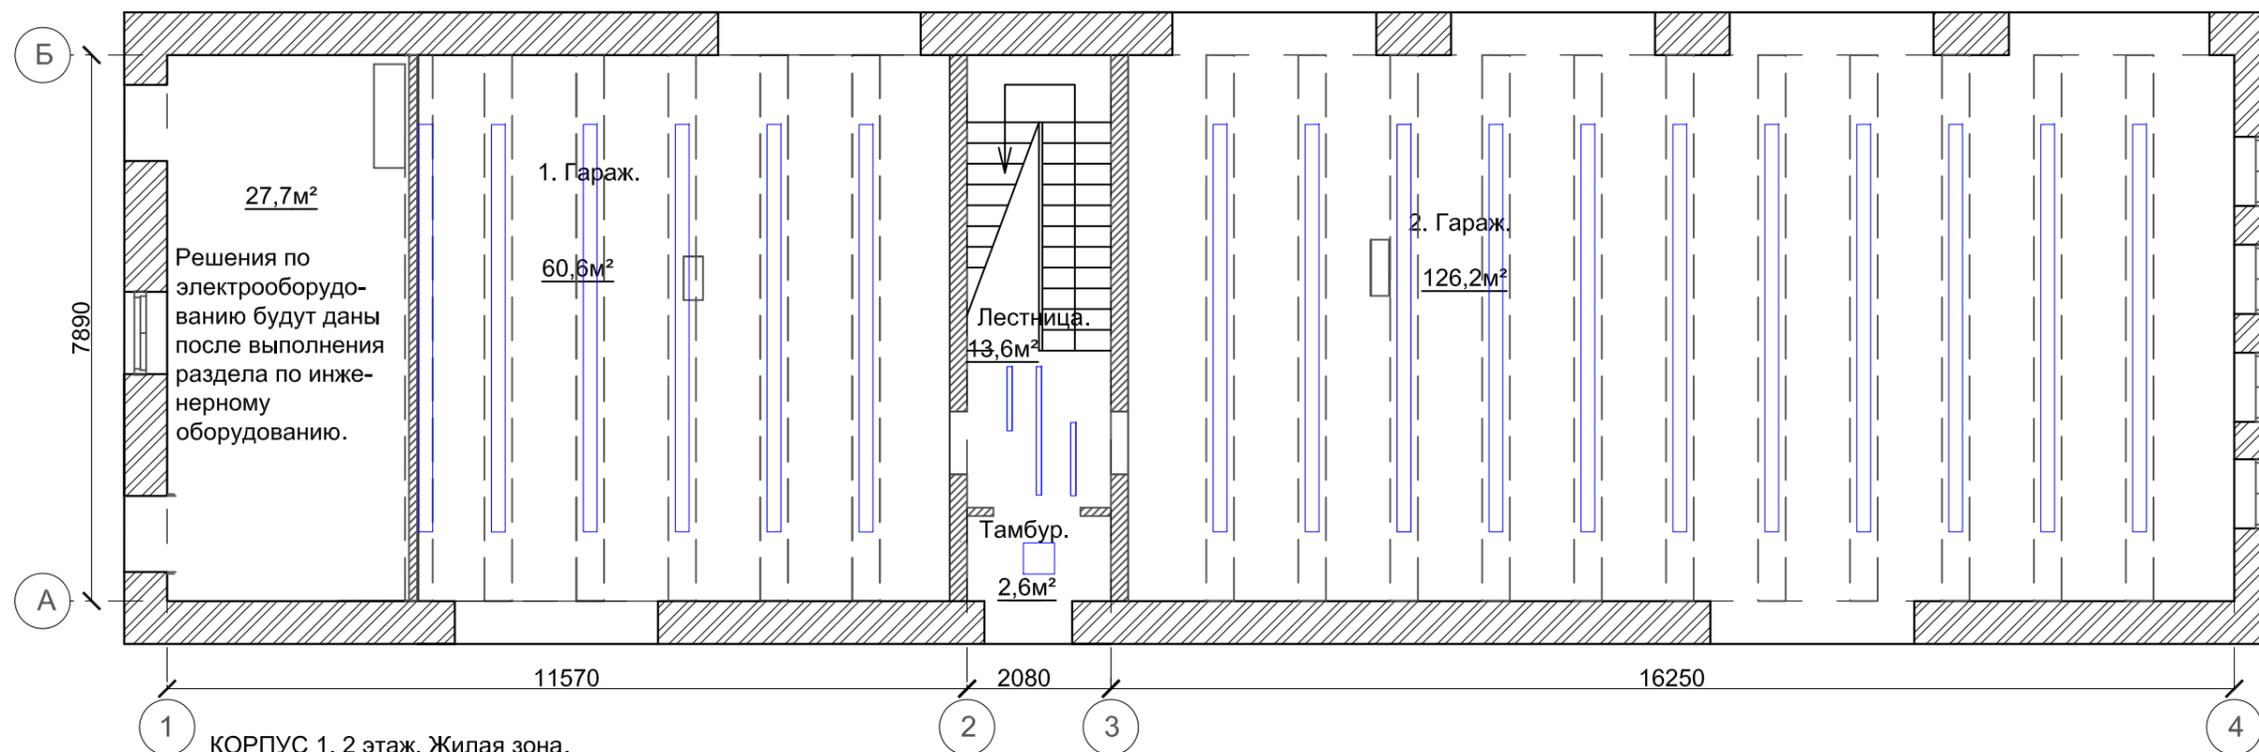

КОРПУС 1. 2 этаж. Жилая зона.

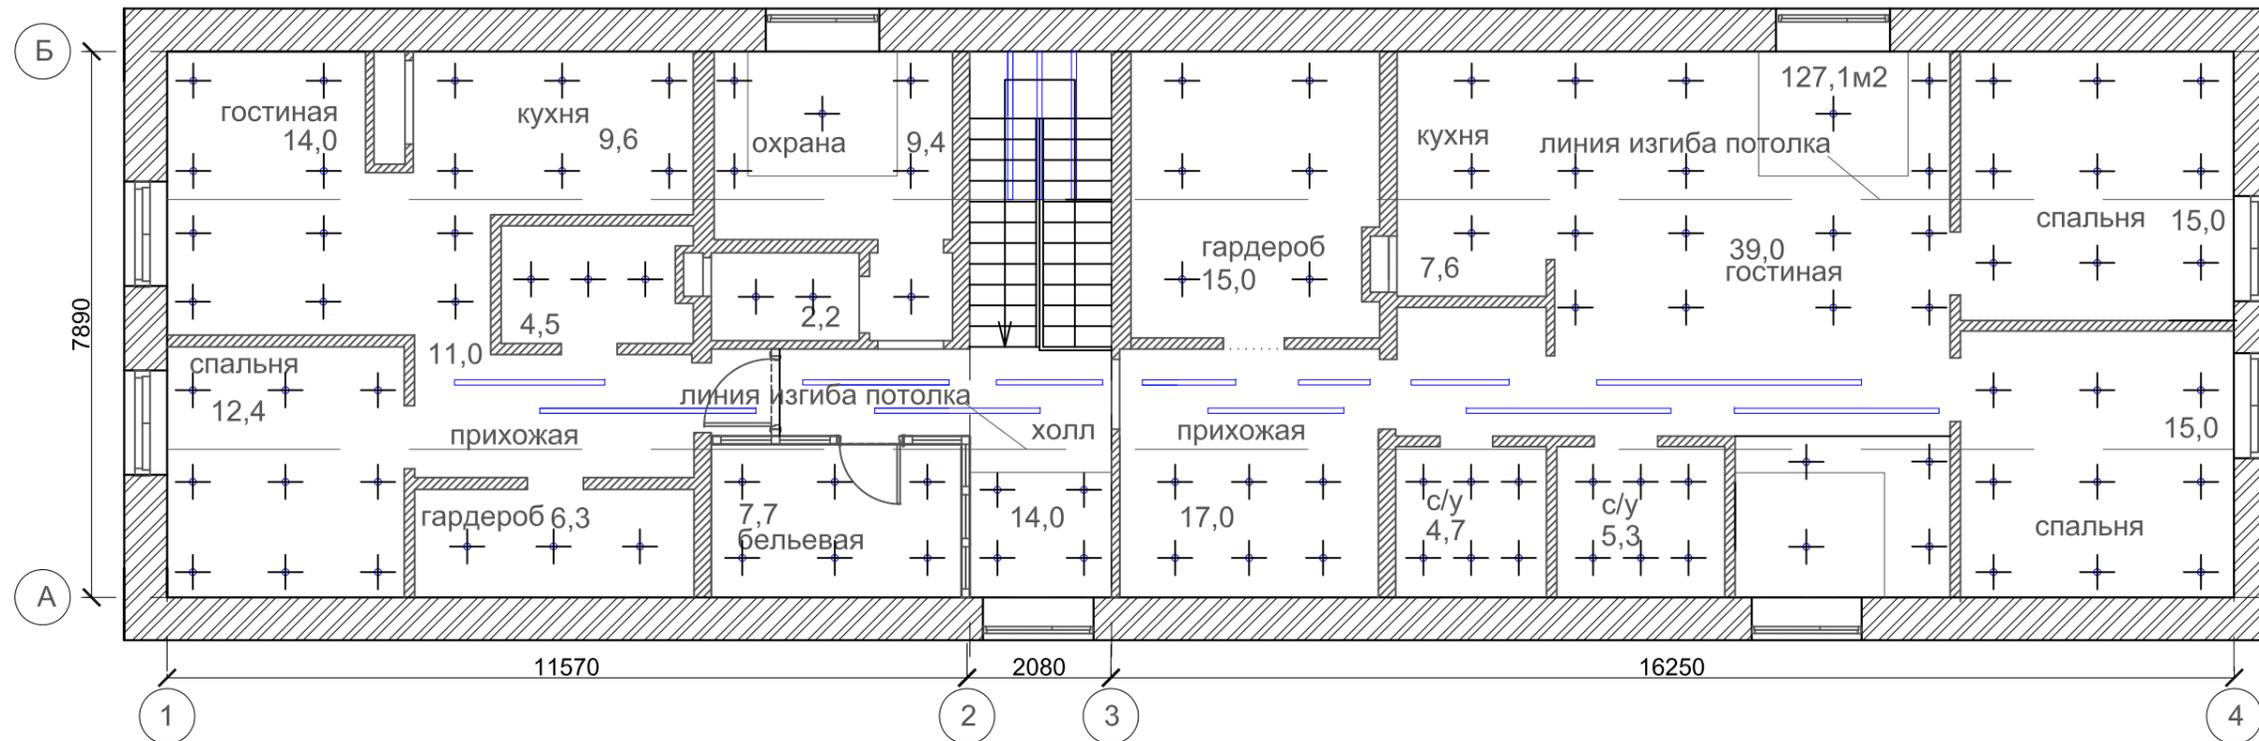

Условные обозначения

-  - Потолочные светильники
-  - Точки вывода электропроводки для освещения на потолке.


					АР			
					Индивидуальный жилой комплекс из 2 домов. Владелец - по адресу:			
Изм.	Кол.уч.	Лист	№ док.	Подпись	Архитектурные решения КОРПУС 1.	Стадия	Лист	Листов
ГАП		Красиловская				Р	18	
Разработал Щербаков					План потолочных светильников. 1 этаж. Гараж. 2 этаж. Жилая зона.			

Создано

Взам. инж. Н

Побл. и дата

Инж. Н побл.

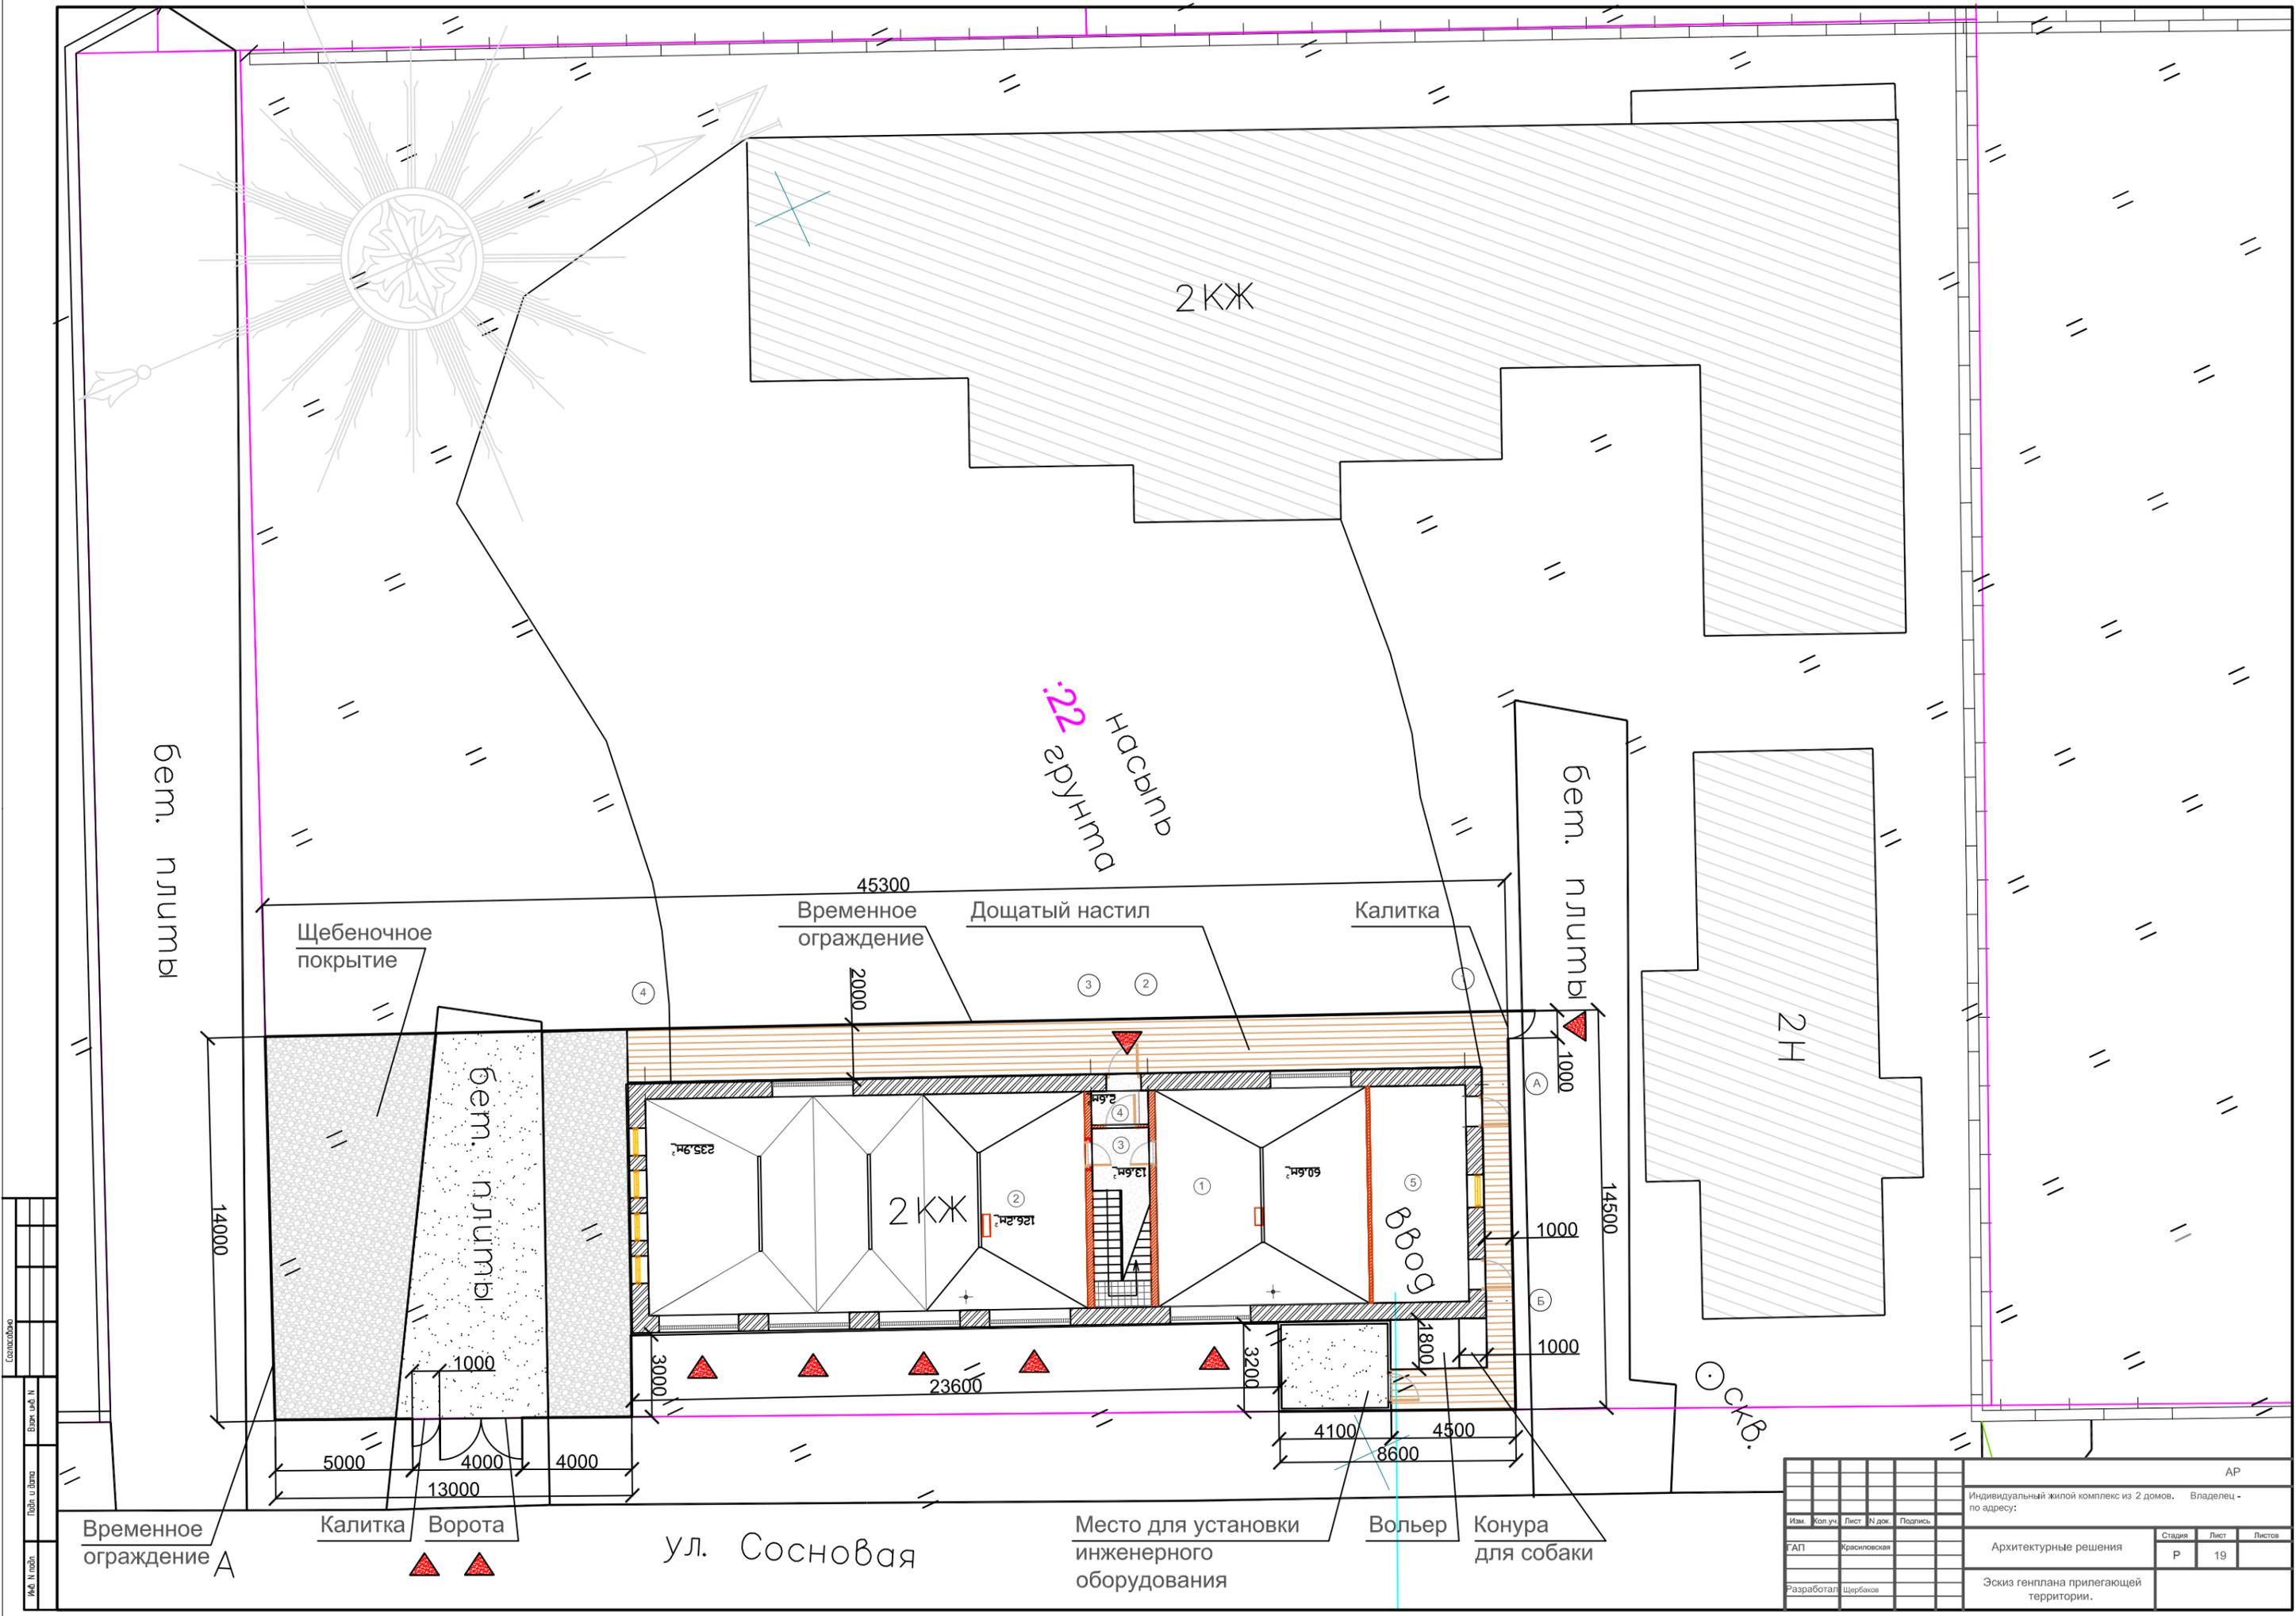

насыпь
грунта

Щебеночное покрытие

45300
Временное ограждение

Дощатый настил

Калитка

бет. плиты

2КЖ

В.В.С.В.

2Н

Оскв.

Временное ограждение А

Калитка

Ворота

ул. Сосновая

Место для установки инженерного оборудования

Вольер

Конура для собаки

					АР			
					Индивидуальный жилой комплекс из 2 домов. Владелец - по адресу:			
Изм.	Кол.уч.	Лист	№ док.	Подпись	Архитектурные решения	Стадия	Лист	Листов
ГАП		Красноярская				Р	19	
Разработал Щербанов					Эскиз генплана прилегающей территории.			