


Экспликация помещений


Номер помещения	Наименование	Площадь, м ²	Кат.* помещения
1	ЗРУ	209,71	B3
2	Электрощитовая	85,92	B3
3	Главный щит управления	75,36	B3
4	Серверная	26,31	B3
5	Аппаратная	26,31	B3
6	Электротехническая лаборатория	43,42	B4
7	Венткамера	42,03	B4
8	Тандур	3,63	-
9	Тандур	3,93	-
10	Коридор	82,96	-
11	Класс технической учебы	39,81	-
12	Комната отдыха и приема пищи	16,8	-
13	Туалет	1,32	-
14	Туалет	1,32	-
15	Умывальник	2,32	-
16	Кладовая уборочного инвентаря	3,9	B4
17	Гардероб	12,42	-
18	Помещение электрозащитных средств	8,11	B3
19	Тандур	3,09	-
20	Тандур	2,24	-
21	Венткамера бытовая	7,33	B3
22	Аккумуляторная	8,45	B3

*Категория по взрывопожарной и пожарной опасности

План на отм. 0.000
Масштаб 1:100

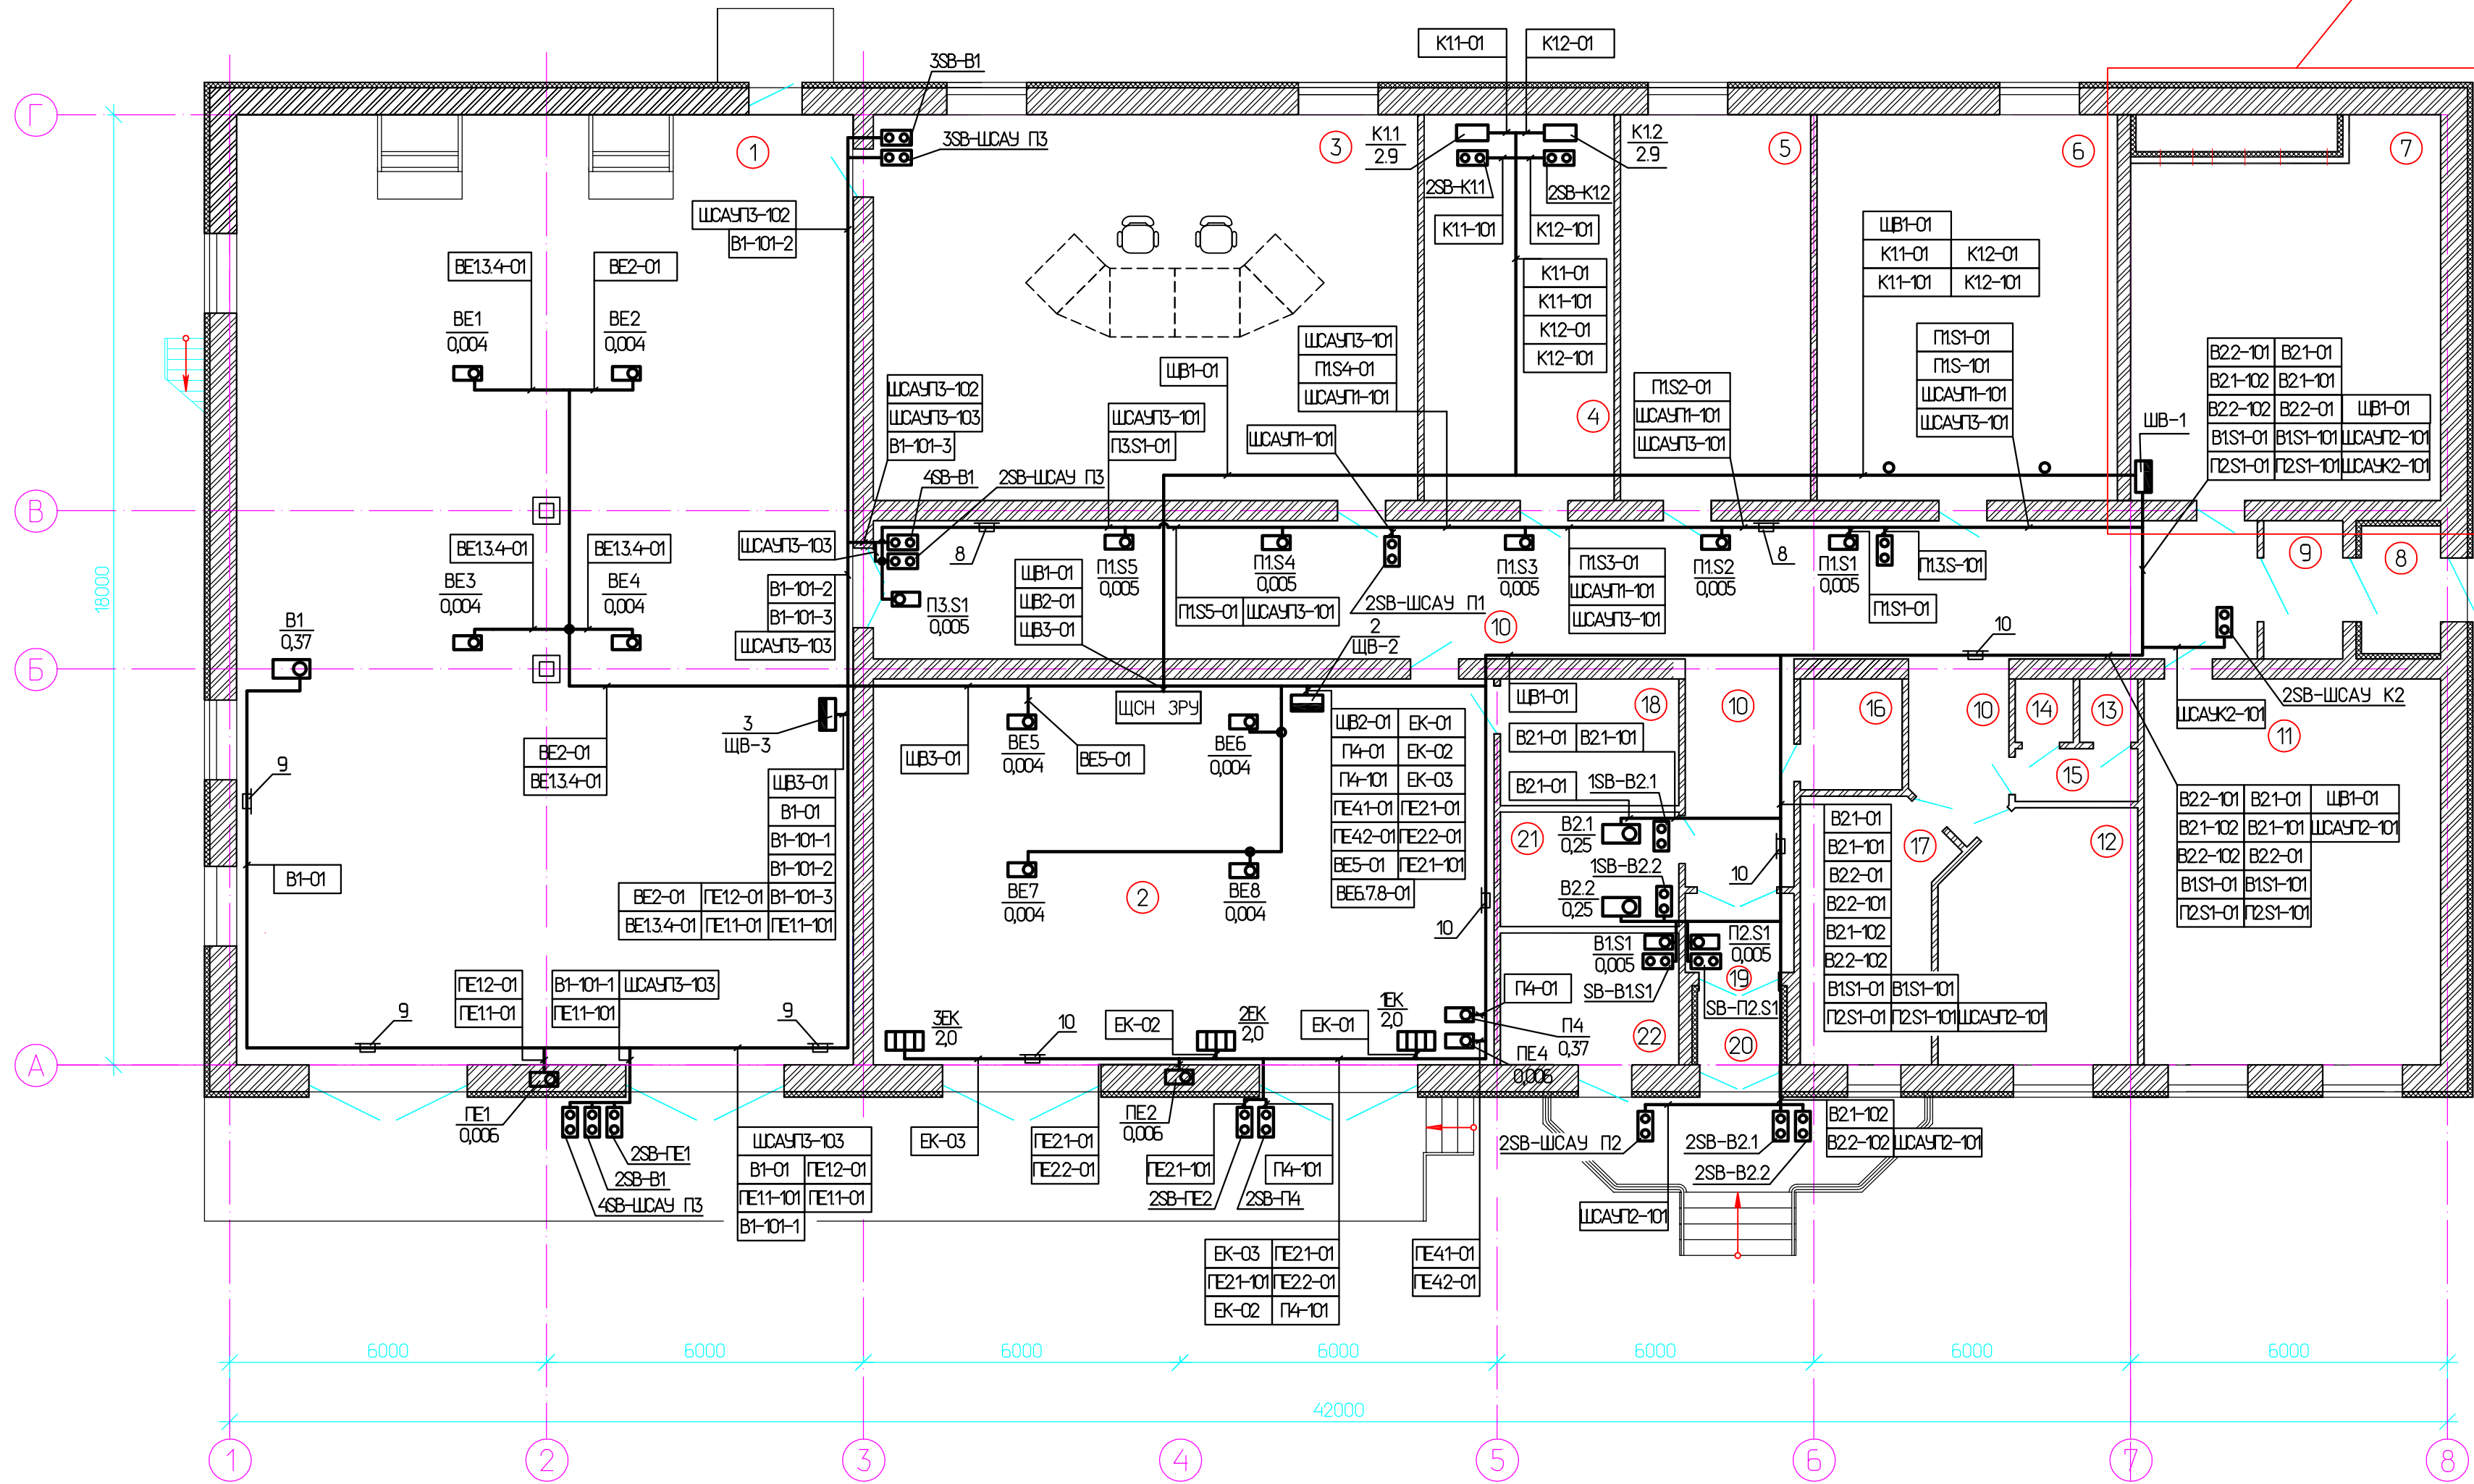

План на отм. 0.000
Масштаб 1:50

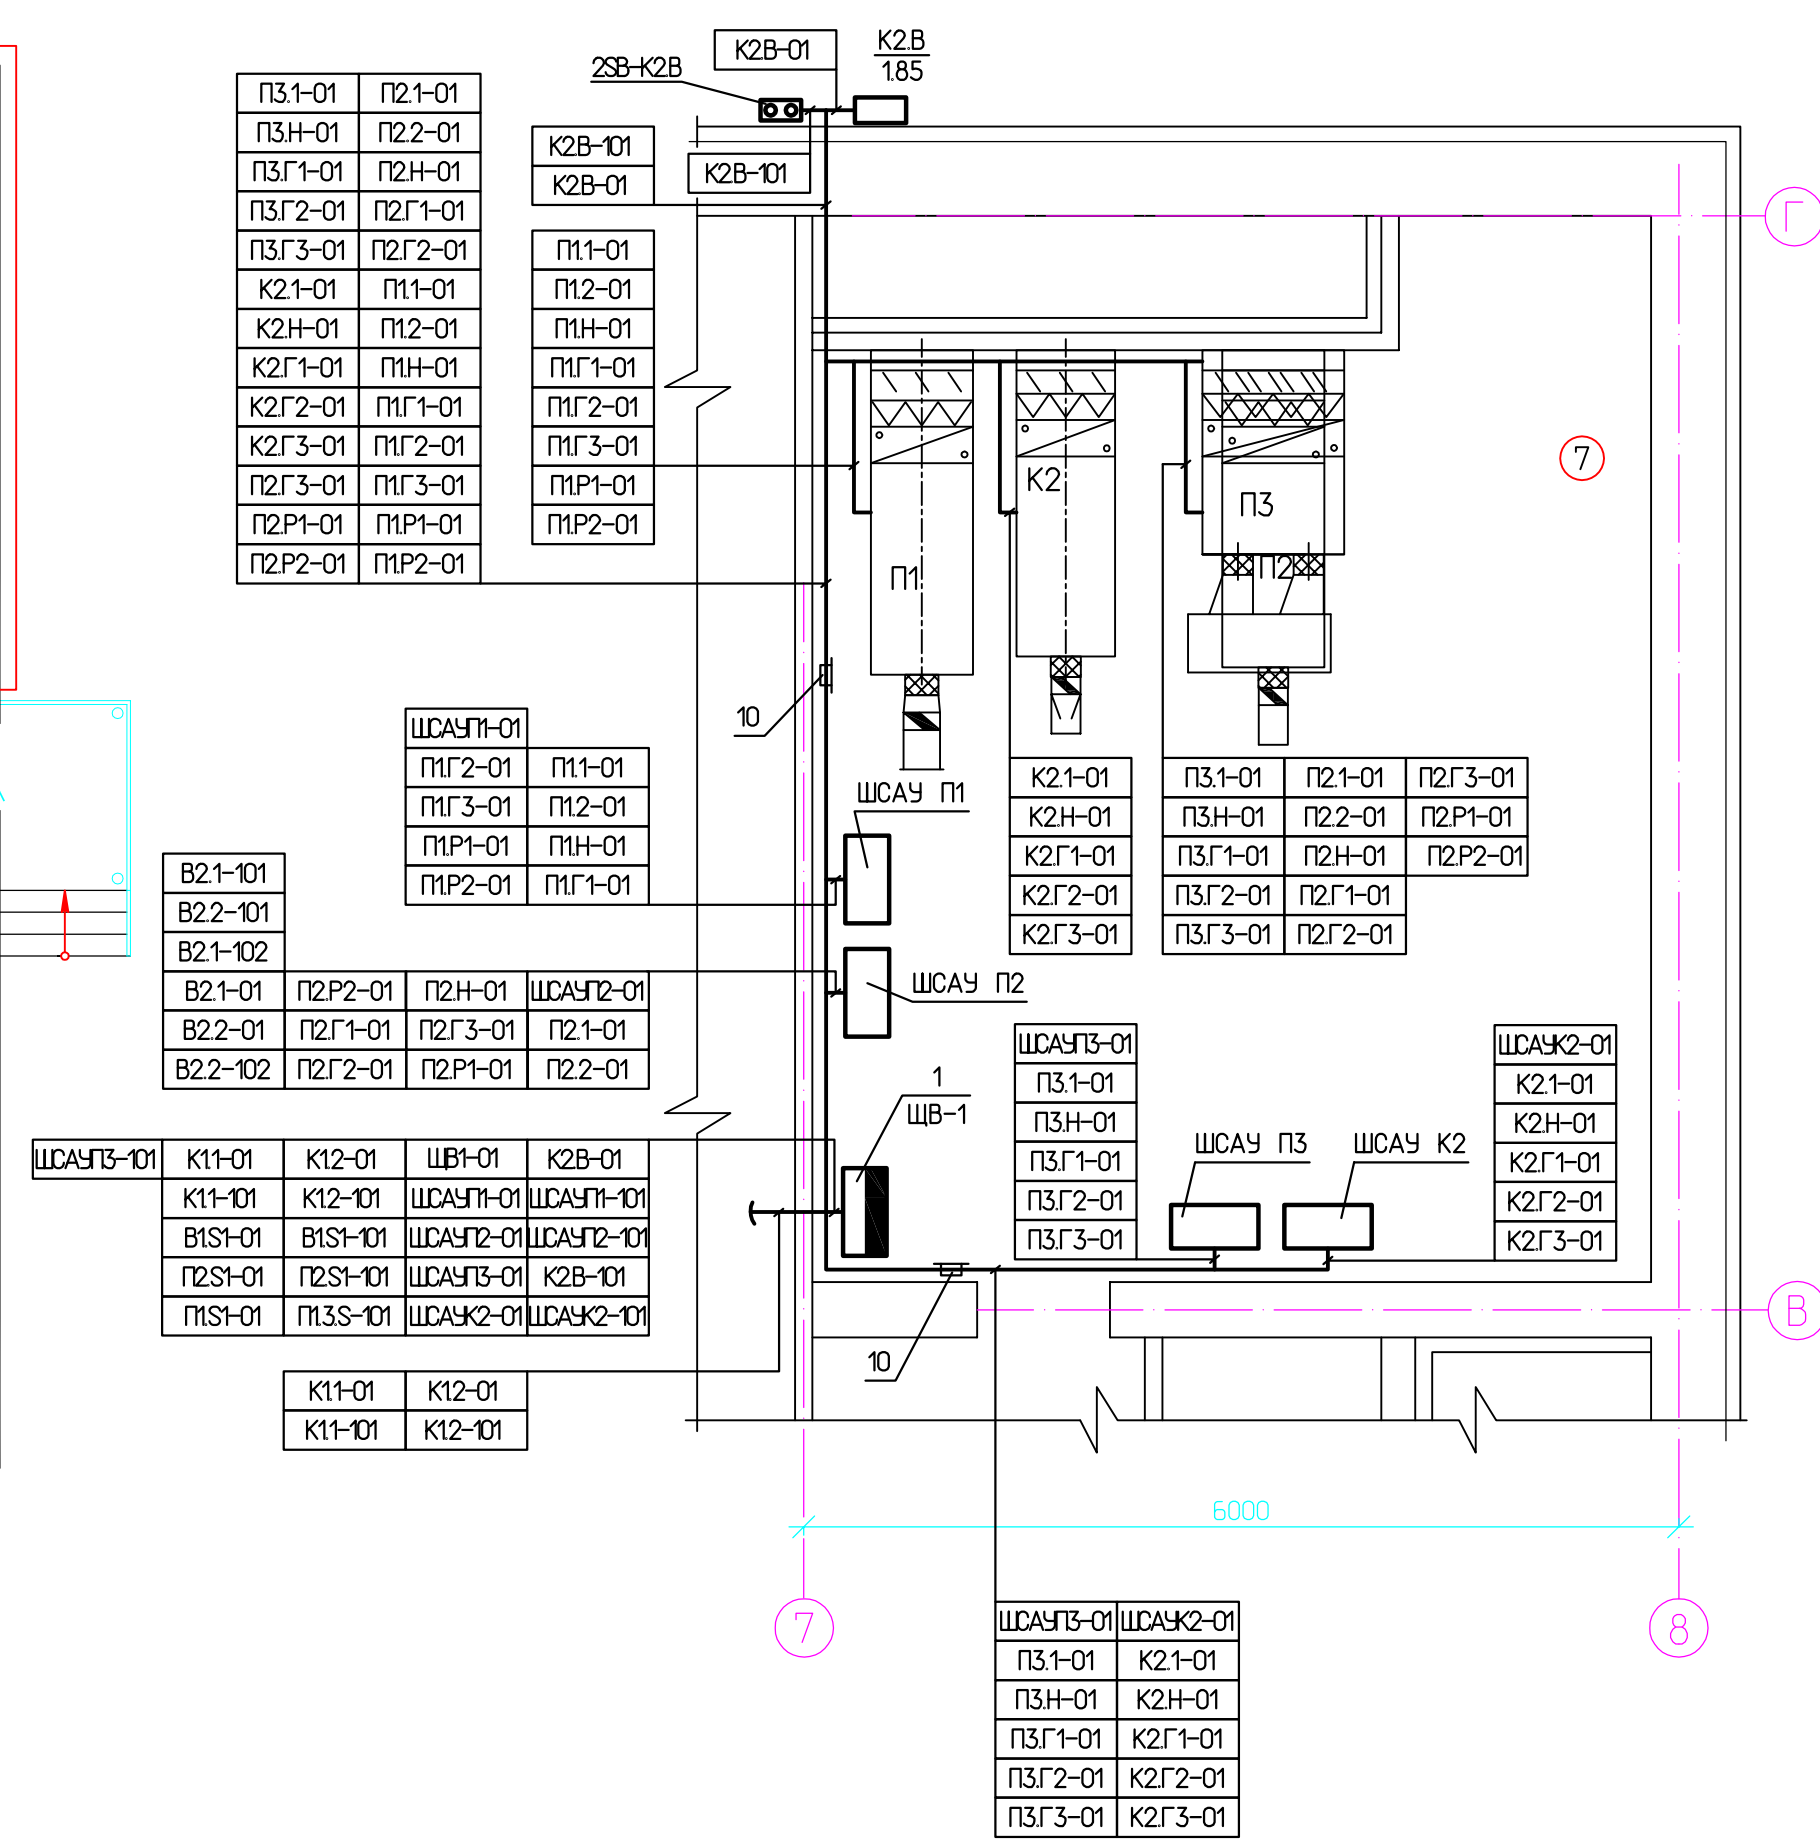

Создатель	
Изм. №	
Дата	
Подпись	
Взнесен №	
Изм. №	
Дата	
Подпись	
Взнесен №	

Изм.	Кол.	Лист	№ док	Подпись	Дата
Разраб.					
Проверил					
Н. контр.					
ГИП					

ЗРУ 6 кВ			Стация	Лист	Листов
Вентиляция. План установки оборудования и раскладка кабелей			Р		